


LEGENDA

	KONTROLER KD
	CZYTNIK ZBIZENIOWY KD
	EXPANDER SYSTEMU KD
	PRZYCISK EWAKUACYJNY KD
	PRZYCISK WYJŚCIA KD
	ELEKTROZACZEP REWERSYJNY KD
	ELEKTROZACZEP REWERSYJNY + ZAMEK ZAPADKOWY
	BRAMOFON
	ZASILACZ
	UNIFON
	MATRYCA PIELEGNIARSKA / LEKARSKA
	PODCENTRAŁKA SYST. PRZYZYWOWEGO
	LAMPKA SYGNALIZACYJNA
	WŁACZNIK POCIĄGOWY
	WŁACZNIK PRZYCISKOWY
	MODUŁ GŁOSOWY
	APARAT PRZYŁOZKOWY
	ZASILACZ SYST. PRZYZYWOWEGO
	STACJA INTERKOMOWA
	GNIAZDKO RTV/SAT
	SZAFKA RTV (ODB. SWIATL.)
	KONWERTER SWIATLOWODOWY RTV/ZASILACZ
	SZAFKA BMS
	LICZNIK CIEPŁA
	STEROWNIK PLC WĘZŁA CIEPŁA
	ANALIZATOR SIECIOWY EL
	POMPOWNIA/PRZEPOMPOWNIA
	CZUJNIK POMIAROWY CO2 KANAŁOWY

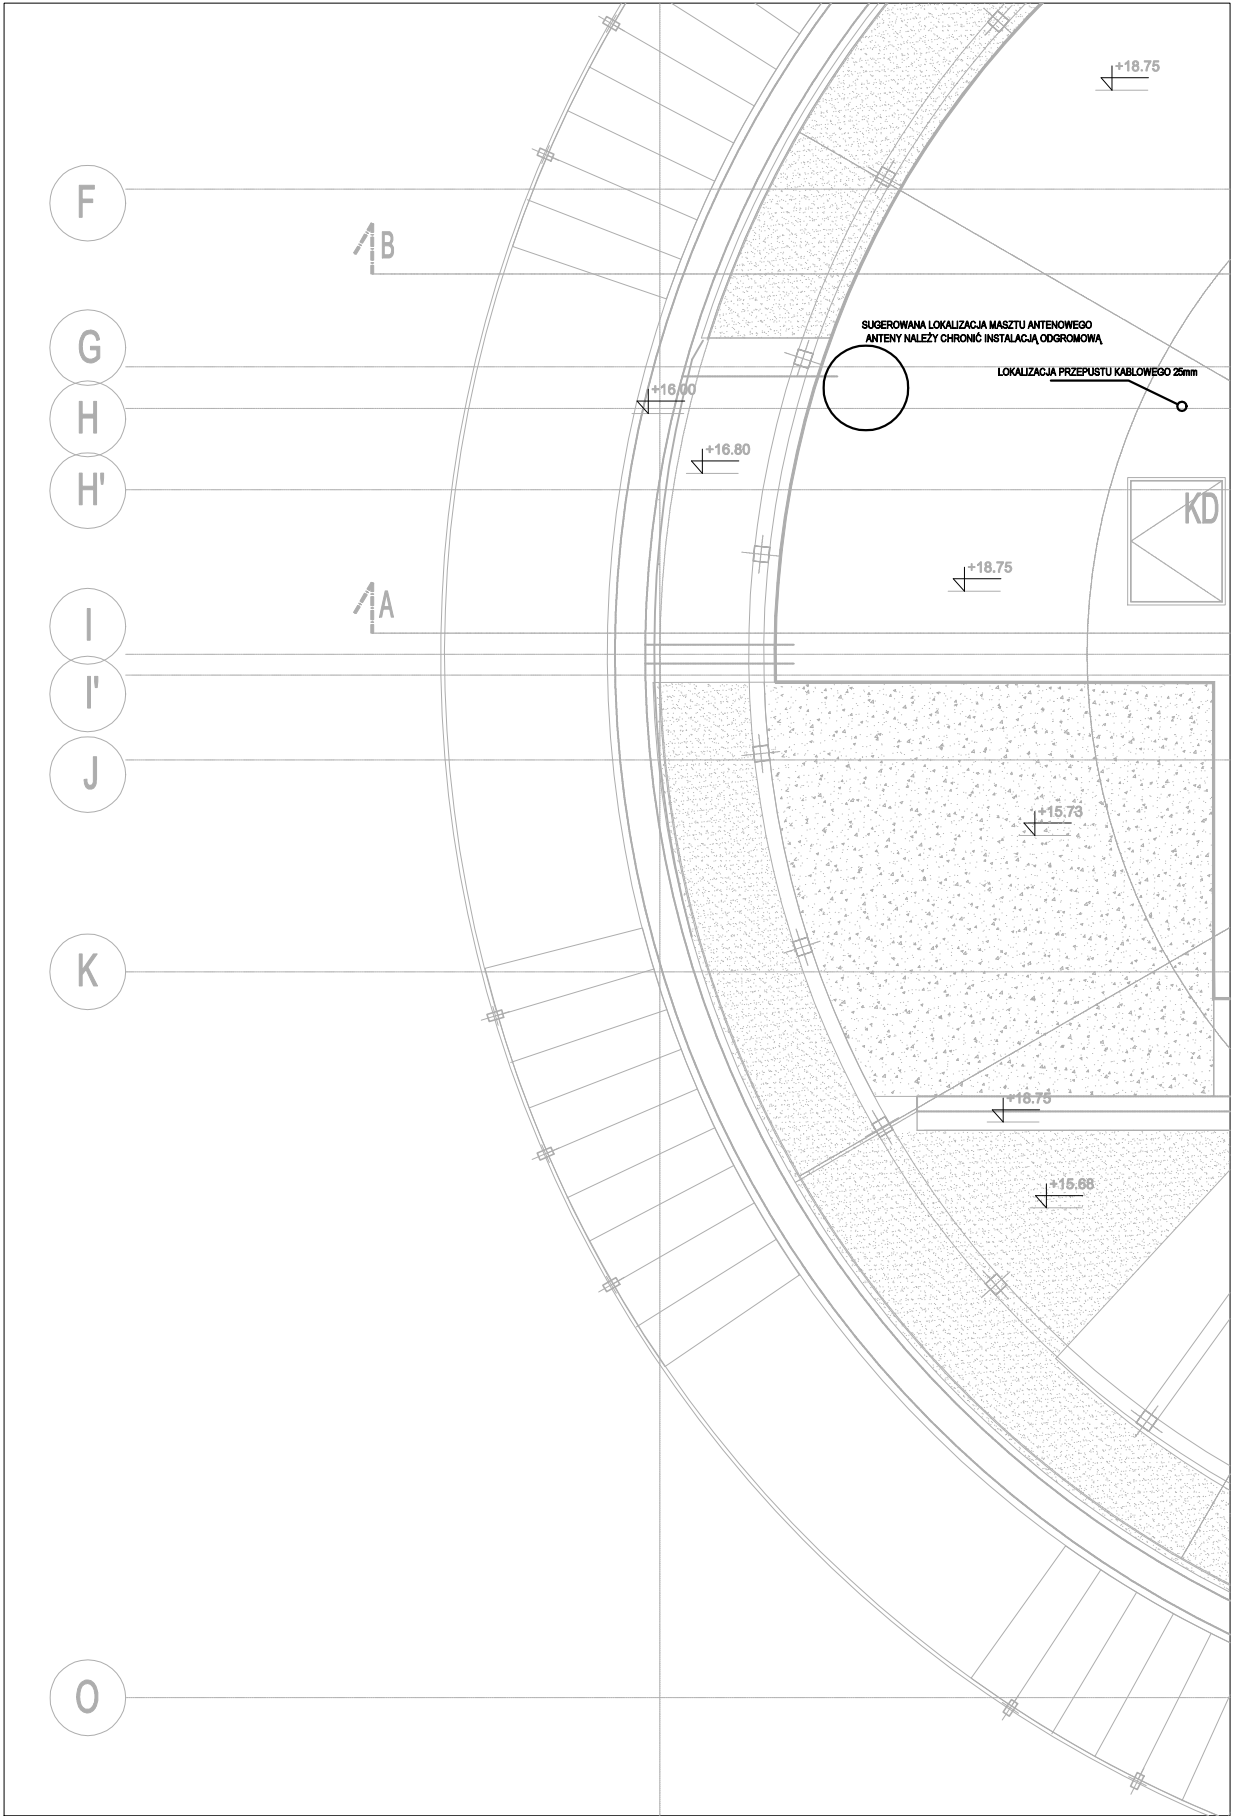

BUDOWA ZAKŁADU REHABILITACJI "KLINIKI
BUDZIK DLA DOROSŁYCH"
PRZY UL.KONDRATOWICZA 8 NA TERENIE
MAZOWIECKIEGO SZPITALA BRÓDNOWSKIEGO
W WARSZAWIE

PROJEKT WYKONAWCZY
INSTALACJI TELETECHNICZNYCH

BRANŻA ELEKTRYCZNA

Inwestor:



FUNDACJA EWY BŁASZCZYK "AKOGO?"
- ORGANIZACJA POŻYTKU PUBLICZNEGO
ul. Podleśna 4, 01-673 Warszawa
tel. 22 8321913
e-mail: fundacja@akogo.pl; www.akogo.pl

Jednostka projektowa:



AUTORSKA PRACOWNIA ARCHITEKTURY CAD SP. Z O.O.
ul. Zamieniecka 46, 04-158 Warszawa
tel. 740 11 45, 740 11 50, fax. 879 84 20,
e-mail: apacad@pro.onet.pl; www.apacad.pl

Projektant:

mgr inż. Jerzy Bednarek

U1-Z-10/94
w specjalności telekomunikacyjnej

Rysunek:

Numer rysunku:

Nazwa rysunku:

TT-26

Plan instalacji teletechnicznych - dach

Skala: 1:100

13.12.2019