


siłowniki klapy dymowej klatka schodowa 2 x SKD (SKD/K2)

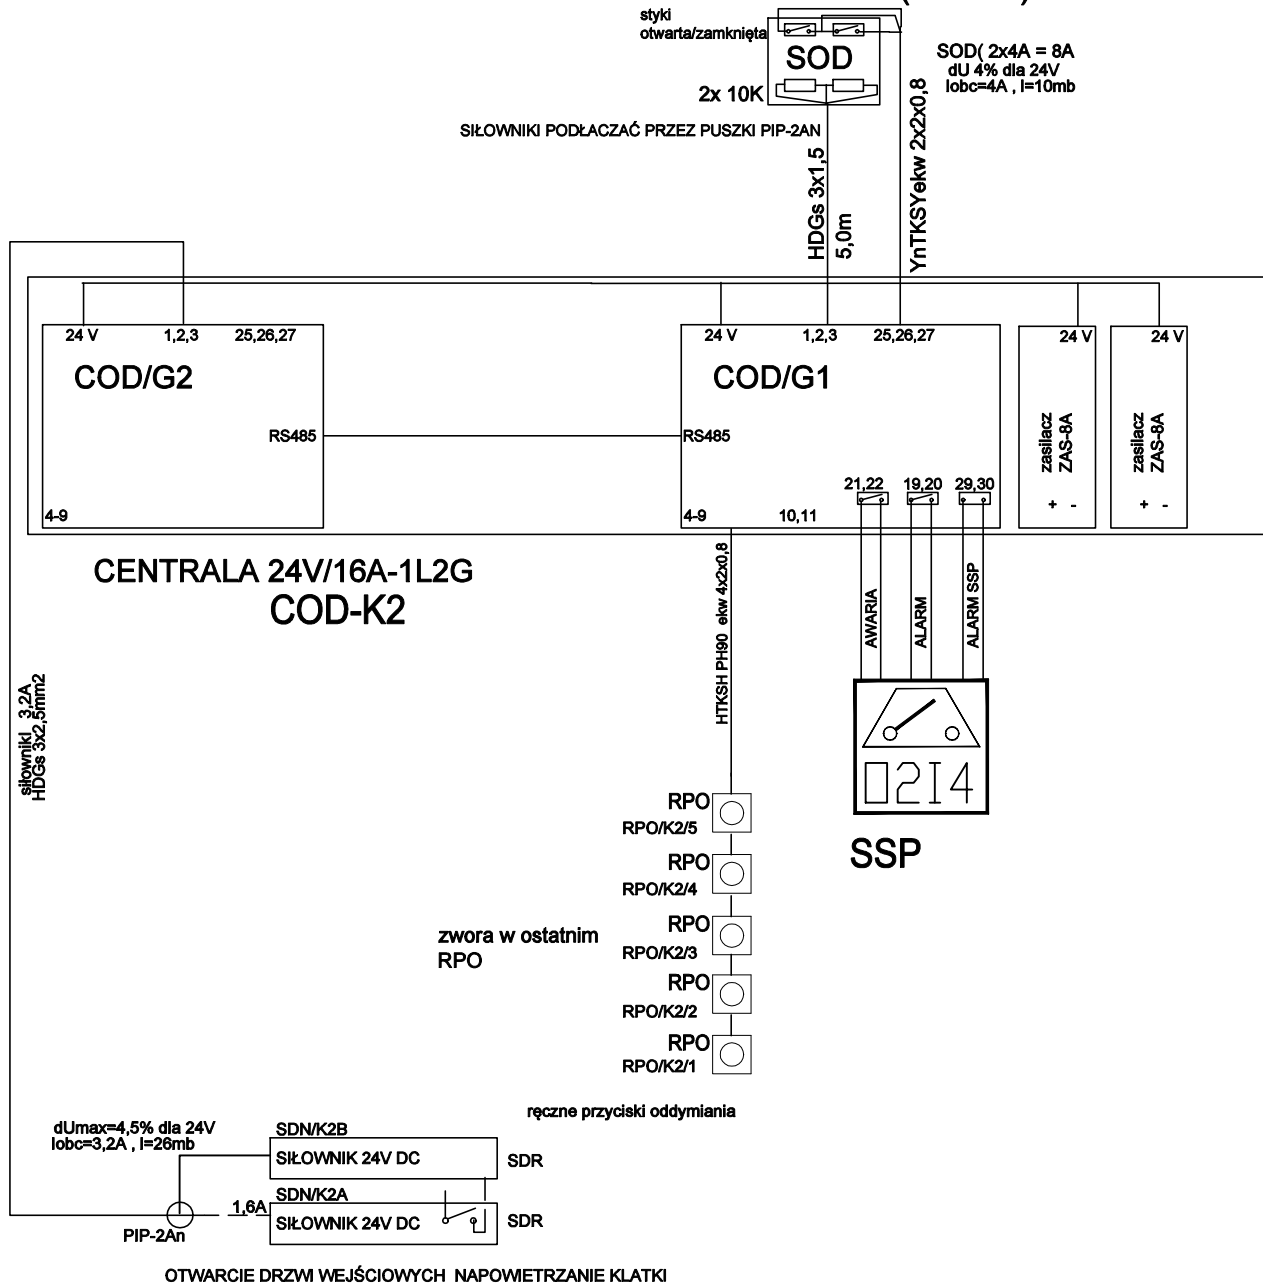

UWAGA : ostateczny dobór przewodów oraz konfiguracji centrali po dokonaniu wyboru konkretnych siłowników klap oraz drzwi

**BUDOWA ZAKŁADU REHABILITACJI "KLINIKA
BUDZIK DLA DOROSŁYCH"
PRZY UL.KONDRATOWICZA 8 NA TERENIE
MAZOWIECKIEGO SZPITALA BRÓDNOWSKIEGO
W WARSZAWIE**

PROJEKT WYKONAWCZY INSTALACJI TELETECHNICZNYCH

BRANŻA ELEKTRYCZNA

Inwestor:



**FUNDACJA EWY BŁASZCZYK "AKOGO?"
- ORGANIZACJA POŻYTKU PUBLICZNEGO**
ul. Podleśna 4, 01-673 Warszawa
tel. 22 8321913
e-mail: fundacja@akogo.pl; www.akogo.pl

Jednostka projektowa:



AUTORSKA PRACOWNIA ARCHITEKTURY CAD SP. Z O.O.
ul. Zamieniecka 46, 04-158 Warszawa
tel. 740 11 45, 740 11 50, fax. 879 84 20,
e-mail: apacad@pro.onet.pl; www.apacad.pl

Projektant:

mgr inż. Jerzy Bednarek

U1-Z-10/94

w specjalności telekomunikacyjnej

Rysunek:

Numer rysunku:

Nazwa rysunku:

TT-18

Schemat sterowania oddymianiem klatki K2

Skala: 1:100

13.12.2019