


LEGENDA	
	KONTROLER KD
	CZYTNIK ZBIENIOWY KD
	EXPANDER SYSTEMU KD
	PRZYCISK EWAKUACYJNY KD
	PRZYCISK WYJŚCIA KD
	ELEKTROZACZEP REWERSYJNY KD
	ELEKTROZACZEP REWERSYJNY
	+ ZAMEK ZAPADKOWY
	BRAMOFON
	BRAMOFON
	ZASILACZ
	UNIFON
	MATRYCA PIELEGNIARSKA / LEKARSKA
	PODCENTRAŁKA SYST. PRZYZYWOWEGO
	LAMPKA SYGNALIZACYJNA
	WŁACZNIK POCIĄGOWY
	WŁACZNIK PRZYCISKOWY
	MODUŁ GŁOSOWY
	APARAT PRZYŁOŻKOWY
	ZASILACZ SYST. PRZYZYWOWEGO
	STACJA INTERKOMOWA
	GNIAZDKO RTV/SAT
	SZAFKA RTV (ODB. SWIATL.)
	KONWERTER SWIATLOWODOWY RTV/ZASILACZ
	SZAFKA BMS
	LICZNIK CIEPŁA
	STEROWNIK PLC WĘZŁA CIEPŁA
	ANALIZATOR SIECIOWY EL
	POMPOWNIA/PRZEPOMPOWNIA
	CZUJNIK POMIAROWY CO2 KANAŁOWY

UWAGA : okablowanie prowadzić w korytkach kablowych pokazanych na rysunkach TT-07 do TT-11 , a poza nimi w rurkach peszla śr. 20 do 32mm

RZUT I PIĘTRA

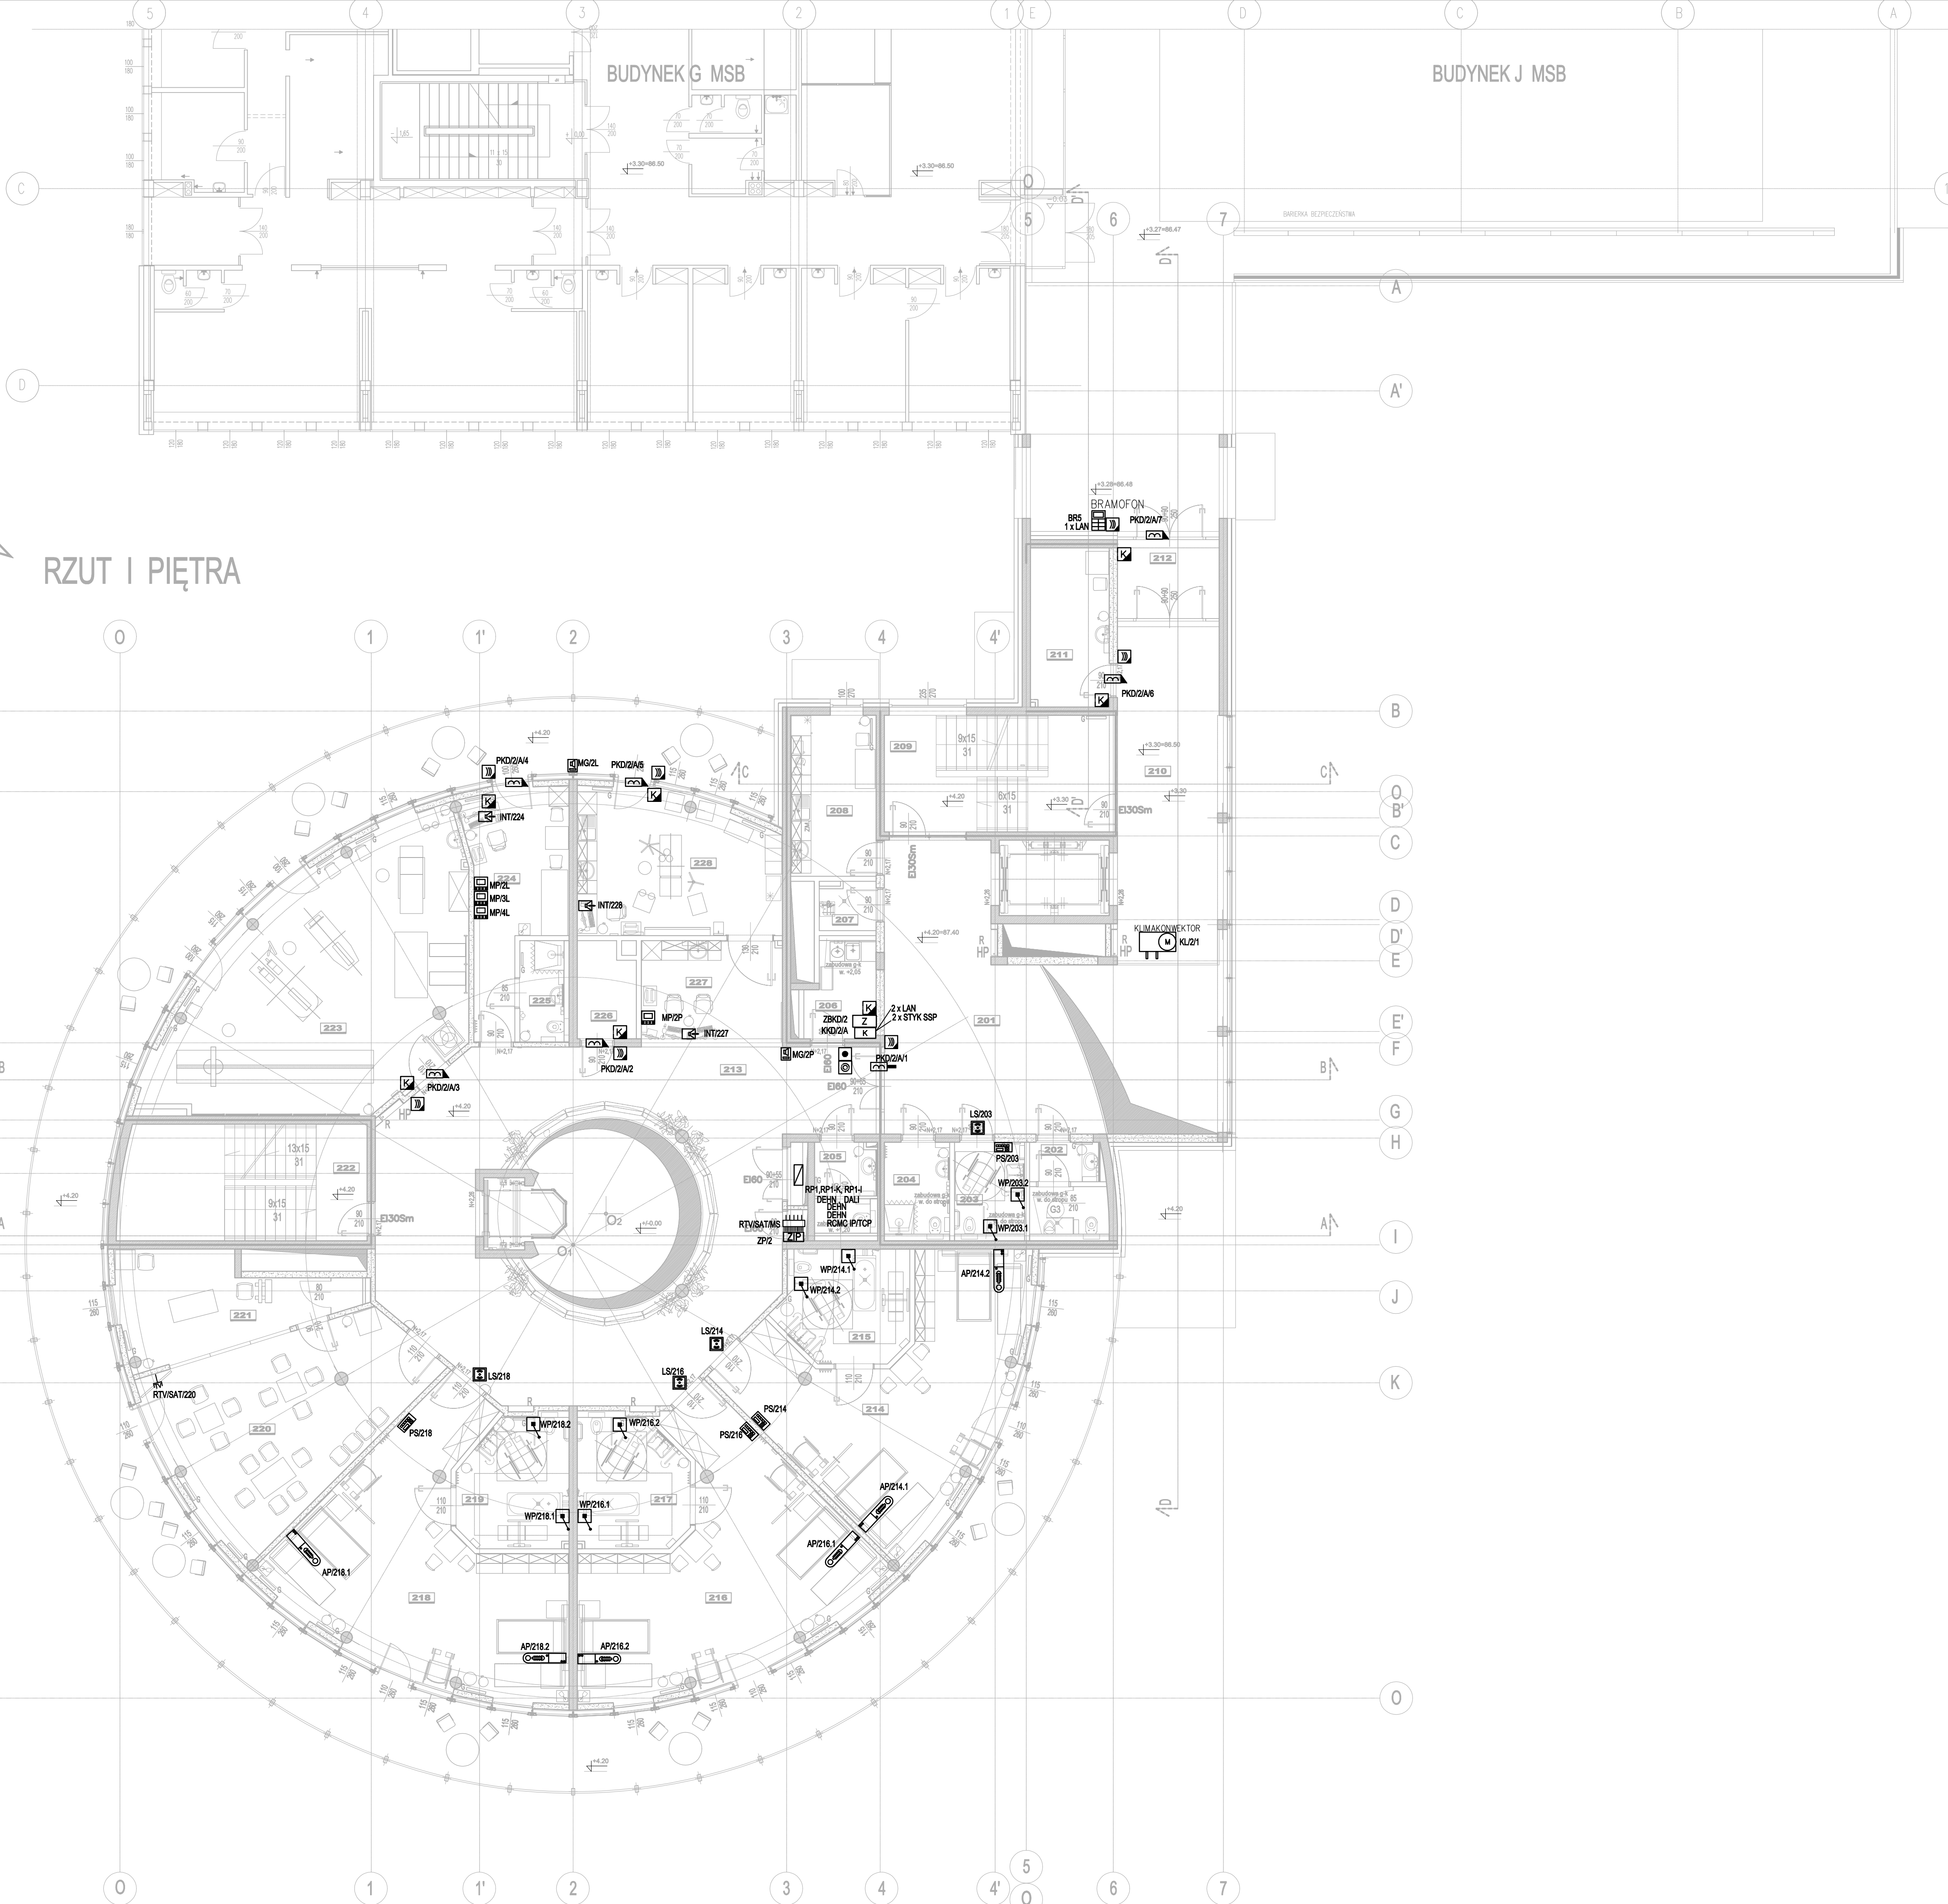

**BUDOWA ZAKŁADU REHABILITACJI "KLINIKA
BUDZIK DLA DOROSŁYCH"
PRZY UL.KONDRATOWICZA 8 NA TERENIE
MAZOWIECKIEGO SZPITALA BRÓDNOWSKIEGO
W WARSZAWIE**

**PROJEKT WYKONAWCZY
INSTALACJI TELETECHNICZNYCH**

BRANŻA ELEKTRYCZNA

Investor:
 FUNDACJA EWY BŁASZCZYK "ANKOGO"
- ORGANIZACJA POŻYTKU PUBLICZNEGO
ul. Podleśna 4, 01-673 Warszawa
tel. 740 11 45, 740 11 50, fax. 879 84 20,
e-mail: fundacja@ankogo.pl, www.ankogo.pl

Jednostka projektowa:
 AUTORSKA PRACOWNIA ARCHITEKTURY CAD SP. Z O.O.
ul. Zamieniacka 48, 04-158 Warszawa
tel. 740 11 45, 740 11 50, fax. 879 84 20,
e-mail: apacad@pwn.onet.pl, www.apacad.pl

Projektant:
mgr inż. Jerzy Bednarek U1-Z-10/94
w specjalności telekomunikacyjnej

Rysunek:
Numer rysunku: Nazwa rysunku:
Plan instalacji teletechnicznych - poziom +1

TT-22
Skala: 1:100 13.12.2019