


LEGENDA	
	KONTROLER KD
	CZYTNIK ZBIENIOWY KD
	EXPANDER SYSTEMU KD
	PRZYCISK EWAKUACYJNY KD
	PRZYCISK WYJŚCIA KD
	ELEKTROZACZEP REWERSYJNY KD
	ELEKTROZACZEP REWERSYJNY + ZAMEK ZAPADKOWY
	BRAMOFON
	BRAMOFON
	ZASILACZ
	UNIFON
	MATRYCA PIELEGNIARSKA / LEKARSKA
	PODCENTRAŁKA SYST. PRZYZYWOWEGO
	LAMPKA SYGNALIZACYJNA
	WŁACZNIK POCIĄGOWY
	WŁACZNIK PRZYCISKOWY
	MODUŁ GŁOSOWY
	APARAT PRZYŁOŻKOWY
	ZASILACZ SYST. PRZYZYWOWEGO
	STACJA INTERKOMOWA
	GNIAZDKO RTV/SAT
	SZAFKA RTV (ODB. SWIATL.)
	KONWERTER SWIATLOWODOWY RTV/ZASILACZ
	SZAFKA BMS
	LICZNIK CIEPŁA
	STEROWNIK PLC WĘZŁA CIEPŁA
	ANALIZATOR SIECIOWY EL
	POMPOWNIA/PRZEPOMPOWNIA
	CZUJNIK POMIAROWY CO2 KANAŁOWY

UWAGA : okablowanie prowadzić w korytkach kablowych pokazanych na rysunkach TT-07 do TT-11 , a poza nimi w rurkach peszła śr. 20 do 32mm

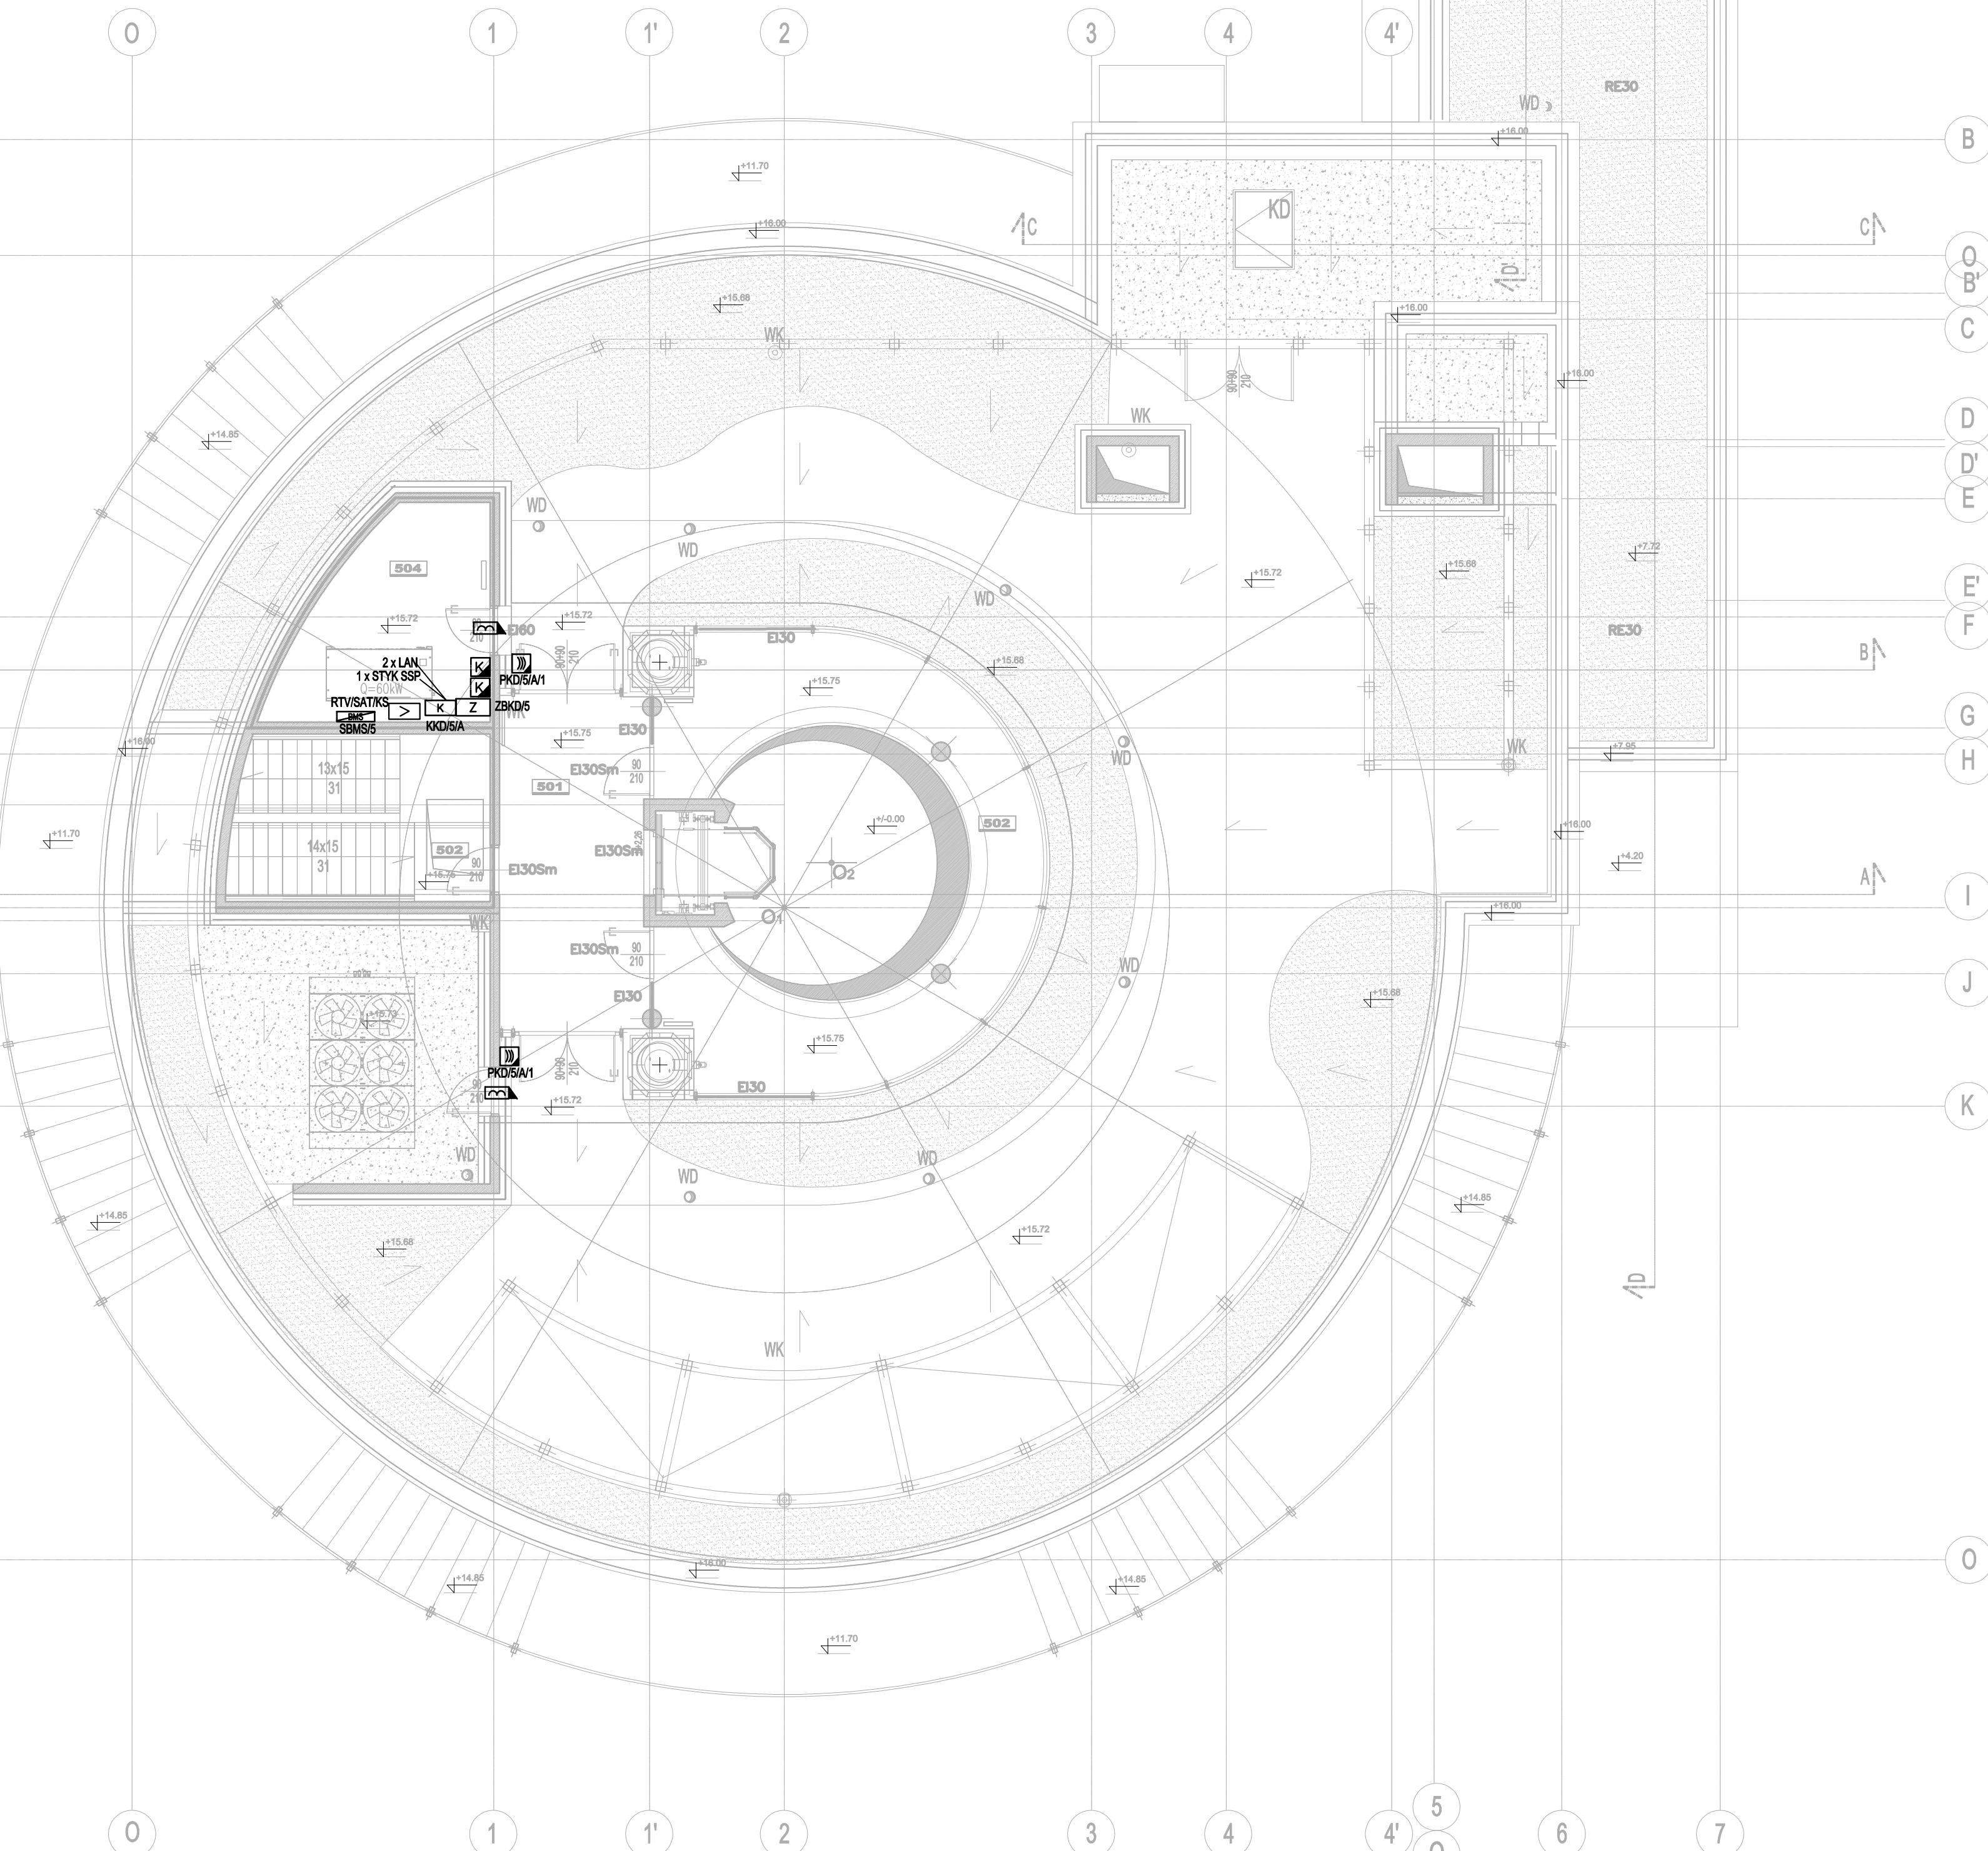


RZUT PODDASZA




**BUDOWA ZAKŁADU REHABILITACJI "KLINIKI
BUDZIK DLA DOROSŁYCH"
PRZY UL.KONDRATOWICZA 8 NA TERENIE
MAZOWIECKIEGO SZPITALA BRÓDNOWSKIEGO
W WARSZAWIE**

**PROJEKT WYKONAWCZY
INSTALACJI TELETECHNICZNYCH**

BRANŻA ELEKTRYCZNA

Investor:
 FUNDACJA EWY BŁASZCZYK "ANIOŁKI"
- ORGANIZACJA POŻYTKU PUBLICZNEGO
ul. Podieńska 4, 01-673 Warszawa
tel. 22 8321913
e-mail: fundacja@akogo.pl; www.akogo.pl

Jednostka projektowa:
 AUTORSKA PRACOWNIA ARCHITEKTURY CAD SP. Z O.O.
ul. Zamienińska 46, 04-158 Warszawa
tel. 740 11 45, 740 11 50, fax: 879 84 20,
e-mail: apacad@pro.onet.pl; www.apacad.pl

Projektant: mgr inż. Jerzy Bednarek U1-Z-10/94
w specjalności telekomunikacyjnej

Rysunek:
Numer rysunku: Nazwa rysunku:
Plan instalacji teletechnicznych - poziom +4

TT-25
Skala: 1:100 13.12.2019