


## RZUT PIWNICY

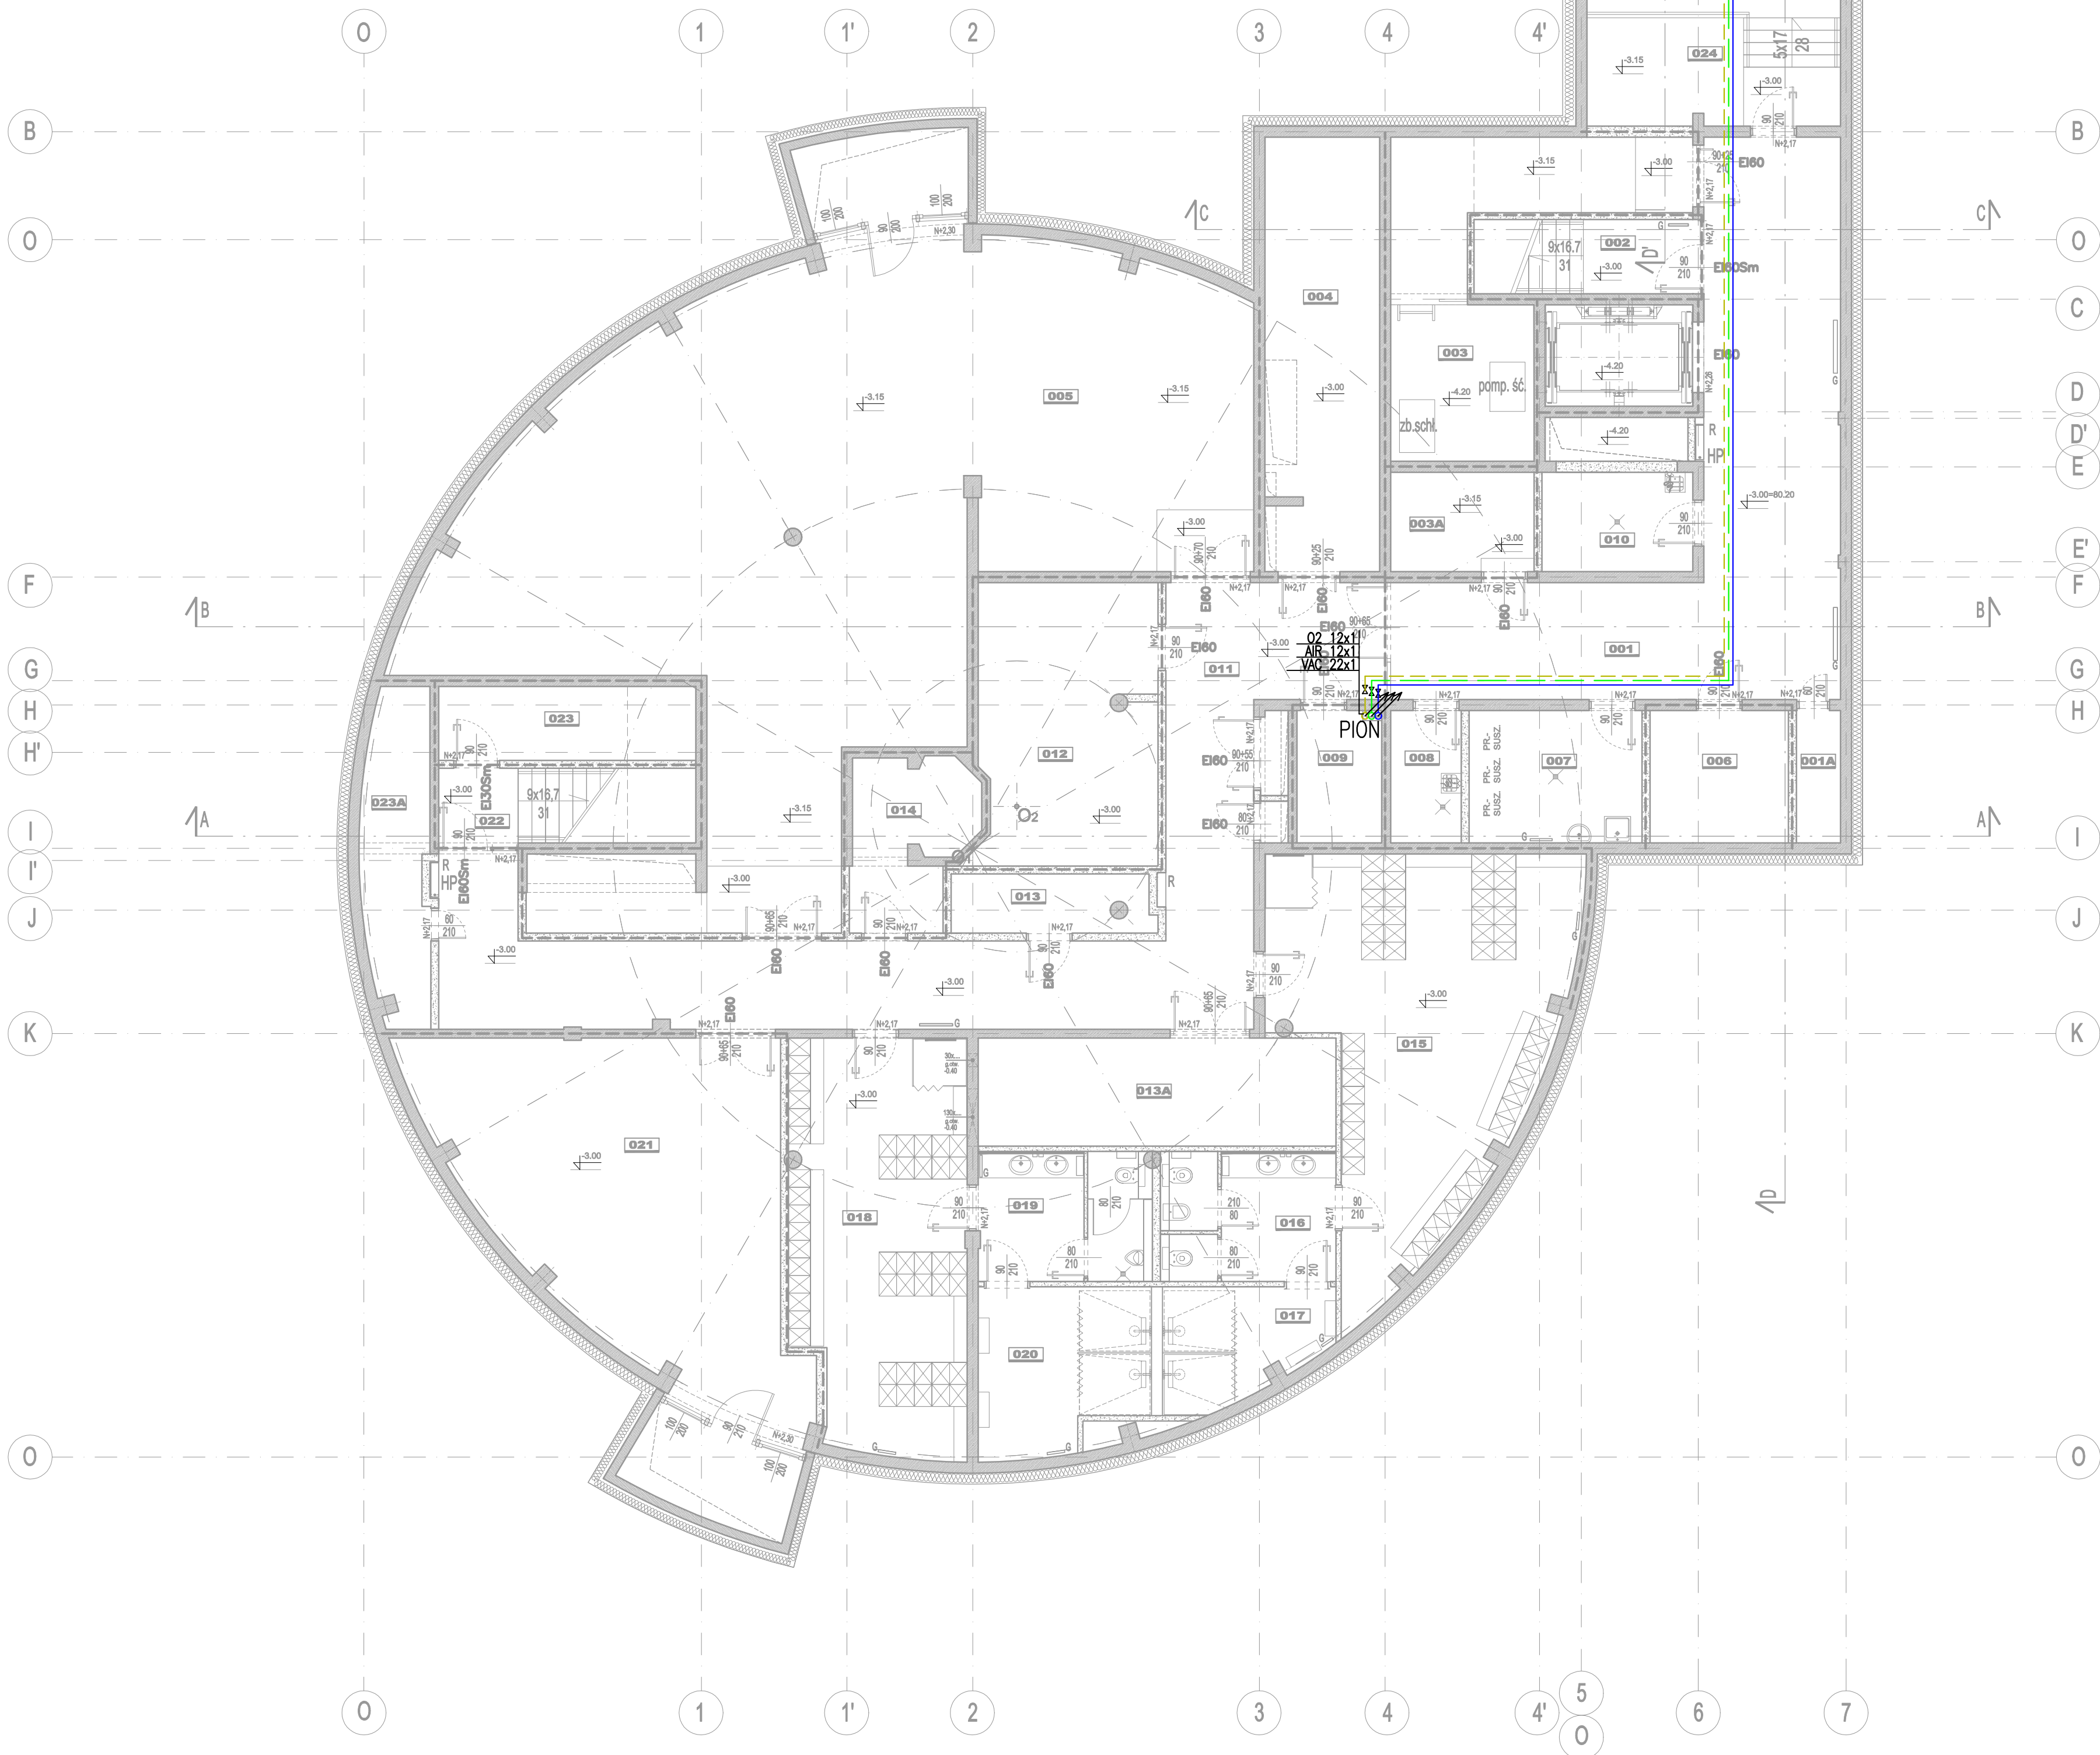

WYKAZ POMIESZCZEŃ PIWNICY:	
001	KORYTARZ
001A	PRZESTRZEŃ TECHNICZNA
002	KŁATKA SCHODOWA NR 2
003	POMPOWIA ŚCIEKÓW
003A	POMPOWIA WODY BYTOWEJ I POŻAROWEJ
004	MAGAZYN MEBLI
005	WENTYLATORNA NR 1
006	ROZDZIŁNIA ELEKTRYCZNA
007	PRALNIA I SUSZARNIA DLA OPIEKUNÓW
008	POMIESZCZENIE PORZĄDKOWE
009	POMIESZCZENIE PRZŁĄCZENIOWE IT I UPS
010	POMIESZCZENIE MYCIA WÓZKÓW
011	KORYTARZ
012	WEZEŁ CIEPŁY
013	MAGAZYN SPRZĘTU
013A	MAGAZYN SPRZĘTU
014	MASZYNOWNIA DŹWIGU PANORAMICZNEGO
015	ISZATNIA DLA KOBIEĆ
016	SANITARIATY DLA KOBIEĆ
017	ISZATNIA DLA KOBIEĆ
018	ISZATNIA DLA MĘŻCZYZYN
019	SANITARIATY DLA MĘŻCZYZYN
020	ISZATNIA DLA MĘŻCZYZYN
021	WENTYLATORNA NR 2
022	KŁATKA SCHODOWA NR 1
023	POMIESZCZENIE GOSPODARCZE
023A	PRZESTRZEŃ TECHNICZNA
024	POLPRZELĄZOWA PRZESTRZEŃ TECHNICZNA 1
025	POLPRZELĄZOWA PRZESTRZEŃ TECHNICZNA 2
RAZEM: 700,6 m <sup>2</sup>	

LEGENDA:	
---	przegrody oddzielenia pożarowego REI 120
---	przegrody oddzielenia pożarowego REI 60
---	przegrody oddzielenia pożarowego EI 30
EI60/EI30	oznaczenie odporności ogniowej okien i drzwi
RE30	oznaczenie odporności ogniowej dachu
Sm	drzwi dymoszczelne
HP	pojełkowane hydranty DN25
R	pojełkowane rozdzielacze dla instalacji c.o.

LEGENDA	
Armatura gazów medycznych:	
zawór odcinający	
SZK - strefowy zespół kontroli	
SZK 2x1 - dla 2 gazów i próżni	
Symbole rurociągów:	
tlen - O <sub>2</sub>	
sprężone powietrze - AIR5	
próżnia - VAC	

**BUDOWA ZAKŁADU REHABILITACJI "KLINIKA  
BUDZIK DLA DOROSŁYCH"  
PRZY UL.KONDRATOWICZA 8 NA TERENIE  
MAZOWIECKIEGO SZPITALA BRÓDNOWSKIEGO  
W WARSZAWIE**

**PROJEKT WYKONAWCZY  
INSTALACJI WEWNĘTRZNYCH**

BRANŻA GAZY MEDYCZNE

**Inwestor:**

**FUNDACJA EWY BŁASZCZYK "AKOGO?"**  
- ORGANIZACJA POŻYTKU PUBLICZNEGO  
ul. Podleśna 4, 01-673 Warszawa  
tel. 22 8321913  
e-mail: fundacja@akogo.pl; www.akogo.pl

**Jednostka projektowa:**

**AUTORSKA PRACOWNIA ARCHITEKTURY CAD SP. Z O.O.**  
ul. Zamieniecka 48, 04-158 Warszawa  
tel. 740 11 45, 740 11 50, fax: 870 84 20,  
e-mail: apacad@pro.onet.pl; www.apacad.pl

**Projektant:**

mgr inż. Andrzej Kochan

8476/Wam  
w specjalności instalacyjno - inżynierijnej  
w zakresie instalacji sanitarnych

**Rysunek:**

Numer rysunku: Nazwa rysunku:  
**G-01** RZUT PIWNICY

Skala: 1:100 13.12.2019