


SITUACE 1:100

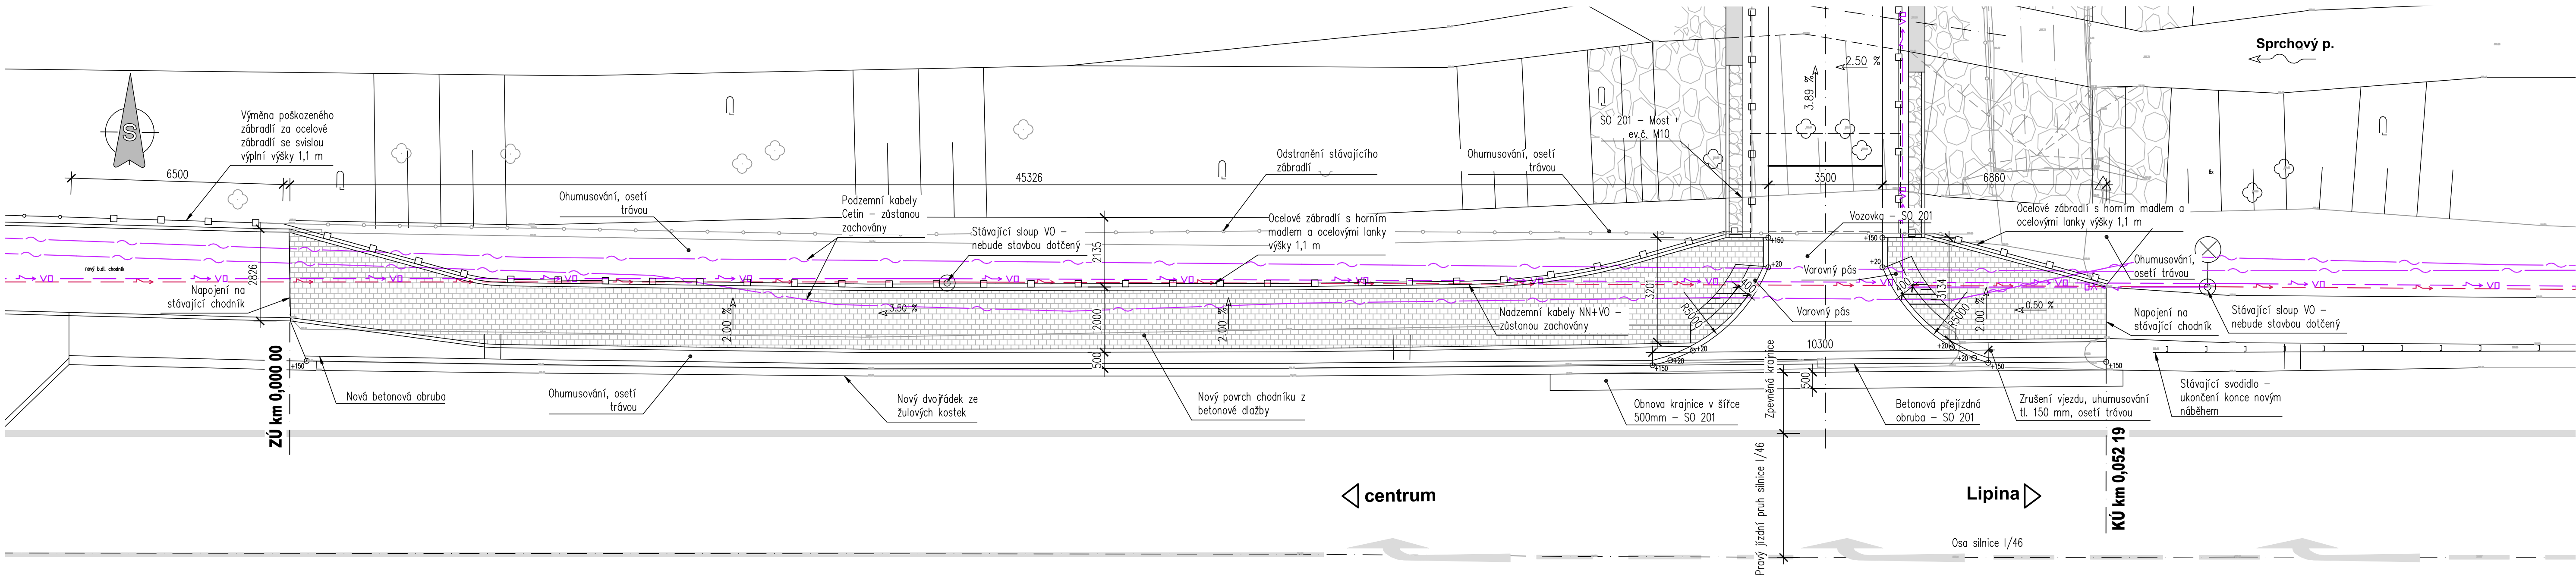

STÁVAJÍCÍ SÍŤ:

- VO, NN
- kabely – Cetin
- NN podzemní – ČEZ Distribuce

Investor:

Město Šternberk

Horní náměstí 78/16

785 01 Šternberk

IČO: 00299529, DIČ: CZ00299529

D DUSP+PDPS

Zodp. projektant: Ing. Milan Sedlák <i>Sedlák</i>		Kontroloval: Ing. David Mičák <i>DM</i>	Zhotovitel dokumentace: MIDAKON	
Vypracoval: Ing. Milan Sedlák <i>Sedlák</i>		Na Návsi 18/4, Brno, 620 00 IČO: 089 27 677, DIČ: CZ089 27 677 email:midakon@midakon.cz		
Investor: Město Šternberk				
Místo: Šternberk	Stupeň: DUSP+PDPS	Datum: 03/2024	Počet A4: 3 A4	Paré:
Akce: Šternberk – Most přes Sprchový potok (u tenisových kurtů)			Měřítko: 1:100	
Objekt: SO 101 - Chodník podél silnice I/46			Číslo zakázky: 2323	
Název: SITUACE			Č. výkresu: D.1.1.1.2	