



NAPOJENIE PRÍPOJKY Z ULIČNÉHO VPUSTU NA EXIST. KANALIZAČNÚ PRÍPOJKU

PŮDORYS
M 1:20

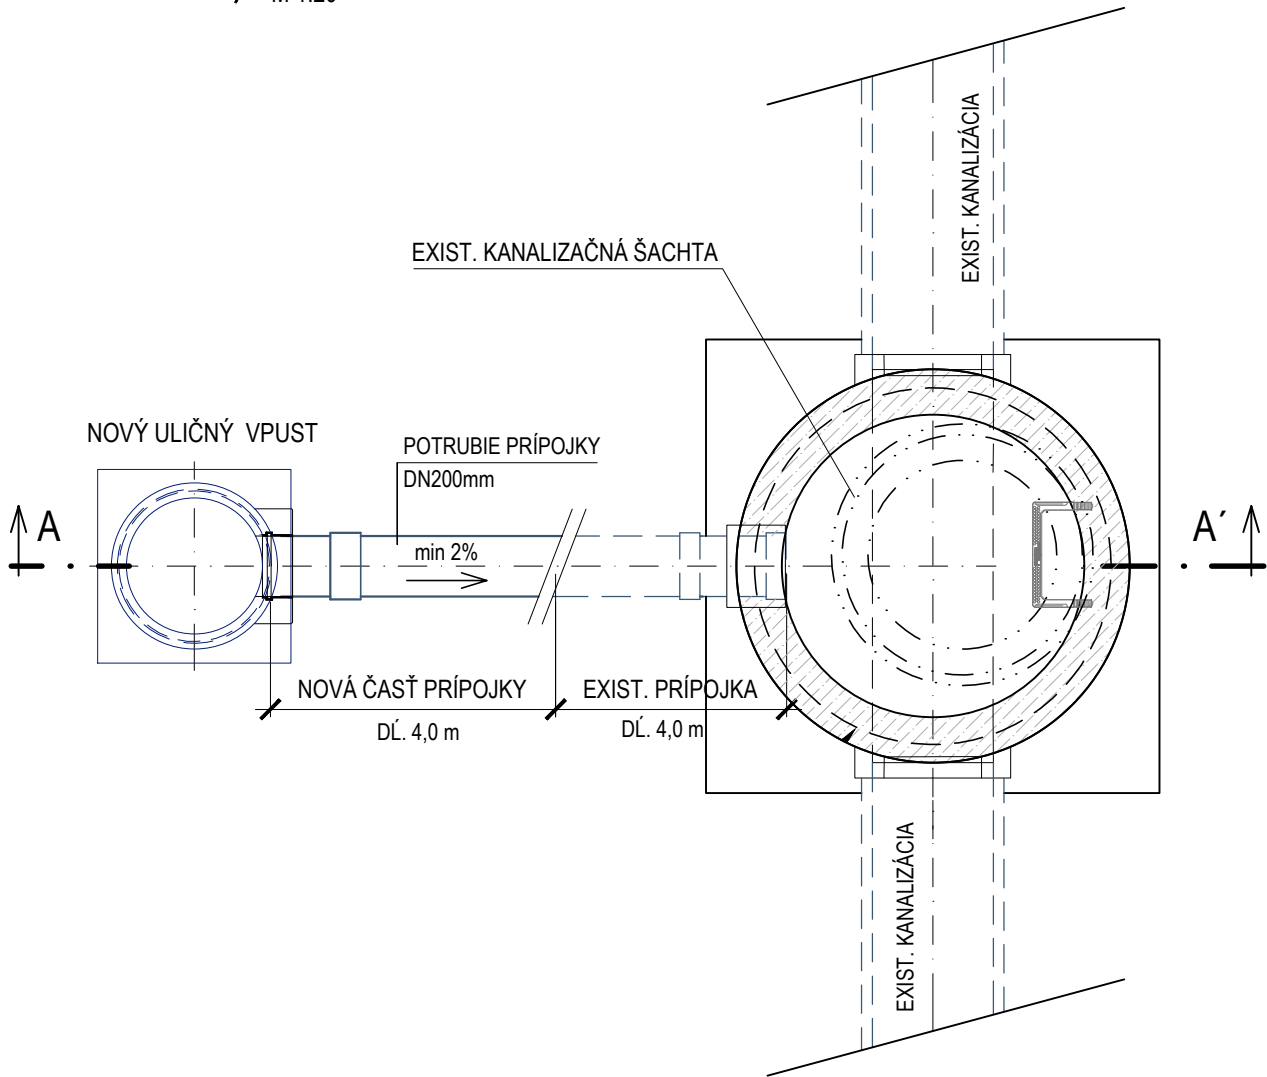

REZ A-A'
M 1:20

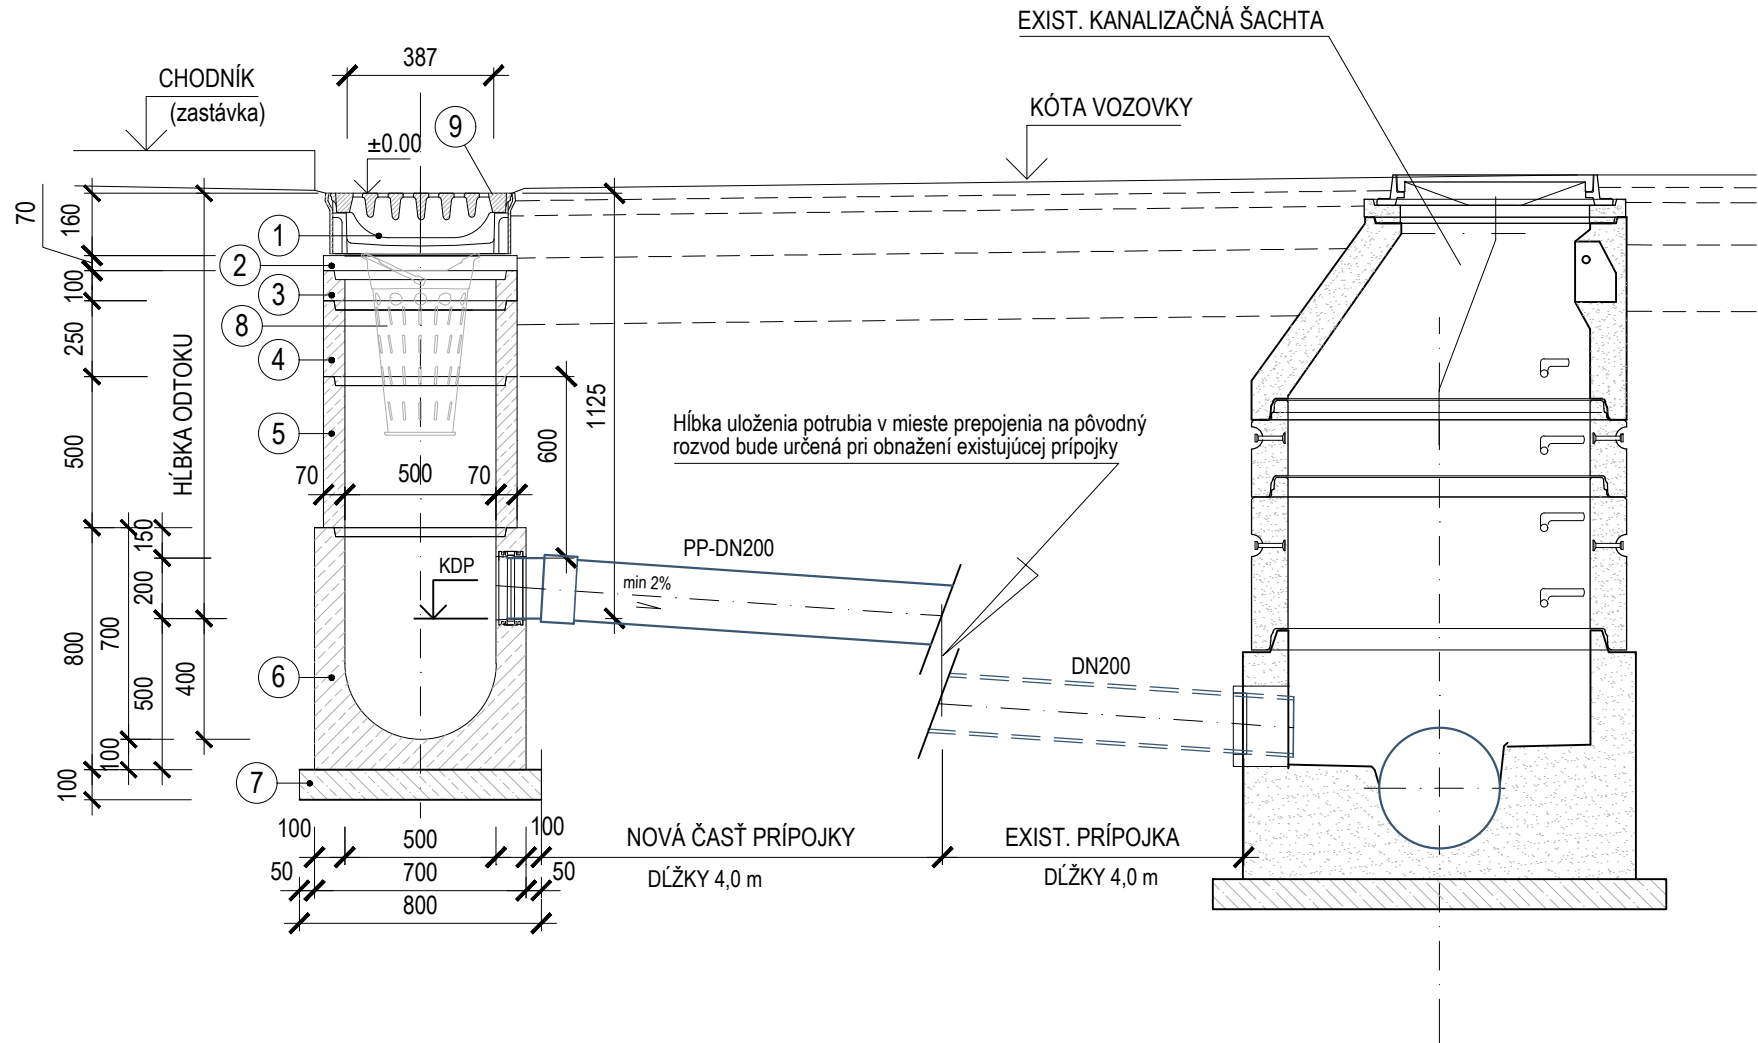

SKLADBA ULIČNÉHO VPUSTU

PRVOK	VÝŠKA (mm)	HĽBKA ODTOKU
MREŽA D400 LIATINOVÁ	116	1 ks
VYROVNÁVACÍ PRSTENEC POD MREŽU	50	1 ks
SKRUŽ PRE ULIČNÝ VPUST	100	1 ks
	250	1 ks
	500	1 ks
DNO KONCOVÉ S KALISKOM	800	1 ks

LEGENDA PRE VPUST:

- ROVNÁ / LOMENÁ MREŽA D400 LIATINOVÁ
- VYROVNÁVACÍ PRSTENEC POD MREŽU
- SKRUŽ PRE ULIČNÝ VPUST, h=100mm
- SKRUŽ PRE ULIČNÝ VPUST, h=250mm
- SKRUŽ PRE ULIČNÝ VPUST, h=500mm
- DNO KONCOVÉ S KALISKOM A VLOŽKOU PRE POTRUBIE PRÍPOJKY DN200mm (DN150)
- PODKLADNÁ DOSKA Z BETÓNU STN EN 206-1 C12/15-X0
- KALOVÝ KÔŠ POZINKOVANÝ
- TRVALE PRUŽNÁ ASFALTOVÁ ZÁLIEVKA

POZNÁMKA

PRESNÝ BOD NAPOJENIA A HĽBKA ULOŽENIA NOVÉHO POTRUBIA V MIESTE PREPOJENIA NA EXISTUJÚCU PRÍPOJKU BUDE URČENÉ PRI OBNAŽENÍ Pôvodnej KANALIZAČNEJ PRÍPOJKY



EURÓPSKA ÚNIA
Kohézny fond
OP Integrovaná infraštruktúra 2014 – 2020

MINISTERSTVO
DOPRAVY
SLOVENSKEJ REPUBLIKY

E SO 501

SÚRADNICOVÝ SYSTÉM: S–JTSK v realizácii JTSK VÝŠKOVÝ SYSTÉM: Bpv

NÁZOV STAVBY Trolejbusové trate v Bratislave, Nová trolejbusová trať Patrónka - Riviéra			
STAVEBNÍK BRATISLAVA		Hlavné mesto Slovenskej republiky Bratislava Primaciálne námestie č.1, 814 99 Bratislava	
OBJEDNÁVATEĽ DOKUMENTÁCIE DOPRAVNÝ PODNIK BRATISLAVA		Dopravný podnik Bratislava, a.s. Olejkárska č.1, 814 52 Bratislava	
PROJEKTANT DOPRAVOPROJEKT		DOPRAVOPROJEKT, a.s. Kominárska 141/2,4 832 03 Bratislava – mestská časť Nové Mesto	
HLAVNÝ INŽINIER PROJEKTU Ing. Marta KODAJOVÁ		PODPIS <i>Kodajová</i>	
ČÍSLO ZÁKAZKY 7859–00			
PROJEKTANT OBJEKTU DOPRAVOPROJEKT		DOPRAVOPROJEKT, a.s., divízia Bratislava I, Kominárska 141/2,4, 832 03 Bratislava	
ZODPOVEDNÝ PROJEKTANT Ing. Peter MĚSZÁROS			
VYPRACOVAL Ing. Peter MĚSZÁROS			
KONTROLOVAL Roman ZÁLEŠÁK			
IDENTIFIKAČNÉ ČÍSLO PRÍLOHY TTPRB–DRS–C–E000–50100–004–X			
KRAJ: BRATISLAVSKÝ		OKRES: Bratislava I, MČ – Staré Mesto	
KATASTRÁLNE ÚZEMIE: Karlova Ves, Staré Mesto		Bratislava IV, MČ – Karlova Ves	
NÁZOV ČASTI DAŽĎOVÁ KANALIZÁCIA, ODVODNENIE ZASTÁVKY ZOO, SMER HABÁNSKY MLYN		DÁTUM 12.2024	
		FORMÁT 3x A4	
		MIERKA 1:20	
		STUPEŇ PD DRS	
		Č. ZÁKAZKY 7859–00	
		Č. SÓPRAVY	
		Č. PRÍLOHY 004	
NAPOJENIE PRÍPOJKY Z ULIČNÉHO VPUSTU			