



NAPOJENIE PRÍPOJKY Z ULIČNÉHO VPUSTU NA EXIST. KANALIZAČNÚ PRÍPOJKU

PŮDORYS
M 1:20

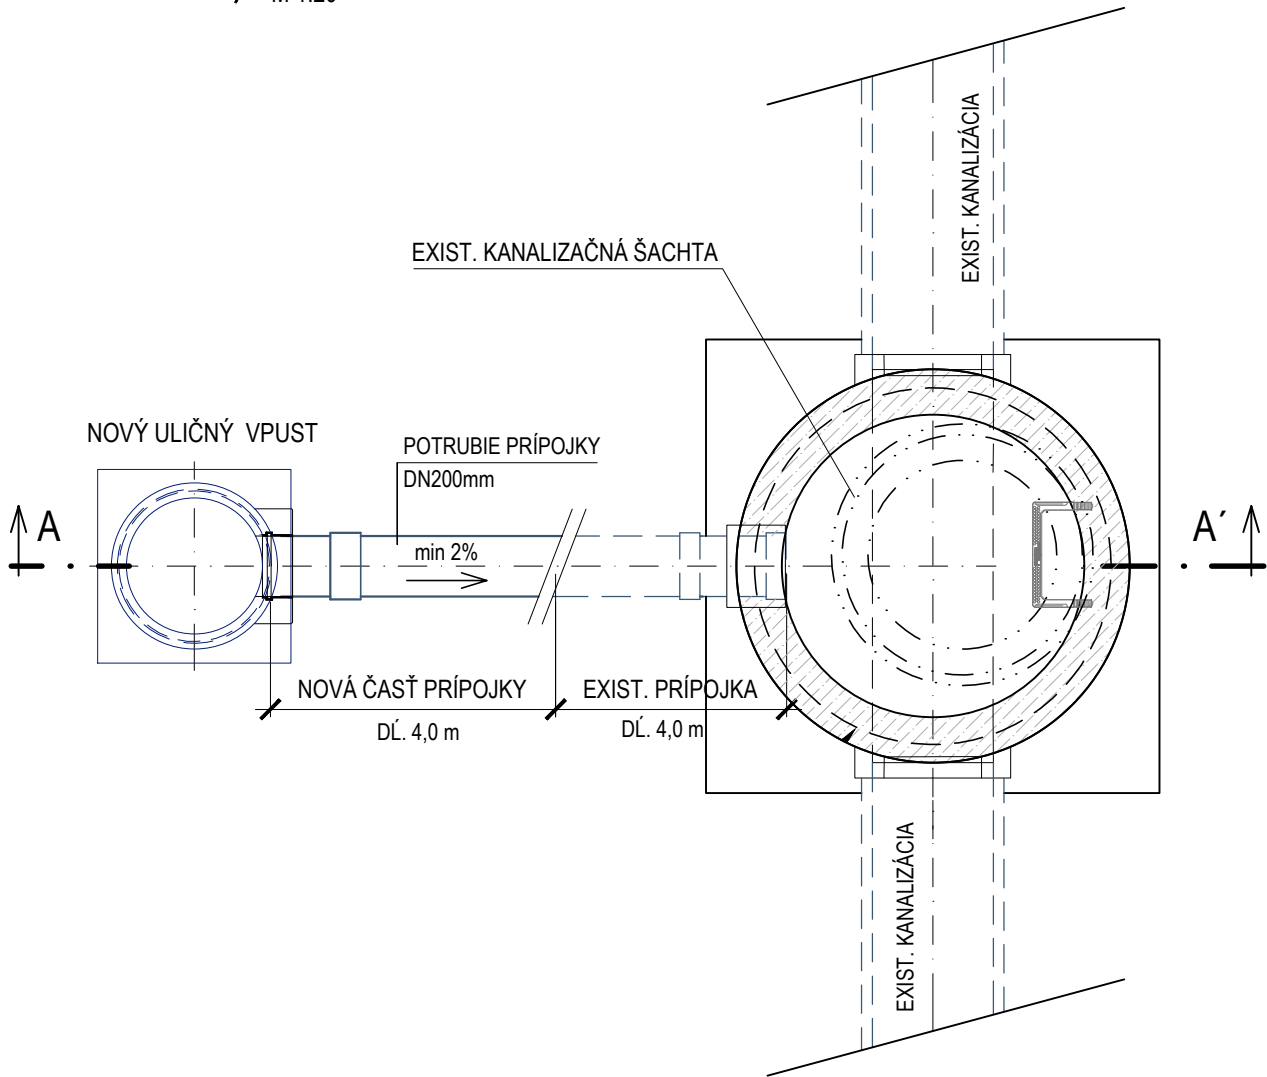

REZ A-A'
M 1:20

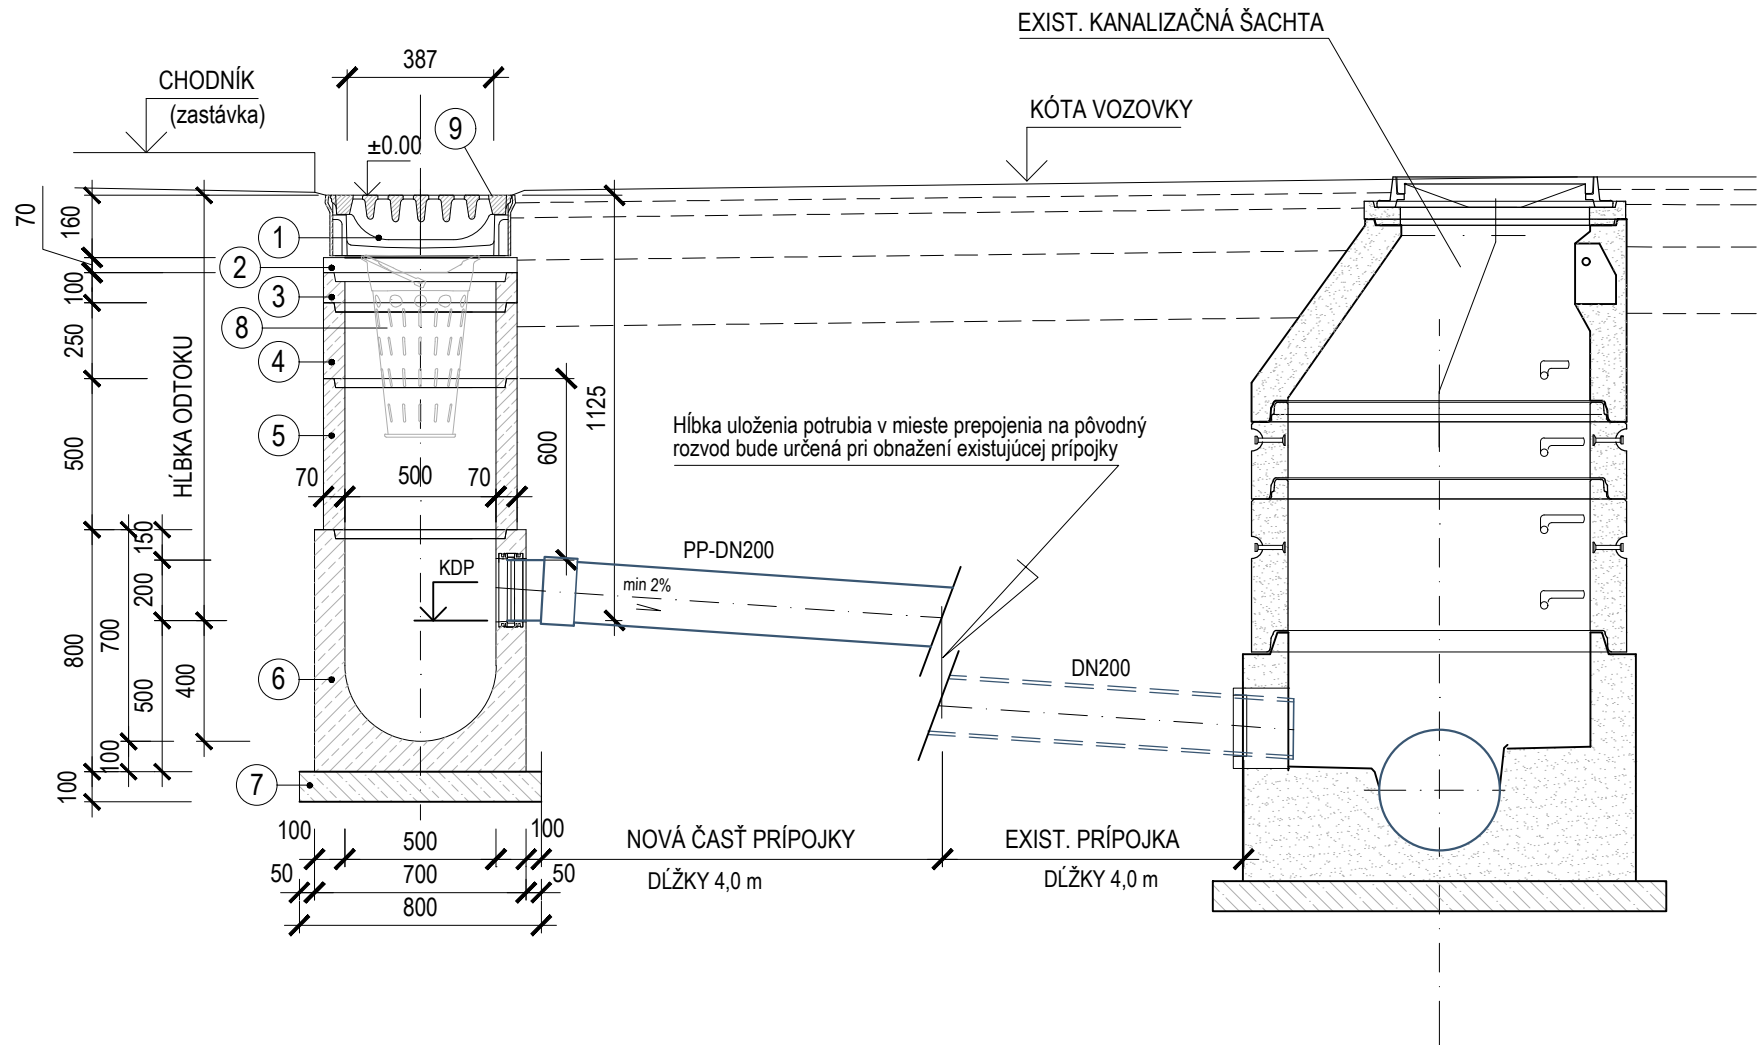

SKLADBA ULIČNÉHO VPUSTU

PRVOK	VÝŠKA (mm)	HĽBKA ODTOKU
MREŽA D400 LIATINOVÁ	116	1 ks
VYROVNÁVACÍ PRSTENEC POD MREŽU	50	1 ks
SKRUŽ PRE ULIČNÝ VPUST	100	1 ks
	250	1 ks
	500	1 ks
DNO KONCOVÉ S KALISKOM	800	1 ks

LEGENDA PRE VPUST:

- ROVNÁ / LOMENÁ MREŽA D400 LIATINOVÁ
- VYROVNÁVACÍ PRSTENEC POD MREŽU
- SKRUŽ PRE ULIČNÝ VPUST, h=100mm
- SKRUŽ PRE ULIČNÝ VPUST, h=250mm
- SKRUŽ PRE ULIČNÝ VPUST, h=500mm
- DNO KONCOVÉ S KALISKOM A VLOŽKOU PRE POTRUBIE PRÍPOJKY DN200mm (DN150)
- PODKLADNÁ DOSKA Z BETÓNU STN EN 206-1 C12/15-X0
- KALOVÝ KÔŠ POZINKOVANÝ
- TRVALE PRUŽNÁ ASFALTOVÁ ZÁLIEVKA

POZNÁMKA

PRESNÝ BOD NAPOJENIA A HĽBKA ULOŽENIA NOVÉHO POTRUBIA V MIESTE PREPOJENIA NA EXISTUJÚCU PRÍPOJKU BUDE URČENÉ PRI OBNAŽENÍ Pôvodnej KANALIZAČNEJ PRÍPOJKY



EURÓPSKA ÚNIA
Kohézny fond
OP Integrovaná infraštruktúra 2014 – 2020

MINISTERSTVO
DOPRAVY
SLOVENSKEJ REPUBLIKY

E SO 501

SÚRADNICOVÝ SYSTÉM: S-JTSK v realizácii JTSK VÝŠKOVÝ SYSTÉM: Bpv

NÁZOV STAVBY Trolejbusové trate v Bratislave, Nová trolejbusová trať Patrónka - Riviéra			
STAVEBNÍK BRATISLAVA		Hlavné mesto Slovenskej republiky Bratislava Primaciálne námestie č.1, 814 99 Bratislava	
OBJEDNÁVATEĽ DOKUMENTÁCIE DOPRAVNÝ PODNIK BRATISLAVA		Dopravný podnik Bratislava, a.s. Olejkárska č.1, 814 52 Bratislava	
PROJEKTANT DOPRAVOPROJEKT		DOPRAVOPROJEKT, a.s. Kominárska 141/2,4 832 03 Bratislava – mestská časť Nové Mesto	
HLAVNÝ INŽINIER PROJEKTU		Ing. Marta KODAJOVÁ	PODPIS <i>Kodajová</i>
ČÍSLO ZÁKAZKY		7859-00	
PROJEKTANT OBJEKTU DOPRAVOPROJEKT		DOPRAVOPROJEKT, a.s., divízia Bratislava I, Kominárska 141/2,4, 832 03 Bratislava	
ZODPOVEDNÝ PROJEKTANT		Ing. Peter MĚSZÁROS	
VYPRACOVAL		Ing. Peter MĚSZÁROS	
KONTROLOVAL		Roman ZÁLEŠÁK	
IDENTIFIKAČNÉ ČÍSLO PRÍLOHY		TTPRB-DSP-C-E000-50100-004-X	
KRAJ: BRATISLAVSKÝ		OKRES: Bratislava I, MČ – Staré Mesto	DÁTUM 07.2024
KATASTRÁLNE ÚZEMIE: Karlova Ves, Staré Mesto		Bratislava IV, MČ – Karlova Ves	FORMÁT 3x A4
NÁZOV ČASTI DAŽĎOVÁ KANALIZÁCIA, ODVODNENIE ZASTÁVKY ZOO, SMER HABÁNSKY MLYN		MIERKA 1:20	STUPEŇ PD DSP
Č. ZÁKAZKY 7859-00		Č. SÓPRAVY	Č. PRÍLOHY 004
NAPOJENIE PRÍPOJKY Z ULIČNÉHO VPUSTU			