

URZĄD GMINY POLKOWICE
59-100 POLKOWICE
woj. dolnośląskie

Załącznik graficzny do decyzji/pisma
nr 6847 z dnia 10 października 2021 r.
(podpis)


z up. BURMISTRZA

Krzysztof Soliwoda
Dyrektor Wydziału Planowania
Przestrzennego, Geodezji i Nieruchomości

EMMA Sp. z o.o.		ul. Sławowa 71 43-400 Cieszyń	
Inwestycja:	Budowa kanalizacji kablowej oraz światłowodowych linii kablowych łączących obiekty związane z funkcjonowaniem Stacji Uzdatniania Wody w Suchej Górze	Skala:	1:500
Tytuł rys.:	Przebieg projektowanej sieci teletechnicznej	Nr archiwizacji:	
Projektował:	Krzysztof Soliwoda	Nr arkusza:	1/19
Inwestor:	PGM Sp. z o.o.	Nr rysunku:	3

łączy arkusz 2

624/8

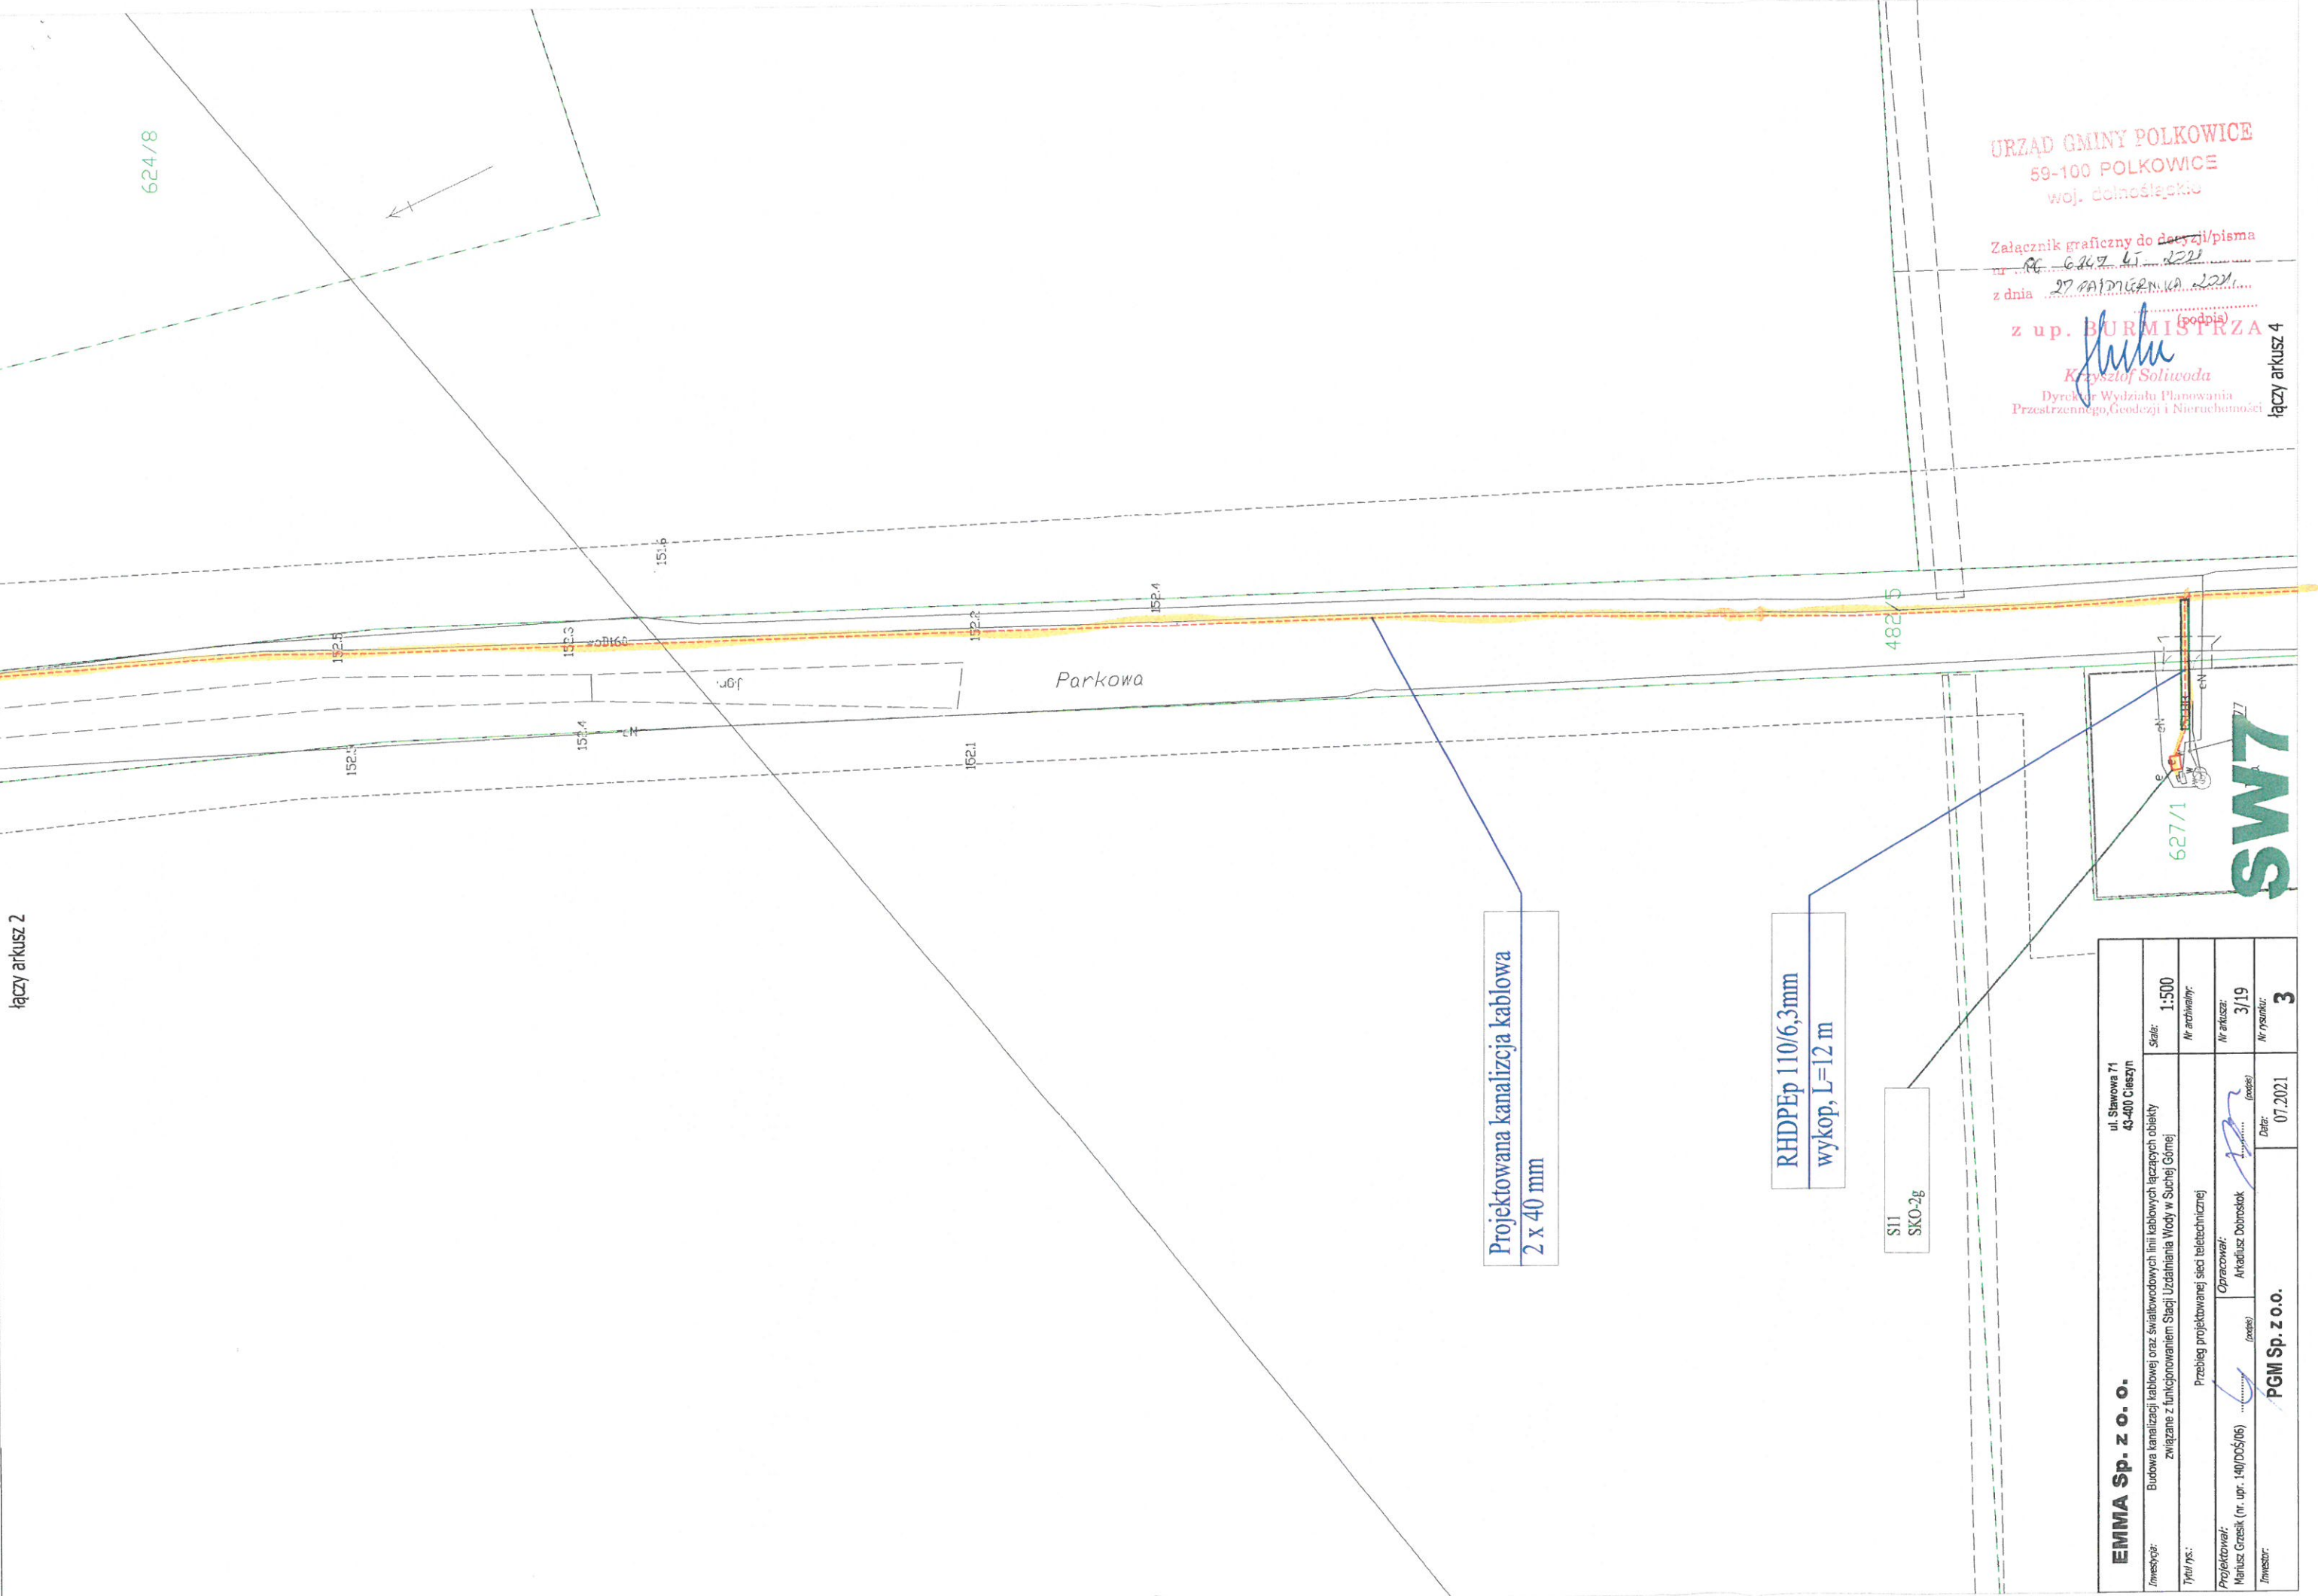

Projektowana kanalizacja kablowa
2 x 40 mm

RHDPEp 110/6,3mm
wykop, L=12 m

S11
SKO-2g

EMMA Sp. z o.o.		ul. Sławowa 71 43-400 Cieszyń	
Imię i nazwisko:	Budowa kanalizacji kablowej oraz światłowodowych linii kablowych łączących obiekty związane z funkcjonowaniem Stacji Uzdatniania Wody w Suchej Górze		Skala: 1:500
Tytuł rys.:	Przebieg projektowanej sieci teletechnicznej		Nr archiwalny:
Projektował:	Opracował:		Nr arkusza: 3/19
Mariusz Grzesik (nr. upr. 149/DOŚ/06)	Arkadiusz Dobroszk		Nr rysunku:
Inwestor:	PGM Sp. z o.o.		Data: 07.2021
		3	

URZĄD GMINY POLKOWICE
59-100 POLKOWICE
woj. dolnośląskie

Załącznik graficzny do decyzji/pisma
nr PG 624/8 z 2021
z dnia 27 PAŹDZIERNIKA 2021

z up. *Krzysztof Soliwoda*
Krzysztof Soliwoda
Dyrektor Wydziału Planowania
Przestrzennego, Geodezji i Nieruchomości

łączy arkusz 4

łączy arkusz 5

URZĄD GMINY POLKOWICE
59-100 POLKOWICE
woj. dolnośląskie

Załącznik graficzny do decyzji/pisma
nr PG.0847.45.201
z dnia 17.07.2021

(podpis)
z up. BURMISTRZA

Krzysztof Soliwoda
Dyrektor Wydziału Planowania
Przestrzennego, Geodezji i Nieruchomości

LZR
LIII

RHDPEp 110/6,3mm
wykop,

SW2

S9
SKO-2g

Projektowana kanalizacja kablowa
2 x 40 mm

łączy arkusz 7

łączy arkusz 8


EMMA Sp. z o. o.		ul. Stawowa 71 43-400 Cieszyn	
Investycja:	Budowa kanalizacji kablowej oraz światłowodowych linii kablowych łączących obiekty związane z funkcjonowaniem Stacji Uzdatniania Wody w Suchoj Górzej		Skala: 1:500
Tytuł rys.:	Przebieg projektowanej sieci teletechnicznej		Nr archiwalny:
Projektował:	Opracował:	Nr arkusza:	
Mariusz Grzesik (nr. upr. 140/DOŚ/06) <small>(podpis)</small>	Arkadiusz Dobroskok <small>(podpis)</small>	6/19	
Investor:	Data:		Nr rysunku:
PGM Sp. z o.o.		07.2021	3

URZĄD GMINY POLKOWICE
59-100 POLKOWICE
woj. dolnośląskie

Załącznik graficzny do decyzji/pisma
nr PA.6347.65.1221
z dnia 27 PAŹDZIERNIKA 2021
(podpis)

z up. BURMISTRZA

Krzysztof Soliwoda
Dyrektor Wydziału Planowania
Przestrzennego, Geodezji i Nieruchomości

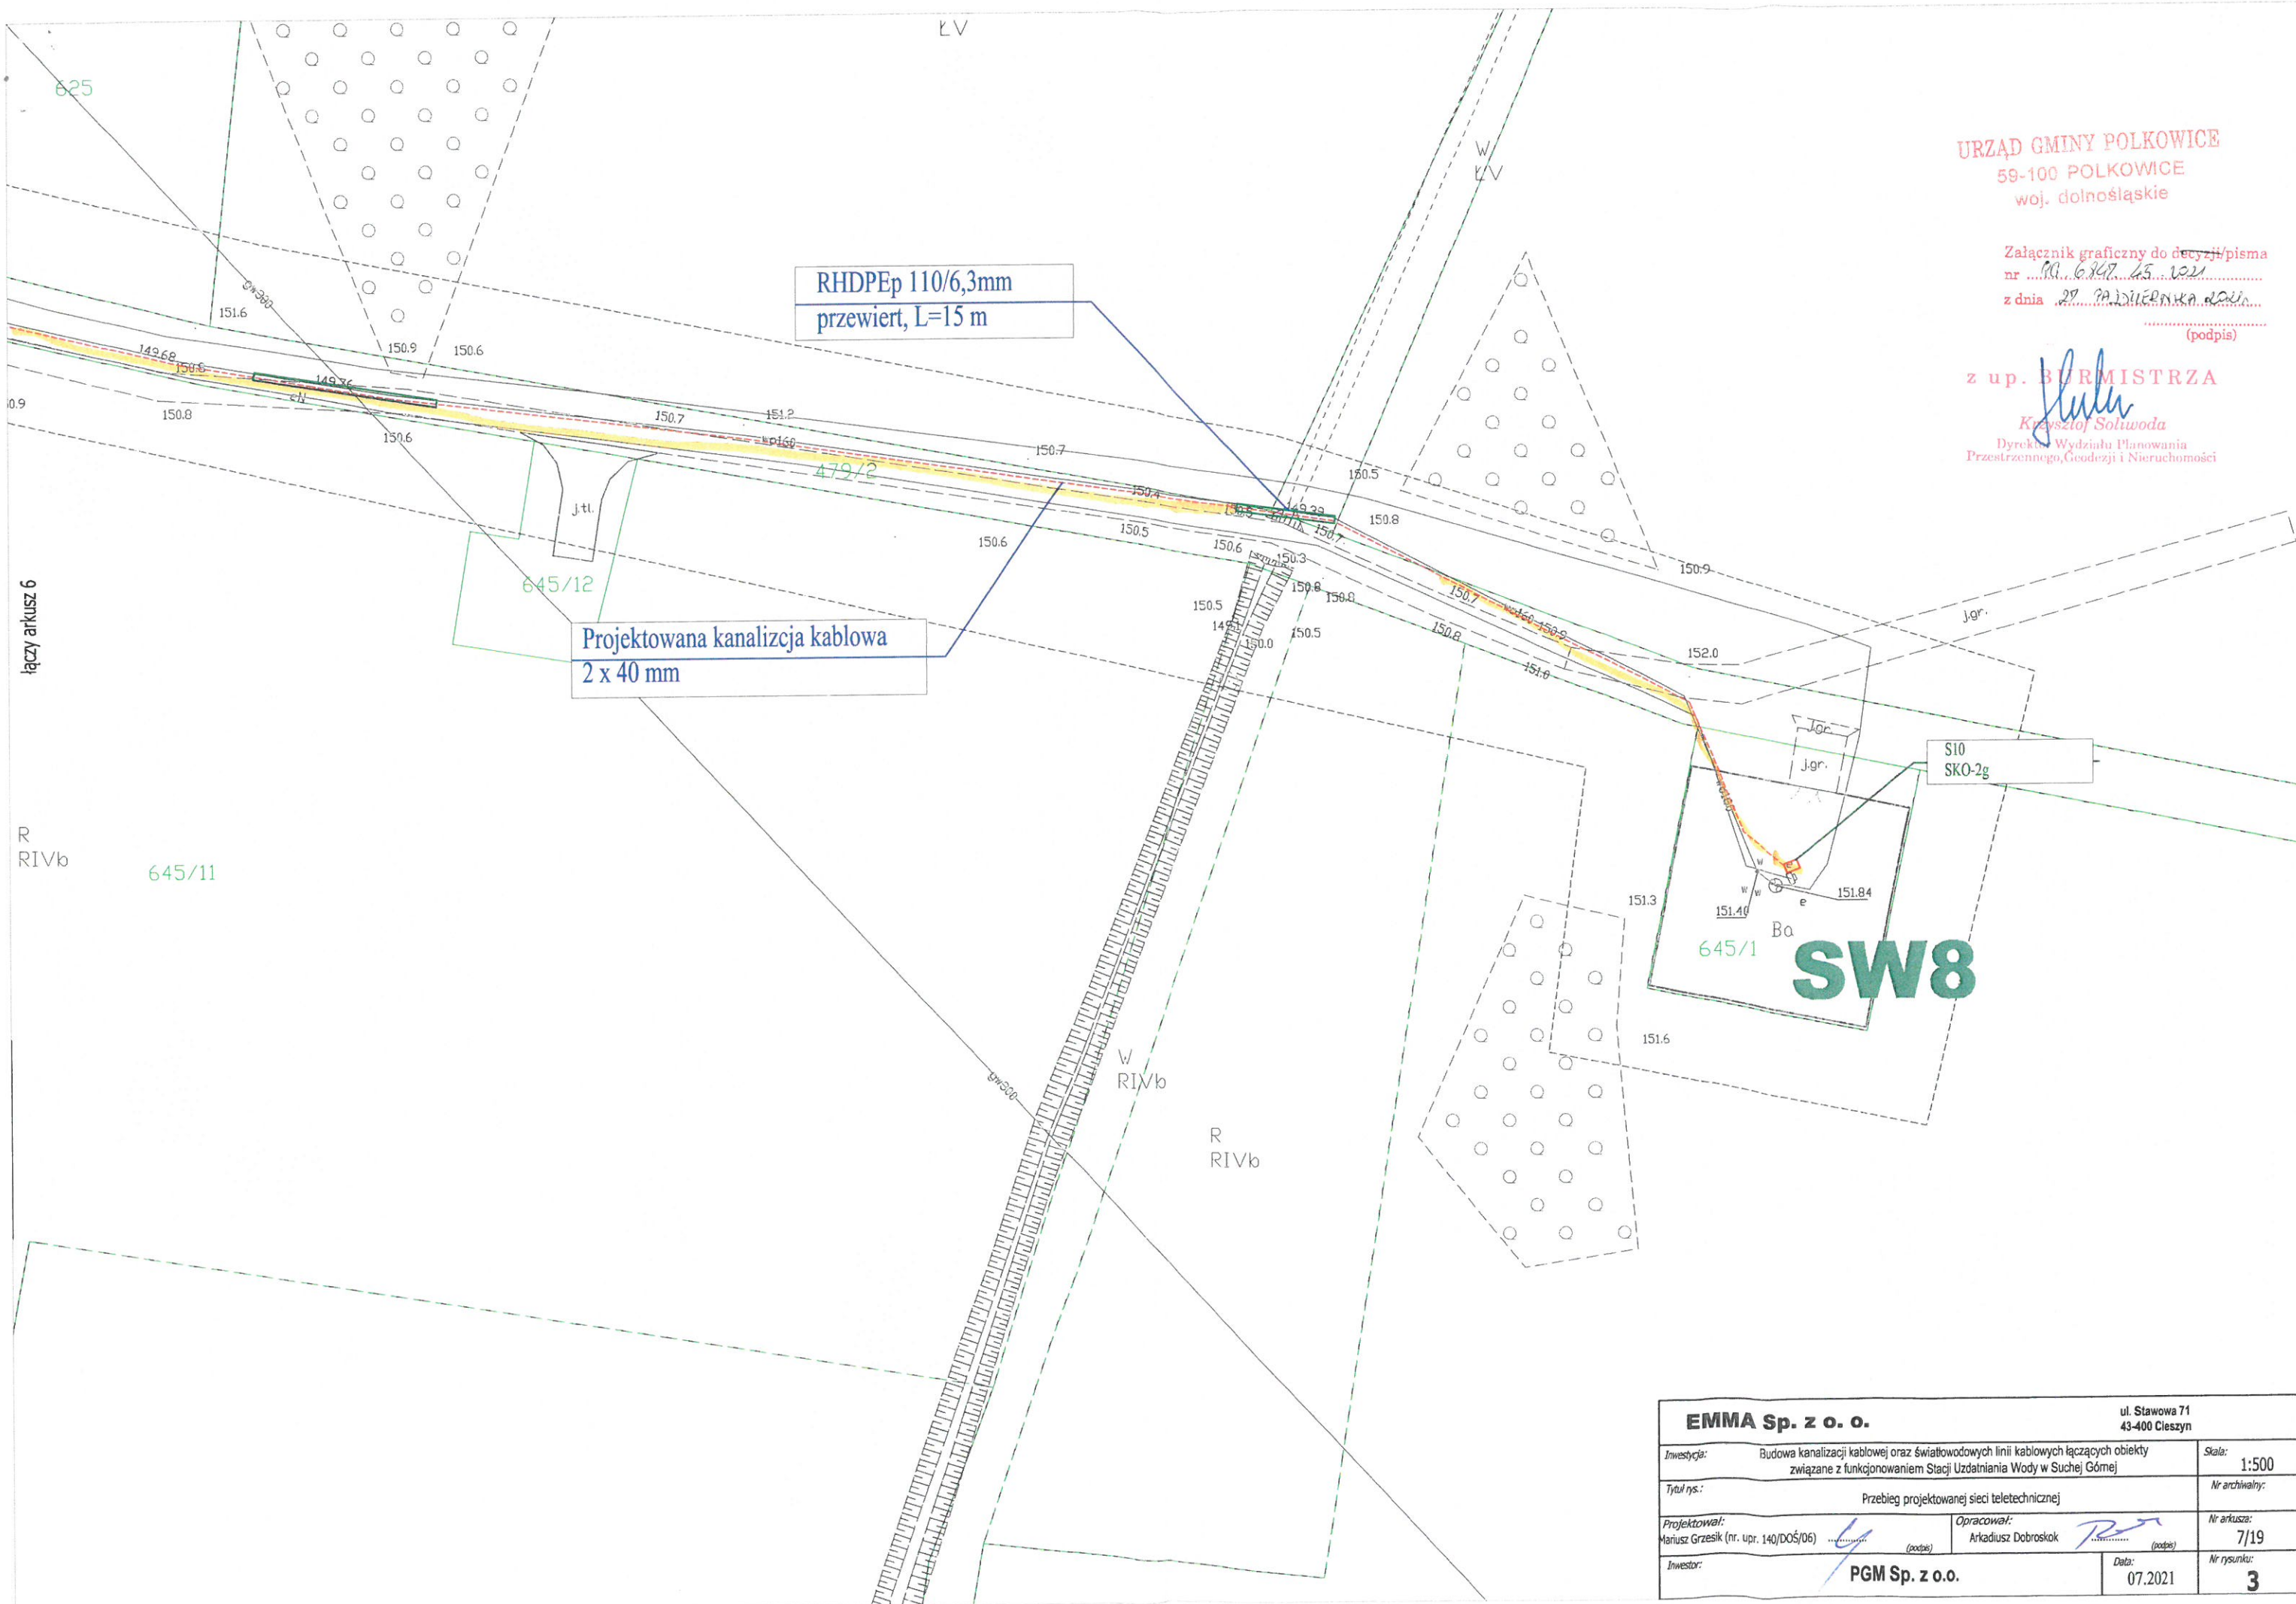

EMMA Sp. z o. o.		ul. Stawowa 71 43-400 Cieszyń	
Investycja:	Budowa kanalizacji kablowej oraz światłowodowych linii kablowych łączących obiekty związane z funkcjonowaniem Stacji Uzdatniania Wody w Suchej Górze		Skala: 1:500
Tytuł rys.:	Przebieg projektowanej sieci teletechnicznej		Nr archiwizacji:
Projektował:	Mariusz Grzesik (nr. upr. 140/DOŚ/06)	Opracował:	Arkadiusz Dobroskok
Investor:	PGM Sp. z o.o.		Nr rysunku: 3
		Data:	07.2021

246/9

Krzysztof Soliwoda
Dyrektor Wydziału Planowania
Przestrzennego, Geodezji i Nieruchomości

RHDPE 110/6,3mm
wykop,

Projektowana kanalizacja kablowa
2 x 40 mm

EMMA Sp. z o. o.		ul. Sawowa 71 43-400 Cieszyń	
Inwestycja:		Budowa kanalizacji kablowej oraz światłowodowych linii kablowych łączących obiekty związane z funkcjonowaniem Stacji Urządzenia Wody w Sucej Górzej	
Tytuł rys.:		Przebieg projektowanej sieci teletechnicznej	
Projektował:		Opracował:	
Janusz Grasiak (nr. upr. 140/DS/06)		Arkadiusz Dobroszk	
Inwestor:		PGM Sp. z o.o.	
Skala:		1:500	
Nr archiwalny:		9/19	
Nr arkusza:		3	
Data:		07.2021	