



RZUT PIĘTRA

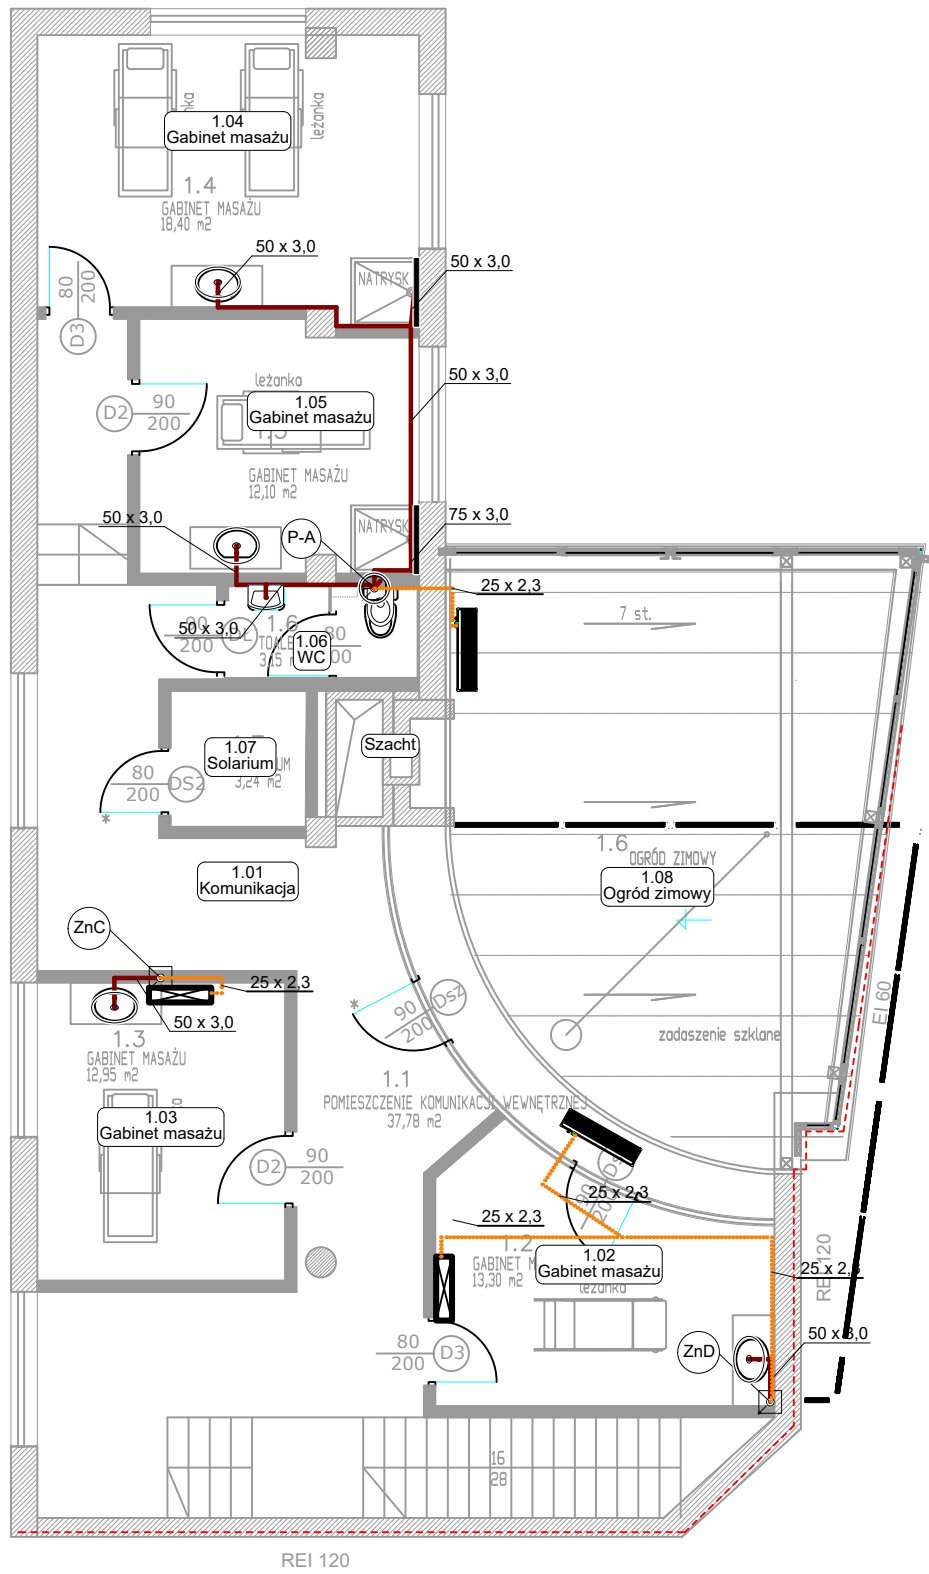

RZUT PIWNICY

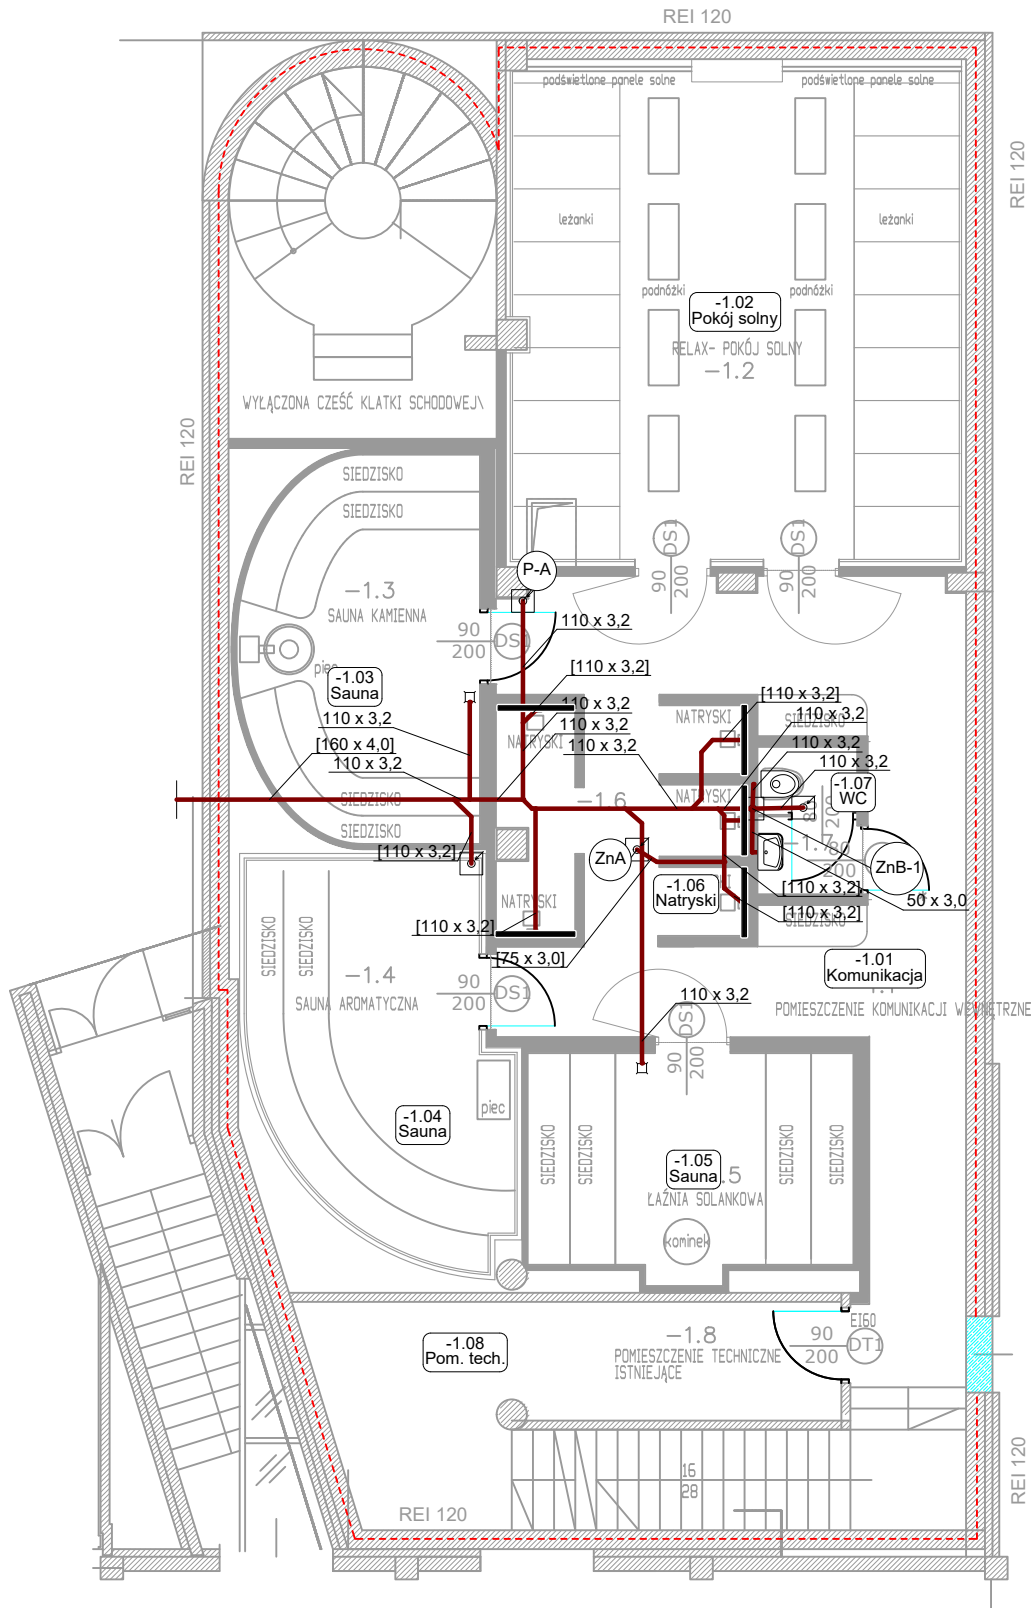

P.	NAMNA P.
1	POMIESZ.
2	RELAX -
3	SAUNA K.
4	SAUNA A.
5	ŁAZNIA
6	ZESPŁY
7	TOALETA
8	POMIESZ.
RAZEM:	

LEGENDA

- przewód wody zimnej
- przewód wody ciepłej
- przewód cyrkulacji
- przewód kanalizacji sanitarnej
- przewód odpowietrzając kanalizacji
- przewód odprowadzenia skroplin

PIECHOWICZ
PROJEKTY

INWESTOR:
MOKOTOWSKA FUNDACJA
WARSZAWIANKA-WODNY PARK
UL. MERLINIEGO 4, WARSZAWA

ADRES INWESTYCJI:
MOKOTOWSKA FUNDACJA
WARSZAWIANKA-WODNY PARK
UL. MERLINIEGO 4, WARSZAWA

TEMAT:
MODERNIZACJA SAUNARIUM W ZESPOLE
ODNOWY BIOLOGICZNEJ

PROJEKTANT
mgr inż. Janusz Piechowicz
upr. bud. 444/02

SPRAWDZAJĄCY
mgr inż. Wojciech Ciepliński
upr. bud. 450/02

OPRACOWANIE
mgr inż. Paweł Piechowicz

TYTUŁ RYSUNKU:
RZUT PIĘTRA I PIWNICY - INSTALACJA
KANALIZACJI SANITARNEJ

ETAP:
PW
SKALA:
1:100
REWIZJA:
0
NR RYSUNKU:
IS-16
DATA:
KWIECIEŃ 2025