



UWAGI:

1. Wszystkie wymiary należy sprawdzić na budowie.
2. Projekt został opracowany na podstawie podkładów architektoniczno-budowlanych przekazanych przez Gminę Niegowa.
3. Przejścia przez ściany ppoż. wykonać w tulejach ochronnych i zabezpieczyć pianą ogniochronną o odporności ogniowej przegrody.
4. Instalację co należy wykonać zgodnie z obowiązującymi normami oraz wytycznymi ITB.
5. Dopuszcza się stosowanie urządzeń zamiennych do wskazanych w projekcie, pod warunkiem, że zastosowane urządzenia będą miały parametry nie gorsze od zaprojektowanych.
6. Wszelkie wady dokumentacji projektowej lub budzące wątpliwości rozwiązania należy zgłosić projektantowi przed przystąpieniem do robót.
7. Projekt należy rozpatrywać równoległe z projektami pozostałych branż.
8. Instalację należy wykonać zgodnie z etapowaniem projektu.
9. Zakres robót ustalić z Zamawiającym na etapie realizacji inwestycji.

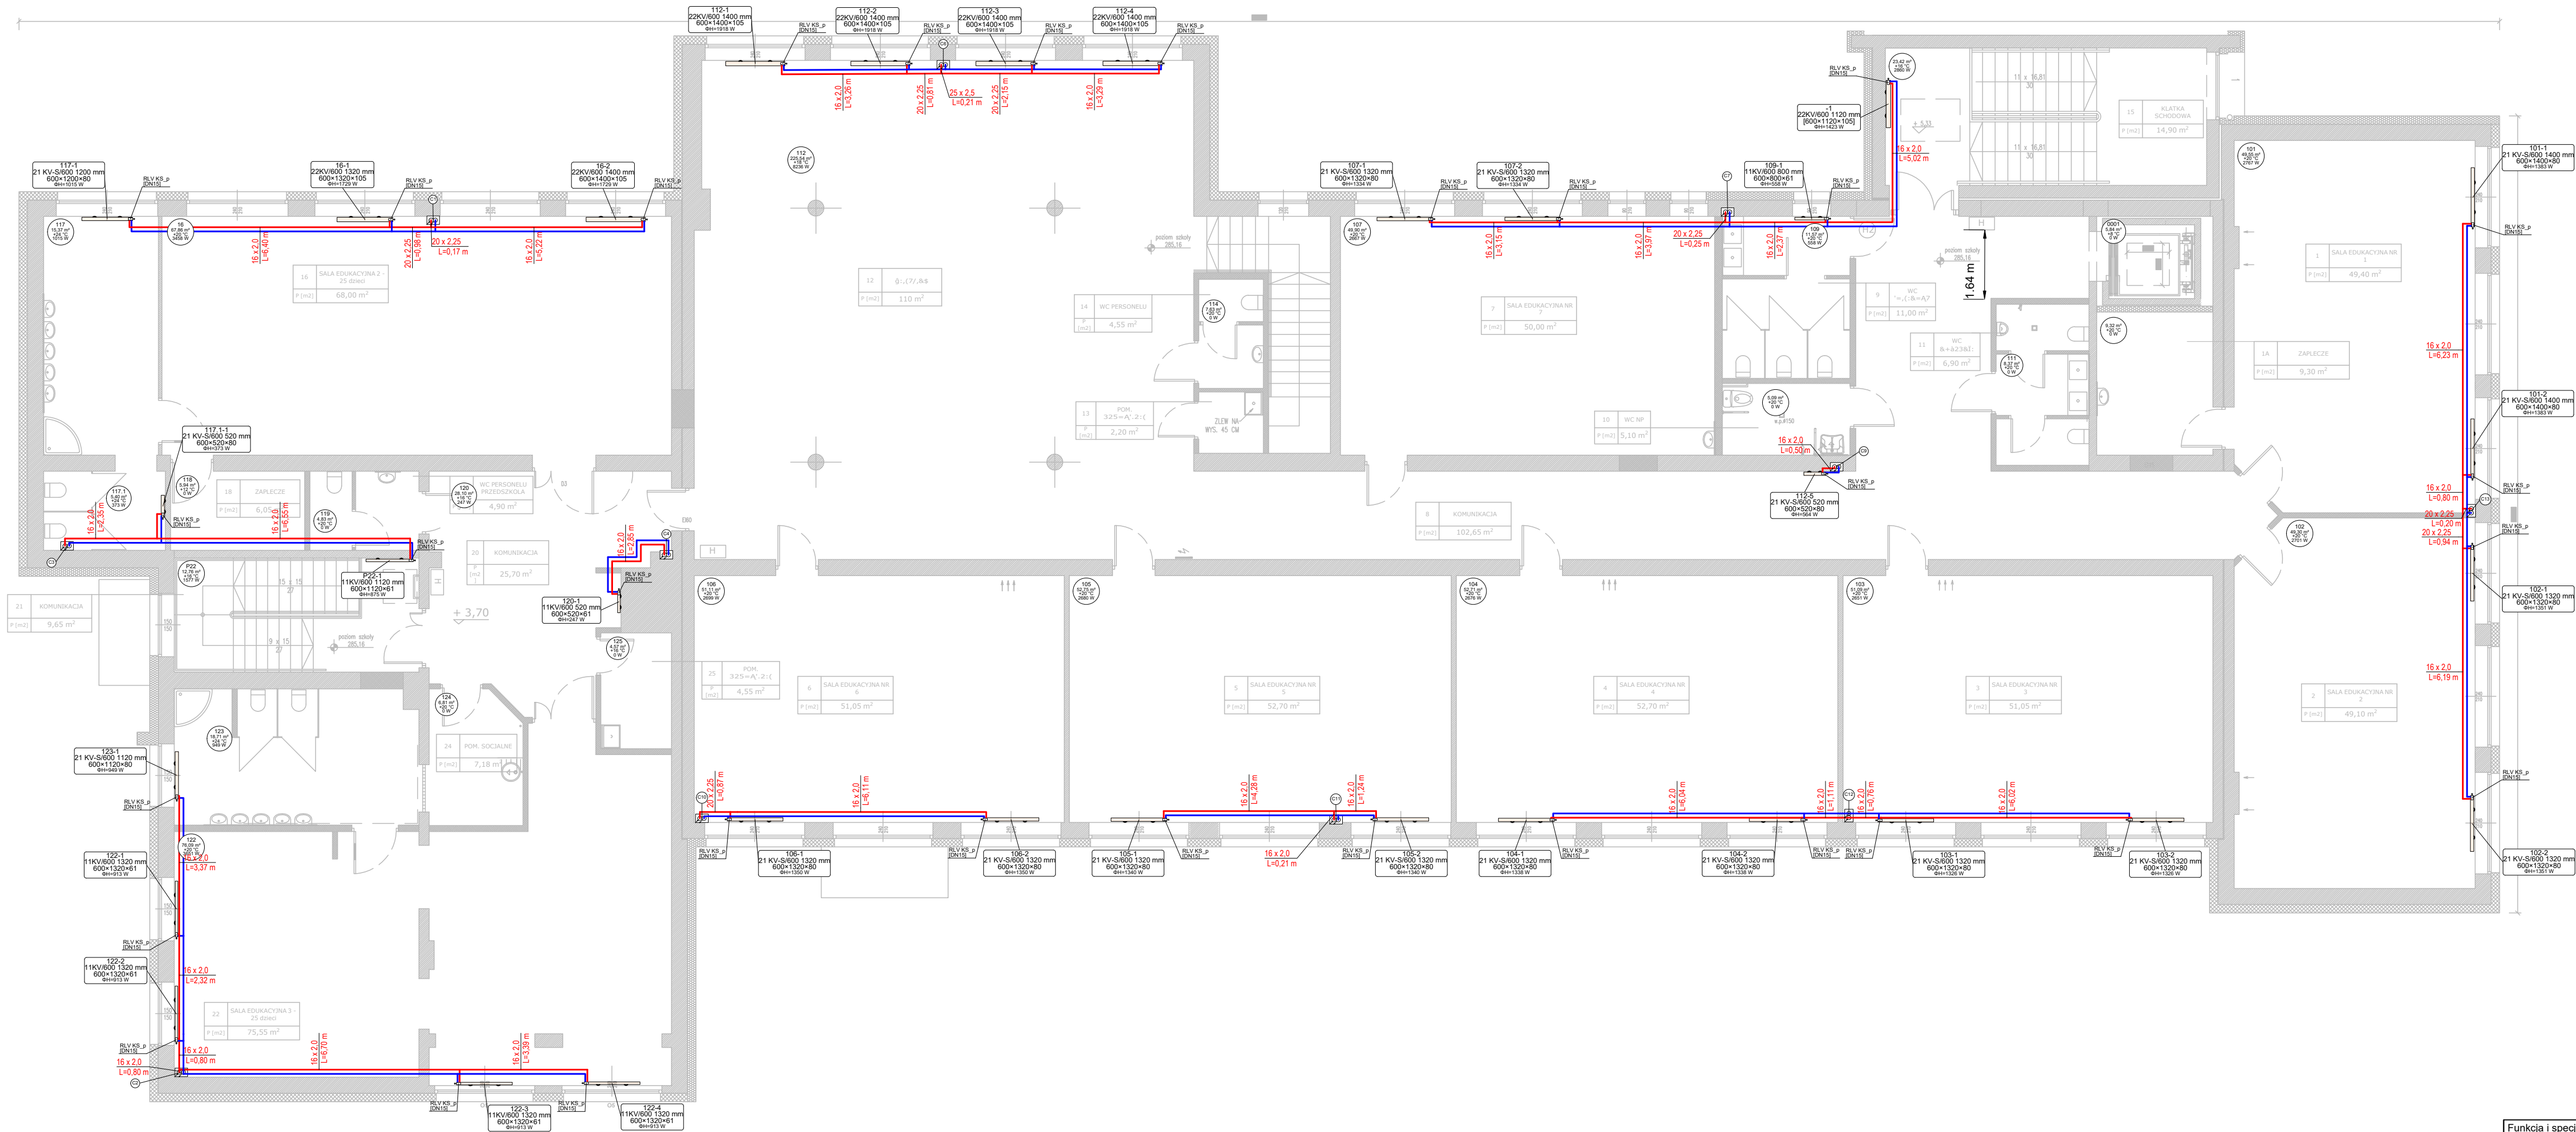

LEGENDA:

- Proj. instalacja CO – zasilanie
- Proj. instalacja CO – powrót
- Proj. grzejnik
- Proj. zawór odcinający
- Proj. zawór regulacyjny
- Oznaczenia danych grzejnika
- Proj. pion instalacji CO
- Oznaczenia danych pomieszczenia (symbol, powierzchnia, temp. obl., zapotrzebowanie na ciepło)

Funkcja i specjalność		Imię i nazwisko		Numer uprawnień		Podpis	
Projektant br. sanitarna		mgr inż. Paweł Chorabik		SLK/8432/PWBS/19			
Sprawdzający br. sanitarna		mgr inż. Sławomir Łapeta		SLK/2642/POOS/09			
Kategoria obiektu budowlanego: Kategoria IX - budynki kultury, nauki i oświaty				Faza projektu: Instalacje sanitarne		Numer projektu 58/2025	
Przedmiot opracowania: Termomodernizacja budynku szkoły w Sokolnikach - projekt techniczny				Autor: <div>MPC Projekt-Budowlano-Inwestycyjny Sp. z o.o. ul. Pułaskiego 7/202 42-300 Mysłków tel. +48 664-476-588 tel. +48 606-851-507 tel. +48 34-315-75-71 www.MPC-projekt.pl</div>			
Adres inwestycji: obwód ewidencyjny: 0017 Sokolniki jedn. ewid.: 240503.2 Niegowa działki nr ewid. 1353				Skala: 1 : 100		Data: 08.2025	
Inwestor: GINA NIEGOWA ul. Sobieskiego 1 42-320 Niegowa				Numer rysunku: PT_CO_03		Numer strony:	
Nazwa rysunku: Rzut piętra - instalacja CO							