
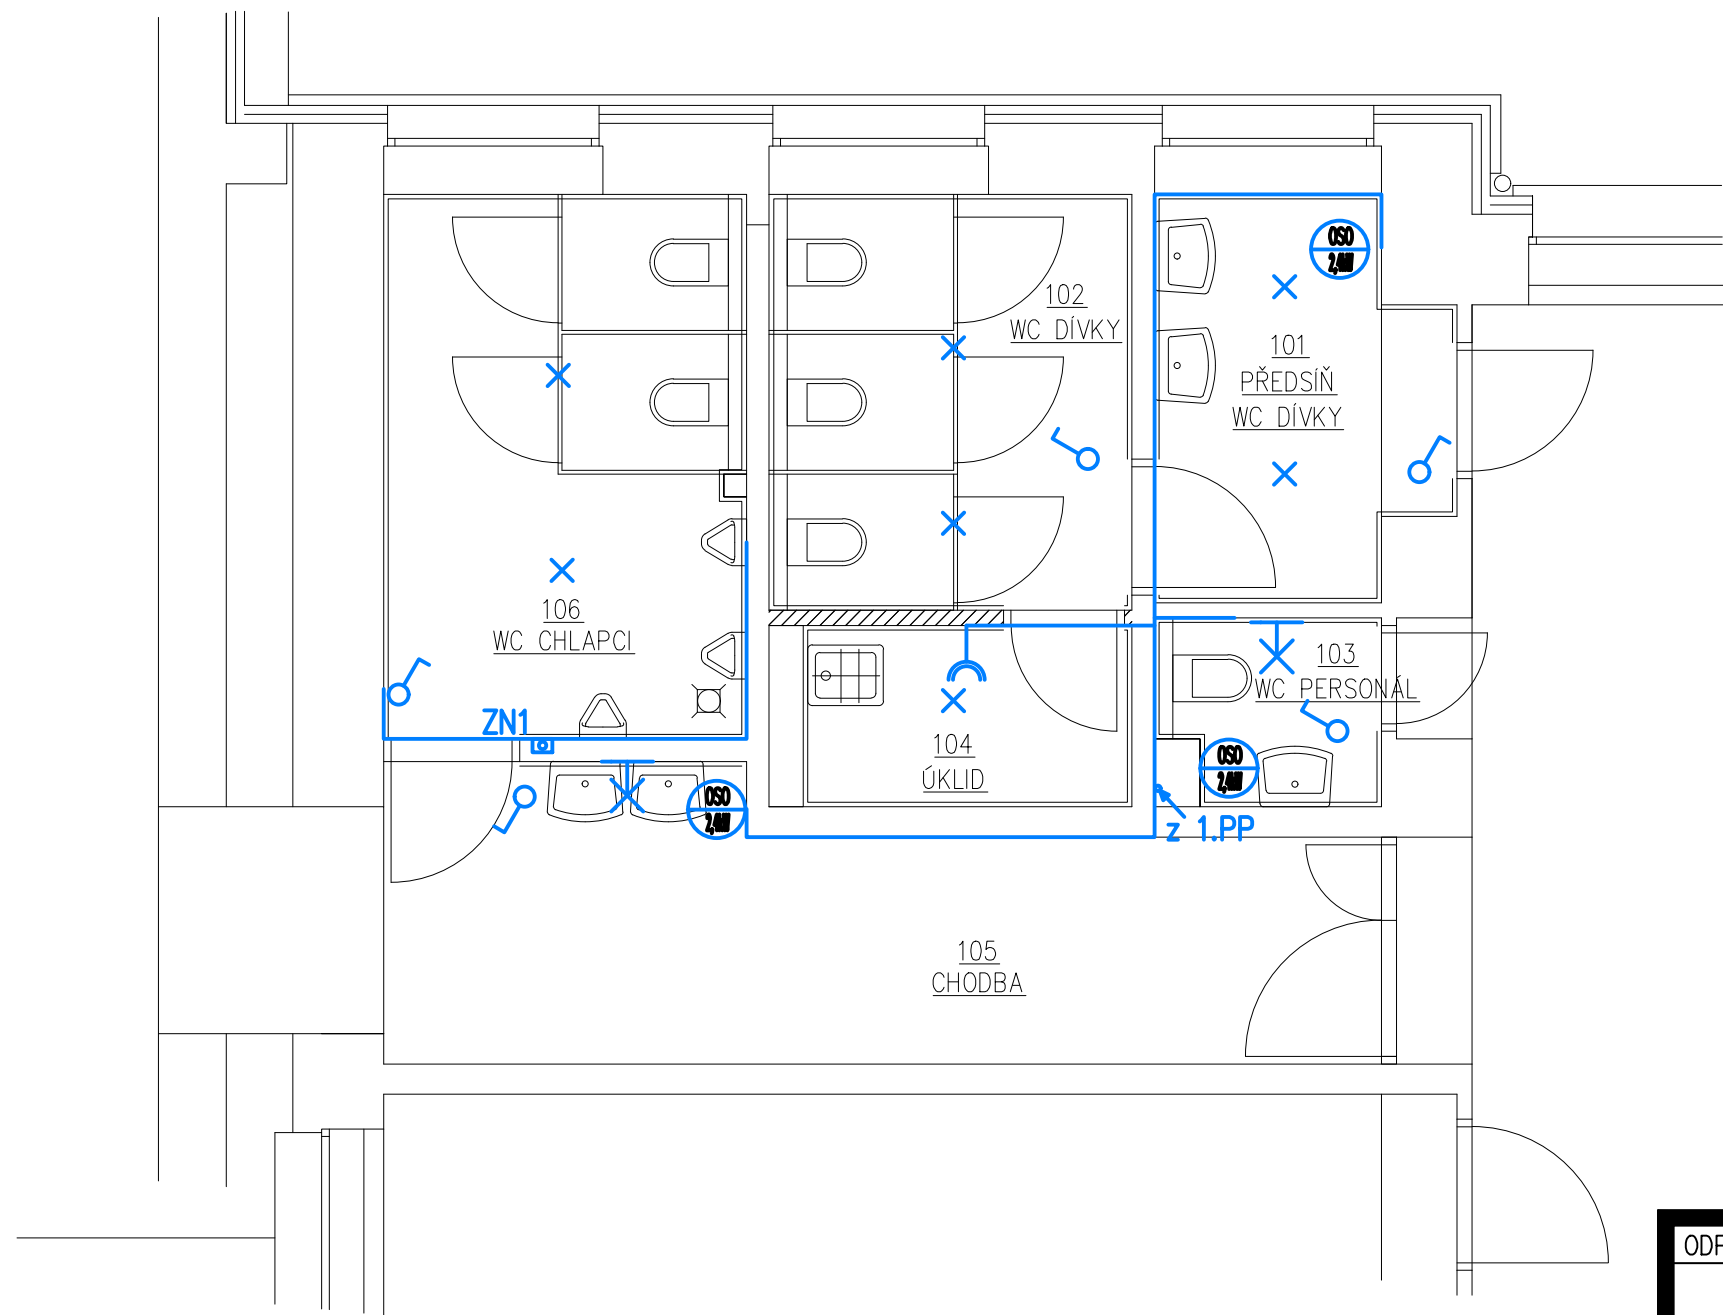


PŮDORYS 1.NP – LEVÁ ČÁST – ELEKTROINSTALACE

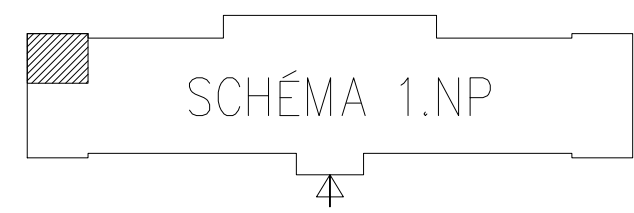

LEGENDA MÍSTNOSTÍ 1.NP–LEVÁ ČÁST					
OZN.	MÍSTNOST	[m²]	PODLAHA	STĚNA	STROP
101	PŘEDSÍŇ WC DÍVKY	4,75	KER. DLAŽBA	KO 1800, VOŠ	VOŠ
102	WC DÍVKY	6,60	KER. DLAŽBA	KO 1800, VOŠ	VOŠ
103	WC PERSONÁL	1,74	KER. DLAŽBA	KO 1800, VOŠ	VOŠ
104	ÚKLID	2,61	KER. DLAŽBA	KO 1800, VOŠ	VOŠ
105	CHODBA	11,10	KER. DLAŽBA	KO 1500, KS 50, VOŠ	VOŠ
106	WC CHLAPCI	8,64	KER. DLAŽBA	KO 1800, VOŠ	VOŠ
UPRAVOVANÁ UŽITNÁ PLOCHA		35.44			

LEGENDA POUŽITÝCH ZNAČEK :

-
- SVÍTIDLO ŽÁR. STROPNÍ / NÁSTĚNNÉ
-
- SPÍNAČE A PŘEPÍNAČE OSVĚTLENÍ
-
- DVOJZÁSUVKA 230V P.O. – Napájeno kabelem CYKY–J 3x2,5mm2
-
- OSOUŠEČE RUKOU – Napájeny samostatně kabely CYKY–J 3x2,5mm2
-
- NAPÁJECÍ ZDROJ PRO PISOÁR – Napájen kabelem CYKY–J 3x1,5mm2 z okruhu osvětlení, přívod k pisoárům kabelem CYKY–O 2x1,5mm2

POZNÁMKY:

BUDE PROVEDENA VÝMĚNA SVĚTEL A SPÍNAČŮ
NOVÉ PŘIPOJENÍ OSOUŠEČŮ RUKOU
NOVÉ PŘIPOJENÍ PISOÁRŮ
NOVÉ ZÁSUVKY V ÚKLIDOVÉ MÍSTNOSTI

ODPOV. PROJEKTANT:		VYPRACOVAL:		PARÉ:		dnprojekce s.r.o. Kamenec 1685 768 61 Bystřice pod Hostýnem e-mail: dnprojekce@dnprojekce.cz	
		Ing. Vítězslav Humplík					
STAVEBNÍK: Město Bystřice pod Hostýnem Masarykovo nám. 137, 768 61 BpH			PARCELA: st.1270/5				
AKCE: Rekonstrukce sociálního zařízení v budově 2. stupně ZŠ Bratrství Bystřice pod Hostýnem			MÍSTO: Bystřice p.H.				
PŘÍLOHA: PŮDORYS 1.NP–LEVÁ ČÁST–ELEKTROINSTALACE				ČKAIT:			FORMÁT: A3
				Č. ZAK:		24.V.009	VÝKRES:
				DATUM:		06/2024	D.1.4.2.05
				STUPEŇ: DVZ			
				OBJEKT:		S0.01	MĚŘÍTKO: 1:50