


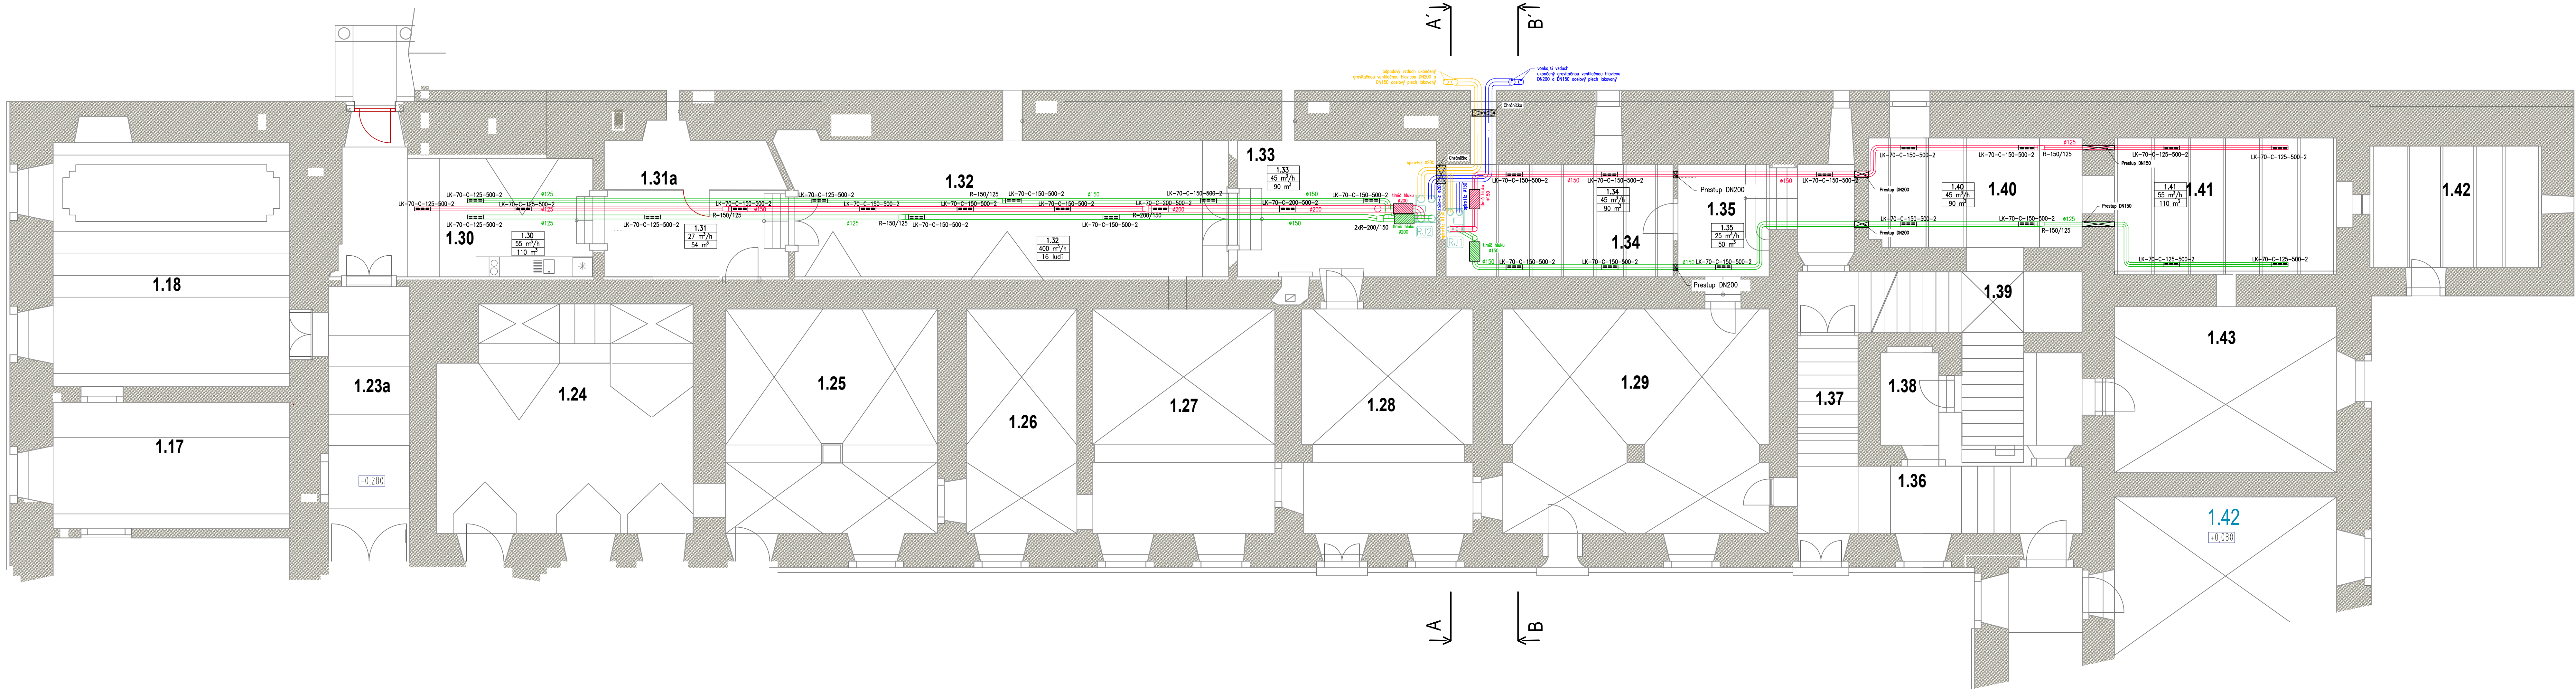

LEGENDA


- POTRUBIE VONKAJŠIEHO VZDUCHU
materiál: EPP
izolácia: izoalácia 15 mm
ułożenie: pod stropom, pred stenou
- POTRUBIE ODPAZOVÉHO VZDUCHU
materiál: EPP
izolácia: izoalácia 15 mm
ułożenie: pod stropom
- POTRUBIE PRIVODNÉHO VZDUCHU
materiál: plast, LK-70-C, farba RAL 9002
izolácia: bez izolácie
ułożenie: pod stropom
- POTRUBIE ODVODNÉHO VZDUCHU
materiál: plast, LK-70-C, farba RAL 9002
izolácia: bez izolácie
ułożenie: pod stropom

- Rekuperčná jednotka
typ: VITOVENT 300-W H325 C325 - pravý
max. objemový tok: 325 m³/h
max. tl. stroja: 250 Pa
rekuperčná tepota: 91 %
el. pripojenie: 230V, 1144,5W, 50Hz
- Rekuperčná jednotka
typ: VITOVENT 300-W H325 A600 - ľavý
max. objemový tok: 600 m³/h
max. tl. stroja: 200 Pa
rekuperčná tepota: 92 %
el. pripojenie: 230V, 1288W, 50Hz
- Výstup LK-70-C-DN-500-2

POZNÁMKY

- Podrobné vedené pod stropom sú prichytené na závesoch vo vzdialenosti podľa technologického postupu výroby daného materiálu
- Napájanie potrubných zariadení a prvkov na energie a ovládacia prvky koordinovať s ÚK a EL
- Prí výkresoch je nutné dodržať všetky predpisy a špecifikácie podľa nariadení výrobcu materiálu a prvkov, ktoré nie sú v projekte bližšie špecifikované

POZDLŽNY REZ

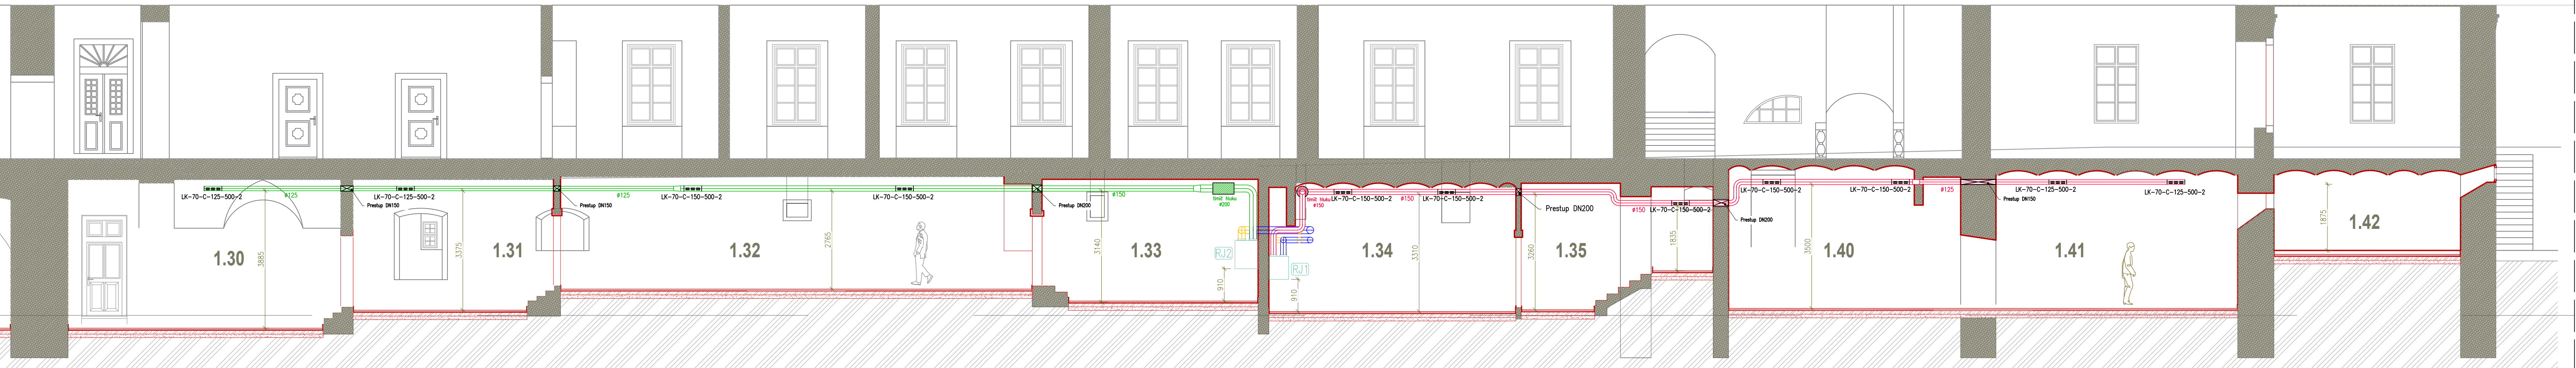

Investor	Múzeum vo Sv. Anton, Svätý Anton č.291, 969 72 Svätý Anton		
Generálny projektant	WD Slovensko s.r.o. Baničova 5 969 01 Banská Štiavnica		
Zodpovedný projektant	Ing. Štefan DUDÁK	tel.: +421 904 877 093	
Kontroloval	Ing. Štefan DUDÁK	mail: dudak@wdslovensko.sk	
Vypracoval	Ing. Štefan DUDÁK		
Stavba	Obnova vybraných častí NKP Kaštieľ Múzeum vo Svätom Antone		Stupeň: PROJEKT STAVBY
Miesto stavby	Svätý Anton č. 291, 969 72 Svätý Anton, p.č. 1, 2, 3 7 KNC		Datum: 16/2025
Objekt	SO-01 - 2 - D - VZDUCHOTECHNIKA		Druh: VZDUCHOTECHNIKA
Názov výkresu	PŌdorys a pozdlžný rez		Formát: A4
			Mierka: 1:75
			Číslo: VZT-1