
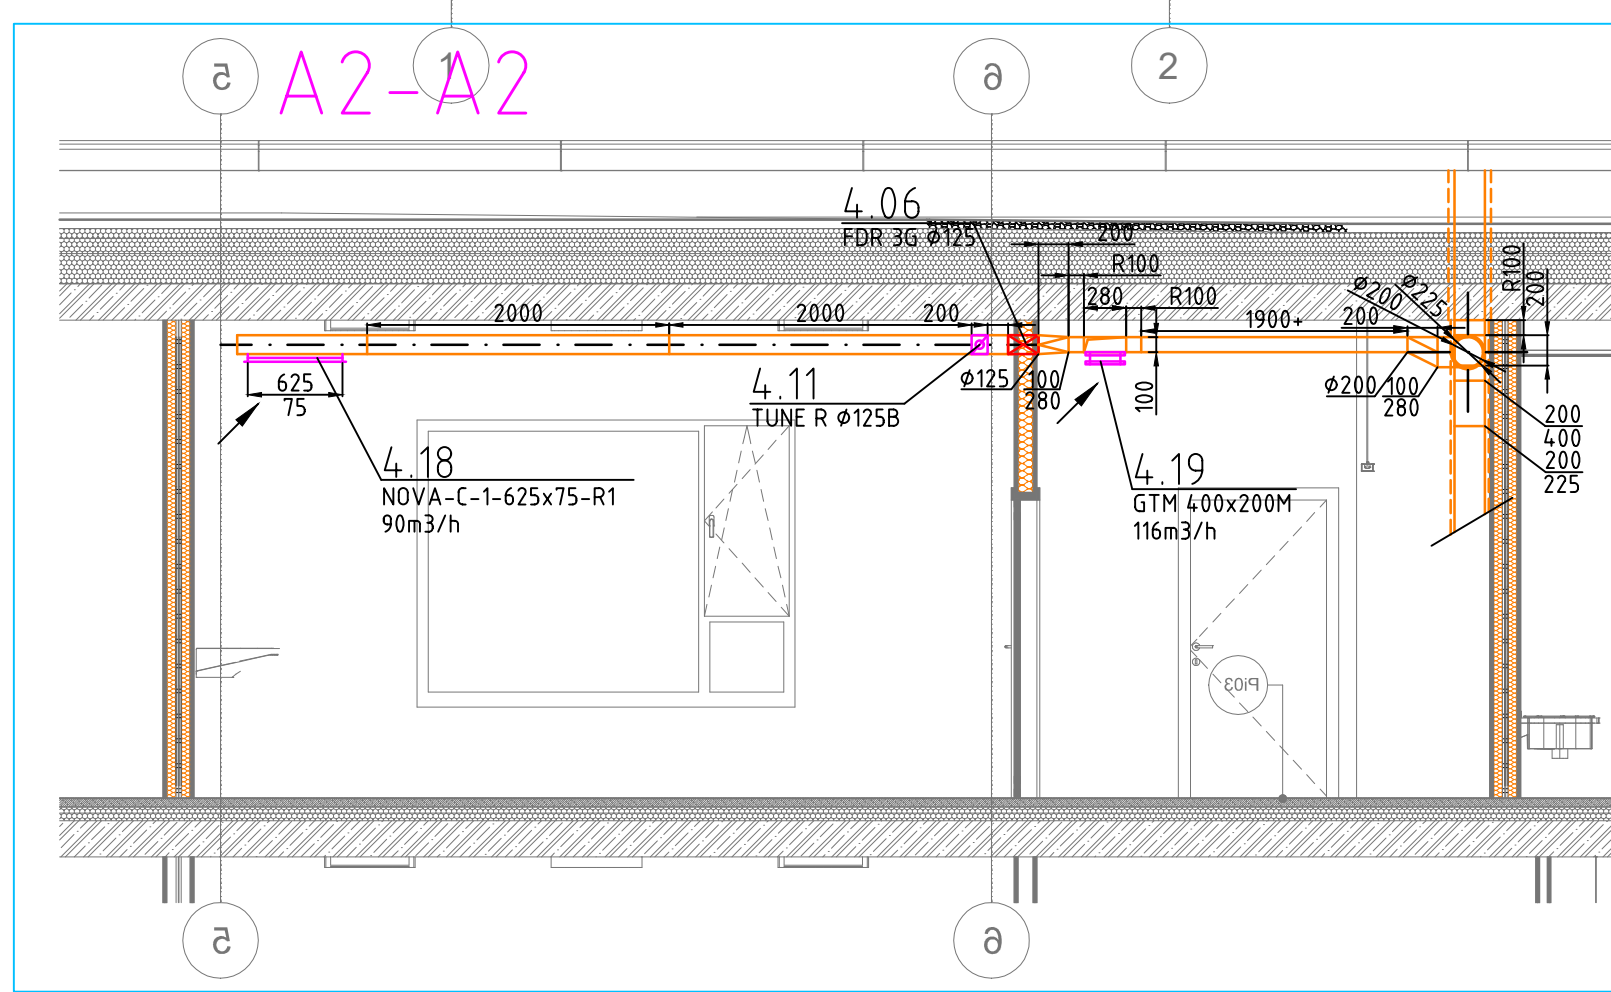


PôDORYS 2NP

PREKÁBLOVANÉ REKUPERÁTOROV A OVLÁDAČOV JE V DODÁVKE PROFESIE ELEKTRO

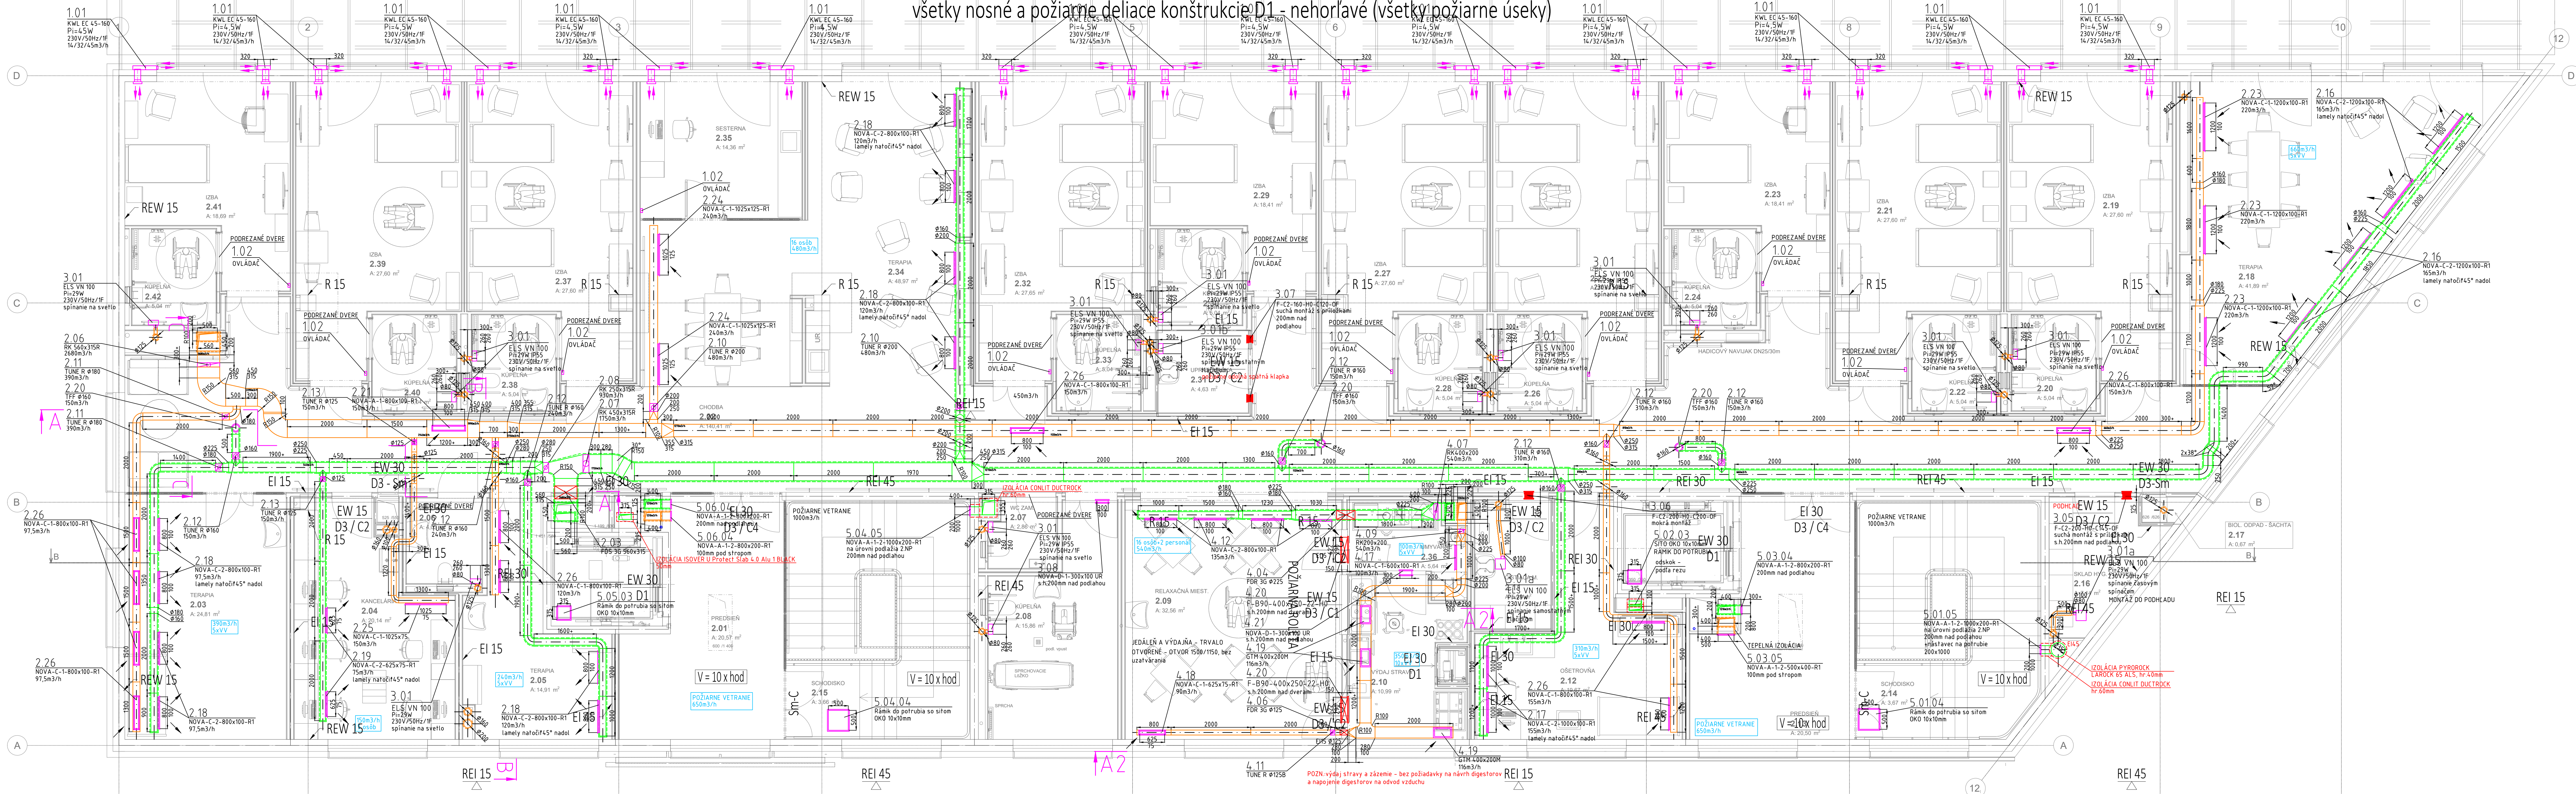

všetky nosné a požiarne deliace konštrukcie D1 - nehorľavé (všetky požiarne úseky)

POZN:- - Technická správa a Výkaz - výmer sú neoddeliteľnou súčasťou technickej dokumentácie
- servisné a montážne otvory zabezpečuje stavba
- pred montážou je zhotoviť diela povinný sa oboznámiť a dodržať montážne predpisy všetkých zariadení použitých v PD
- montážne rámy pod VZT jednotky zabezpečuje stavba
- betónové podstavce pod ventilátory CHÚC a kondenzačné jednotky dodáva VZT
- pred začatím montáže je potrebná obliadka skutočného stavu
- servopohonyna streche opatříť krycím plechom - ochrana voči dažďu
- potrubie vo vonkajšom prostredí bude izolované tepelnou izoláciou s oplechovaním
- potrubie privodu vzduchu vo vnútornom prostredí bude izolované tepelnou izoláciou
- príznané potrubia a distribučné prvky opatříť čiernym náterom, izolácia príznaného potrubia v čiernej farbe
- spustenie ventilátorov pre veranie CHÚC opozdené voči otváraní klápiek o 30s
- hrúbku steny pre požiarne mriežky F-C2 s montážou do priekrytí zamerať pred objednaním podľa skutočného stavu
- utesnenie otvorov po montáži nie je v dodávke VZT

SO 09 - S-JTSK ±0,000 = 137,200 m.n.m.		OBSAH	
NÁZOV PROJEKTU SOCIALNO-KOMUNITNÉ CENTRUM, BERNOLÁKOV		ČASŤ E1.5 Vzduchotechnika	Pôdorys 2.NP, rezy
NÁZOV STAVBY SO 09 - SOCIALNO-ZDRAVOTNÉ NEZKONKAPACITNÉ ZARIADENIE (SZNZ - RODINA)			
KOD PROFESIE VZT	DATUM 09/2025	ČÍSLO VÝKRESU 02	Autor návrhu N.A. s.r.o. Zodpovedný projektant Ing. Mária Kováčová Výpracov Ing. Mária Kováčová Miesto stavby par. 6. 2773457, 2773458, 2773459, 2773460, 2773461, 2773462 Lukánska ulica, 900 27 Bernolákovo
ČÍSLO SADY	MIERKA 1:50	STUPEN PD DRP	

LEGENDA MESTNOSTI 2NP 2024M	LEGENDA MESTNOSTI 2NP 2024M
— POTRUBIE PRÍVODU VZDUCHU	— POTRUBIE ODVODU VZDUCHU
— POTRUBIE ISOLOVANÉ TEPELNOU ISOLÁCIOU	— POTRUBIE ISOLOVANÉ POŽIARNOU ISOLÁCIOU
— POTRUBIE ISOLOVANÉ NEHORĽAVOU ISOLÁCIOU	

LEGENDA MESTNOSTI 2NP 2024M	LEGENDA MESTNOSTI 2NP 2024M
2.01 PREDIEŇ	20.57
2.02 CHODBA	140.41
2.03 TERAPIA	24.81
2.04 KANCELÁRIA	20.14
2.05 TERAPIA	14.91
2.06 WC ZAM	4.03
2.07 WC ZAM	2.86
2.08 KÚPEĽNA	15.88
2.09 RELAXAČNÁ MIEŠT	32.36
2.10 VÝDAJ STRAVY	10.99
2.11 OŠTĀČA M.	5.92
2.12 OŠTĀČOVNÁ	19.97
2.13 PREDIEŇ	20.50
2.14 SCHODISKO	3.67
2.15 SCHODISKO	3.66
2.16 SKLAD HYGI. POTRIBIE	7.14
2.17 BIOL. ODPAD - ŠACHTA	0.67
2.18 TERAPIA	41.89
2.19 IZBA	27.60
2.20 KÚPEĽNA	5.04
2.21 IZBA	27.60
2.22 KÚPEĽNA	5.04
2.23 IZBA	18.41
2.24 KÚPEĽNA	5.04
2.25 IZBA	27.60
2.26 KÚPEĽNA	5.04
2.27 IZBA	27.60
2.28 KÚPEĽNA	5.04
2.29 IZBA	18.41
2.30 KÚPEĽNA	5.04
2.31 UPRAŤOVAČKA	4.63
2.32 IZBA	27.65
2.33 KÚPEĽNA	5.04
2.34 TERAPIA	48.97
2.35 SEŠTERNÁ	14.35
2.36 UMÝVARNÉ	5.84
2.37 IZBA	27.60
2.38 KÚPEĽNA	5.04
2.39 IZBA	27.60
2.40 KÚPEĽNA	5.04
2.41 IZBA	18.89
2.42 KÚPEĽNA	5.04
	783.92 m²

