


BILANS POWIERZCHNI

Nr pom.	Nazwa pomieszczenia	Pu [m2]
1	przedsionek	2,99
2	korytarz	4,63
3	łazienka	5,20
4	pokó socjalny	20,85
5	magazyn	19,70
6	pomieszczenie służbowe	13,60
7	pomieszczenie techniczne	2,25
Razem powierzchnia użytkowa parteru		66,97

RZUT PARTERU

Instalacja grzewcza i wentylacji
skala 1:50

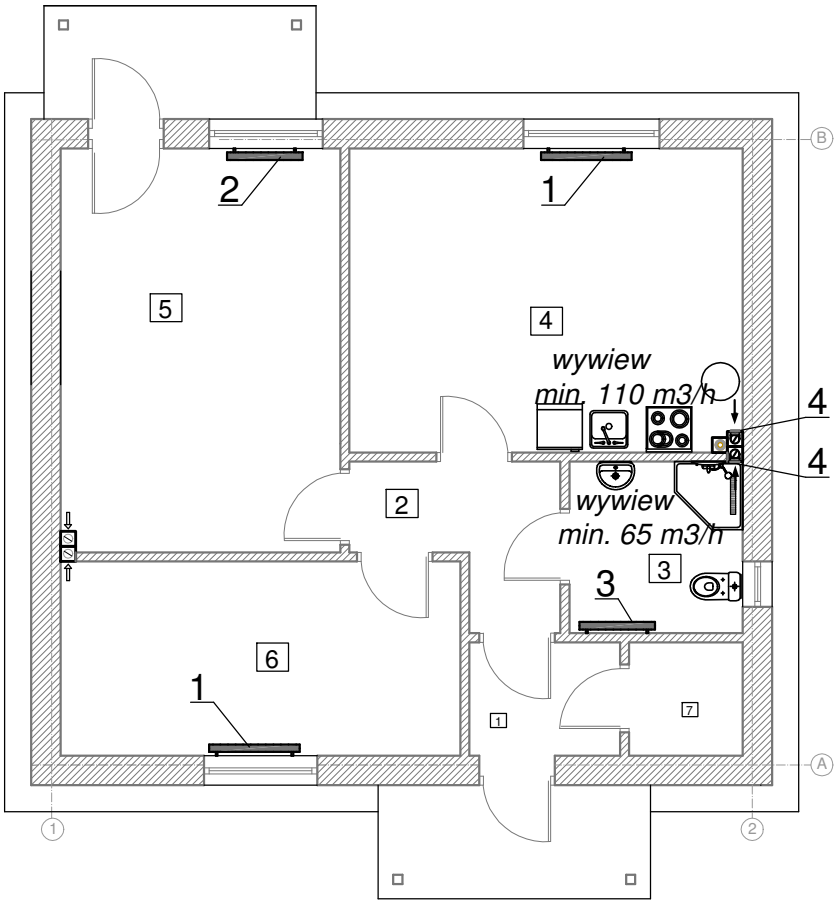

LEGENDA :

- 1 - grzejnik elektryczny 2000W/230V
- 2 - grzejnik elektryczny 1000W/230V
- 3 - grzejnik elektryczny łazienkowy na podczerwień 1000W/230V
- 4 - wentylator kanałowy z opóźn.czasowym typ HT

LUNAR-2 Krzysztof Janowicz ul. Hallera 33/1 82-500 Kwidzyn		
Inwestor: Nadleśnictwo Cierpiszewo	Skala: 1:100	Branża: sanitarna
Obiekt: budynek na potrzeby szkoły leśnej		
Adres: Dz. nr 26198/4 obr. 0004 Przyłubie	Stadium: PT	Nr rys.: S-4
Nazwa rysunku: RZUT PARTERU		
Opracował: mgr inż. Grzegorz Szczepanek UAN-IV/8346/52/TO/86	Podpis:	
Projektował: mgr inż. Grzegorz Szczepanek UAN-IV/8346/52/TO/86	Data: 10-2024r.	