


Wentylator łazienkowy Silent100 CHZ firmy Venture Industries
wyposażony w opóźnienie czasowe regulowane
oraz czujnik wilgotności
V = 50m3/h; M = 0,57kg; Qel = 8W, 230V

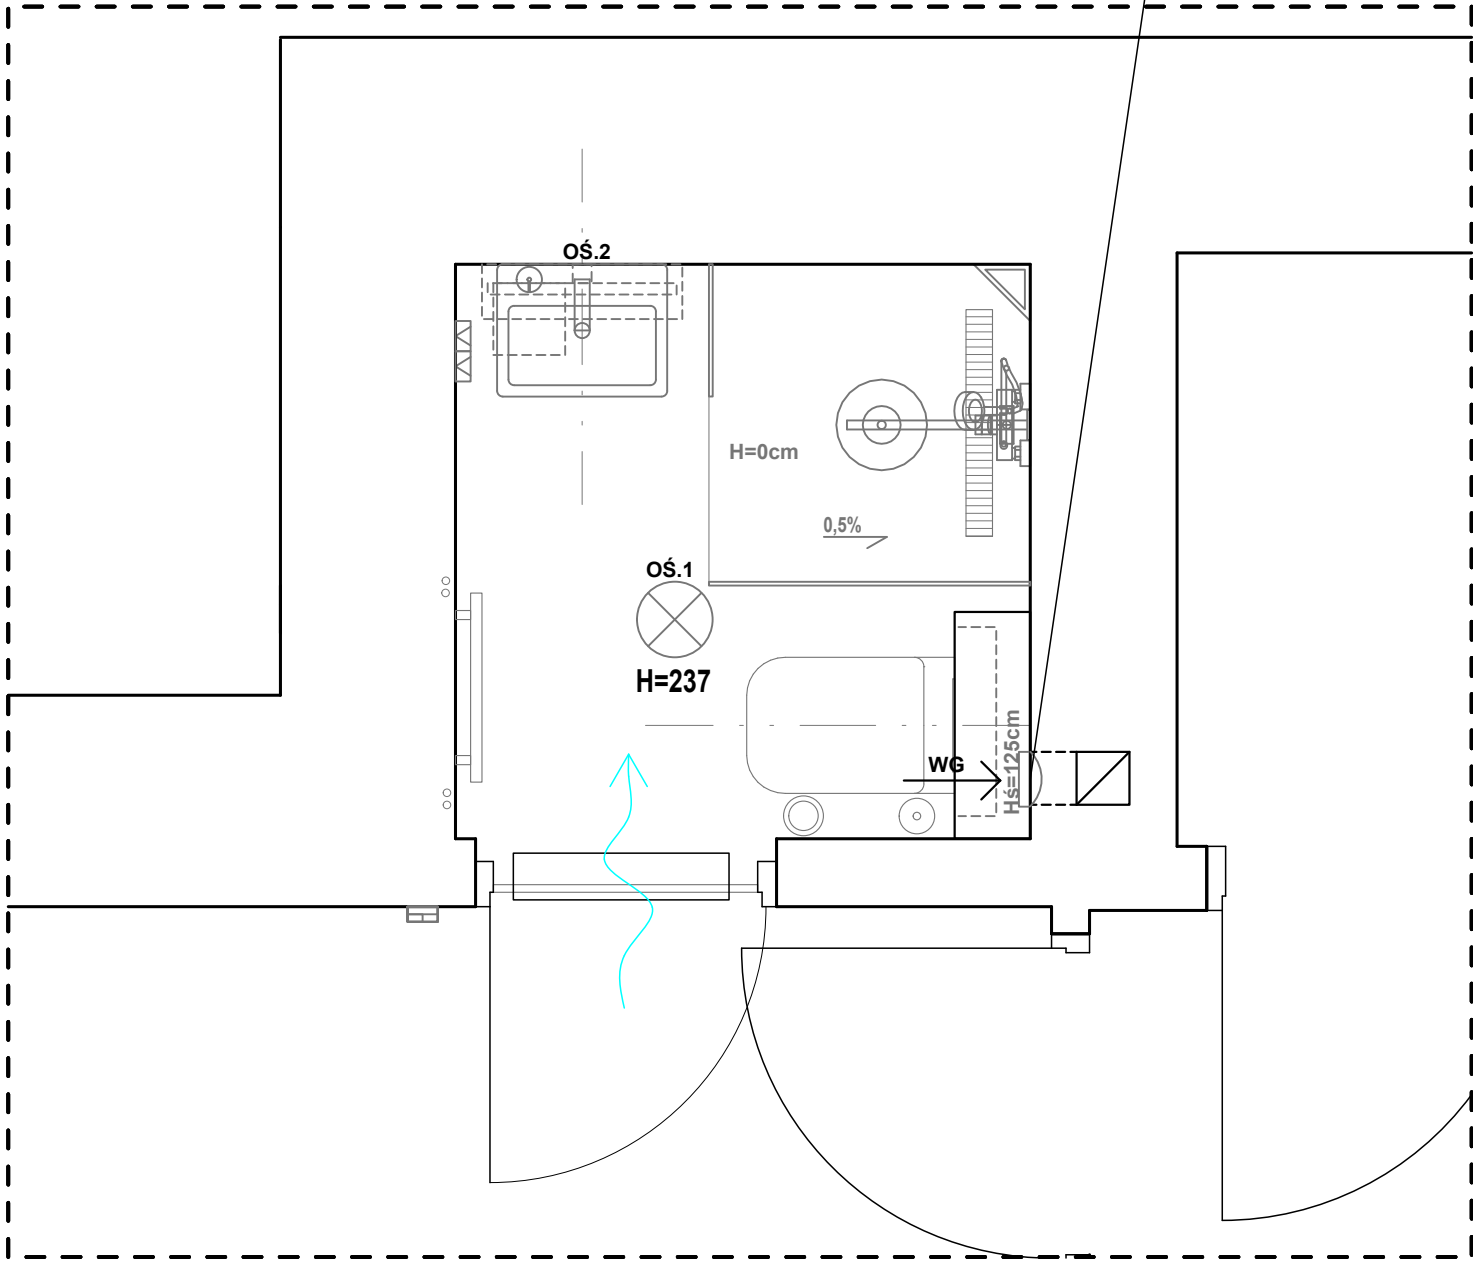

PAWILON NR 3 POKÓJ 4

| | | | |
|--|---|---|---------------|
| INWESTOR: PAŃSTWOWE GOSPODARSTWO LEŚNE - LASY PAŃSTWOWE NADLEŚNICTWO USTROŃ 43-450 USTROŃ, UL. 3 MAJA 108, | | ADRES INWESTYCJI: UL. TURYSTYCZNA 7 43-450 USTROŃ | |
| REMONT ŁAZIENEK PAWILONU NR 3 REGIONALNEGO LEŚNEGO OŚRODKA EDUKACJI EKOLOGICZNEJ "LEŚNIK" | | | |
| JEDNOSTKA PROJEKTOWA: | Wykonawcy: | UPRAWNIENIA: | PODPIS: |
| <div>SILESIA Architekci</div> <div>ul. Rolna 43, 40-555 Katowice, tel. 032 745 24 24, 601 639 719</div> | Projektował: mgr inż. Łukasz Kaczmarek | SLK/0271/PWBS/22 upr.bud. w specj. sanitarnej | KL |
| | Opracował: | | |
| | | | |
| UWAGI: WYMIAROWANIE /cm/ | INSTALACJA WENTYLACJI MECHANICZNEJ - RZUT ŁAZIENKI 4 | BRANŻA: SANITARNA | SKALA 1:20 |
| DATA: 30.03.2022 | FAZA: PROJEKT WYKONAWCZY | NUMER ARKUSZA: | IS-18 |