


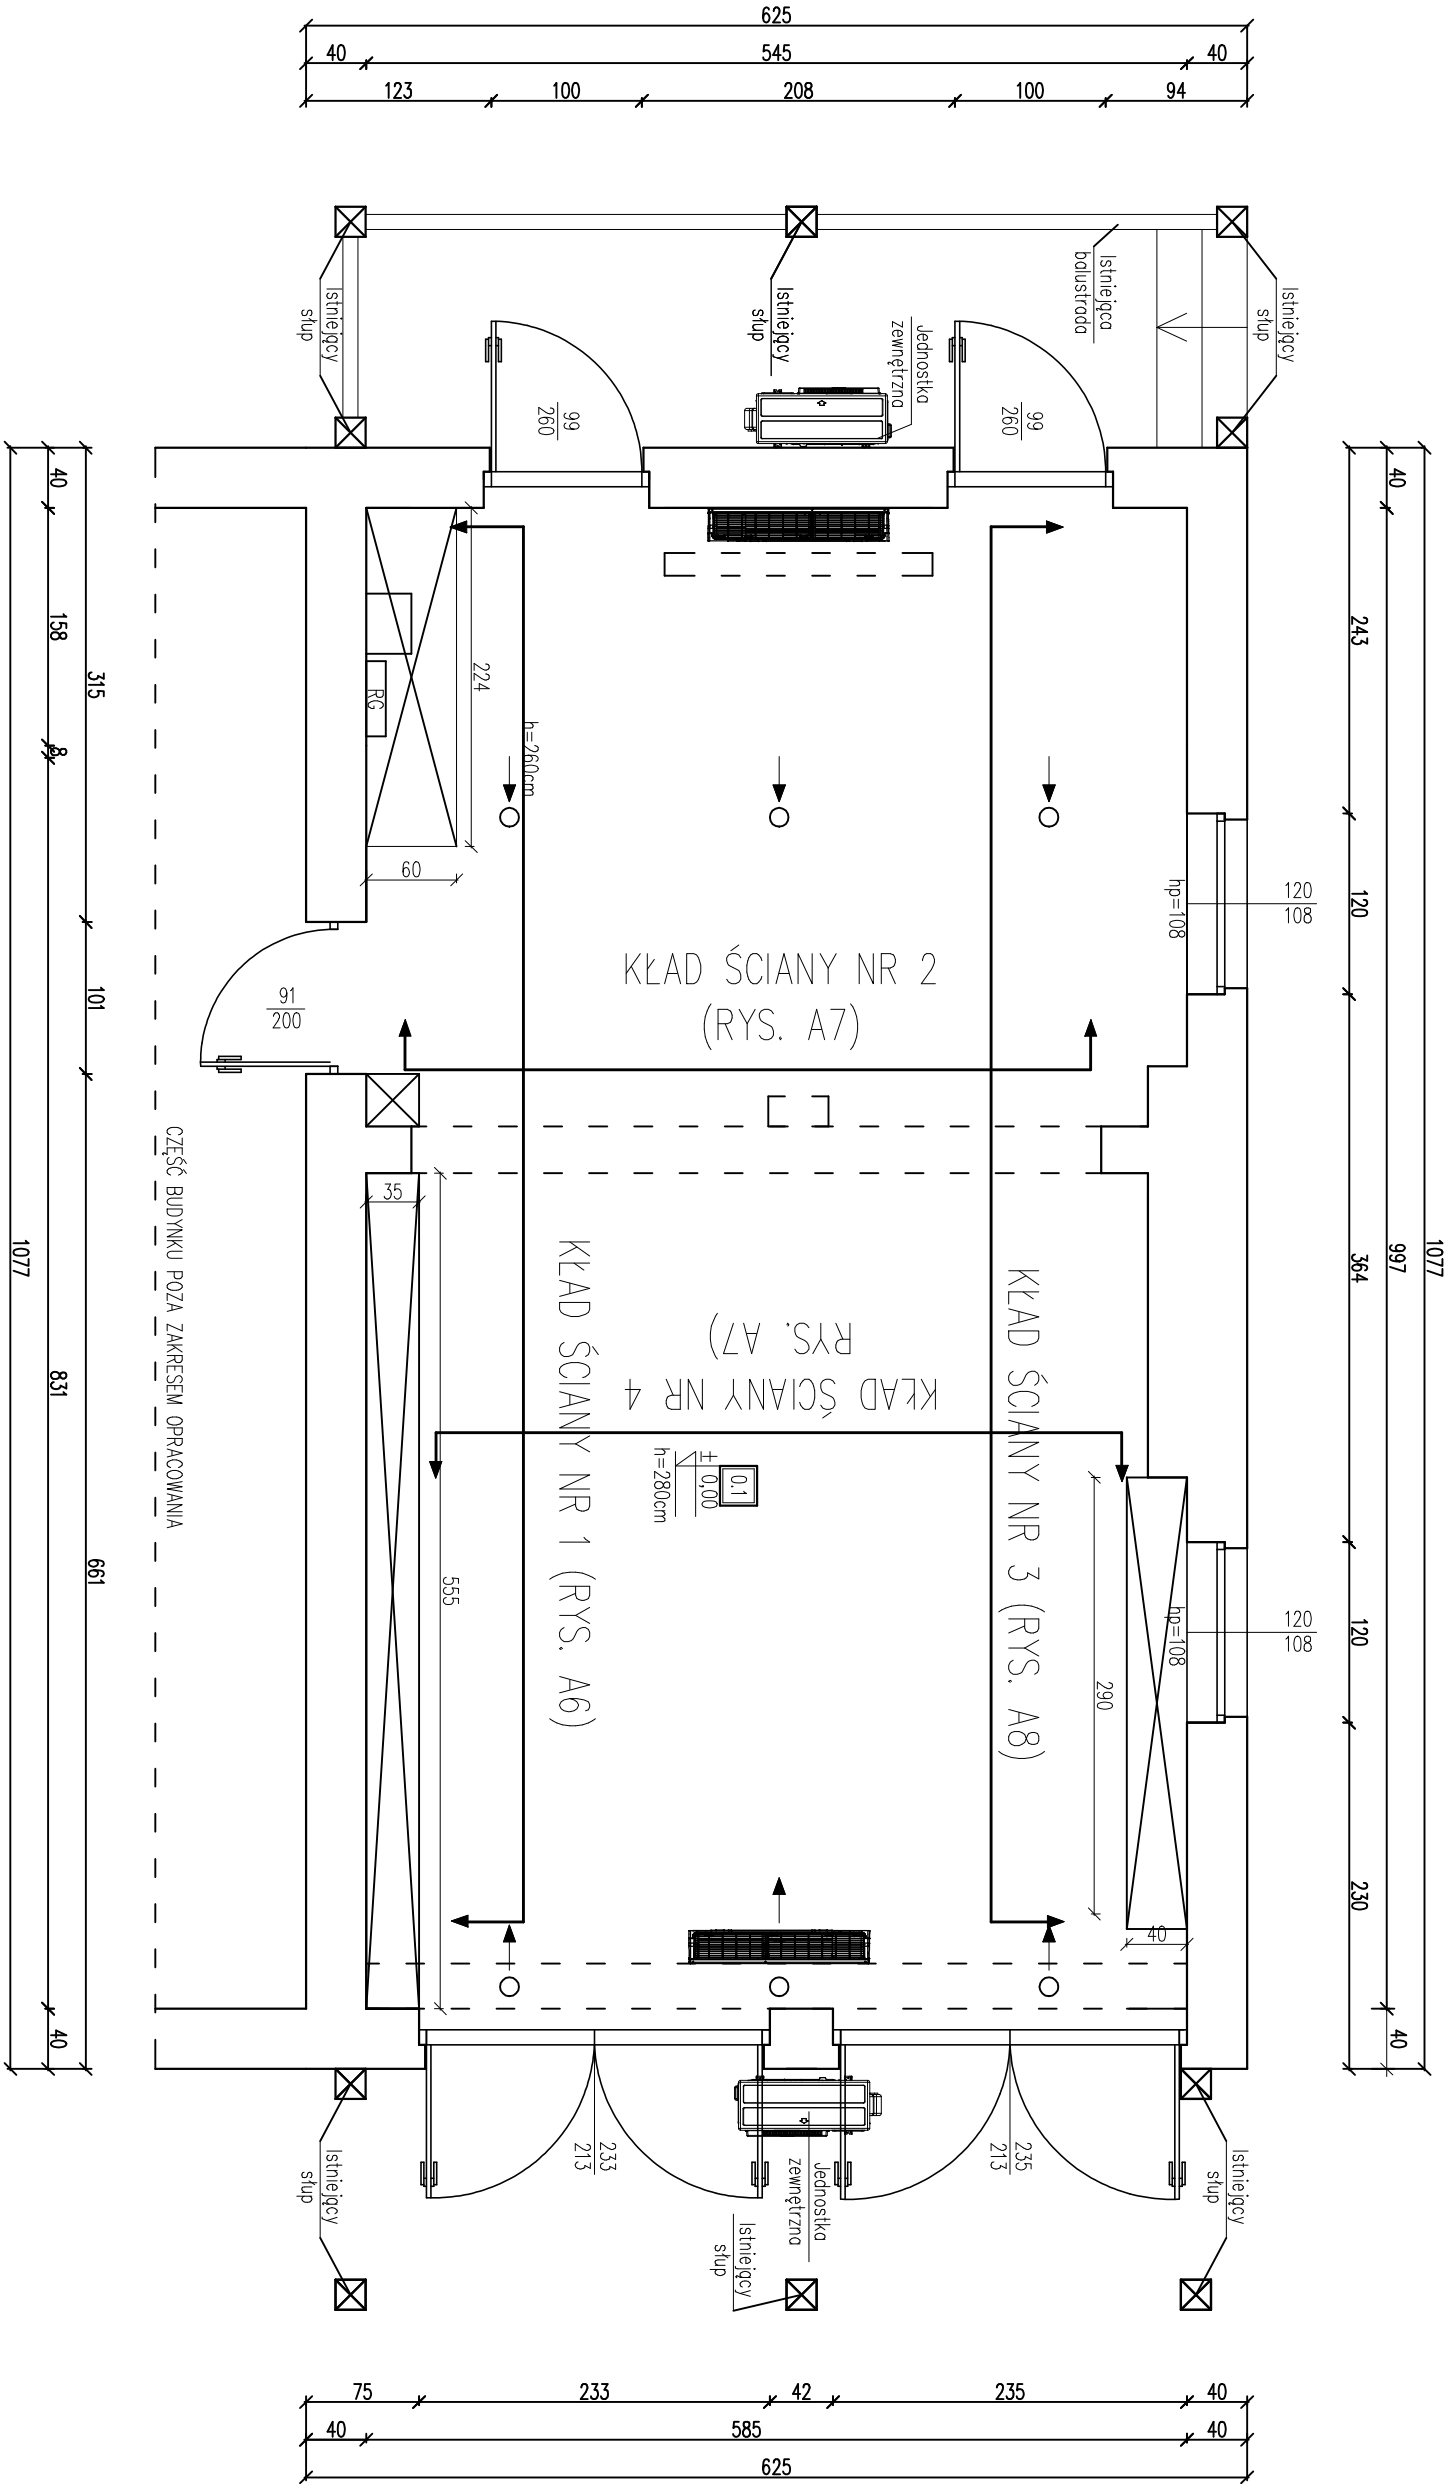

STUDIO USŁUG PROJEKTOWYCH ADAM GINTER ul. Nowodworskiego 20/1, 89-500 Tuchola			
INWESTYCAJA:	Remont sali edukacyjnej w budynku należącego do kompleksu budynków Nodestnictwa Woziwoda		
INWESTOR:	Nodestnictwo Woziwoda, Woziwoda 3, 89-504 Legząd		
ADRES:	Woziwoda, działka o nr ewid. 8093/2, gm. Tuchola		
TYTUŁ RYSUNKU:	RZUT PARTERU — opis kłódów ściół	NR RYSUNKU: A3	SKALA 1:50 Data: 29.12.2025r.
SPECJALNOŚĆ:	IMIE I NAZWISKO:		
ARCHITEKTONICZNA	PROJEKTANT: mgr inż. arch. Michał Mironowski UPR. BUD. NR ZPN-VIII-7342/27/97	PODPIS:	