



PŮDORYS 1.NP

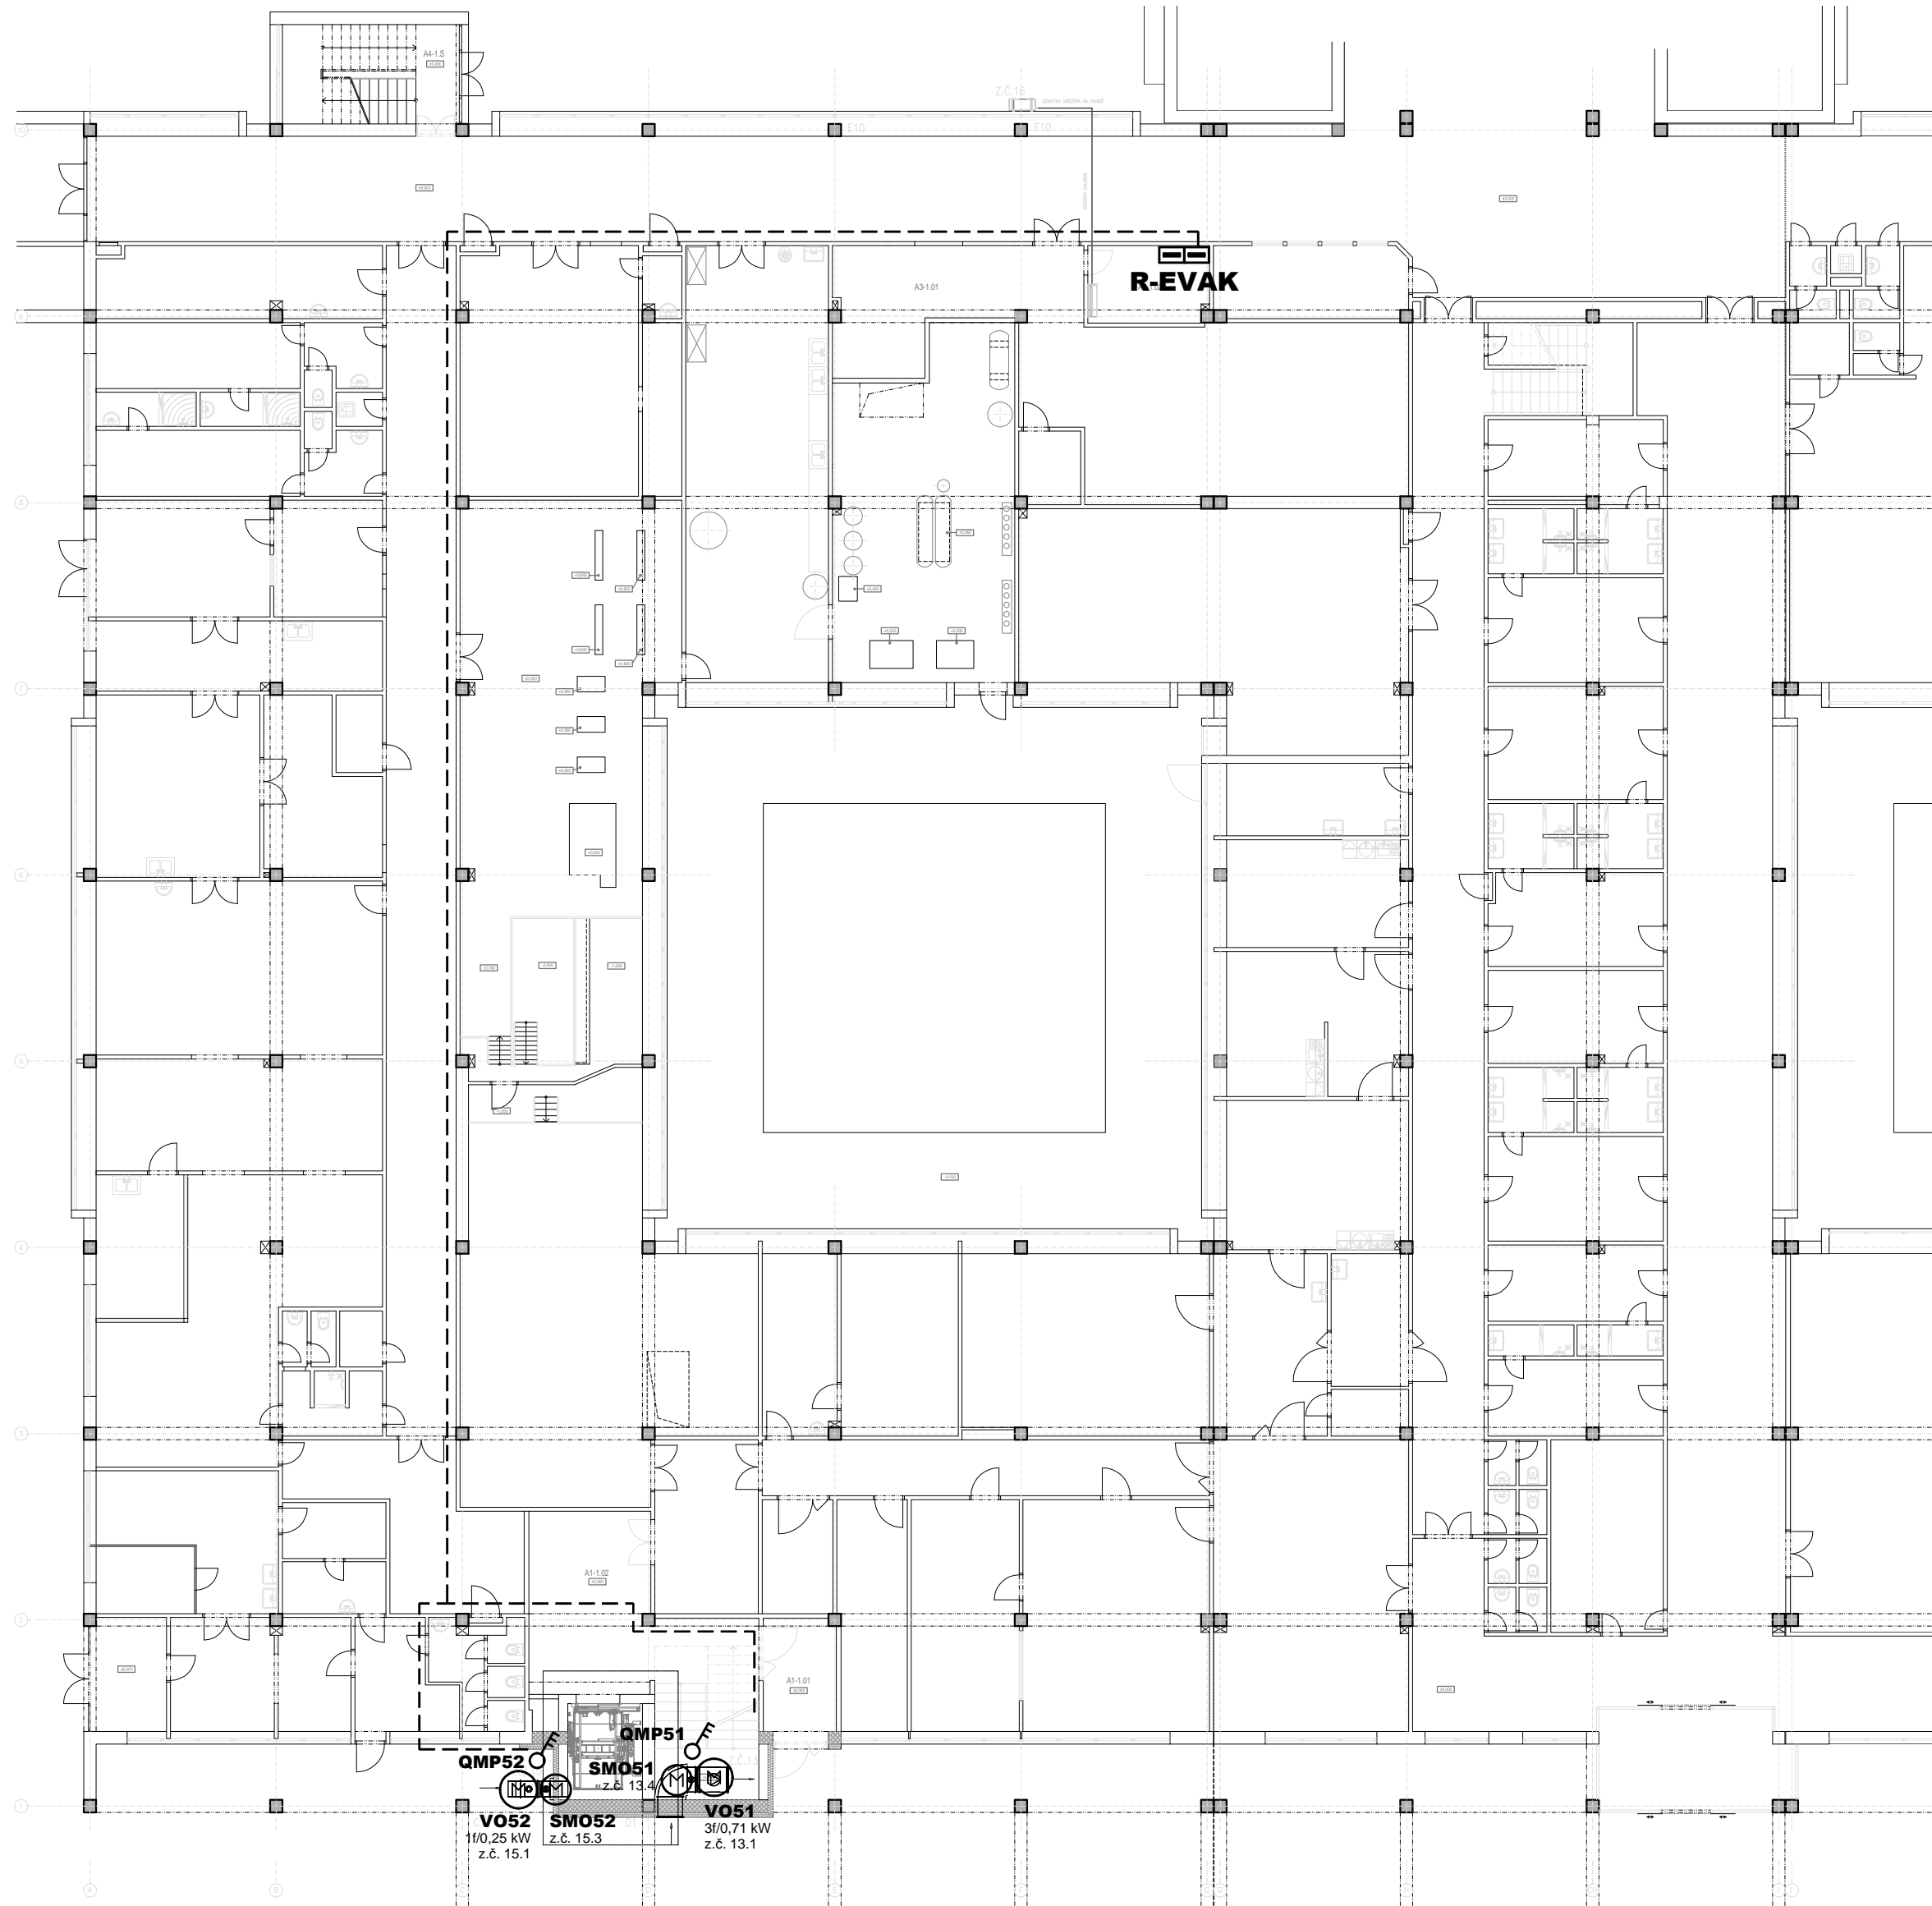

LEGENDA

- MOTOR VENTILÁTORA (DODÁVKA VZT)
- SERVOPOHON KLAPKY.
- SERVISNÝ SPÍNAČ 16A/3P/400V, IP65.
- ELEKTRICKÝ EVAKUAČNÝ ROZVÁDZAČ.
- KÁBLOVÁ TRÁSA ULOŽENÁ V KÁBLOVOM ŽLABE 60x50 mm S POŽIARNOU ODOLNOSŤOU A FUNKČNOSŤOU KÁBLOVÉ TRASY PS60.

PŮDORYS 3.NP

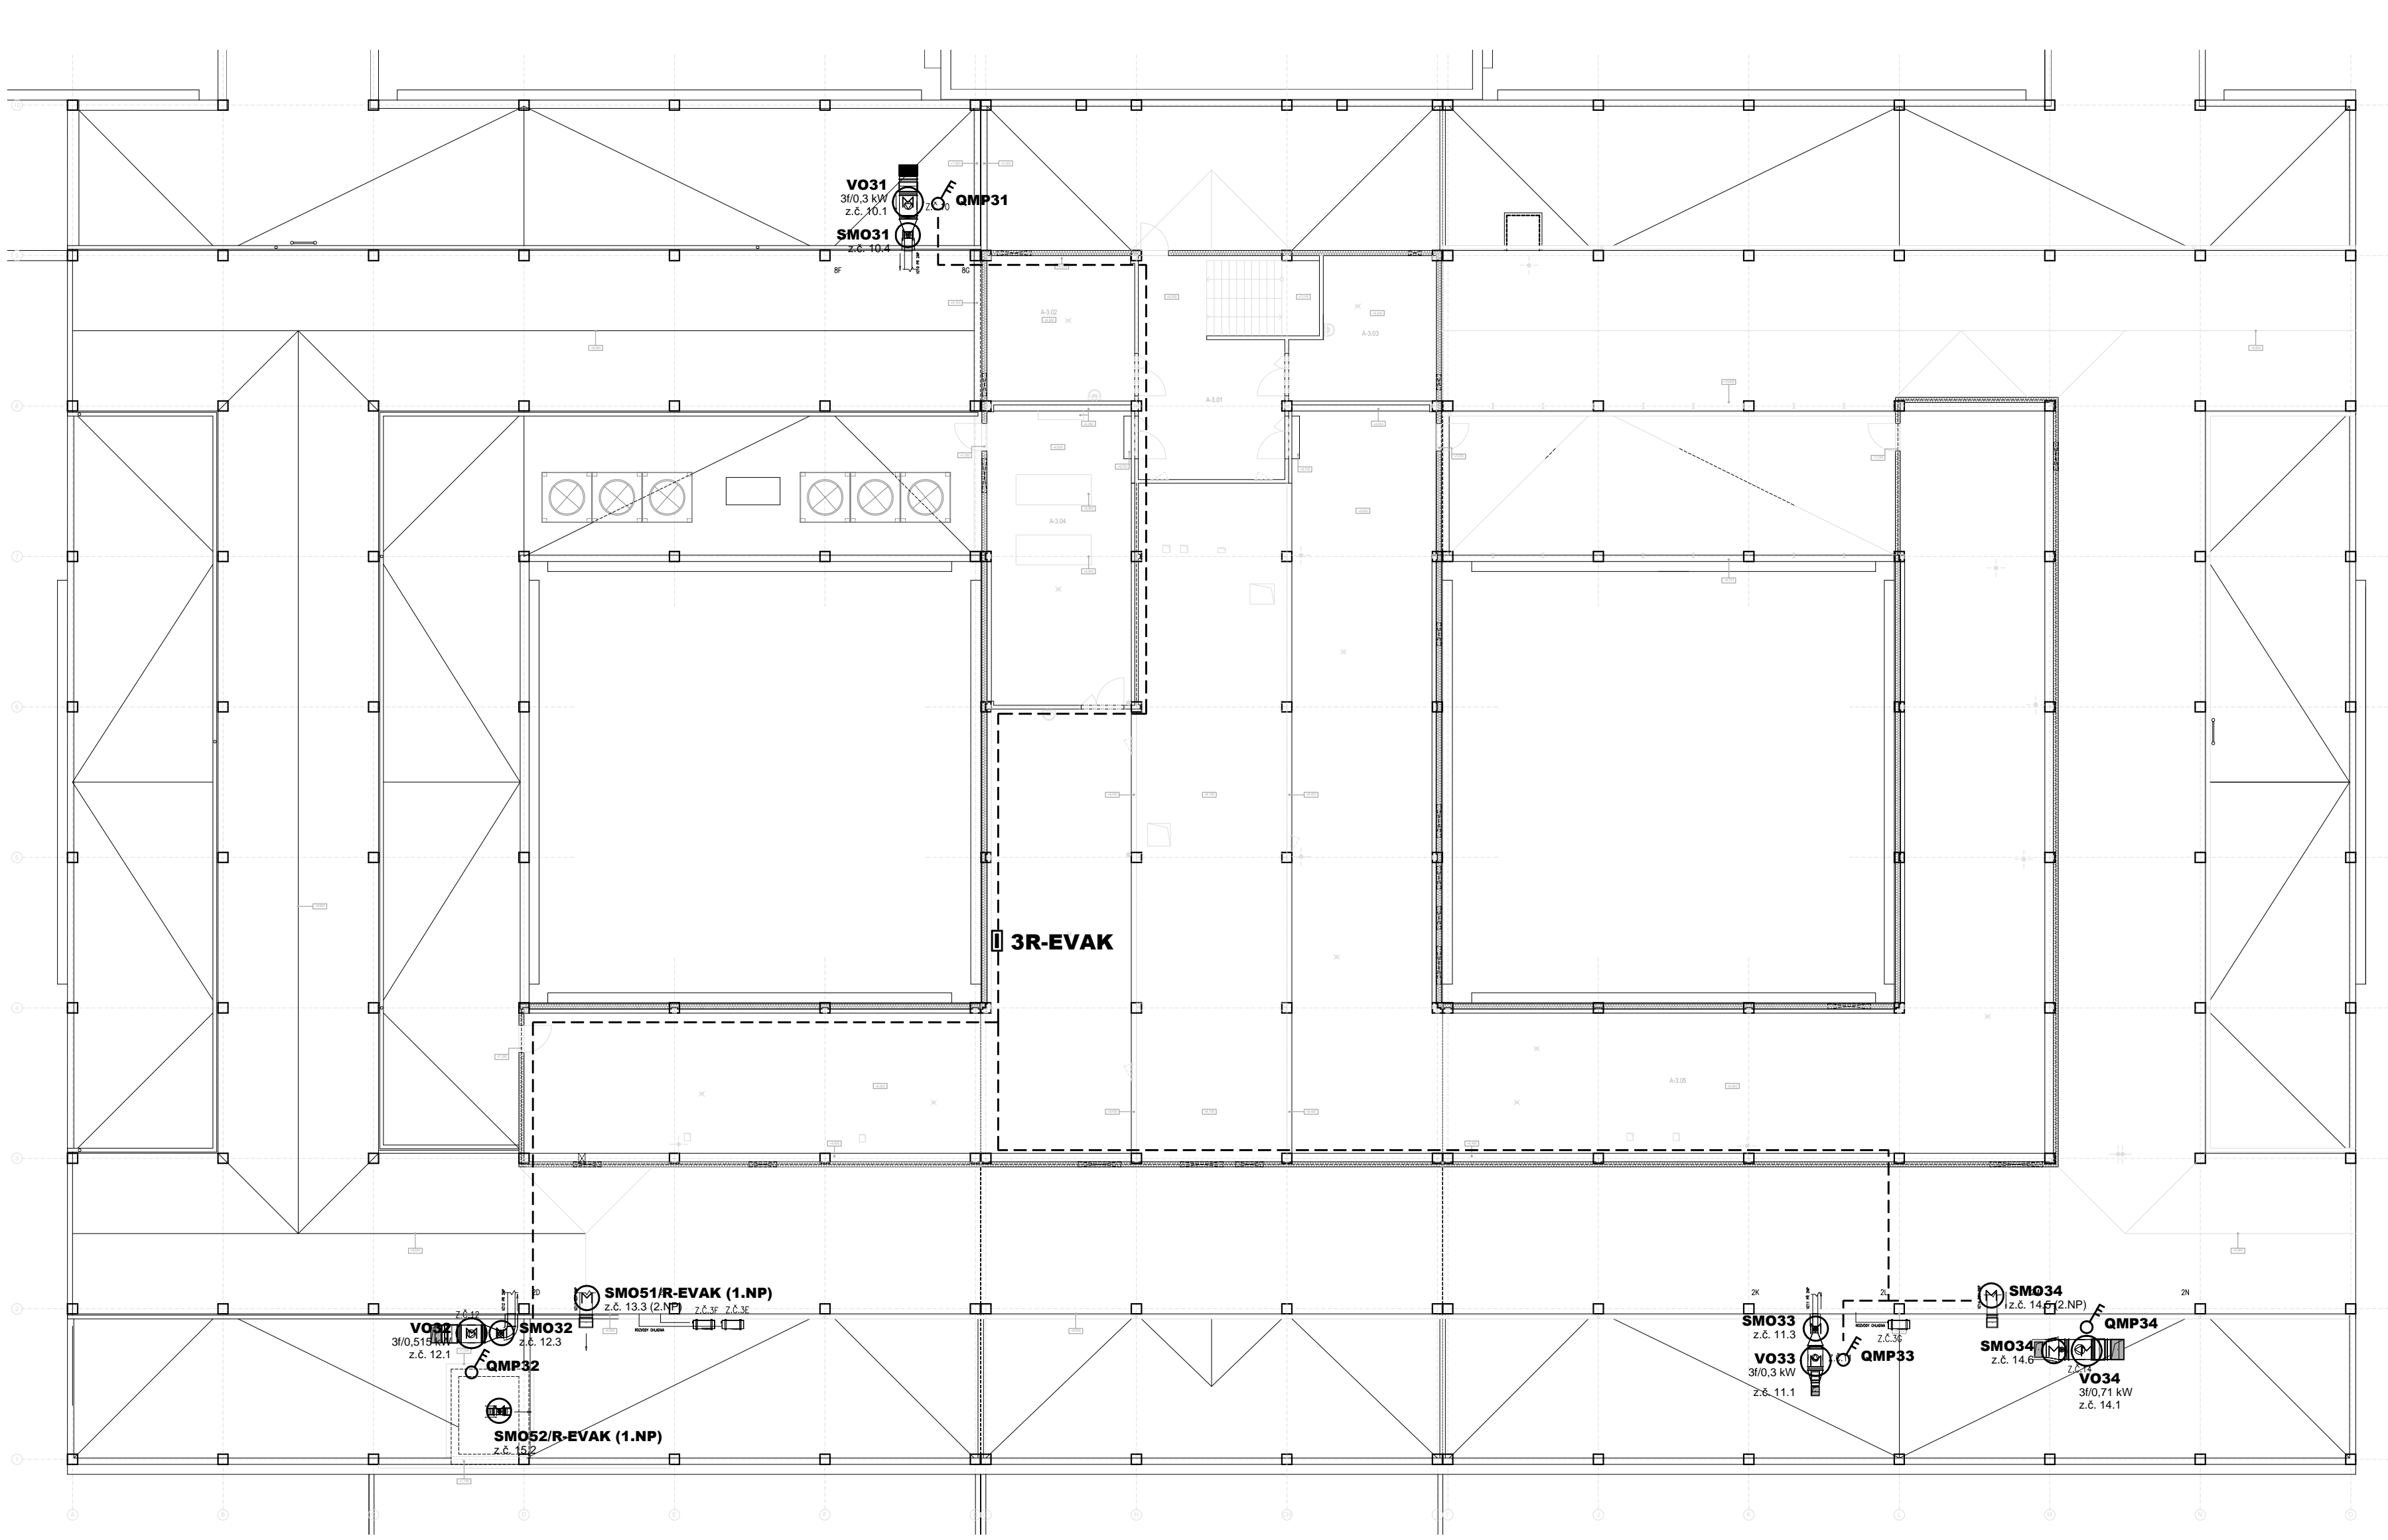

POZNÁMKA :

VÝKRES RIEŠI NAPÁJANIE VZT ZARIADENIA PRE POŽIARNE VETRANIE.  
VZT ZARIADENIE POŽIARNEHO VETRANIA BUDŮ NAPÁJANÉ Z ROZVÁDZAČOV R-EVAK A 3R-EVAK A BUDŮ PRIPOJENÉ KÁBLE CU S TRIEDOU REAKCIE NA OHŇ B2ca s1d1a1 A S FUNKČNOU INTEGRITOU PRI POŽIARI PS60 CELEJ KÁBLOVEJ TRASY.  
KÁBLE BUDŮ ULOŽENÉ V KÁBLOVÝCH ŽLABOCH, NA KÁBLOVÝCH LÁVKÁCH, KÁBLOVÝCH PRÍCHYTKÁCH A V ELEKTROÍSTALAČNÝCH RÚRKÁCH, VŠETKO V PREVEDENÍ S PREDPISANOU FUNKČNOU INTEGRITOU.  
KÁBLOVÉ PRESTUPY POŽIARNE DELIACIMI KONŠTRUKCIAMI VYKONAŤ NA DOBY POŽIARNEJ ODOLNOSTI STANOVENEJ POŽIARNOU SPRÁVOU.  
ELEKTRICKÉ ROZVODY KOORDINOVAŤ S ROZVODY OSTATNÝCH PROFESIÍ.

ROZVODNÝ SYSTÉM : MDO, DO, VDO - 3NPE AC 50Hz 400/230V / TN-S

OCHRANNÉ OPATRENIA PODĽA STN 33 2000-4-41:2007 :

ZÁKLADNÉ OCHRANNÉ OPATRENIA PRED DOTYKOM ŽIVÝCH ČASŤÍ:  
- ZÁKLADNÁ IZOLÁCIA ŽIVÝCH ČASŤÍ  
- ZÁBRANY ALEBO KRYTY

OCHRANNÉ OPATRENIE PRI PORUČE PRED DOTYKOM NEŽIVÝCH ČASŤÍ:  
NORMÁLNA - AUTOMATICKÉ ODPOJENIE OD ZDROJA  
DOPLNENÁ - DOPLŇUJÚCE OCHRANNÉ POSPÁJANIE

VONKAJŠIE VPLYVY PODĽA STN 33 2000-4-41:2007, STN 33 2000-5-51:2010 :  
PROTOKOL O URČENÍ VONKAJŠÍCH VPLYVOV č. 06/2018

±0,000=166,800 m.n.m.

Revízia	Vypracoval	Popis obsahu revízie	Dátum

<div><div>LT</div><div>PROJEKT</div><div>PROJEKTOVANÍ ZDRAVOTNICKÉ VÝSTAVBY</div></div>		Hlavní inženýr projektu: ING. PETR TOMICKÝ  Vedoucí projektant zákazky: ING. PETR TOMICKÝ	Investor: <div><div></div><div>SVET ZDRAVIA</div></div>
Profesia:  EL	Spracovateľ oddielu: EP Rožnov, a.s. Boženy Němcové 1720, 756 61 Rožnov pod Radhoštěm Tel: +420 571 664 111 E-mail: ep@eproznov.cz		Autorizácia / revízia:
Zodpovedný projektant: ING. BOHUSLAV ŠULÁK	Vypracoval: ING. ONDŘEJ JURČA	Kontroloval: ING. RADEK ULRICH	
Akcia: <b>NsP Topoľčany - 2.NP - Centrálna sterilizácia a operačné sály</b>		Základové číslo: DRS 27 - 2018	Parť:
Objekt: CENTRÁLNA STERILIZÁCIA A OPERAČNÉ SÁLY		Dátum: 08 - 2018	
SO 01		Formát: 8 A4	
Obsah:	POŽIARNE VETRANIE - SILNOPRŮD	Stupeň: REALIZÁCIA STAVBY	
		Mierka: 1:200	Číslo výkresu: <b>E1.07-117</b>