




PŮDORYS CHUC1

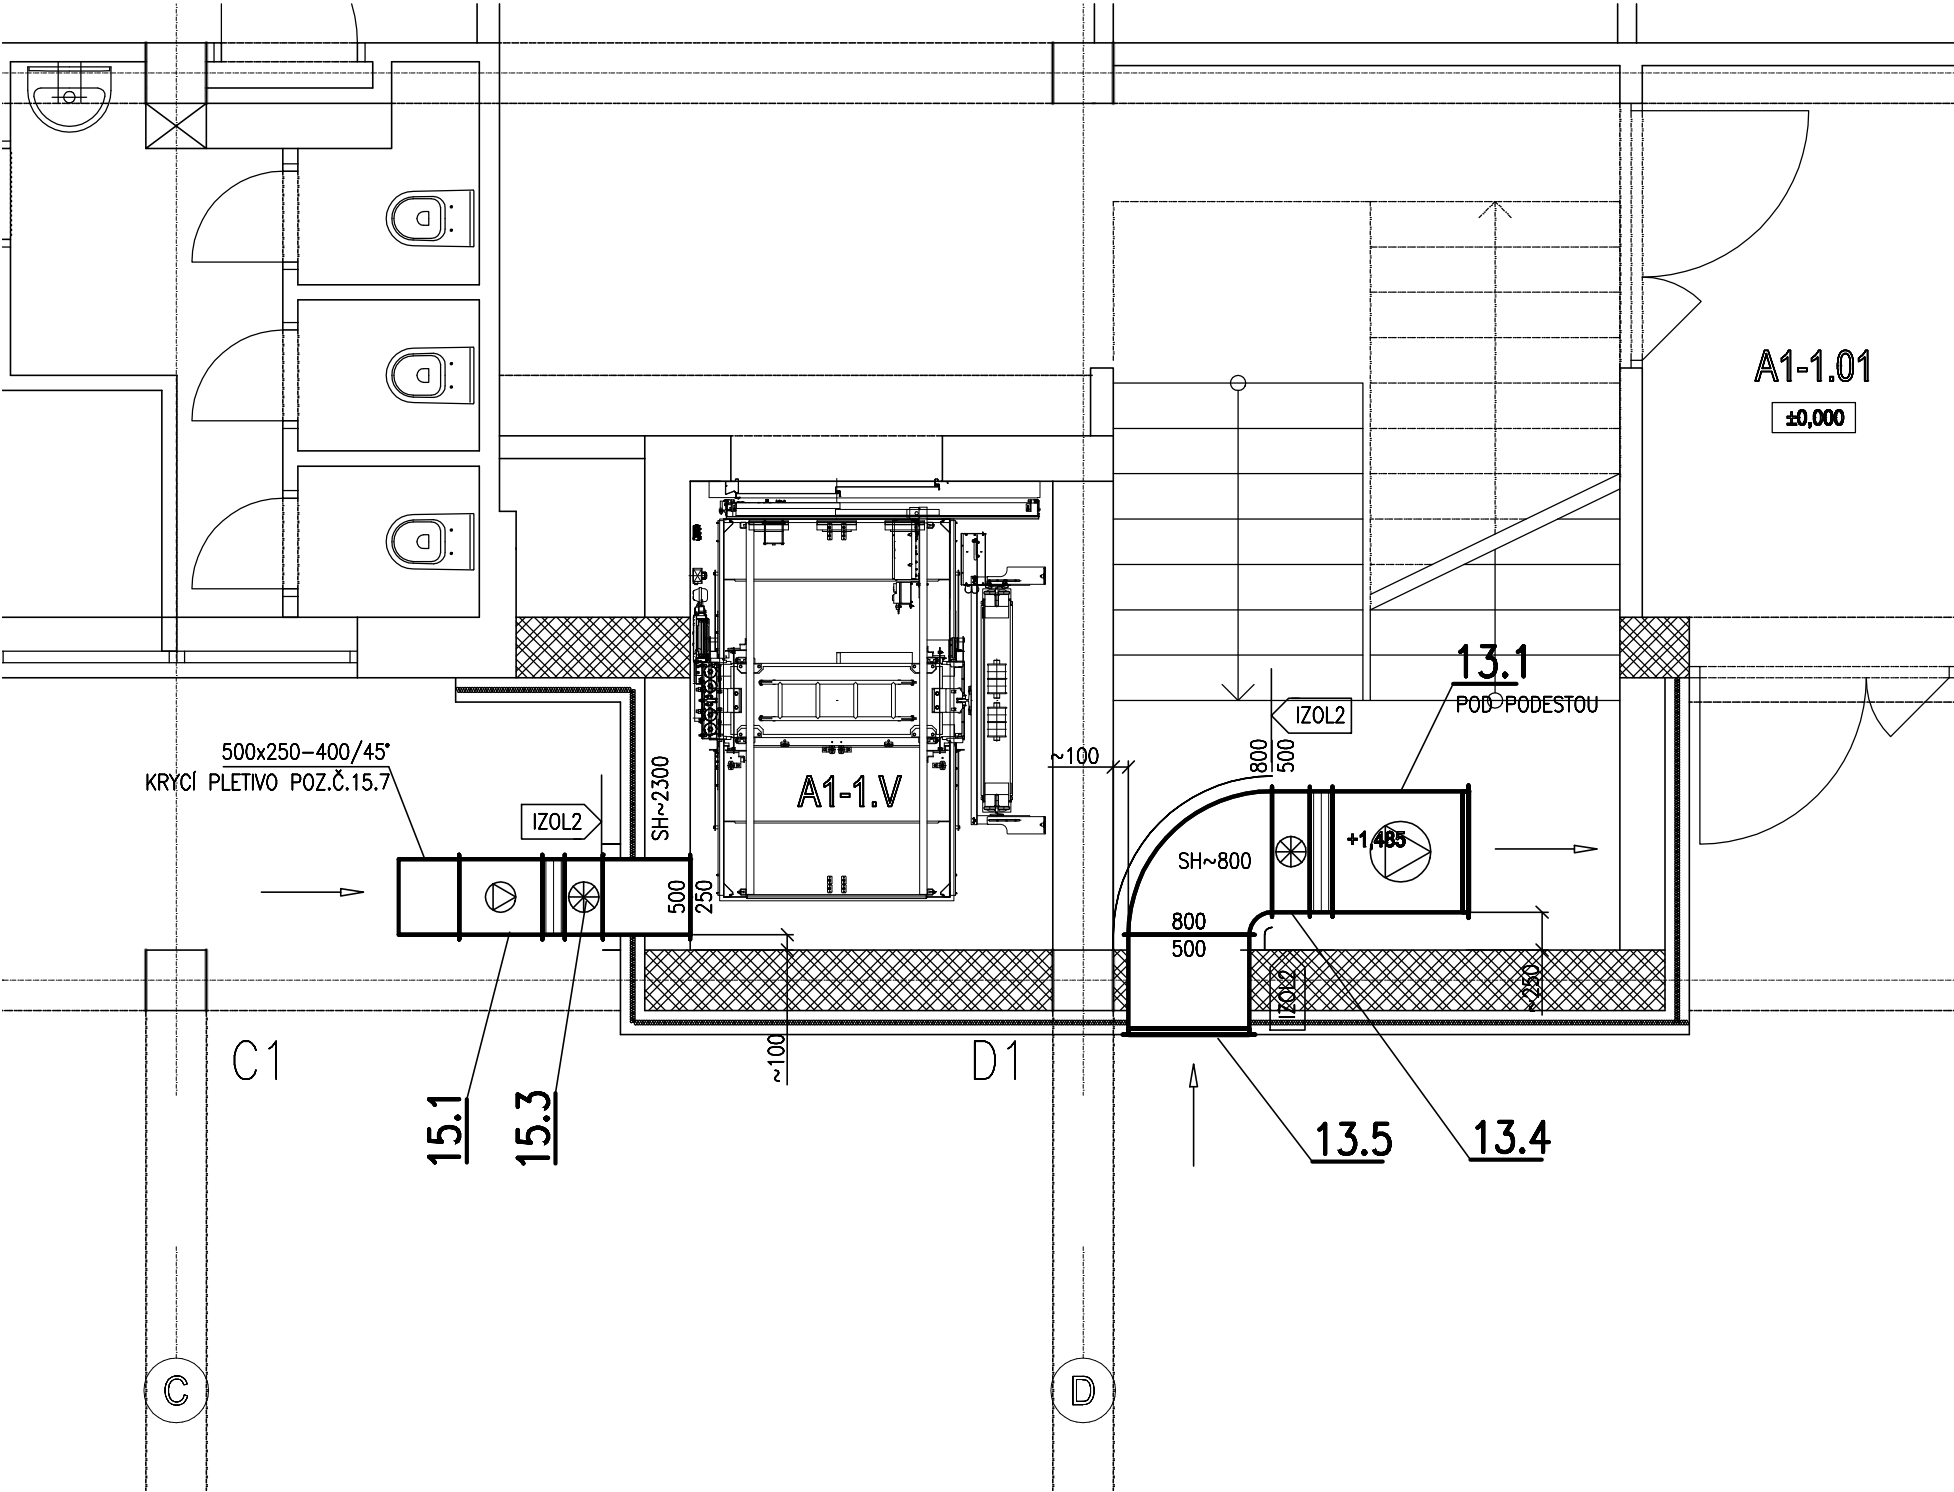

PŮDORYS CHUC2

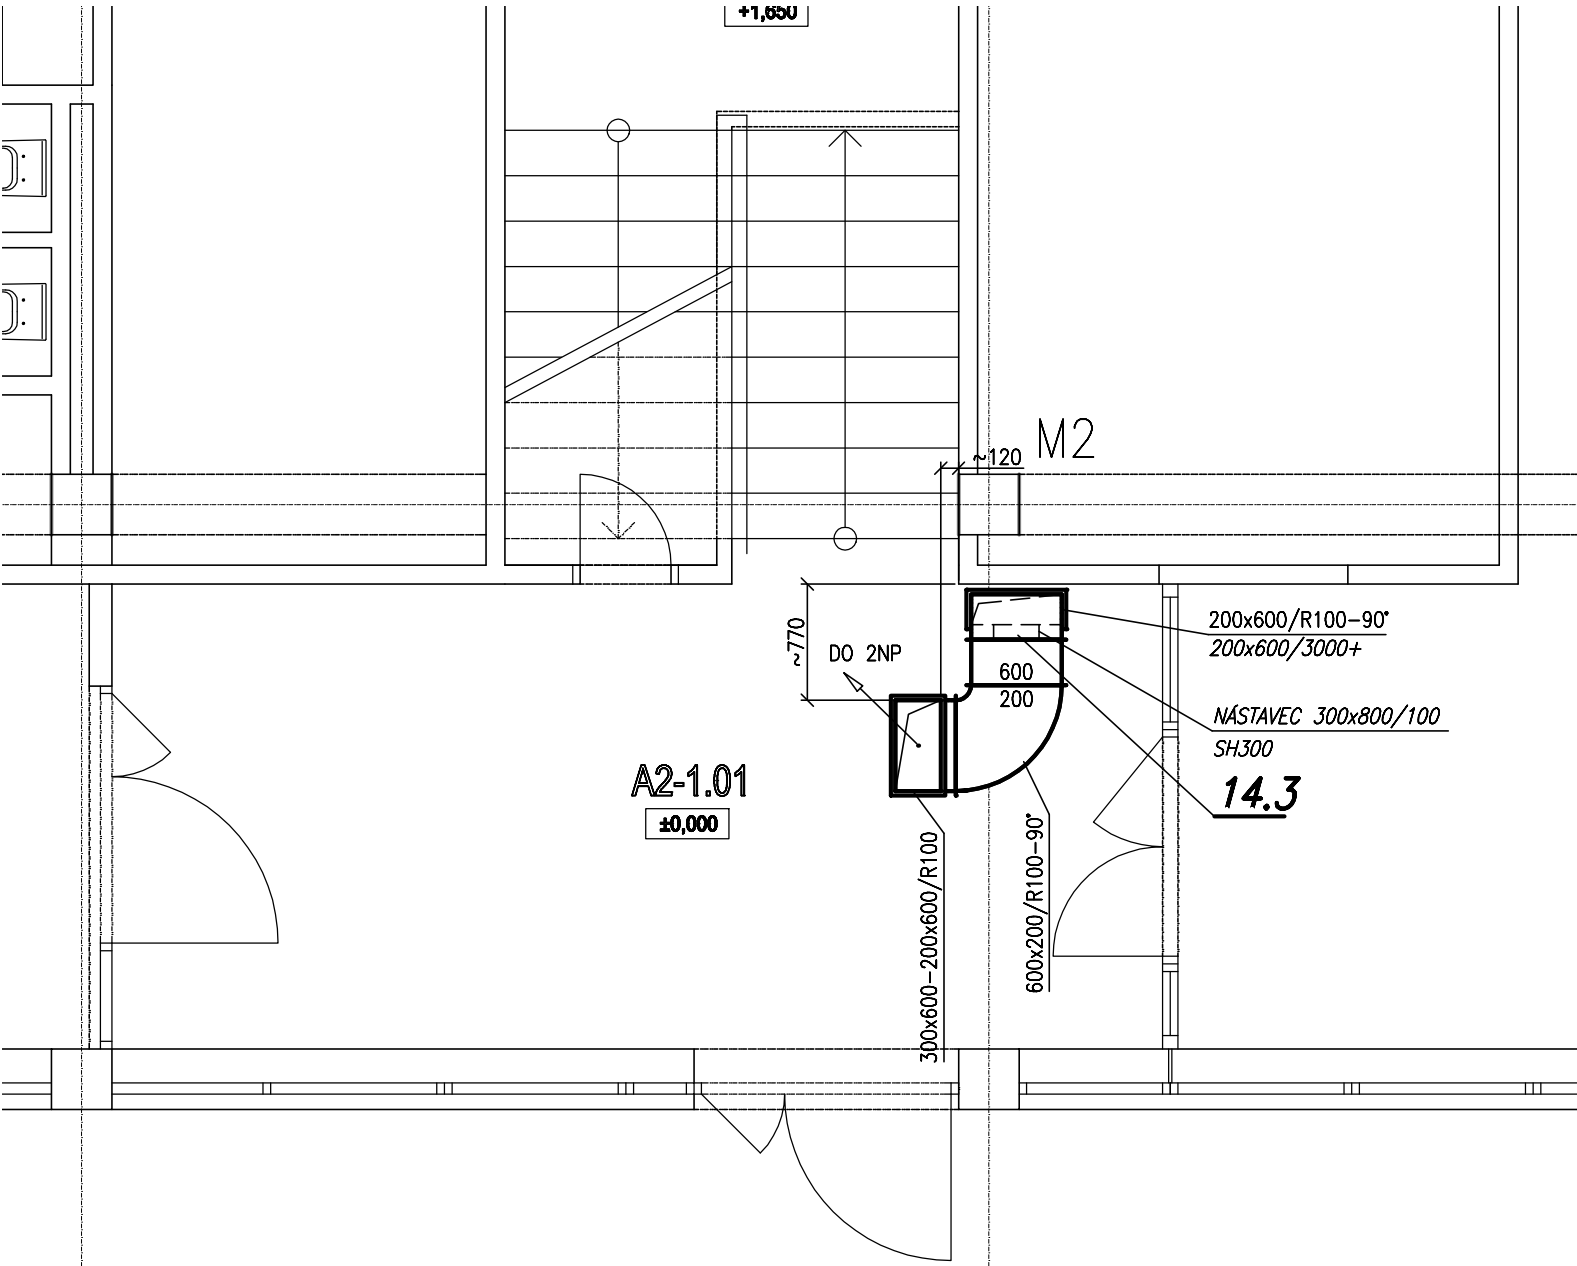

PŮDORYS MÍSTNOST UPS

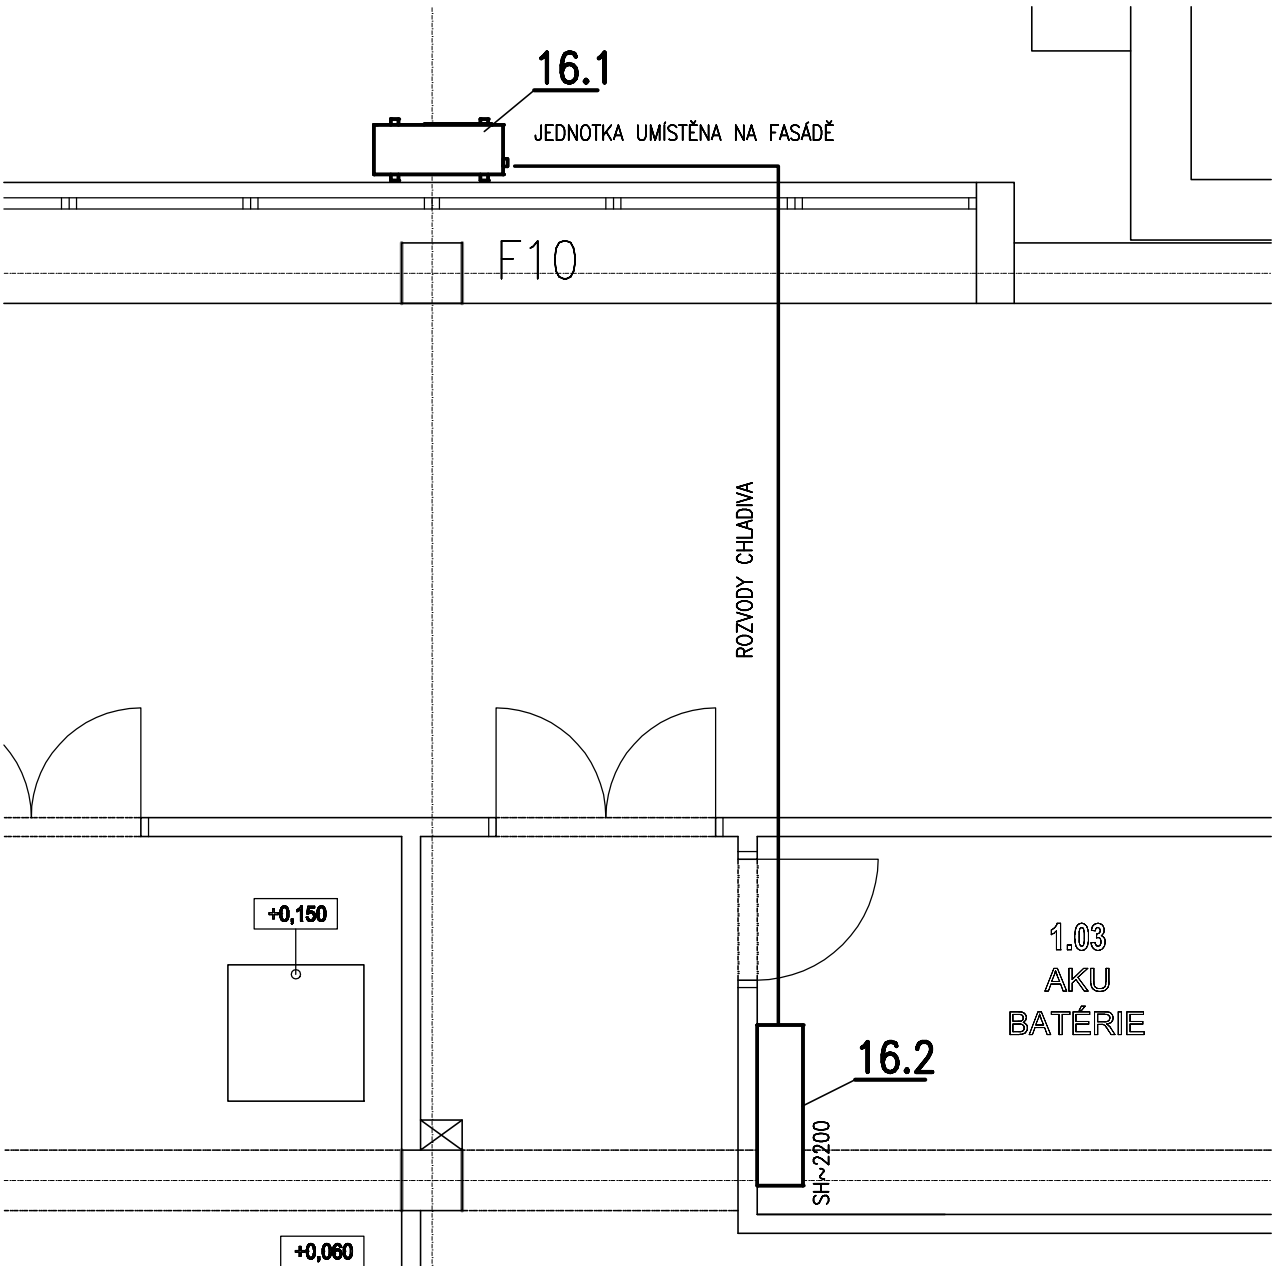

LEGENDA MIESTNOSTI

Č.M.	NÁZOV MIESTNOSTI	m²	POVRCH PODLÁH	OZ.	POVRCH STIEN	POVRCH STROPU
A1-1.01	CHODBA	9,2	PVC 1	A1	MALBA PO PODHLAD	KAZETOVÝ PODHLAD SH = 2600
A1-1.02	CHODBA	43,3	PVC 1	A1	MALBA PO PODHLAD	KAZETOVÝ PODHLAD SH = 2600
A1-1.V	VÝŤAH	7,4				
A2-1.01	CHODBA	22,2	PVC 1	A1	MALBA PO PODHLAD	KAZETOVÝ PODHLAD SH = 2600
A3-1.01	ZÁZEMÍ EL. ROZVODNY	38,3	ELEKTROSTATICKÉ PVC		MALBA PO PODHLAD	MALBA PO PODHLAD
A3-1.02	ELEKTORROZVODNA	4,2	ELEKTROSTATICKÉ PVC		MALBA PO PODHLAD	MALBA PO PODHLAD
A3-1.03	ELEKTORROZVODNA	4,0	ELEKTROSTATICKÉ PVC			
A4-1.S	CHODBA	18,8	EXISTUJÚCE POVRCH		MALBA PO PODHLAD	MALBA PO PODHLAD
A5-1.S	CHODBA	18,8	EXISTUJÚCE POVRCH		MALBA PO PODHLAD	MALBA PO PODHLAD

POZNÁMKA:

VEŠKERÉ PŘECHODY A ODSKOKY ZHOTOVIT PŘI MONTÁŽI. VEŠKERÉ KRČKY OSADIT PŘI MONTÁŽI.  
PŘESNÉ TRASY VŠECH VZDUCHOVODŮ BUDOU URČENY V RÁMCI MONTÁŽE VZT.  
PŘÍPADNÉ KOLIZE S OSTATNÍMI PROFESNÍMI ROZVODY BUDOU ŘEŠENY V RÁMCI MONTÁŽE VZT.  
KURZÍVOU ZNAČENY ZAKRYTÉ ČÁSTI VZT. (SVISLÉ ČÁSTI, SOUBĚŽNÉ ROZVODY V JINÝCH VÝŠKOVÝCH ÚROVNÍCH,...)

±0,000=166,800 m.n.m.

Revízia	Vypracoval	Popis obsahu revízie	Dátum

<div><div>LT</div><div>PROJEKT</div><div>PROJEKTOVÁNÍ ZDRAVOTNICKÉ VÝSTAVBY</div></div>		<div>Hlavný inžinier projektu: ING. PETR TOMICKÝ Vedúci projektant zákazky: ING. PETR TOMICKÝ</div>		<div><div><div><div></div><div></div><div></div><div></div></div></div><div>SVET ZDRAVIA</div></div>			
<div>Profesia:  VZT</div>		<div>Spracovateľ oddielu: <div><div><div></div><div></div><div></div><div></div></div></div><div>EP Rožnov, a.s. Boženy Němcové 1720, 756 61 Rožnov pod Radhoštěm Tel: +420 571 664 111 E-mail: ep@eproznov.cz</div></div>		<div>Autorizácia / revízia:</div>			
<div>Zodpovedný projektant: ING. RADEK ULRICH</div>		<div>Vypracoval: ING. PETR TIEFENBACH</div>				<div>Kontroloval: ING. PETR TIEFENBACH</div>	
<div>Akcia:</div>		<div>NsP Topoľčany - 2.NP - Centrálna sterilizácia a operačné sály</div>		<div>Základkové číslo: DRS 27 - 2018</div>		<div>Paré:</div>	
				<div>Dátum: 08 - 2018</div>			
				<div>Formát: 6 A4</div>			
<div>Objekt: CENTRÁLNA STERILIZÁCIA A OPERAČNÉ SÁLY</div>		<div>SO 01</div>		<div>Stupeň: REALIZÁCIA STAVBY</div>			
<div>Obsah: VZT 1.NP PŮDORYSY</div>				<div>Mierka: 1:50</div>		<div>Číslo výkresu: E1.11-101</div>	