


HLAVNÍ KABELOVÁ TRASA

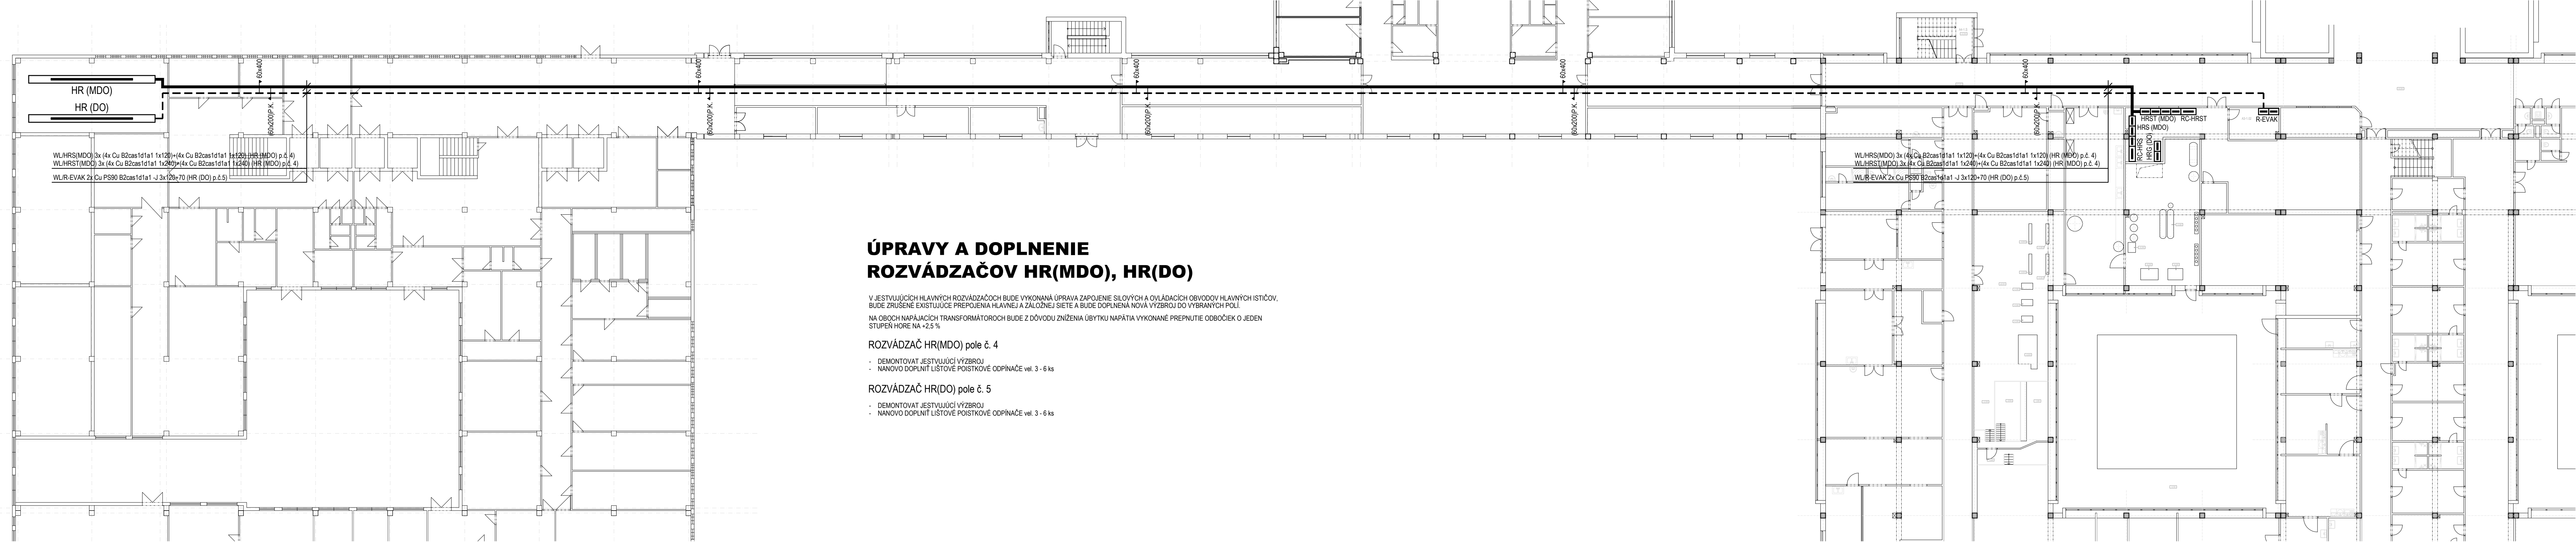

ÚPRAVY A DOPLNENIE ROZVÁDZAČOV HR(MDO), HR(DO)

V JEŠT'VUJÚCICH HLAVNÝCH ROZVÁDZAČOCH BUDE VYKONANÁ ÚPRAVA ZAPOJENIE SILOVÝCH A OVLÁDACÍCH OBVODOV HLAVNÝCH ISTÍČOV, BUDE ZRUŠENÉ EXISTUJÚCE PREPOJENIA HLAVNEJ A ZÁLOŽNEJ SIETE A BUDE DOPLNENÁ NOVÁ VÝZBROJ DO VYBRANÝCH POLÍ.  
NA OBOCH NAPÁJACÍCH TRANSFORMÁTOROCH BUDE Z DÔVODU ZNÍŽENIA ÚBYTKU NAPÁTIA VYKONANÉ PREPNUTIE ODOBOČIEK O JEDEN STUPEŇ HORE NA +2,5 %

ROZVÁDZAČ HR(MDO) pole č. 4

- DEMONTOVAŤ JEŠT'VUJÚCI VÝZBROJ
- NANOVO DOPLNIŤ LIŠTOVÉ POISTKOVÉ ODPIŇAČE vel. 3 - 6 ks

ROZVÁDZAČ HR(DO) pole č. 5

- DEMONTOVAŤ JEŠT'VUJÚCI VÝZBROJ
- NANOVO DOPLNIŤ LIŠTOVÉ POISTKOVÉ ODPIŇAČE vel. 3 - 6 ks

LEGENDA

- ELEKTRICKÝ ROZVÁDZAČ.
- KÁBLOVÁ TRASA - KÁBEL ULOŽENÝ NA KÁBLOVEJ LÁVKE S POŽIARNOU ODOLNOSŤOU A FUNKČNOSŤOU KÁBLOVÉ TRASY PS90.
- HLAVNÁ KÁBLOVÁ TRASA - OBVODY MDO, DO.
- KÁBLOVÉ VEDENIE ULOŽENÉ NA KÁBLOVEJ LÁVKE.

ROZVODNÝ SYSTÉM : MDO, DO-PT - 3PEN AC 50Hz 400/230V / TN-C

OCHRANNÉ OPATRENIA PODĽA STN 33 2000-4-41:2007 :

ZÁKLADNÉ OCHRANNÉ OPATRENIA PRED DOTYKOM ŽIVÝCH ČASTÍ:  
- ZÁKLADNÁ IZOLÁCIA ŽIVÝCH ČASTÍ  
- ZÁBRANY ALEBO KRYTY

OCHRANNÉ OPATRENIE PRI PORUČE PRED DOTYKOM NEŽIVÝCH ČASTÍ:  
NORMÁLNA - AUTOMATICKÉ ODPOJENIE OD ZDROJA  
DOPLNENÁ - DOPLŇUJÚCE OCHRANNÉ POSPAJANIE

VONKAJŠIE VPLYVY PODĽA STN 33 2000-4-41:2007, STN 33 2000-5-51:2010 :  
PROTOKOL O URČENÍ VONKAJŠÍCH VPLYVOV č. 06/2018

±0,000=166,800 m.n.m.

Revízia	Vypracoval	Popis obsahu revízie	Dátum

<b>LT PROJEKT</b> PROJEKTOVÁNÍ ZDRAVOTNICKÉ VÝSTAVBY		Hlavný inžinier projektu: ING. PETR TOMICKÝ Vedúci projektant zákazky: ING. PETR TOMICKÝ	Investor: SVET ZDRAVIA
Profesia: <b>EL</b>	Spracovateľ oddielu: EP Rožnov, a.s. Božany Němcové 1720, 756 61 Rožnov pod Radhoštěm Tel: +420 571 664 111 E-mail: ep@epronov.cz	Autorizácia / revízia:	
Zodpovedný projektant: ING. BOHUSLAV ŠULÁK	Vypracoval: ING. ODRĚJ JURČA	Kontroloval: ING. RADEK ULRICH	
Akcia: <b>NsP Topoľčany - 2.NP - Centrálna sterilizácia a operačné sály</b>		Zákazkové číslo: DRS 27 - 2018	Paré: 08 - 2018
Objekt: CENTRÁLNA STERILIZÁCIA A OPERAČNÉ SÁLY		Formát: 12 A4	SO 01
Obsah: PŮDORYS 1.NP - HLAVNÉ KÁBLOVÉ PRÍVODY		Stupeň: REALIZÁCIA STAVBY	Číslo výkresu: <b>E1.15-101</b>
		Mierka: 1:200	