


PŮDORYS NA ÚROVNI ±0,000 (M 1:20)

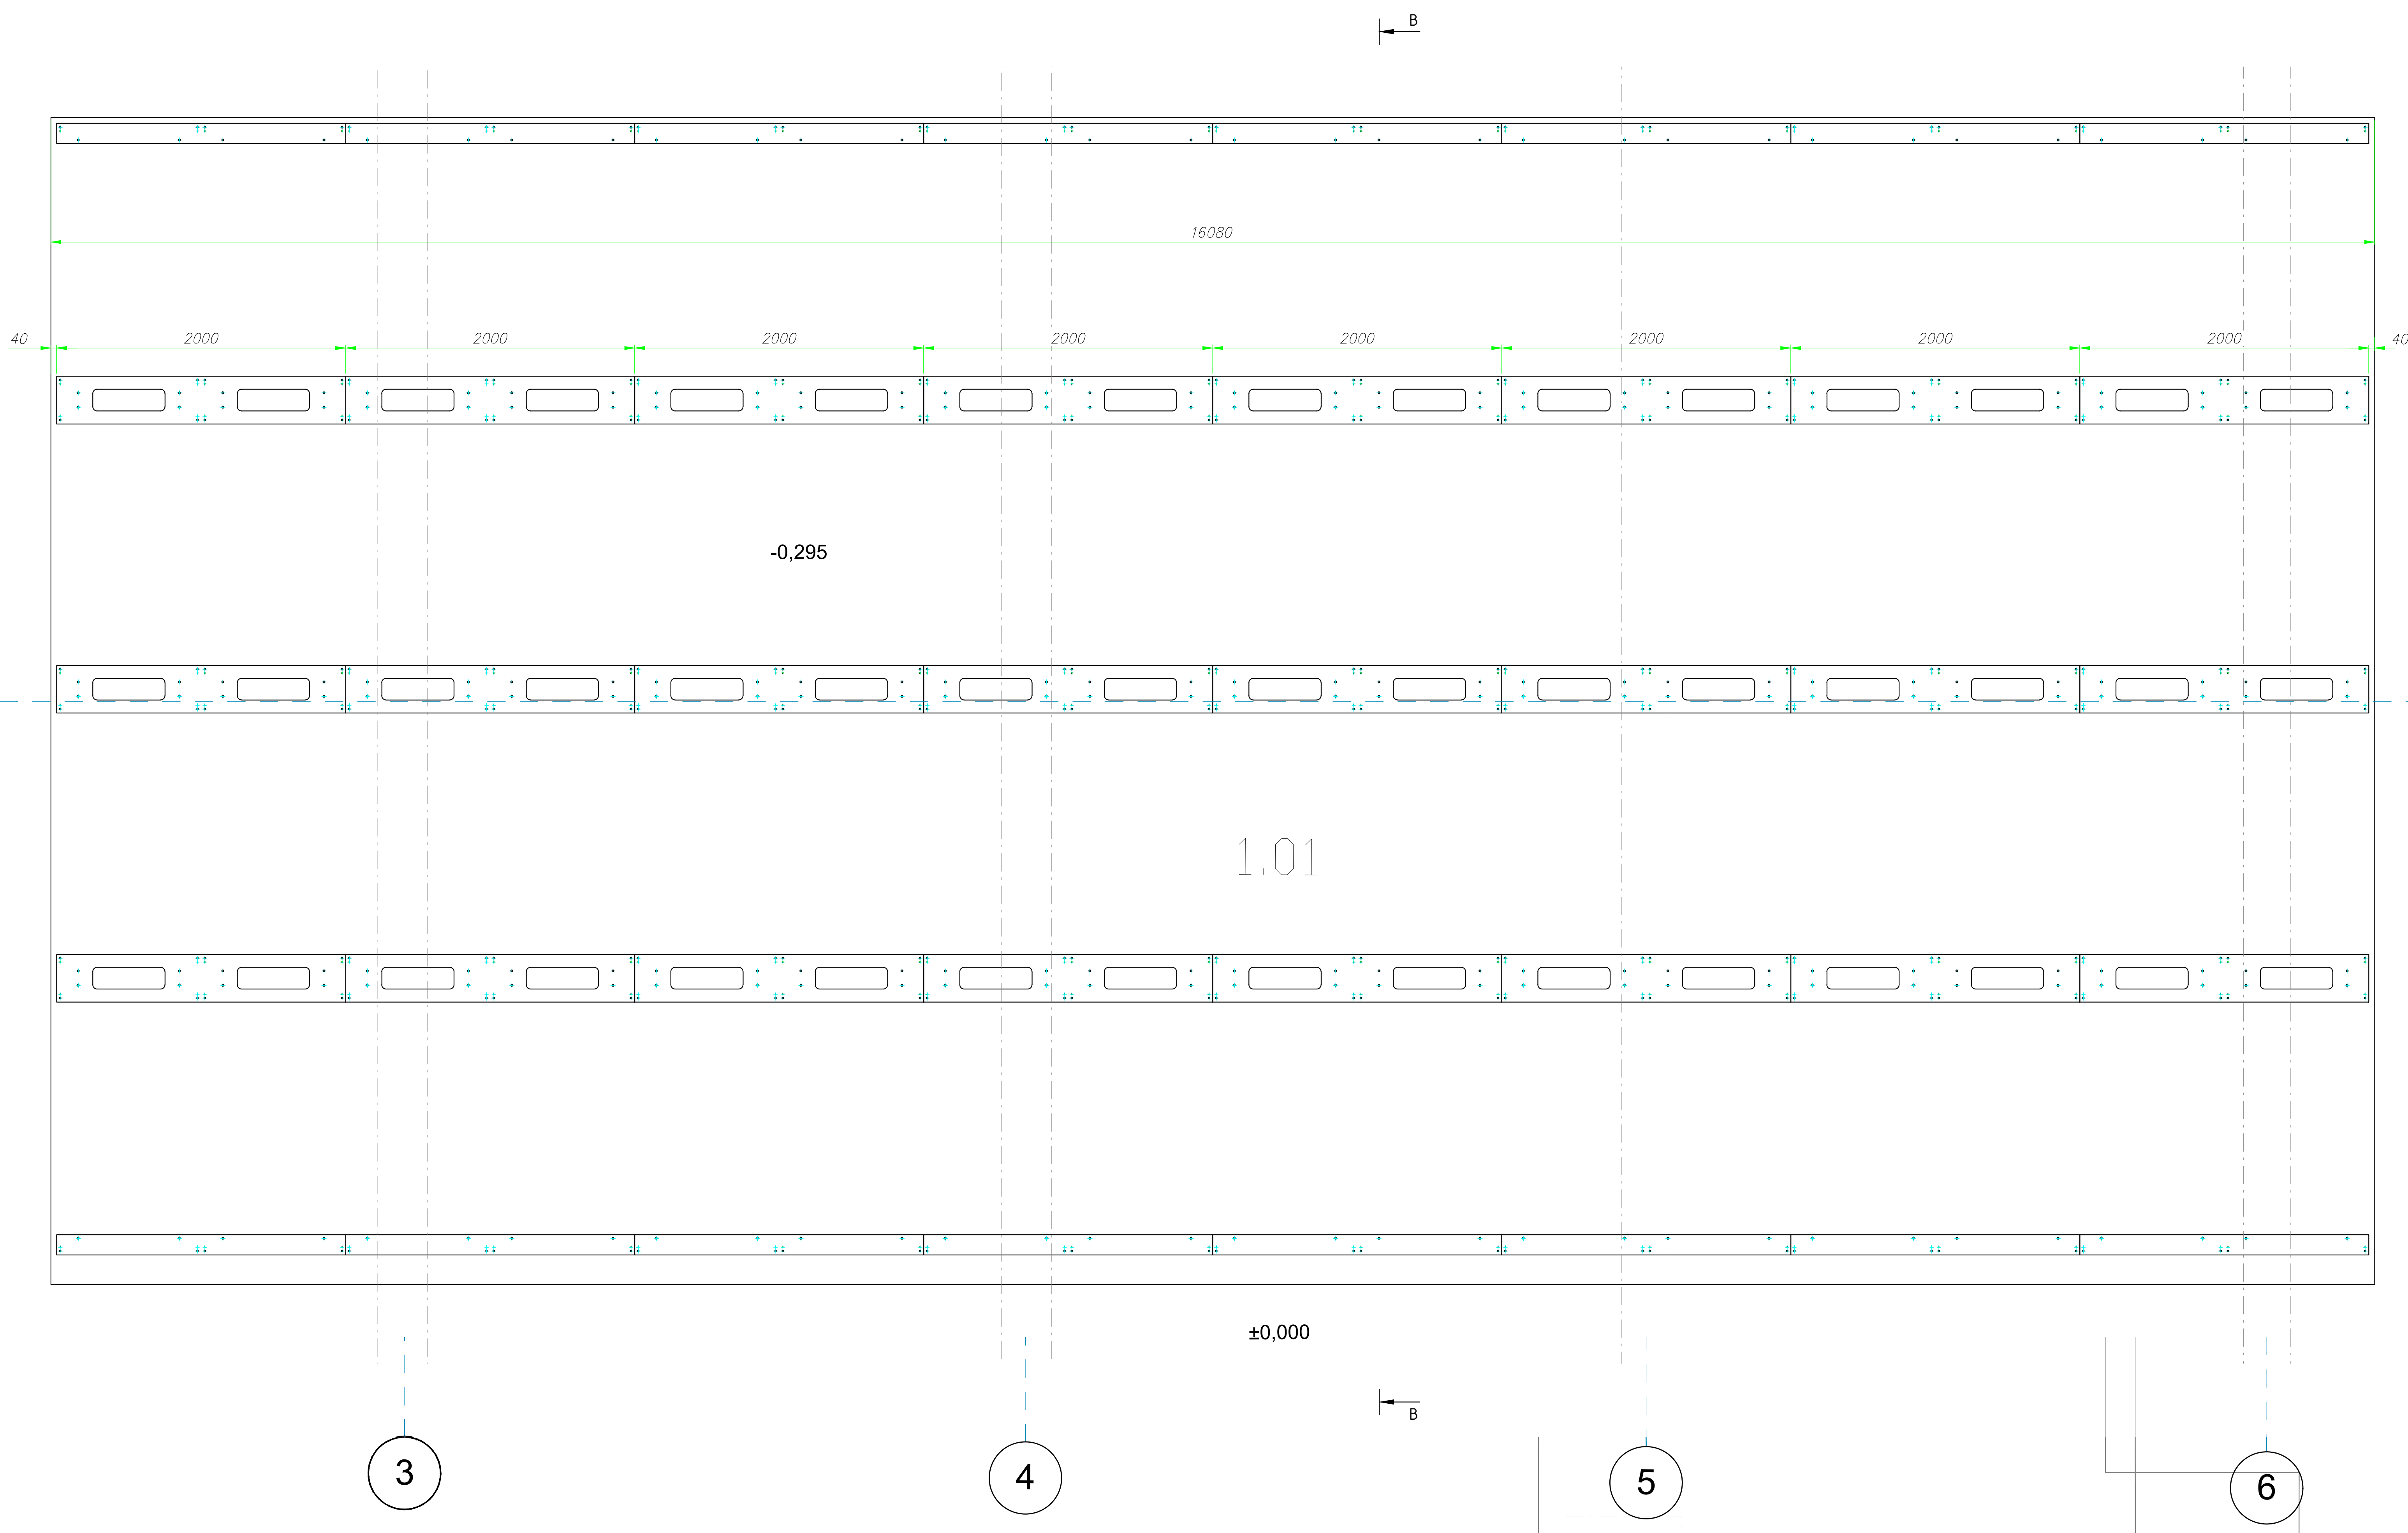

Stavba: KREATIVNÉ CENTRUM NITRA – KINO PALACE

Investor: Mesto Nitra
Štefánikova trieda 60
950 06 Nitra
www.nitra.sk
info@nitra.sk
+421 3765 02 111

Generálny projektant: Livinark s.r.o.
Na hore 1724/5
040 22 Košice
www.livinark.sk
livinark@gmail.com
+421 907 258 707

Autori: Tomáš Boruš
Maroš Mitro
Dominika Jenčová
Martina Hončárová
Pavel Bakajsa
Branislav Ivan

Miesto: Radniárskeho 108 / 9, 949 01 Nitra = 48.312177, 18.088820

Datum: október 2019

Profesia: DIVADELNÉ ZARIADENIA

Zodp. projektant: Ing.arch. Branislav Ivan

Vypracoval: Ing. Tomáš Vlado

Objekt: PS 01

Obsah výkresu: ROZMÍSTĚNÍ PODKLÁDACÍCH PLECHŮ NA ÚROVNI -0,295

Datum tlače: DSP + DRS

Stupeň: A0

Mierka: M 1:20

Paré:

Č. výkresu: E.01-07