



KOMUNIKAČNÝ SYSTÉM SESTRA – PACIENT MDC V04 IP PRÍZEMIE

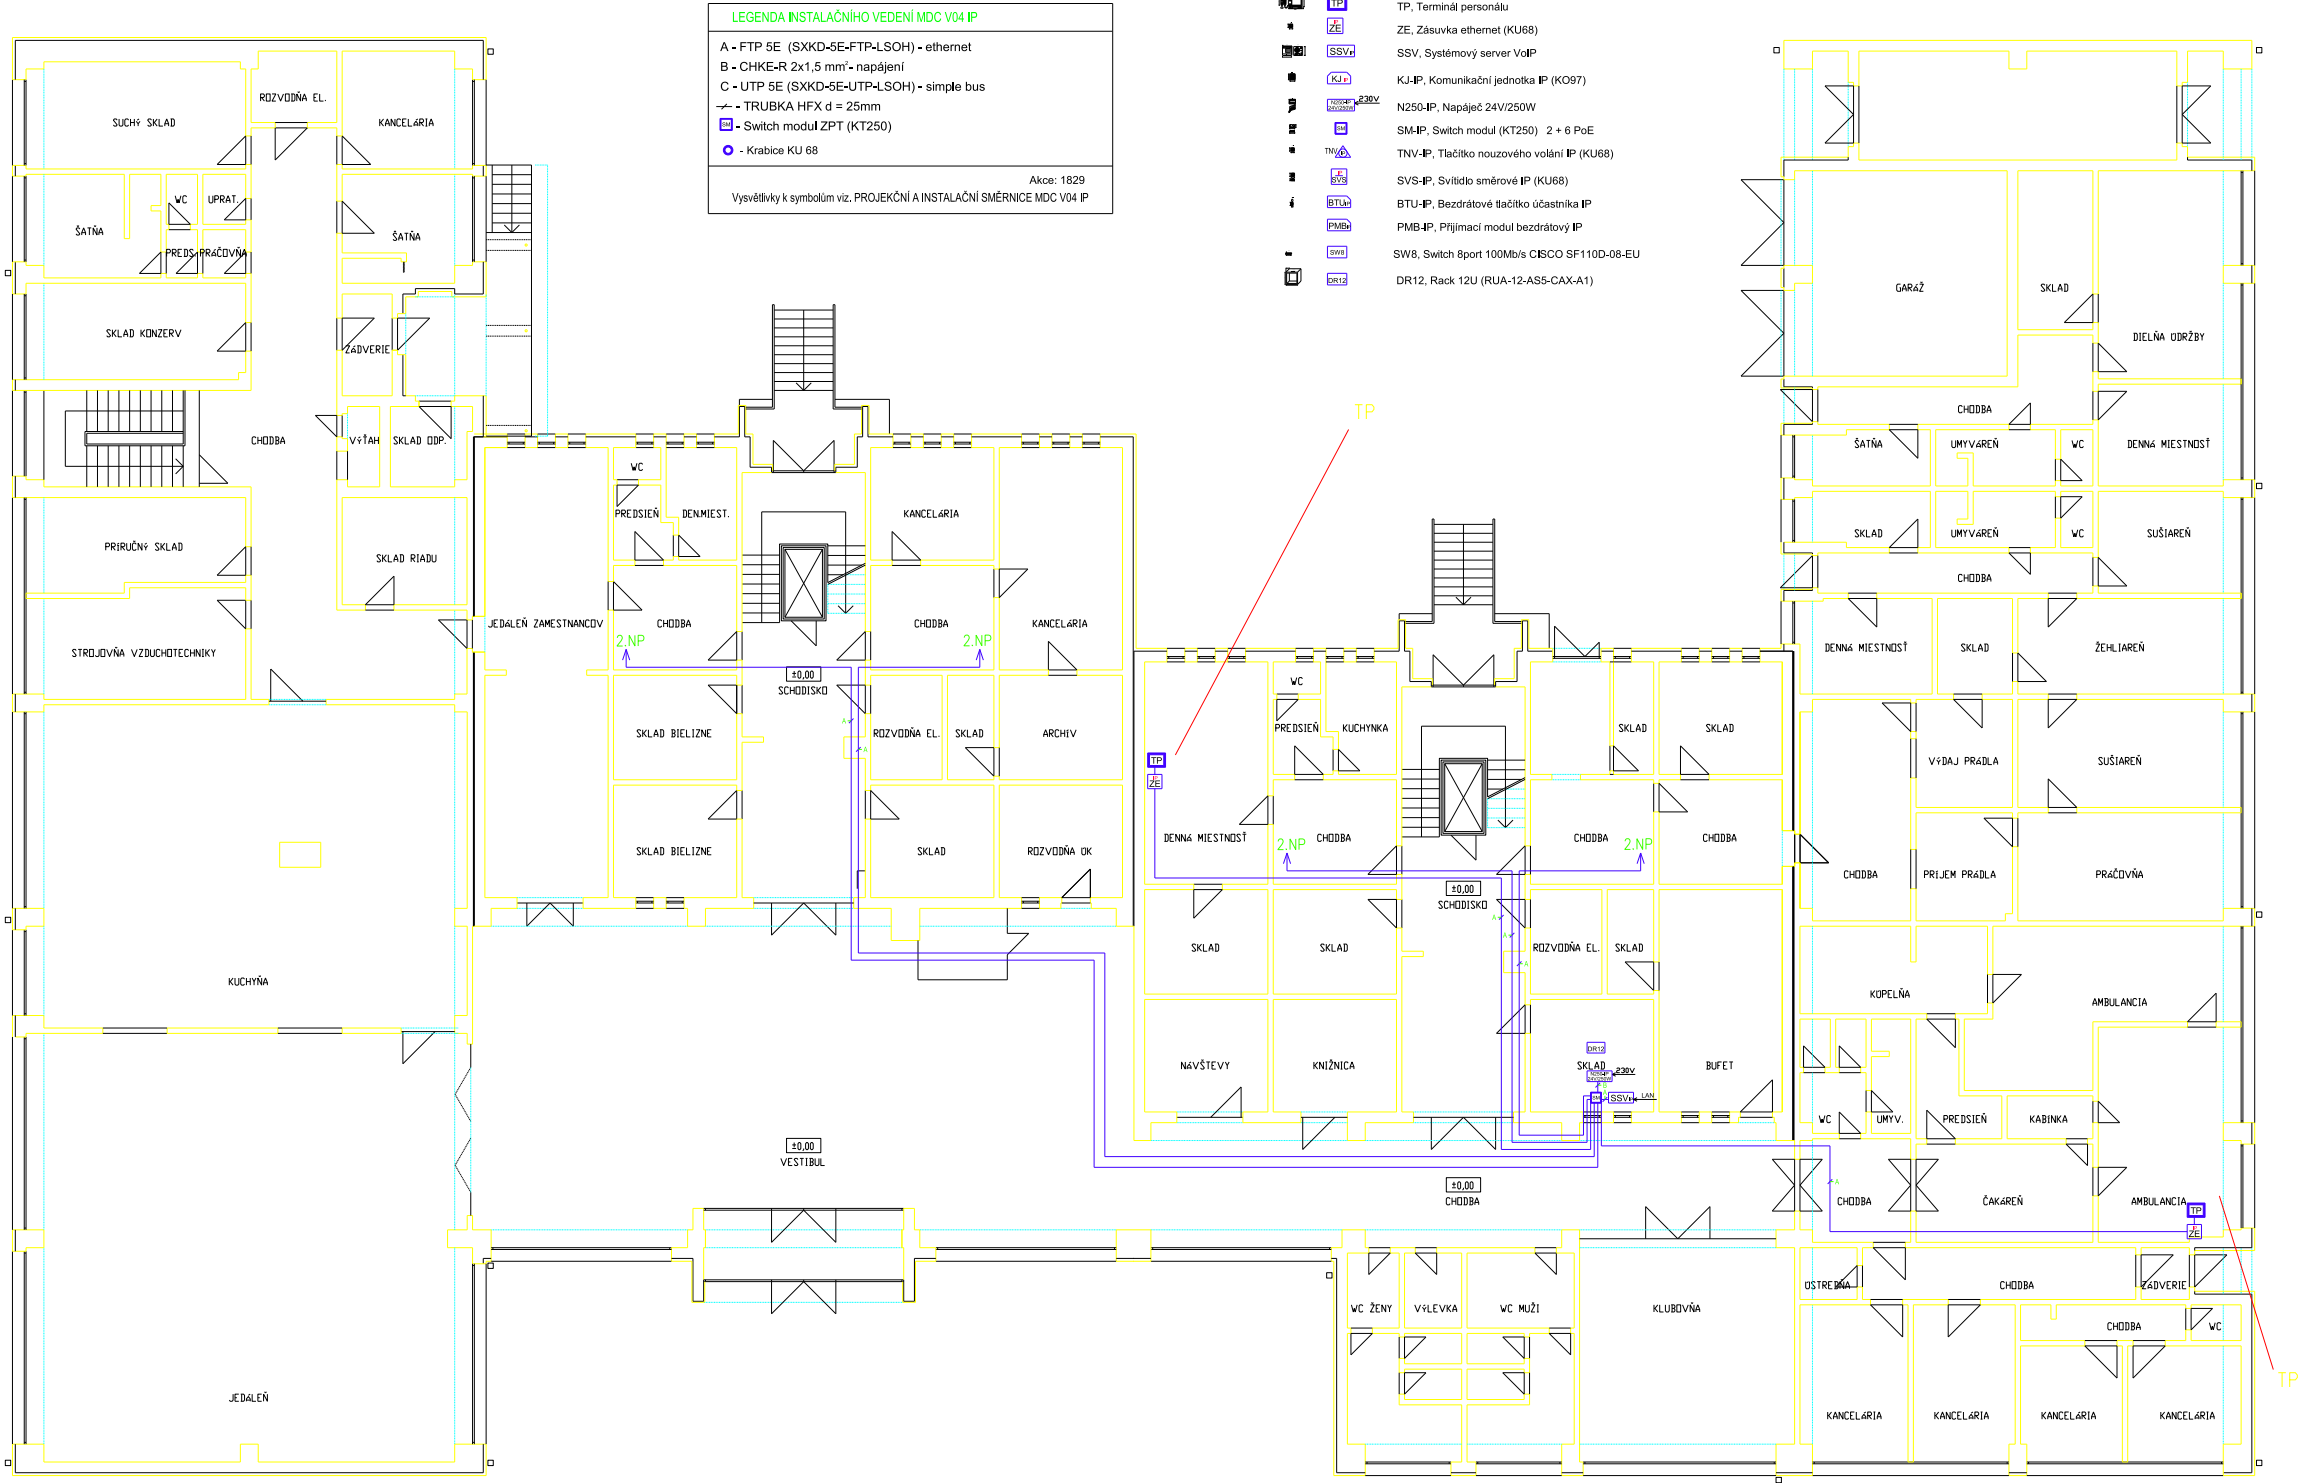

PROJEKTOVÁ DOKUMENTÁCIA PODLIEHA ZÁKONU O AOTORSKOM PRÁVE . PREZENTOVANÉ TECHNICKÉ VÝKRESY A VŠETKY TEXTOVÉ SÚČASTI PROJEKTU DEFINUJÚ DIELO, ALEBO JEHO ČASŤ. Z TOHO TITULU JE PROJEKT DUŠEVNÝM MAJETKOM AUTORA, A PRETO POUŽÍVAŤ, ROZMNOŽOVAŤ A PUBLIKOVAŤ HO MOŽNO IBA SO SÚHLASOM ZMENY V PROJEKTE MOŽNO VYKONAŤ IBA S PÍSMNÝM SÚHLASOM AUTORA !


ElectricAll www.electrical.sk info@electrical.sk tel.: 0918181593		Generálny projektant : Sada č:	
AUTOR PROJEKTU: Ing. Emília Lenárová, Marián Vrana ElectricAll, s.r.o		Ing. Emília Lenárová, Štúrova č. 867/10, 962 12 Detva	
Vypracoval: Marián Vrana, ElectricAll, s.r.o., info@electrical.sk,0918181593			
Hip:	Ing. Emília Lenárová		
Zodp. projektant:	Marián Vrana, ElectricAll, s.r.o., info@electrical.sk	Č. zakázky:	Formát: A3
Investor:	DD a DSS, Záhonok 3205/2, 960 01 Zvolen	Miesto stavby:ul. Záhonok č. 3205/2, 960 01 Zvolen	
Stavba:	REKONŠTRUKCIA OBJEKTU - BLOK "B" DD a DSS ZVOLEN, ZÁHONOK	Časť: Diel:	- STAVEBNÁ ČASŤ - ELEKTROINSTALÁCIA
		Účel:P.D. STAVEBNÉ POVOLENIE	
Výkres:	MDC V04 IP PRÍZEMIE	Mierka:	Dátum: 11/2018
			Č. výkr.: E/DZ-00

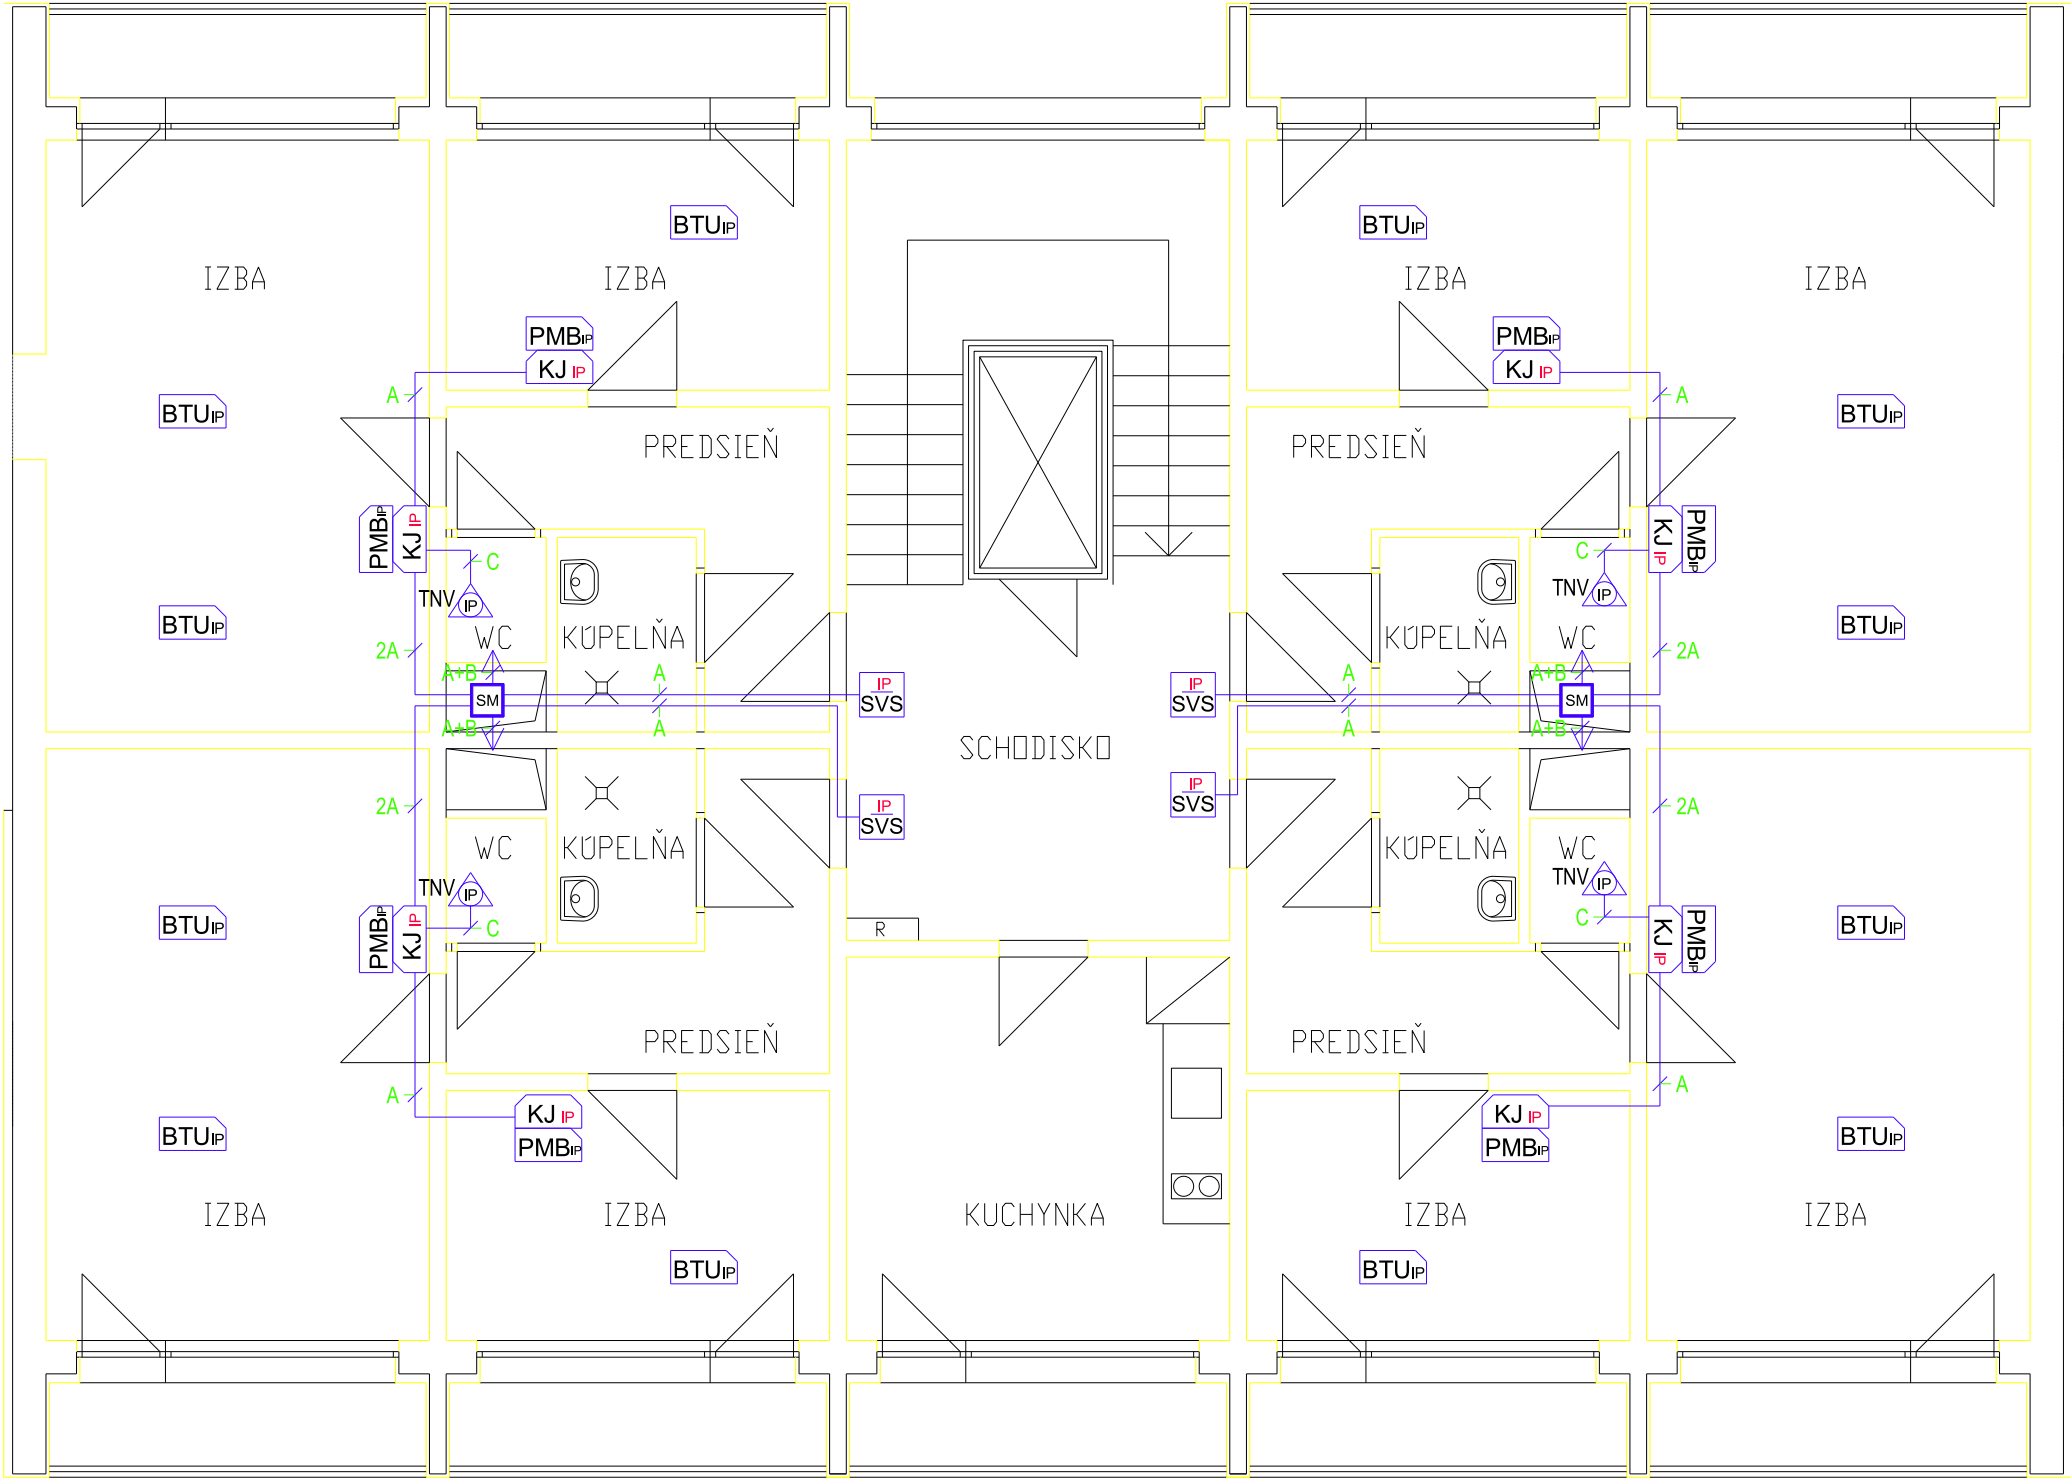

1.NP


PROJEKTOVÁ DOKUMENTÁCIA PODLIEHA ZÁKONU O AOTORSKOM PRÁVE . PREZENTOVANÉ TECHNICKÉ VÝKRESY A VŠETKY TEXTOVÉ SÚČASTI PROJEKTU DEFINUJÚ DIELO, ALEBO JEHO ČASŤ. Z TOHO TITULU JE PROJEKT DUŠEVNÝM MAJETKOM AUTORA, A PRETO POUŽÍVAŤ , ROZMNOŽOVAŤ A PUBLIKOVAŤ HO MOŽNO IBA SO SÚHLASOM ZMENY V PROJEKTE MOŽNO VYKONAŤ IBA S PÍSMNÝM SÚHLASOM AUTORA !

ElectricAll www.electricall.sk info@electricall.sk tel.: 0918181593		Generálny projektant : Sada č:	
AUTOR PROJEKTU: Ing. Emília Lenárová, Marián Vrana ElectricAll, s.r.o		Ing. Emília Lenárová, Štúrova č. 867/10, 962 12 Detva	
Vypracoval: Marián Vrana, ElectricAll, s.r.o., info@electricall.sk, 0918181593			
Hip: Ing. Emília Lenárová			
Zodp. projektant: Marián Vrana, ElectricAll, s.r.o., info@electricall.sk		Č. zakázky:	Formát: A3
Investor: DD a DSS, Záhonok 3205/2, 960 01 Zvolen		Miesto stavby: ul. Záhonok č. 3205/2, 960 01 Zvolen	
Stavba: REKONŠTRUKCIA OBJEKTU - BLOK "B" DD a DSS ZVOLEN, ZÁHONOK		Časť:	- STAVEBNÁ ČASŤ
		Diel:	- ELEKTROINŠTALÁCIA
		Účel: P.D. STAVEBNÉ POVOLENIE	
Výkres: MDC V04 IP 1NP		Mierka: 1:80	Dátum: 11/2018 Č. výkr.: E/DZ-01

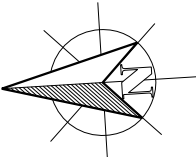



PROJEKTOVÁ DOKUMENTÁCIA PODLIEHA ZÁKONU O AOTORSKOM PRÁVE . PREZENTOVANÉ TECHNICKÉ VÝKRESY A VŠETKY TEXTOVÉ SÚČASTI PROJEKTU DEFINUJÚ DIELO, ALEBO JEHO ČASŤ. Z TOHO TITULU JE PROJEKT DUŠEVNÝM MAJETKOM AUTORA, A PRETO POUŽÍVAŤ, ROZMNOŽOVAŤ A PUBLIKOVAŤ HO MOŽNO IBA SO SÚHLASOM ZMENY V PROJEKTE MOŽNO VYKONAŤ IBA S PÍSMOÝM SÚHLASOM AUTORA !

ElectricAll www.electricall.sk info@electricall.sk tel.: 0918181593		Generálny projektant : Sada č.:	
AUTOR PROJEKTU: Ing. Emília Lenárová, Marián Vrana ElectricAll, s.r.o		Ing. Emília Lenárová, Štúrova č. 867/10, 962 12 Detva	
Vypracoval: Marián Vrana, ElectricAll, s.r.o., info@electricall.sk,0918181593			
Hip: Ing. Emília Lenárová			
Zodp. projektant: Marián Vrana, ElectricAll, s.r.o., info@electricall.sk		Č. zakázky:	Formát: A3
Investor: DD a DSS, Záhonok 3205/2, 960 01 Zvolen		Miesto stavby:ul. Záhonok č. 3205/2, 960 01 Zvolen	
Stavba: REKONŠTRUKCIA OBJEKTU - BLOK "B" DD a DSS ZVOLEN, ZÁHONOK		Časť: - STAVEBNÁ ČASŤ Diel: - ELEKTROINŠTALÁCIA	
		Účel: P.D. STAVEBNÉ POVOLENIE	
Výkres: MDC V04 IP 2NP		Mierka:	Dátum: 11/2018 Č. výkr.: E/DZ-02

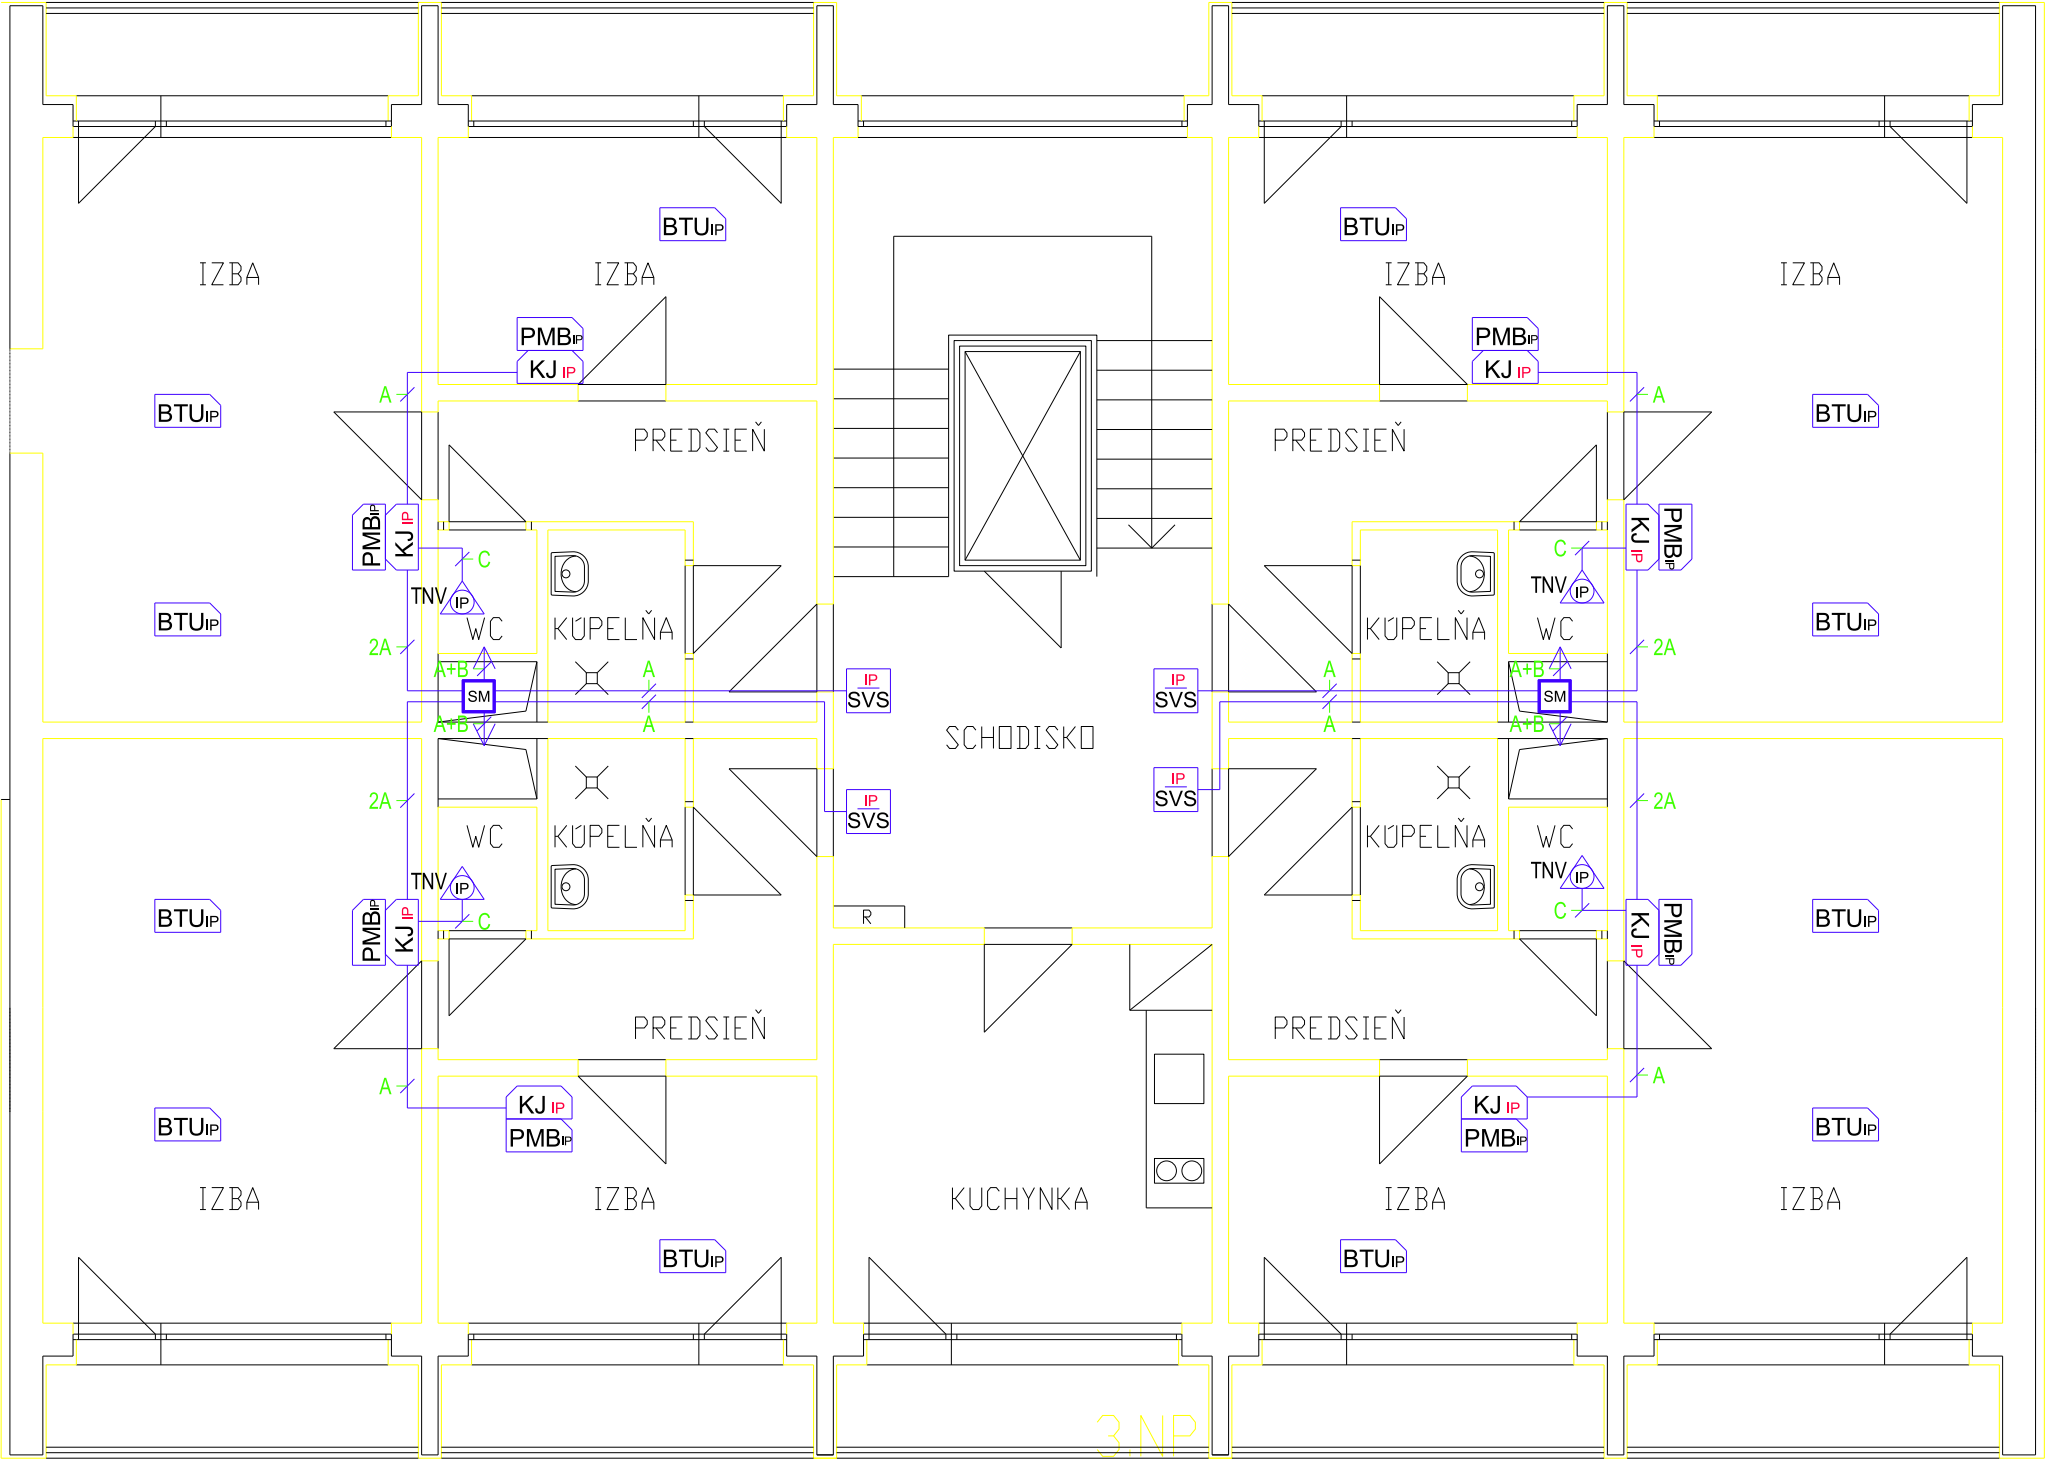

PROJEKTOVÁ DOKUMENTÁCIA PODLIEHA ZÁKONU O AOTORSKOM PRÁVE . PREZENTOVANÉ TECHNICKÉ VÝKRESY A VŠETKY TEXTOVÉ SÚČASTI PROJEKTU DEFINUJÚ DIELO, ALEBO JEHO ČASŤ. Z TOHO TITULU JE PROJEKT DUŠEVNÝM MAJETKOM AUTORA. A PRETO POUŽÍVAŤ , ROZMNOŽOVAŤ A PUBLIKOVAŤ HO MOŽNO IBA SO SÚHLASOM ZMENY V PROJEKTE MOŽNO VYKONAŤ IBA S PÍSMOŇNÝM SÚHLASOM AUTORA !


ElectricAll www.electricall.sk info@electricall.sk tel.: 0918181593			Generálny projektant : Sada č:		
AUTOR PROJEKTU: Ing. Emília Lenárová, Marián Vrana ElectricAll, s.r.o			Ing. Emília Lenárová, Štúrova č. 867/10, 962 12 Detva		
Vypracoval: Marián Vrana, ElectricAll, s.r.o., info@electricall.sk ,0918181593					
Hip: Ing. Emília Lenárová			Č. zakázky:		
Zodp. projektant: Marián Vrana, ElectricAll, s.r.o., info@electricall.sk			Formát: A3		
Investor: DD a DSS, Záhonok 3205/2, 960 01 Zvolen			Miesto stavby:ul. Záhonok č. 3205/2, 960 01 Zvolen		
Stavba: REKONŠTRUKCIA OBJEKTU - BLOK "B" DD a DSS ZVOLEN, ZÁHONOK			Časť: - STAVEBNÁ ČASŤ		
			Diel: - ELEKTROINŠTALÁCIA		
			Účel: P.D. STAVEBNÉ POVOLENIE		
Výkres: MDC V04 IP 3NP			Mierka:	Dátum: 11/2018	Č. výkr.: E/DZ-03

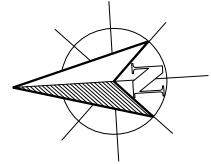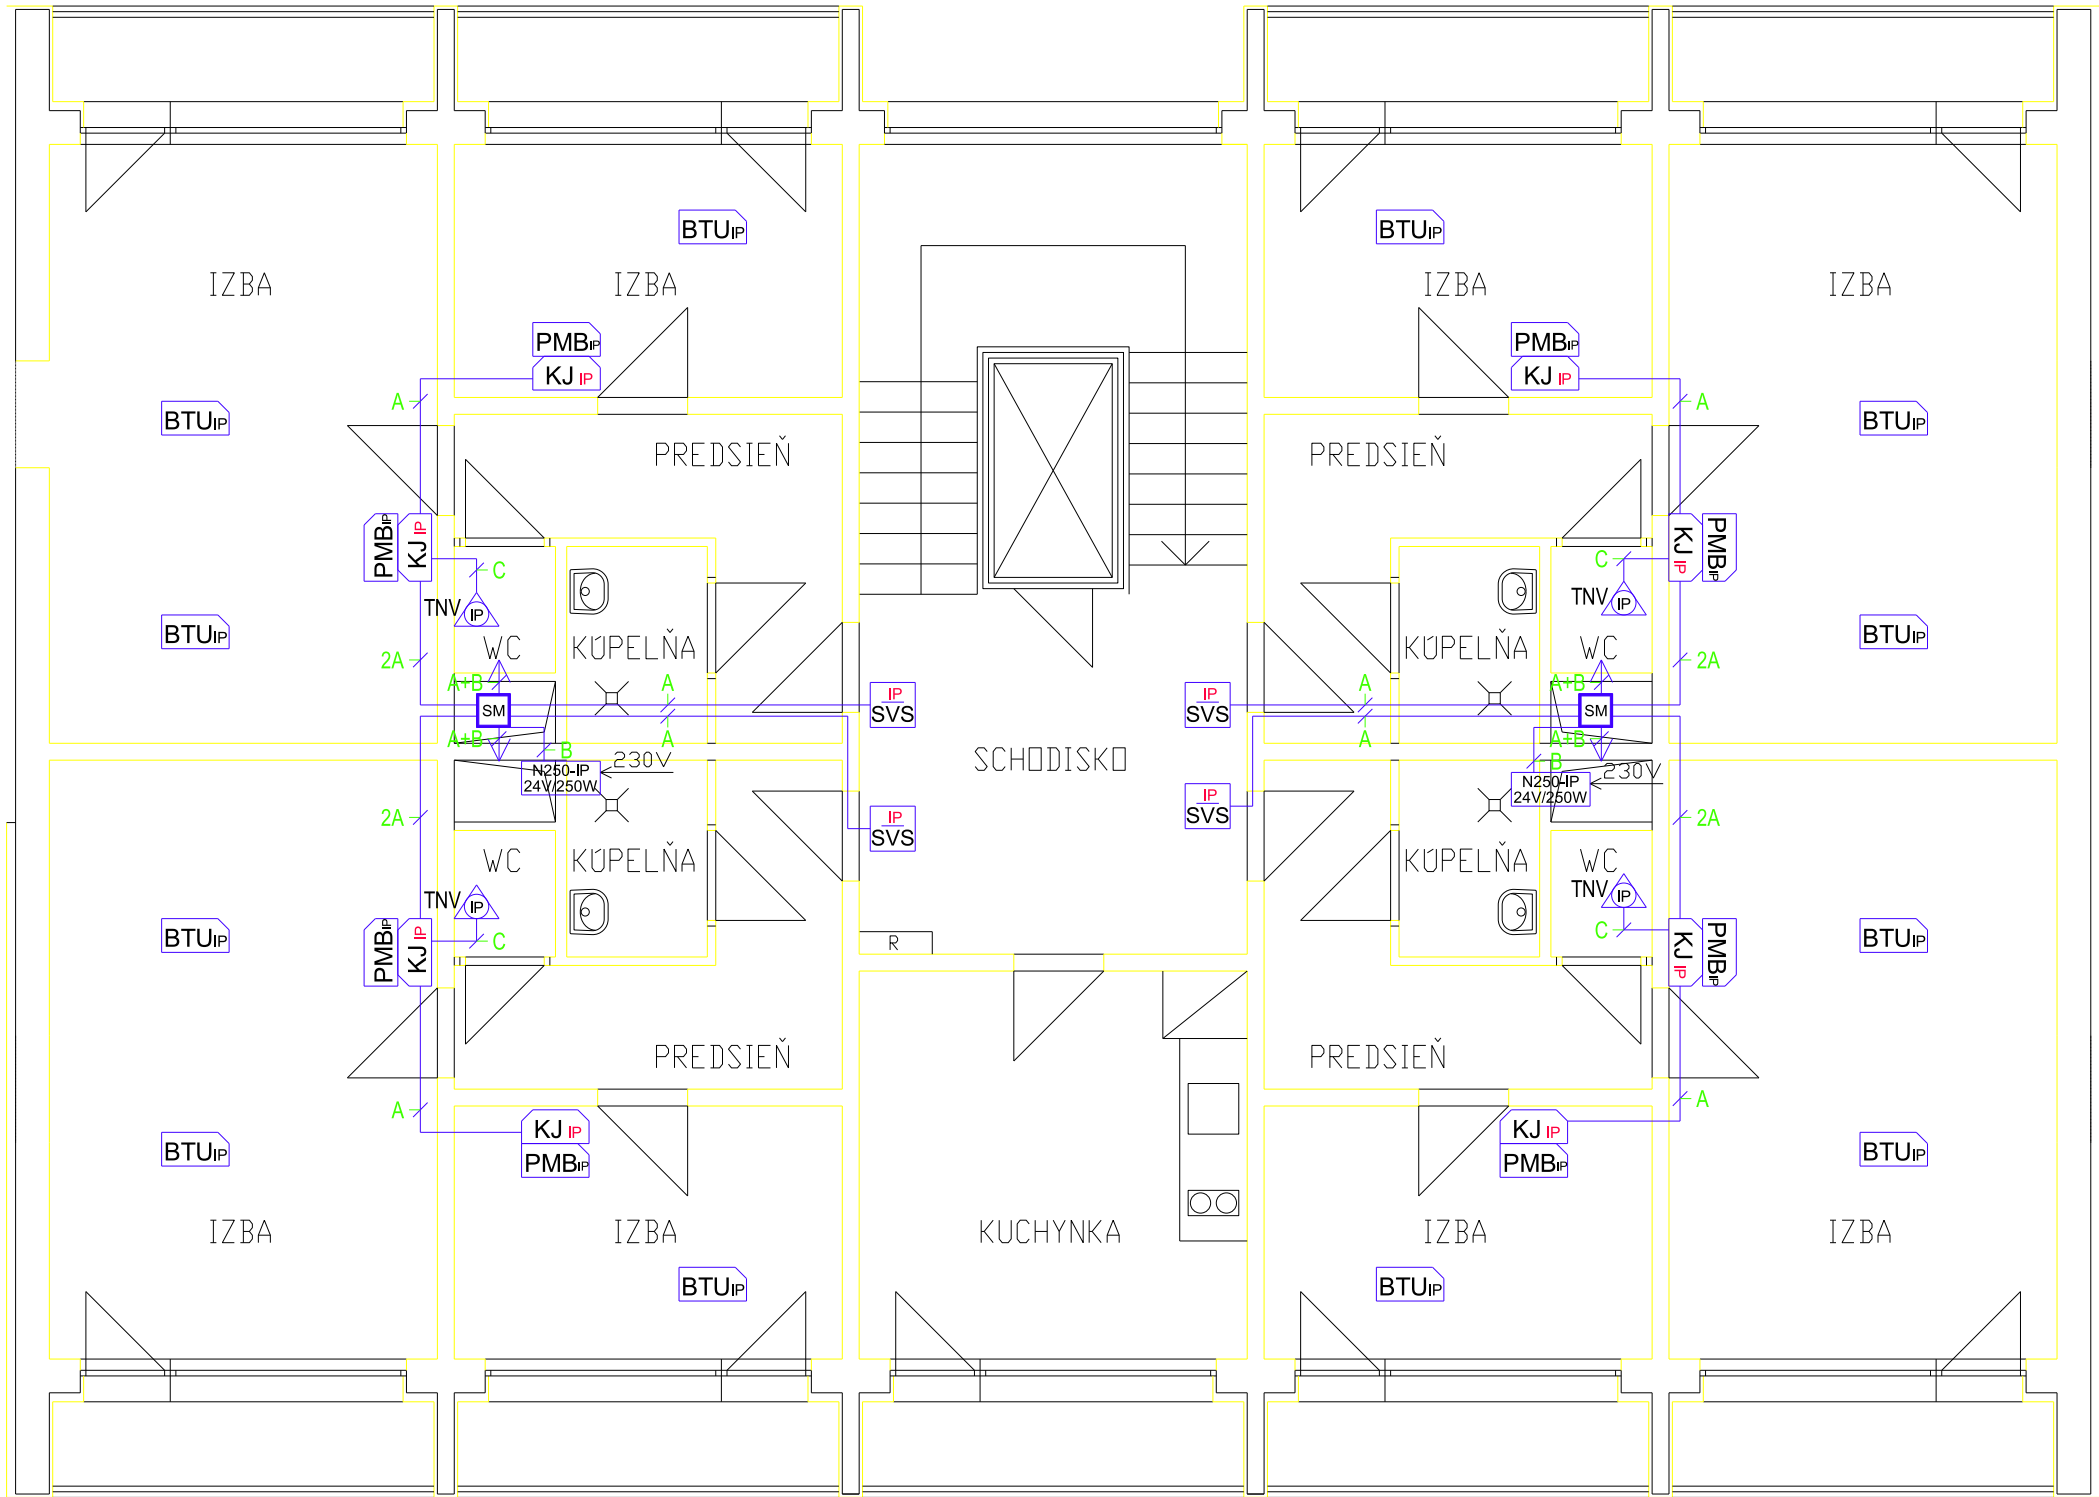


4.NP

PROJEKTOVÁ DOKUMENTÁCIA PODLIEHA ZÁKONU O AOTORSKOM PRÁVE . PREZENTOVANÉ TECHNICKÉ VÝKRESY A VŠETKY TEXTOVÉ SÚČASTI PROJEKTU DEFINUJÚ DIELO, ALEBO JEHO ČASŤ. Z TOHO TITULU JE PROJEKT DUŠEVNÝM MAJETKOM AUTORA, A PRETO POUŽÍVAŤ, ROZMNOŽOVAŤ A PUBLIKOVAŤ HO MOŽNO IBA SO SÚHLASOM ZMENY V PROJEKTE MOŽNO VYKONAŤ IBA S PÍSMOŇNÝM SÚHLASOM AUTORA !

ElectricAll www.electricall.sk info@electricall.sk tel.: 0918181593		Generálny projektant : Sada č.:	
AUTOR PROJEKTU: Ing. Emília Lenárová, Marián Vrana ElectricAll, s.r.o		Ing. Emília Lenárová, Štúrova č. 867/10, 962 12 Detva	
Vypracoval: Marián Vrana, ElectricAll, s.r.o., info@electricall.sk,0918181593			
Hip: Ing. Emília Lenárová			
Zodp. projektant: Marián Vrana, ElectricAll, s.r.o., info@electricall.sk		Č. zakázky:	Formát: A3
Investor: DD a DSS, Záhonok 3205/2, 960 01 Zvolen		Miesto stavby:ul. Záhonok č. 3205/2, 960 01 Zvolen	
Stavba: REKONŠTRUKCIA OBJEKTU - BLOK "B" DD a DSS ZVOLEN, ZÁHONOK		Časť: - STAVEBNÁ ČASŤ	
		Diel: - ELEKTROINŠTALÁCIA	
		Účel: P.D. STAVEBNÉ POVOLENIE	
Výkres: MDC V04 IP 4NP		Mierka:	Dátum: 11/2018
			Č. výkr.: E/DZ-04

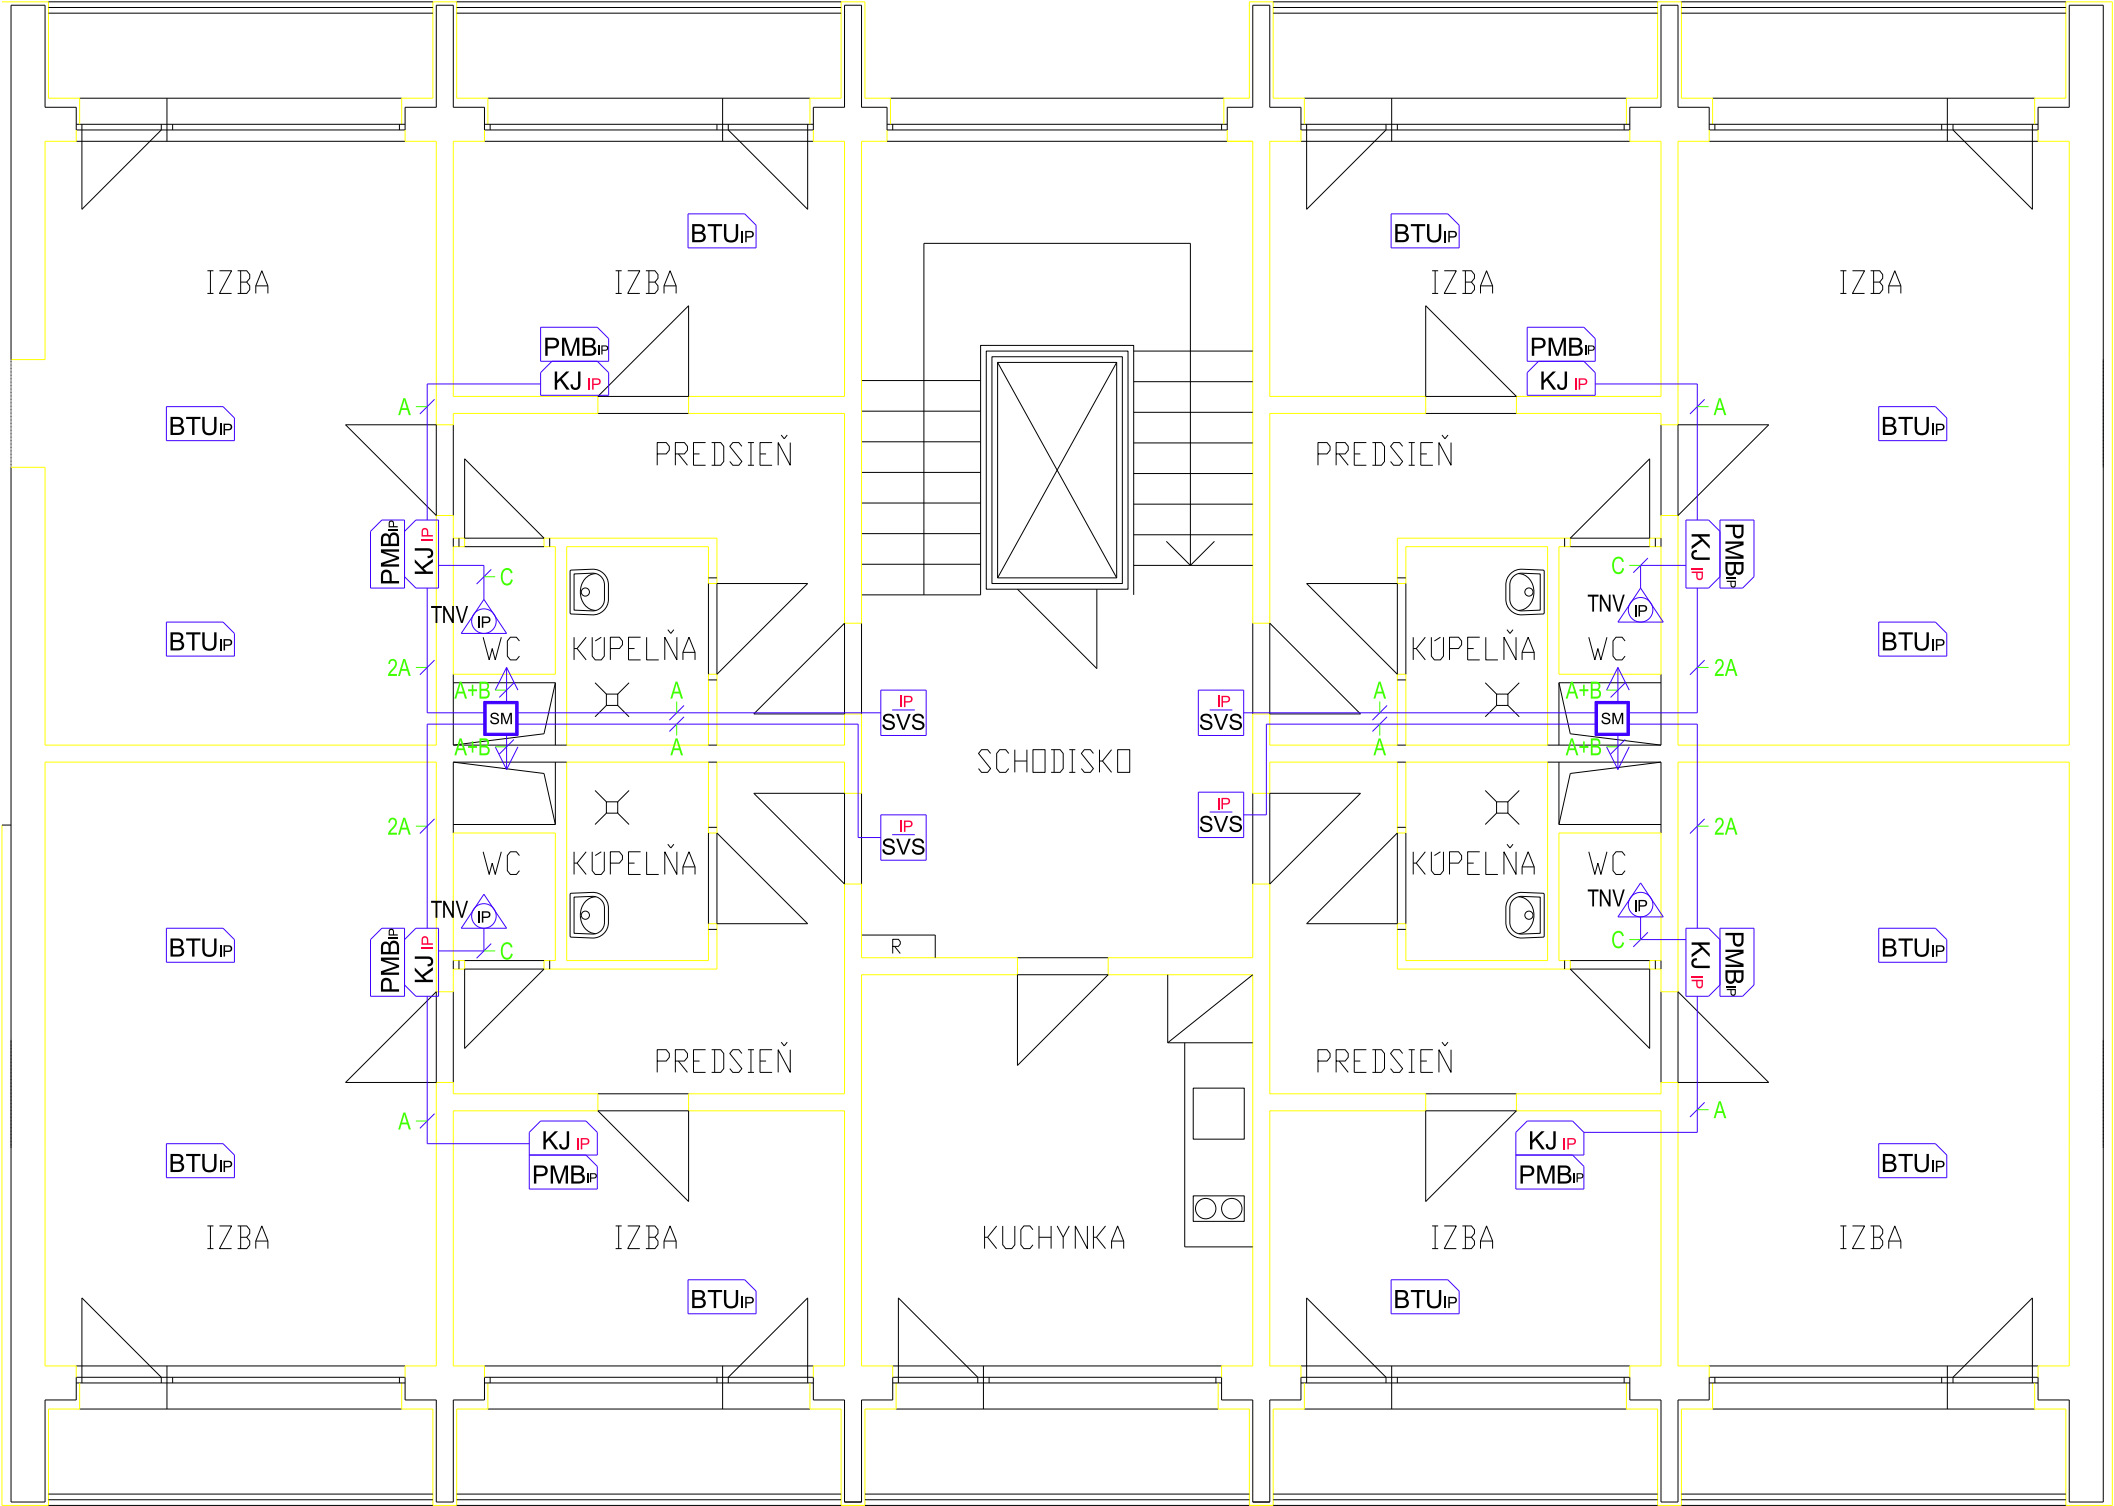


5.NP

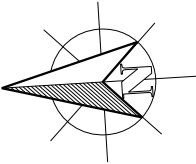


PROJEKTOVÁ DOKUMENTÁCIA PODLEHA ZÁKONU O AOTORSKOM PRÁVE . PREZENTOVANÉ TECHNICKÉ VÝKRESY A VŠETKY TEXTOVÉ SÚČASTI PROJEKTUDEFINUJÚ DIELO, ALEBO JEHO ČASŤ. Z TOHO TITULU JE PROJEKT DUŠEVNÝM MAJETKOM AUTORA,A PRETO POUŽÍVAŤ , ROZMNOŽOVAŤ A PUBLIKOVAŤ HO MOŽNO IBA SO SÚHLASOM ZMENY V PROJEKTE MOŽNO VYKONAŤ IBA S PÍSMNÝM SÚHLASOM AUTORA !

ElectricAll www.electricall.sk info@electricall.sk tel.: 0918181593		Generálny projektant : Sada č:	
AUTOR PROJEKTU: Ing. Emília Lenárová, Marián Vrana ElectricAll, s.r.o		Ing. Emília Lenárová, Štúrova č. 867/10, 962 12 Detva	
Vypracoval: Marián Vrana, ElectricAll, s.r.o., info@electricall.sk ,0918181593			
Hip: Ing. Emília Lenárová			
Zodp. projektant: Marián Vrana, ElectricAll, s.r.o., info@electricall.sk		Č. zakázky:	Formát: A3
Investor: DD a DSS, Záhonok 3205/2, 960 01 Zvolen		Miesto stavby:ul. Záhonok č. 3205/2, 960 01 Zvolen	
Stavba: REKONŠTRUKCIA OBJEKTU - BLOK "B" DD a DSS ZVOLEN, ZÁHONOK		Časť:	- STAVEBNÁ ČASŤ
		Diel:	- ELEKTROINŠTALÁCIA
		Účel: P.D. STAVEBNÉ POVOLENIE	
Výkres: MDC V04 IP 5NP		Mierka:	Dátum: 11/2018
			Č. výkr.: E/DZ-05

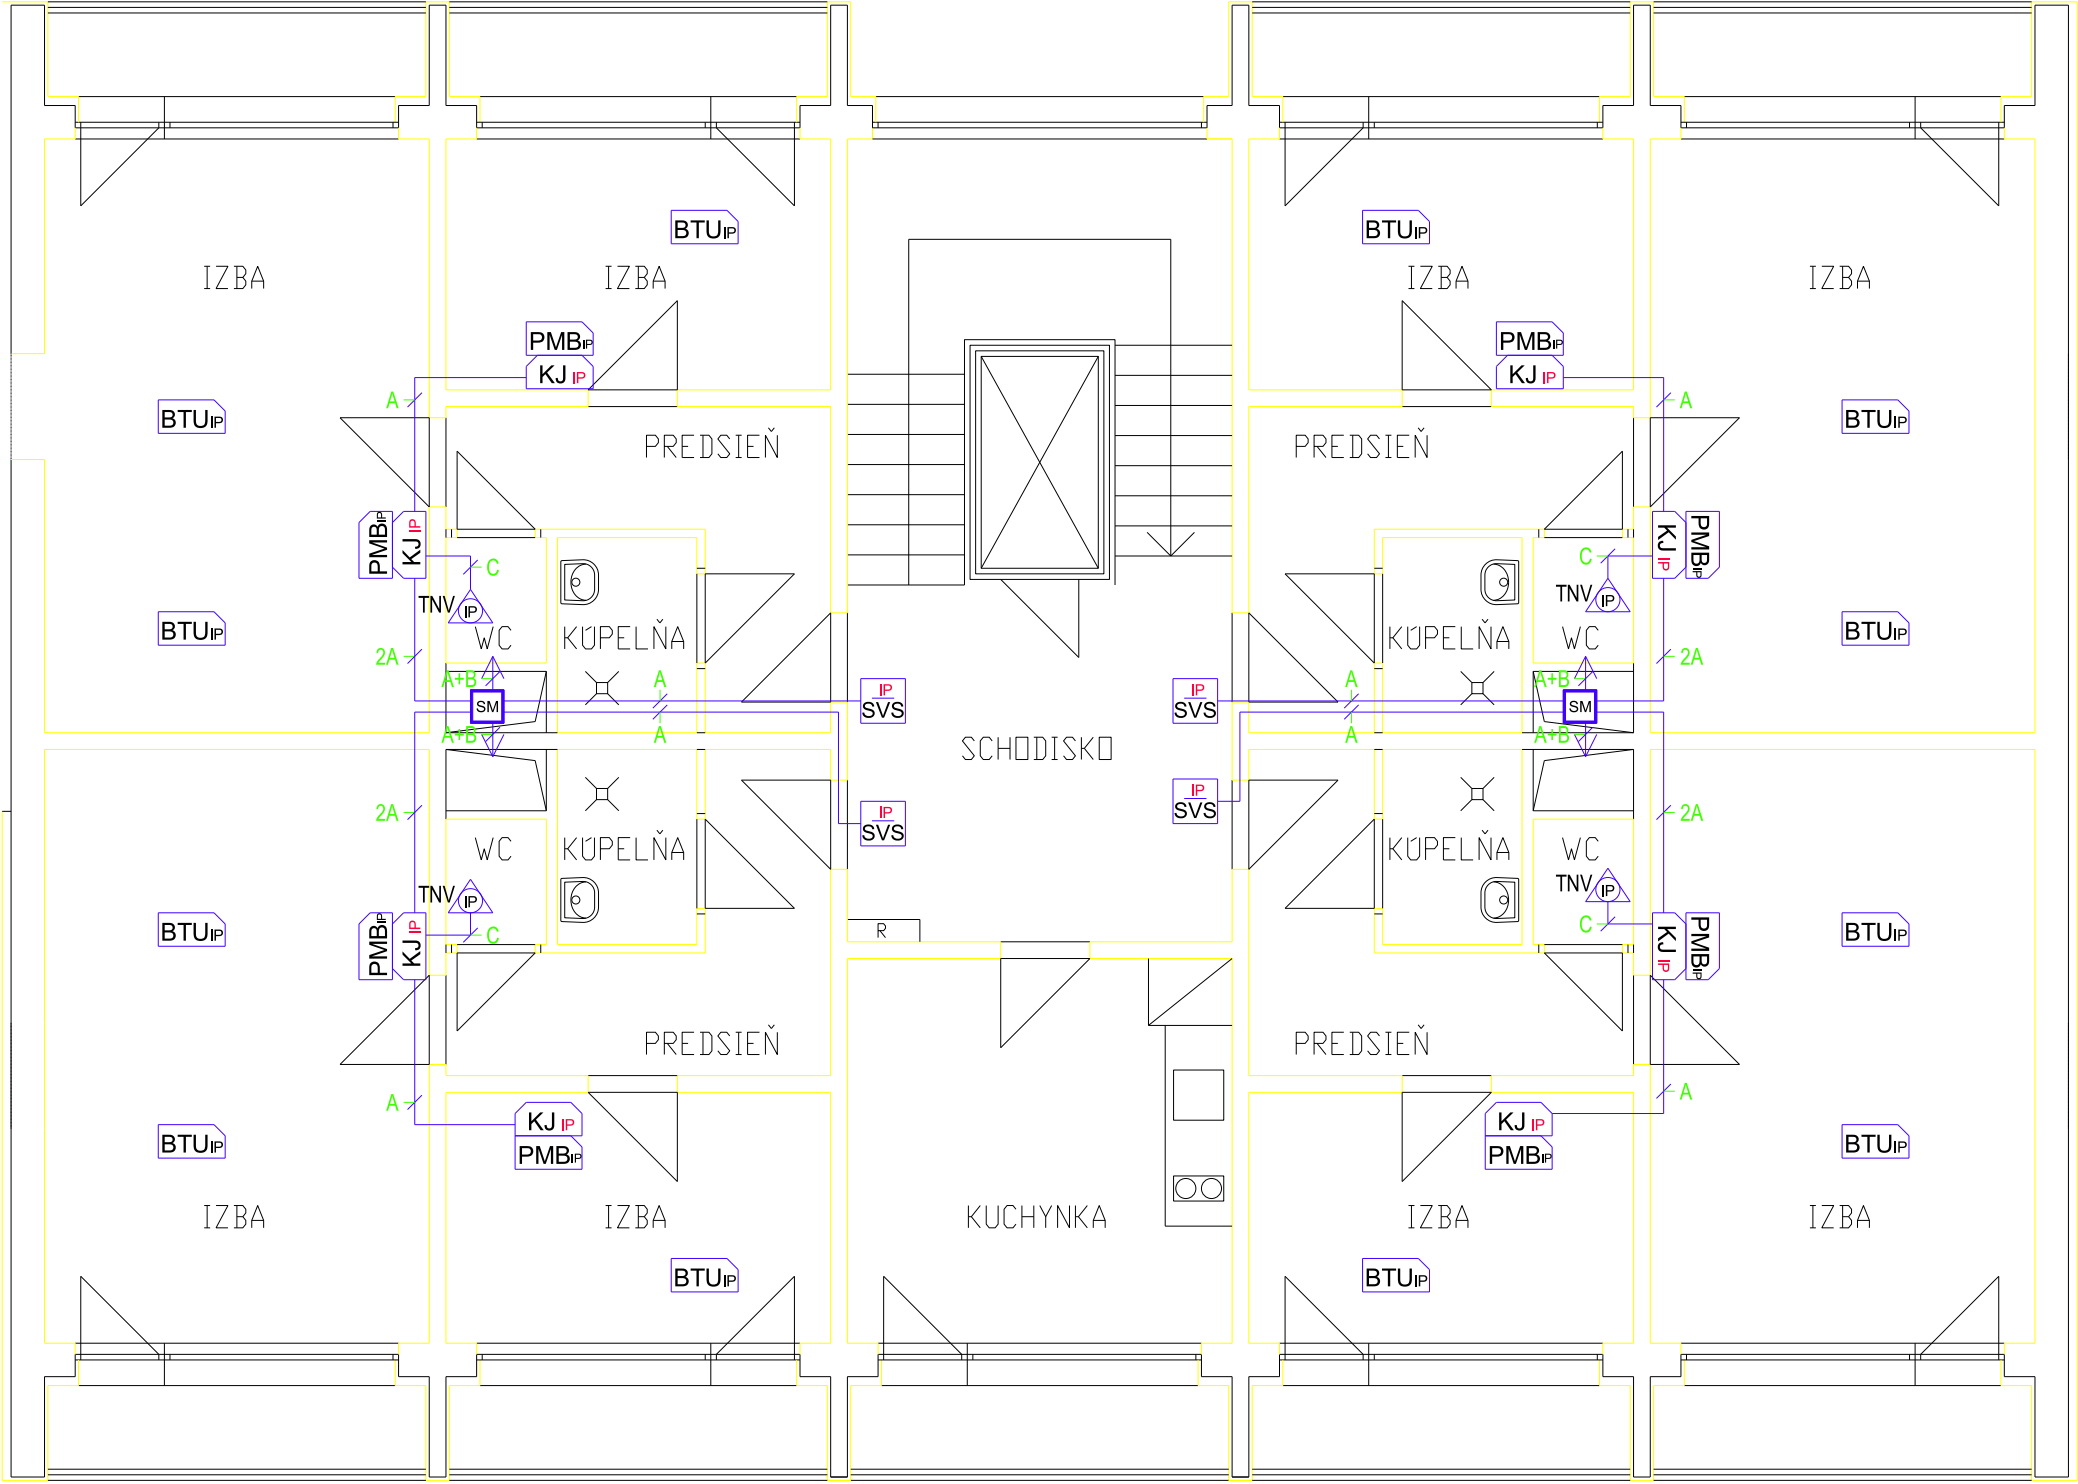


6.NP

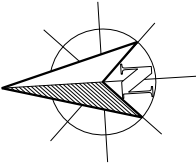


PROJEKTOVÁ DOKUMENTÁCIA PODLIEHA ZÁKONU O AOTORSKOM PRÁVE . PREZENTOVANÉ TECHNICKÉ VÝKRESY A VŠETKY TEXTOVÉ SÚČASTI PROJEKTU DEFINUJÚ DIELO, ALEBO JEHO ČASŤ. Z TOHO TITULU JE PROJEKT DUŠEVNÝM MAJETKOM AUTORA. A PRETO POUŽÍVAŤ , ROZMNOŽOVAŤ A PUBLIKOVAŤ HO MOŽNO IBA SO SÚHLASOM ZMENY V PROJEKTE MOŽNO VYKONAŤ IBA S PÍSO MNÝM SÚHLASOM AUTORA !

ElectricAll www.electricall.sk info@electricall.sk tel.: 0918181593		Generálny projektant : Sada č:	
AUTOR PROJEKTU: Ing. Emília Lenárová, Marián Vrana ElectricAll, s.r.o		Ing. Emília Lenárová, Štúrova č. 867/10, 962 12 Detva	
Vypracoval: Marián Vrana, ElectricAll, s.r.o., info@electricall.sk ,0918181593			
Hip: Ing. Emília Lenárová			
Zodp. projektant:	Marián Vrana, ElectricAll, s.r.o., info@electricall.sk	Č. zakázky:	Formát: A3
Investor:	DD a DSS, Záhonok 3205/2, 960 01 Zvolen	Miesto stavby:ul. Záhonok č. 3205/2, 960 01 Zvolen	
Stavba:	REKONŠTRUKCIA OBJEKTU - BLOK "B" DD a DSS ZVOLEN, ZÁHONOK	Časť:	- STAVEBNÁ ČASŤ
		Diel:	- ELEKTROINŠTALÁCIA
		Účel: P.D. STAVEBNÉ POVOLENIE	
Výkres:	MDC V04 IP 6NP	Mierka: 1:80	Dátum: 11/2018 Č. výkr.: E/DZ-06

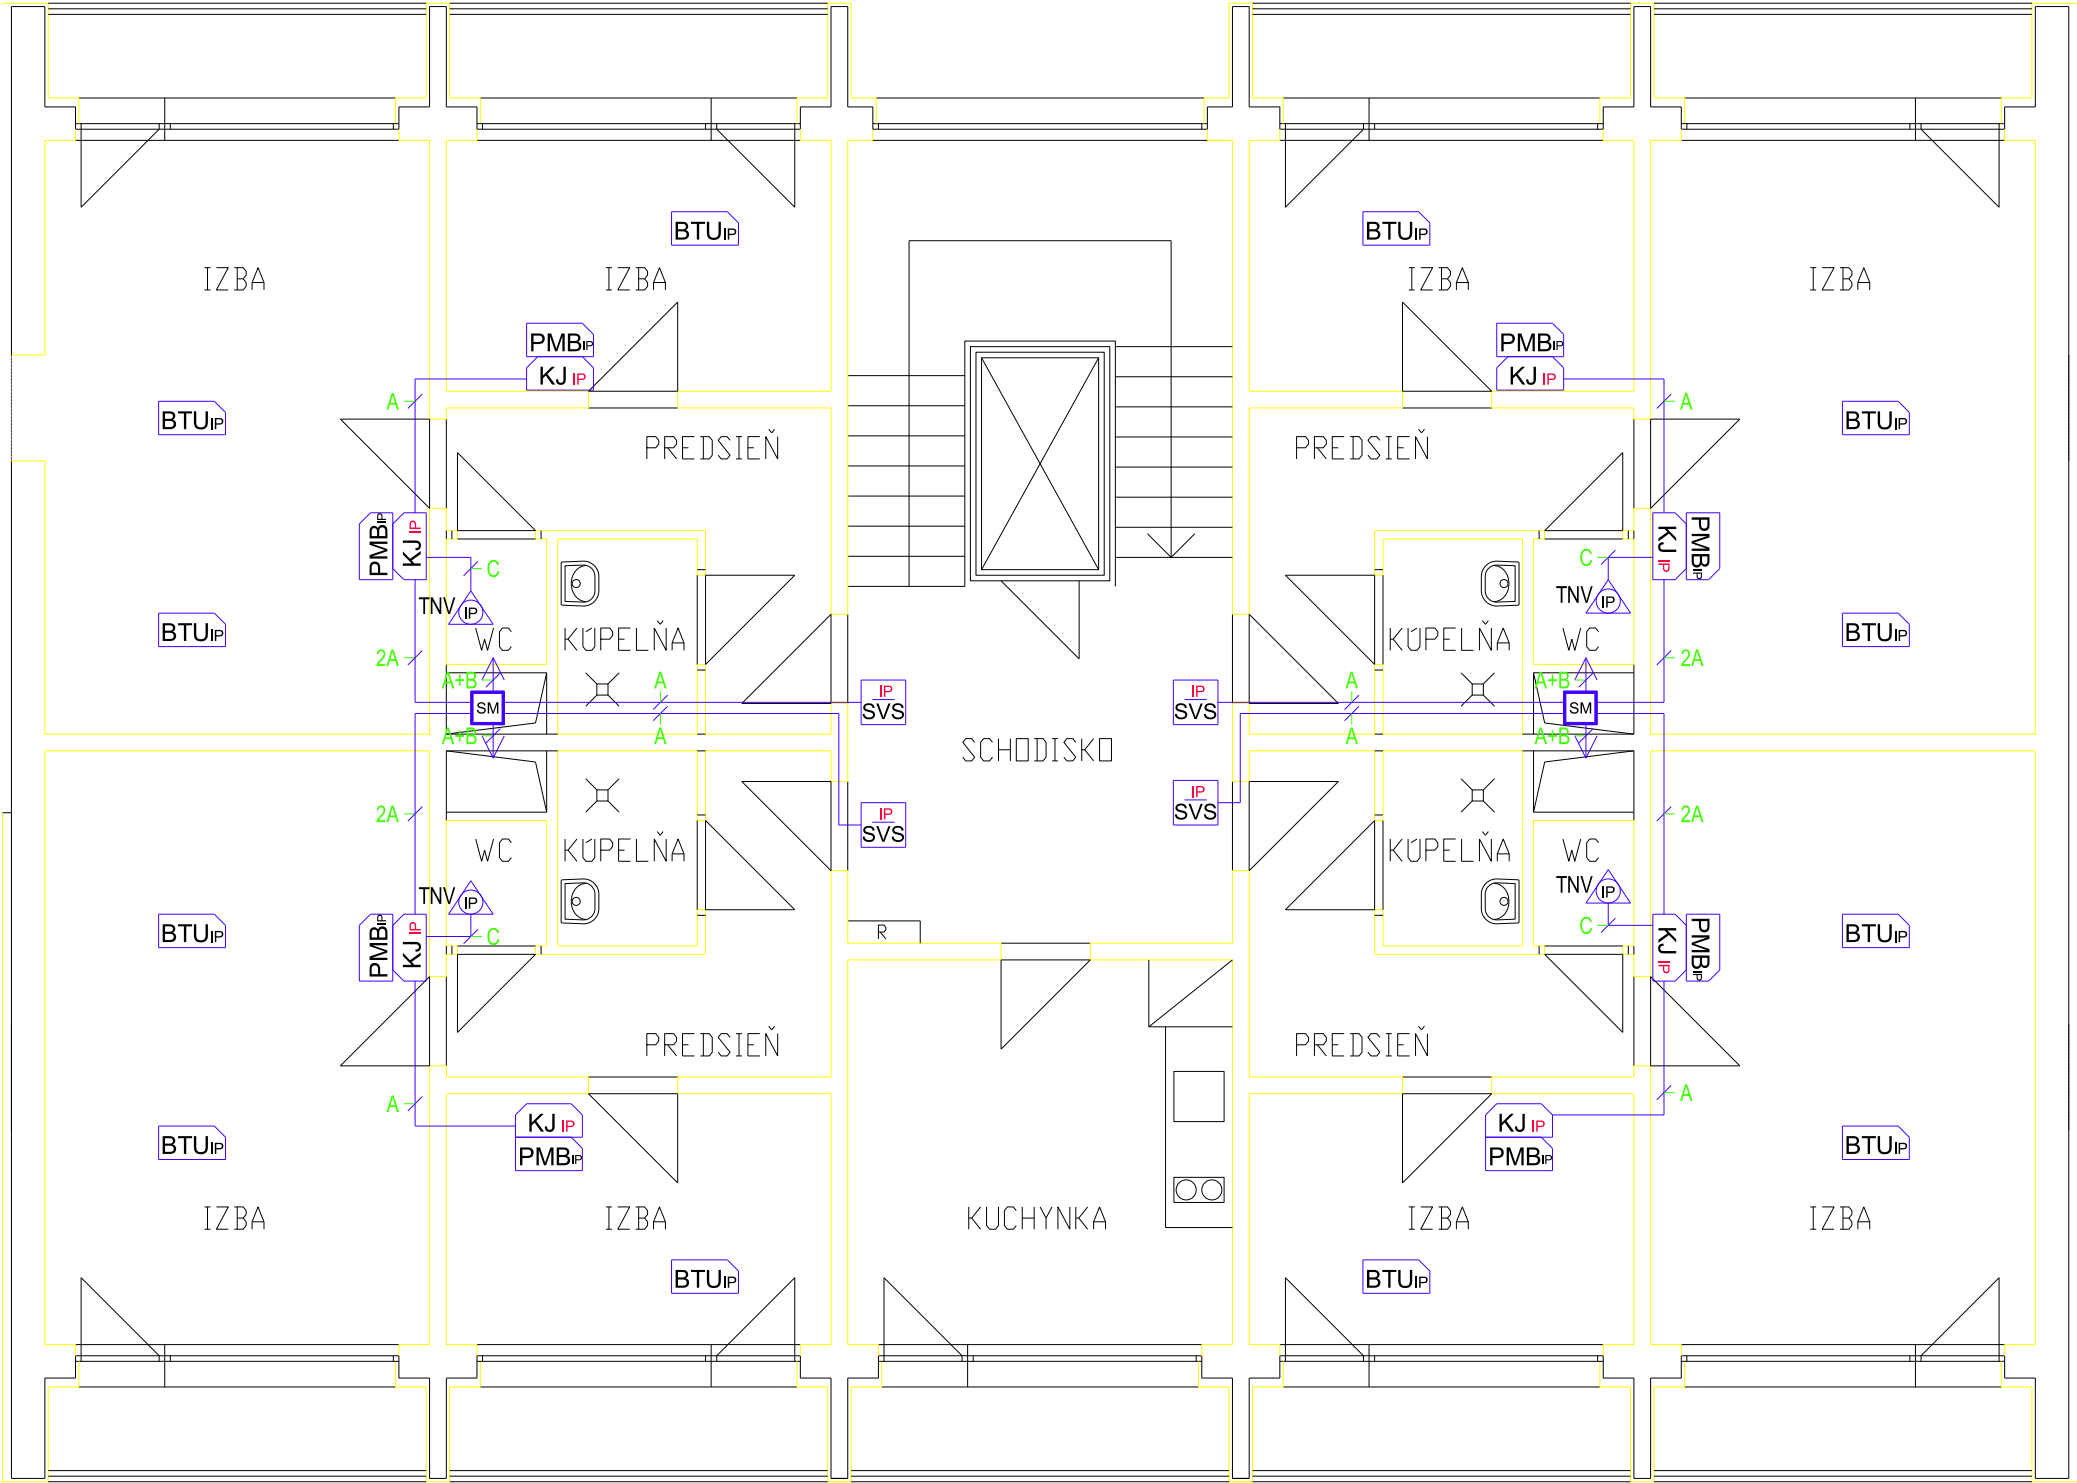


7.NP

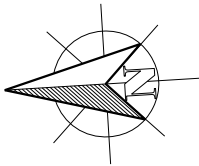


PROJEKTOVÁ DOKUMENTÁCIA PODLIEHA ZÁKONU O AOTORSKOM PRÁVE . PREZENTOVANÉ TECHNICKÉ VÝKRESY A VŠETKY TEXTOVÉ SÚČASTI PROJEKTUDEFINUJÚ DIELO, ALEBO JEHO ČASŤ. Z TOHO TITULU JE PROJEKT DUŠEVNÝM MAJETKOM AUTORA,A PRETO POUŽÍVAŤ , ROZMNOŽOVAŤ A PUBLIKOVAŤ HO MOŽNO IBA SO SÚHLASOM ZMENY V PROJEKTE MOŽNO VYKONAŤ IBA S PÍSMOŇNÝM SÚHLASOM AUTORA !

ElectricAll www.electricall.sk info@electricall.sk tel.: 0918181593		Generálny projektant : Sada č:	
AUTOR PROJEKTU: Ing. Emília Lenárová, Marián Vrana ElectricAll, s.r.o		Ing. Emília Lenárová, Štúrova č. 867/10, 962 12 Detva	
Vypracoval: Marián Vrana, ElectricAll, s.r.o., info@electricall.sk ,0918181593			
Hip: Ing. Emília Lenárová			
Zodp. projektant: Marián Vrana, ElectricAll, s.r.o., info@electricall.sk		Č. zakázky:	Formát: A3
Investor: DD a DSS, Záhonok 3205/2, 960 01 Zvolen		Miesto stavby:ul. Záhonok č. 3205/2, 960 01 Zvolen	
Stavba: REKONŠTRUKCIA OBJEKTU - BLOK "B" DD a DSS ZVOLEN, ZÁHONOK		Časť:	- STAVEBNÁ ČASŤ
		Diel:	- ELEKTROINŠTALÁCIA
		Účel: P.D. STAVEBNÉ POVOLENIE	
Výkres: MDC V04 IP 7NP		Mierka:	Dátum: 11/2018
			Č. výkr.: E/DZ-07

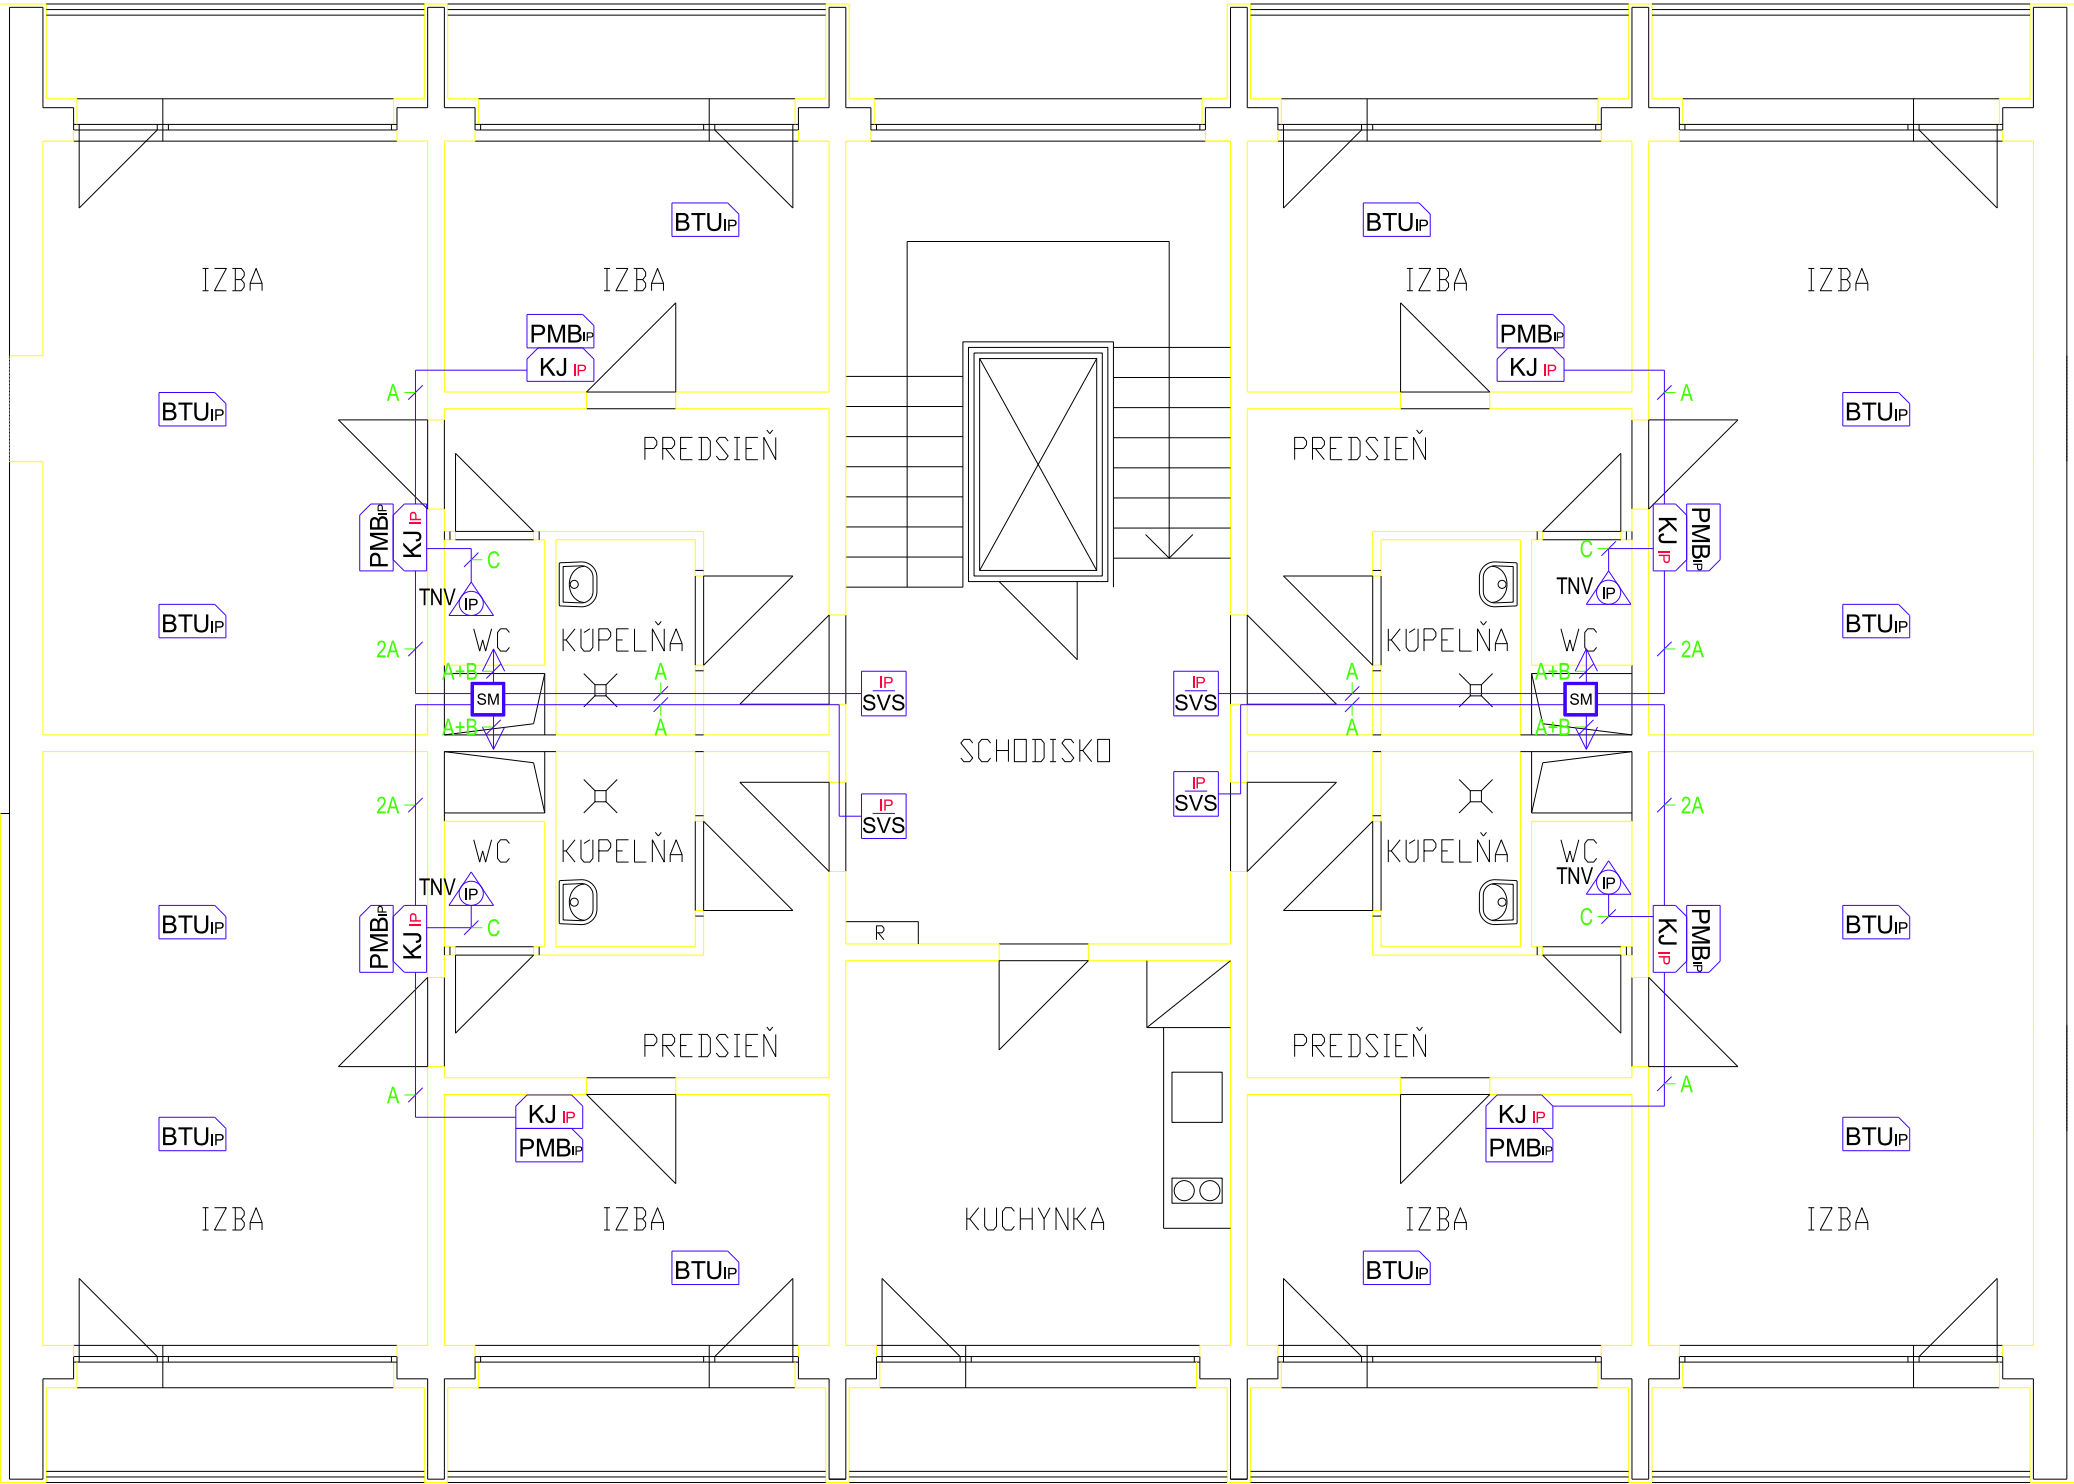

8.NP

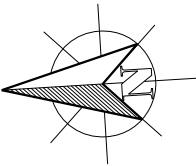

PROJEKTOVÁ DOKUMENTÁCIA PODLIEHA ZÁKONU O AOTORSKOM PRÁVE . PREZENTOVANÉ TECHNICKÉ VÝKRESY A VŠETKY TEXTOVÉ SÚČASTI PROJEKTUDEFINUJÚ DIELO, ALEBO JEHO ČASŤ. Z TOHO TITULU JE PROJEKT DUŠEVNÝM MAJETKOM AUTORA,A PRETO POUŽÍVAŤ , ROZMNOŽOVAŤ A PUBLIKOVAŤ HO MOŽNO IBA SO SÚHLASOM ZMENY V PROJEKTE MOŽNO VYKONAŤ IBA S PÍSMNÝM SÚHLASOM AUTORA !

ElectricAll		www.electricall.sk		info@electricall.sk		tel.: 0918181593		Generálny projektant :		Sada č.:	
AUTOR PROJEKTU:		Ing. Emília Lenárová, Marián Vrana ElectricAll, s.r.o									
Vypracoval:		Marián Vrana, ElectricAll, s.r.o., info@electricall.sk,0918181593									
Hip:		Ing. Emília Lenárová									
Zodp. projektant:		Marián Vrana, ElectricAll, s.r.o., info@electricall.sk									
Investor:		DD a DSS, Záhonok 3205/2, 960 01 Zvolen									
Stavba:		REKONŠTRUKCIA OBJEKTU - BLOK "B"									
		DD a DSS ZVOLEN, ZÁHONOK									
		Časť:		- STAVEBNÁ ČASŤ							
		Diel:		- ELEKTROINŠTALÁCIA							
		Účel: P.D. STAVEBNÉ POVOLENIE									
Výkres:		MDC V04 IP 8NP		Mierka:		Dátum:		Č. výkr.:			
				1:80		11/2018		E/DZ-08			