

MAPA DO CELÓW PROJEKTOWYCH

POWIAT: wadowicki [1218]  
JEDNOSTKA EWID: Andrychów [121801\_5]  
OBREB: Zagórnik [0007]  
SKALA 1:500  
SEKCJA: 7.120.06.14.1.3, 7.120.06.14.1.4, 7.120.06.14.3.1  
ID ZGL.: NGK.6640.364.2022

Układ odniesienia: 2000/21/PL-EVRF2007-NH

Granice działek wkreślono kolorem zielonym, na podstawie cyfrowej mapy ewidencyjnej.


Granice działki 2013/2 ustalone są z wymaganą dokładnością.

Nie wyklucza się istnienia w terenie innych, nie wykazanych na niniejszej mapie, urządzeń podziemnych, które nie były zgłoszone do inwentaryzacji lub o których brak informacji w instytucjach branżowych.

Wieprz, dn. 07.02.2022 r.

Wykonał:

- Legenda:
- zakres opracowania
  - linie rozgraniczające tereny o różnym przeznaczeniu
  - nieprzekraczalna linia zabudowy
  - 1.7/5 US1 oznaczenie terenu

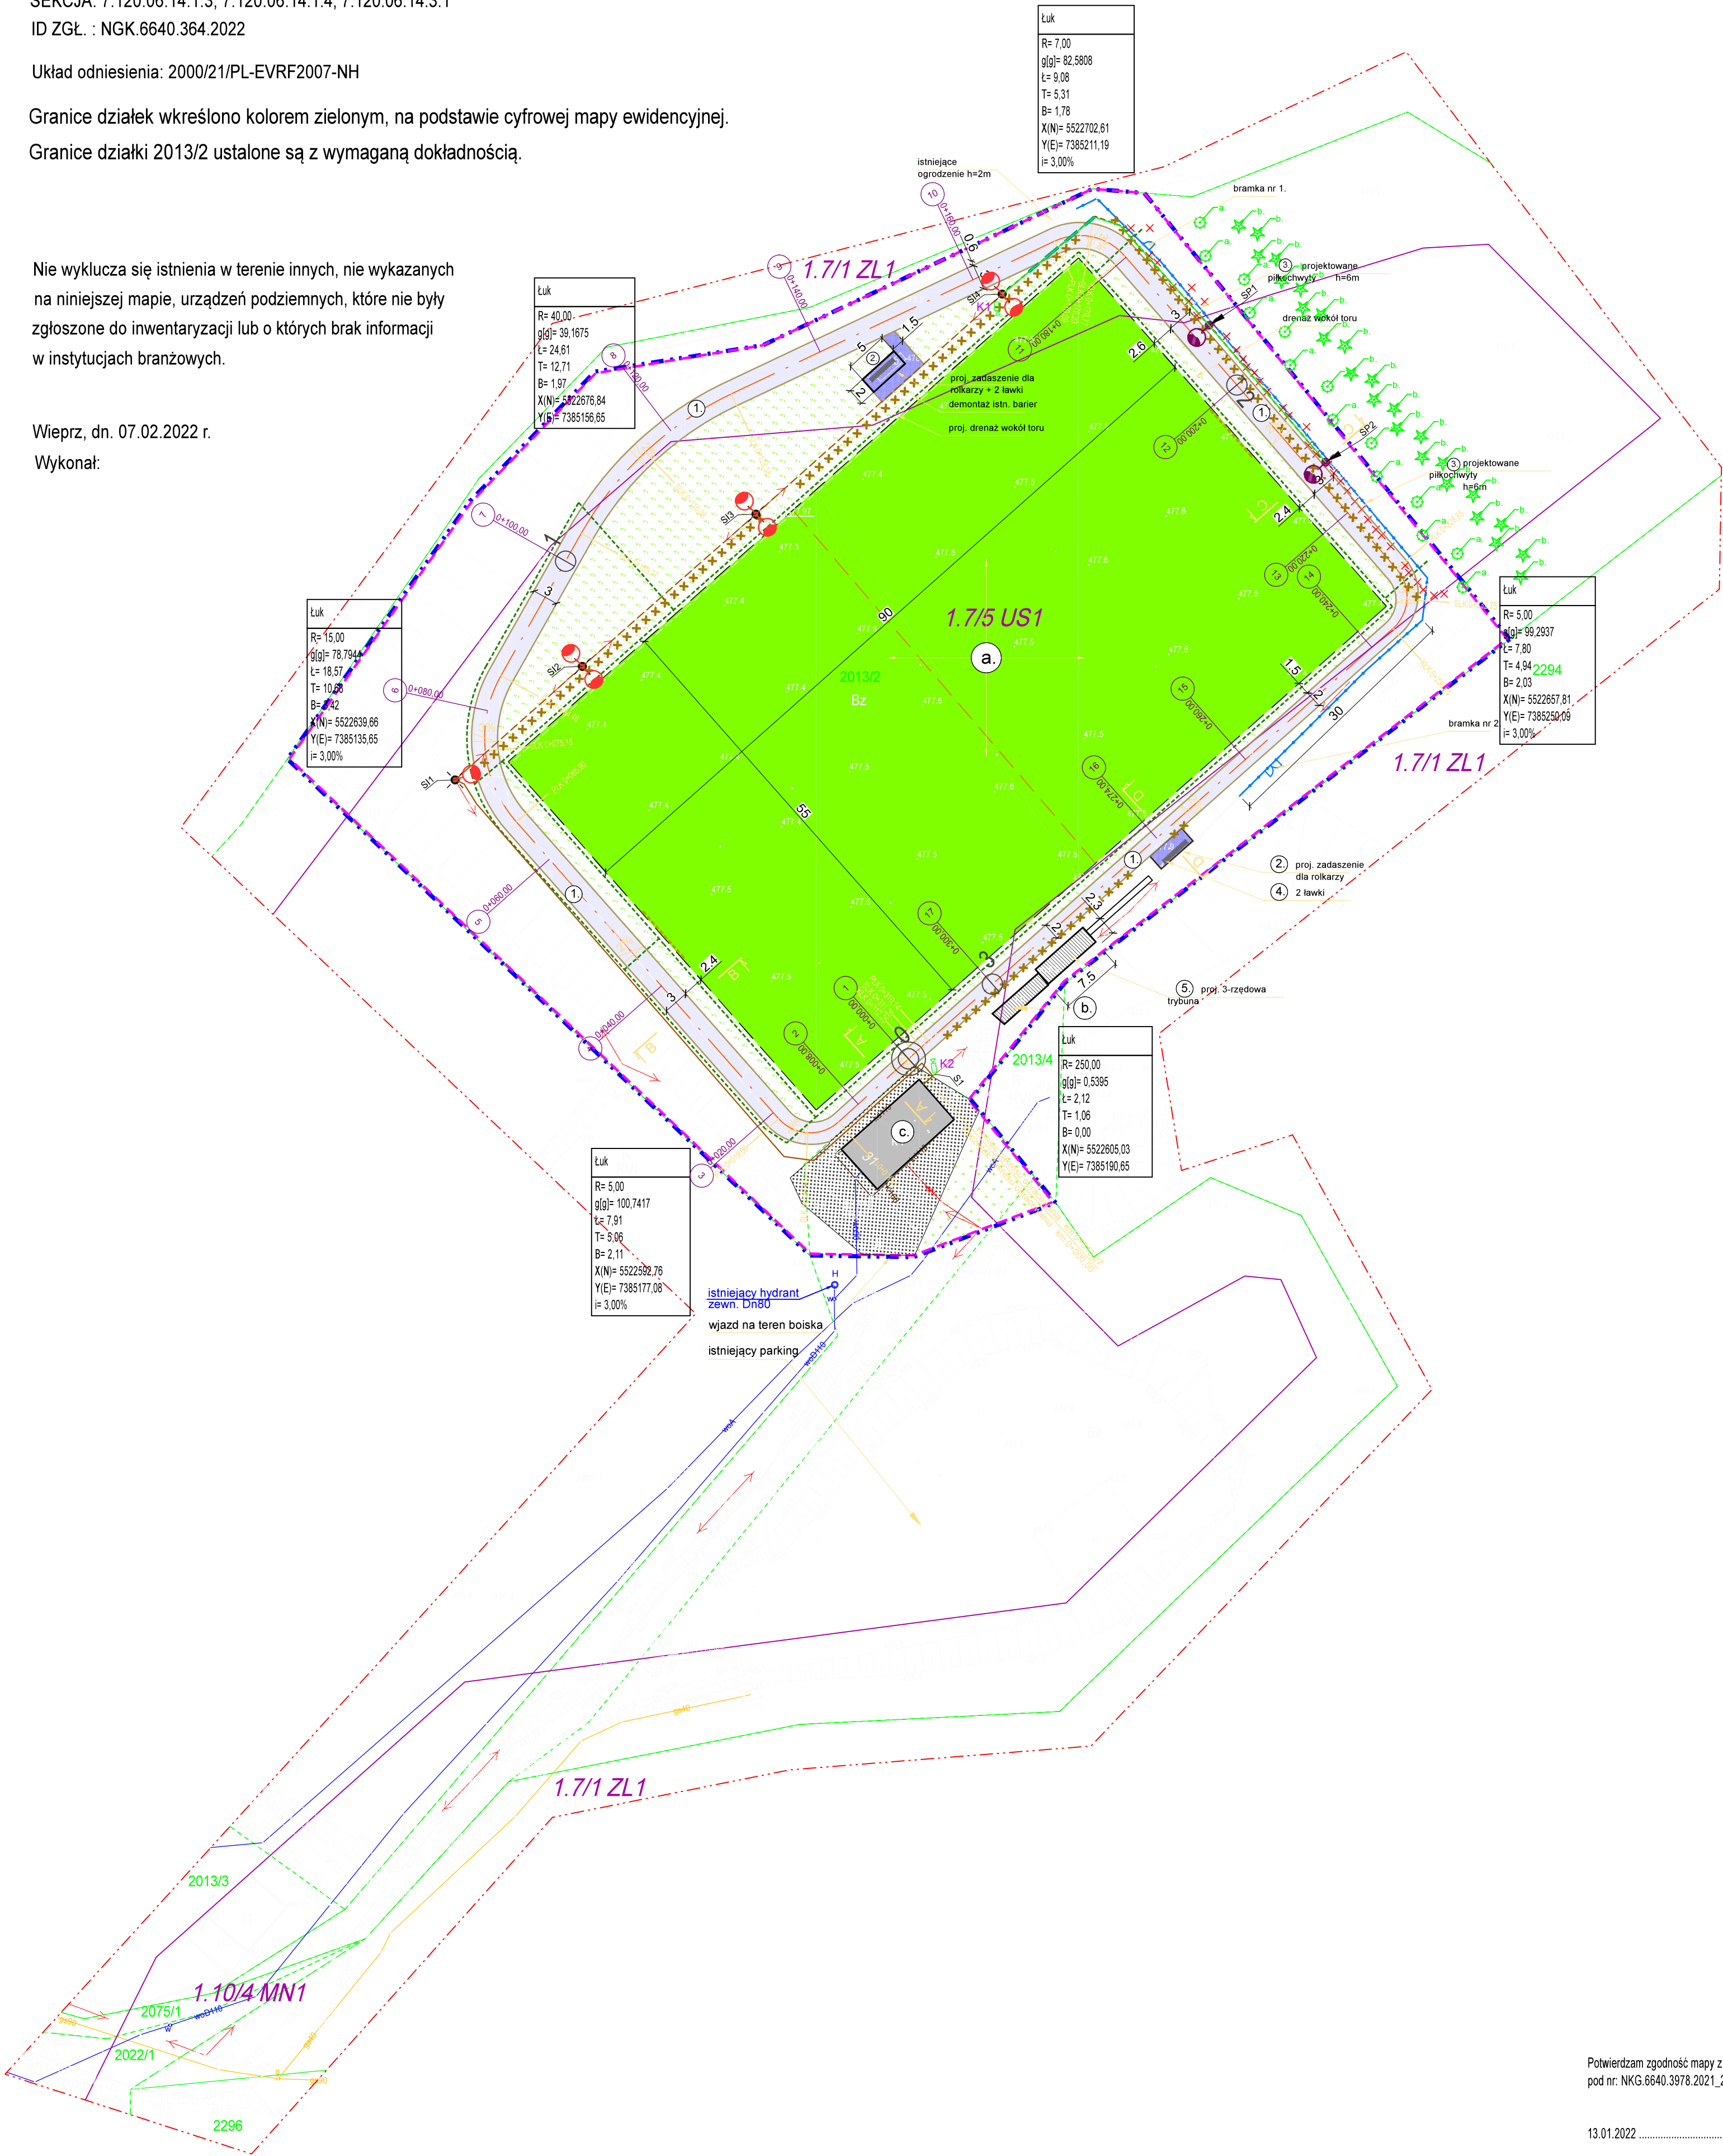

**LEGENDA:**

- zakres inwestycji
- obszar oddziaływania= zakres uciążliwości

**ISTNIEJĄCE ELEMENTY ZAGOSPODAROWANIA TERENU:**

- 3 US/ZN - jednostki strukturalne z Miejsowego Planu Zagospod. Przestrz.
- 2013/2 - numery ewidencyjne działek inwestycyjnych
- granice ewidencyjne
- 477.5 - istniejące rzędne terenu
- wjazd/ wejście na teren inwestycji
- istniejąca zielen wysoka
- istn. zielen wysoka kolidująca z inwestycją przeznaczona do wycinki
- istniejące barierki do usunięcia
- proj. hydrant zewnętrzny dn80

**ISTNIEJĄCE OBIEKTY BUDOWLANE:**

- a. boisko sportowe
- b. trybuny
- c. budynek zaplecza

**PROJEKTOWANE ELEMENTY ZAGOSPODAROWANIA TERENU:**

- 1 - proj. tor rolkowy, s=2-3m, nawierzchnia asfaltowa
- 2 - proj. utwardzenie terenu, nawierzchnia bet. kostka brukowa
- 3 - proj. wiatła dla rolkarzy 2 szt.
- 4 - proj. piłkochwyty
- 5 - proj. ławka
- 6 - proj. trybuna
- urządzona zielen niska
- projektowana trasa kablowa niskiego napięcia
- projektowana trasa kabla sys. monitoringu w ziemi
- projektowana trasa kabla sys. monitoringu napowietrzna
- zabezpieczenie sieci uzbrojenia podziemnego (rury ochronne)
- zabudowa oprawy oświetleniowej na słupie
- zabudowa dwóch opraw oświetleniowych na słupie
- zabudowa słupa z oprawą oświetleniową
- kamera zewnętrzna, 3 szt.
- projektowany drenaż wzdłuż toru

Potwierdzam zgodność mapy z oryginałem przyjętym do zasobów pod nr: NGK.6640.3978.2021\_22828 z dnia 09-09-2021r.

13.01.2022

INWESTOR: GMINA ANDRYCHÓW 34-120 Andrychów, ul. Rynek 15		JEDNOSTKA PROJEKTOWA <b>nomo</b> A.B. R. J. K. S. P. A.	
TEMAT: BUDOWA OGÓLNODOSTĘPNEGO TORU ROLKARSKIEGO W ZAGÓRNIKU WRAZ Z MAŁĄ ARCHITEKTURĄ I INFRASTRUKTURĄ TECHNICZNĄ			
ADRES: 34-120 Zagórnik, ul. Rekreacyjna 31, gmina Andrychów, powiat wadowicki jedn.ewidencyjna 121801_5 Zagórnik, obr.0005 Zagórnik, dz. nr: 2013/2			
PACJA: PROJEKT TECHNICZNY		BRANŻA: ELEKTRYCZNA	
Tytuł: PLAN SYTUACYJNY		Skala: 1:500	
Data: II 2022		Data: II 2022	
DROGOWA Z ODWOZNIEM: mgr inż. Wiesław Galgan		nr upr.: SKL/5700/PWOE/14	
WYKONAWCA: mgr inż. Emil Miśkiewicz		nr upr.: SKL/4611/PWOE/12	
Opracowanie:		Data, podpis:	

PT  
E-1