


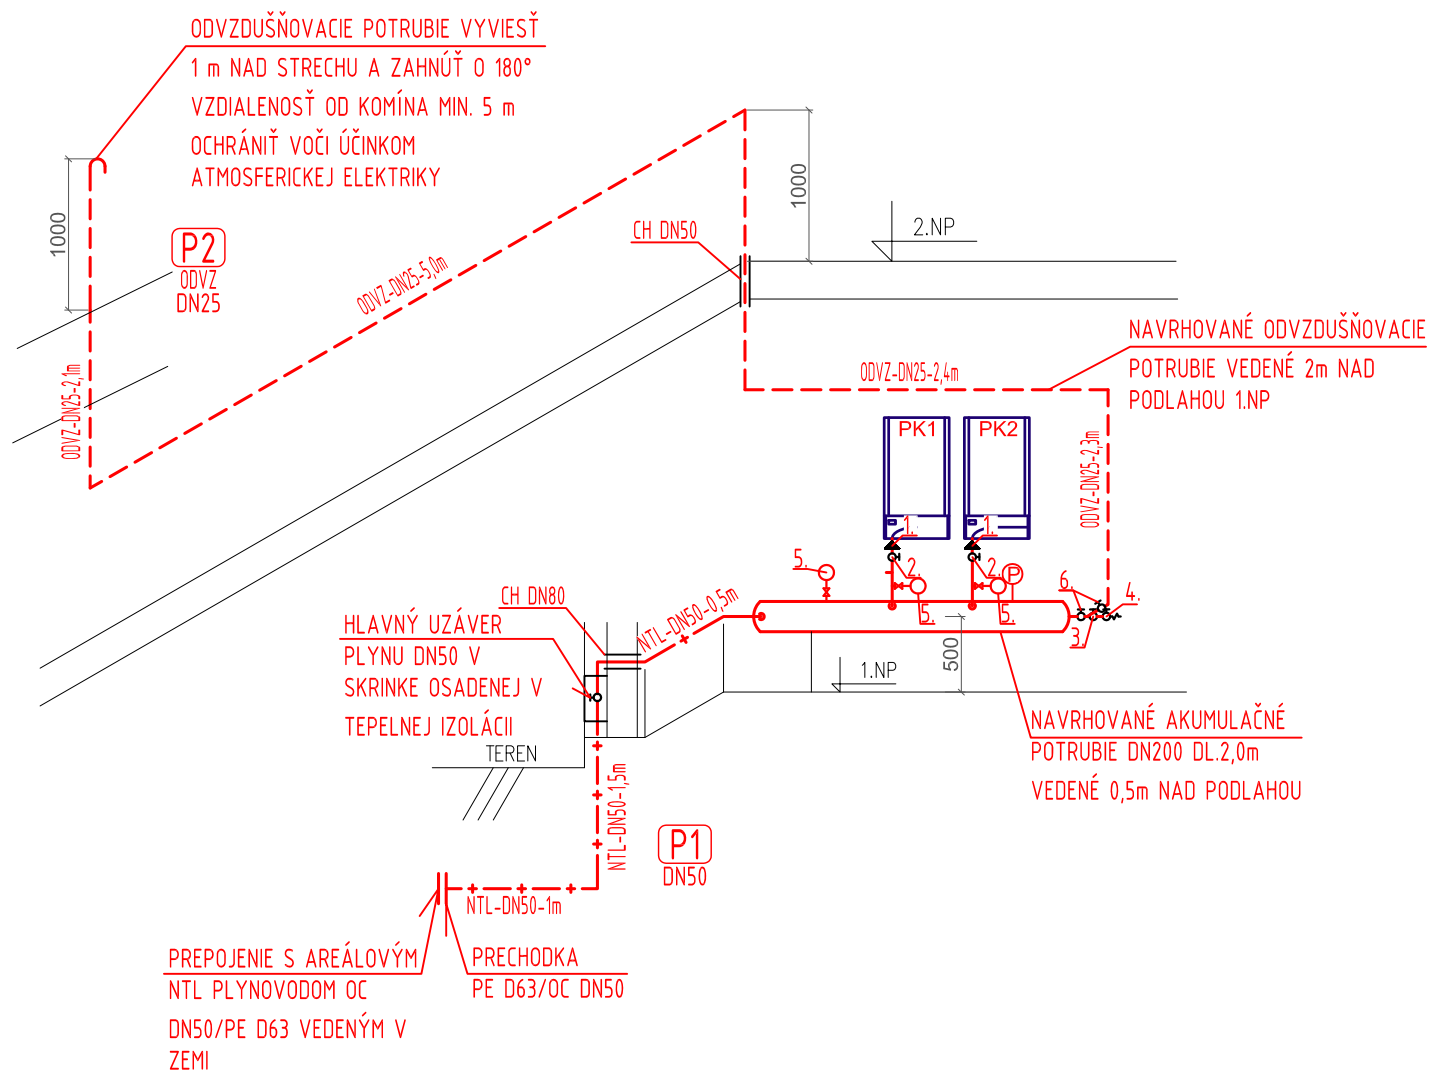

LEGENDA:

PK — TEPLOVODNÝ PLYNOVÝ KONDENZAČNÝ KOTOL VIESSMANN VITODENS 200-45, Q= 45 kW, QT= 17 - 90 kW
ZEMNÝ PLYN 5,95m3/h, S ČERPADLOVOU SKUPINOU, POISTNÝM VENTILOM o.p.300kPa - 2 ks (DODÁVKA UK)

1	REDUKCIA DN32/DN25
2	GULOVÝ UZÁVER DN32 PN16
3	GULOVÝ UZÁVER DN15 PN16
4	GULOVÝ UZÁVER DN 15 PN16 PRE ODBER VZORIEK
5	TLAKOMER Ø160, TL. PRÍPOJKA, TLAKOMER. KOHÚT, ROZSAH 0-6 kPa, S UZAT.VENTILOM
6	GULOVÝ UZÁVER DN25 PN16
7	GULOVÝ UZÁVER DN50 PN16-HLAVNÝ UZÁVER PLYNU KOTOLNE

- NTL ROZVOD PLYNU /2KPa/ OCEL STN 11 353.1
- ODVETRACIE POTRUBIE OCEL STN 11 353.1
- VŠETKY UZÁVERY MUSIA BYŤ NAIŠTALOVANÉ TAK,ABY BOLÍ LAHKO PRÍSTUPNÉ
- ROZVODY PLYNU Z OC JE POTREBNÉ UZEMNIŤ V ZMYSLE PLATNEJ LEGISLATÍVY
- CH CHRÁNIČKA NA PLYNOVOM POTRUBÍ OCEL STN 11 353.1

POZNÁMKA:
ODVOD DYMOVÝCH PLYNOV RIEŠI PROFESIA ČASŤ "VYKUROVANIE"
VETRANIE TECHNICKEJ MIESTNOSTI RIEŠI PROFESIA ČASŤ "VZDUCHOTECHNIKA"
ROZVODY PLYNU Z OC JE POTREBNÉ UZEMNIŤ V ZMYSLE PLATNEJ LEGISLATÍVY
STAVEBNÉ ÚPRAVY BUDÚ DODÁVKOU STAVEBNEJ ČASŤI.

SADA

SÚRADNICOVÝ SYSTÉM: JTSK
VÝŠKOVÝ SYSTÉM: Bpv

±0,000=166,40

AUTOR NÁVRHU DOSTAVBY	ING. L. HOLEJŠOVSKÝ, ING. ARCH. V. JARABICA
ZODPOVEDNÝ PROJEKTANT	ING. PATRIK DEÁK
VYPRACOVAL	MGR. MICHAL KOVÁČIK
KRESLIL	MGR. MICHAL KOVÁČIK
INVESTOR – OBSTARÁVATEL	MESTO NITRA, ŠTEFÁNIKOVA TRIEDA č. 60, 950 06 NITRA
NÁZOV	MATERSKÁ ŠKOLA KASÁRNE ZOBOR PRESTAVBA A PRÍSTAVBA OBJEKTU NA MARTINSKOM VRCHU V NITRE
OBSAH	SCHÉMA – ČASŤ B

B

D

C

A

ŽUPNÉ NÁMESTIE 9
949 01 NITRA

STUPEŇ JEDNOSTUPŇOVÝ PROJEKT

DÁTUM 6/2016

FORMÁT 2xA4

ČASŤ E1.2.6

STAV. OBJEKT SO 01

PROFESIA PLYN

Č.PRÍL.: 2

MIERKA 1:50