


MIERKA 1:5




MIERKA 1:50

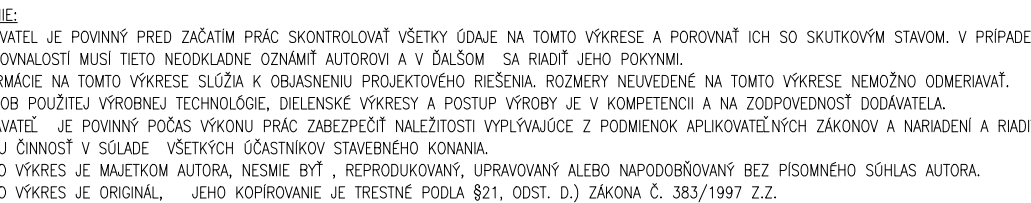

 
- | | |
|------|------------------------------------------------------------------------------------------------|
| (PV) | EXISTUJÚCE VODOVODNÉ POTRUBIE
– POČAS REALIZÁCIE ZABLENDOVAŤ PODĽA NÁVRHU
ZDRAVOTECHNIKY |
| (SR) | EXISTUJÚCI ŠKOLSKÝ ROZHLAS |
| (L) | EXISTUJÚCA LEKÁRNIČKA |
| (EV) | EXISTUJÚCE VYPÍNAČE NA SVETLO |
| (EZ) | EXISTUJÚCE ELEKTRICKÉ ZÁSUVKY |
| (S) | EXISTUJÚCE VEDENIE SLABOPRÚDU A UMIESŤNENÉ CHRÁNIČKY NA
ELEKTRICKÉ KÁBLE |

1. DODÁVATEĽ JE POVINNÝ PRED ZAČATÍM PRÁV SKONTROLOVAŤ VŠETKY ÚDAJE NA TOMTO VÝKRESE A POROVNAŤ ICH SO SKUTKOVÝM STAVOM.
2. ZAMERANIE BODO UŠKŤOČENÉ V TAKEJ MIERE, ABY BODO POSTAČUJÚCE AKO PODKLAD PRE PROJEKTOVÚ DOKUMENTÁCIU NA STAVEBNÉ POVOLENIE.
3. PRED ZAČATÍM STAVEBNÝCH PRÁV NA STENÁCH A STROPOCH MUSÍ BYŤ POVRCH ČISTÝ, SUCHÝ, BEZ NEČISTÔT A MASNÔT.
4. PRED REALIZÁCIU STAVEBNÝCH PRÁV VŠETKY DOPLNKOVÉ KONSTRUKCIE (ŠKOLSKÝ ROZHLAS, LEKÁRNIČKA, ATĎ...) DOČASNE ODSTRÁNIŤ.
5. EXISTUJÚCE ELEKTRICKÉ VEDENIA V PODLAHE, SVETIELNA EXISTUJÚCE ELEKTROINSTALÁCIU ODSTRÁNIŤ PODĽA PROJEKTU ELEKTROINSTALÁCIE.
6. PRI PRÁCI S ELEKTROINSTALÁCIU A TZB POSTUPOVAŤ PODĽA PROJEKTOVEJ DOKUMENTÁCIE DANÝCH PROFESISTOV.

MIERKA 1:50

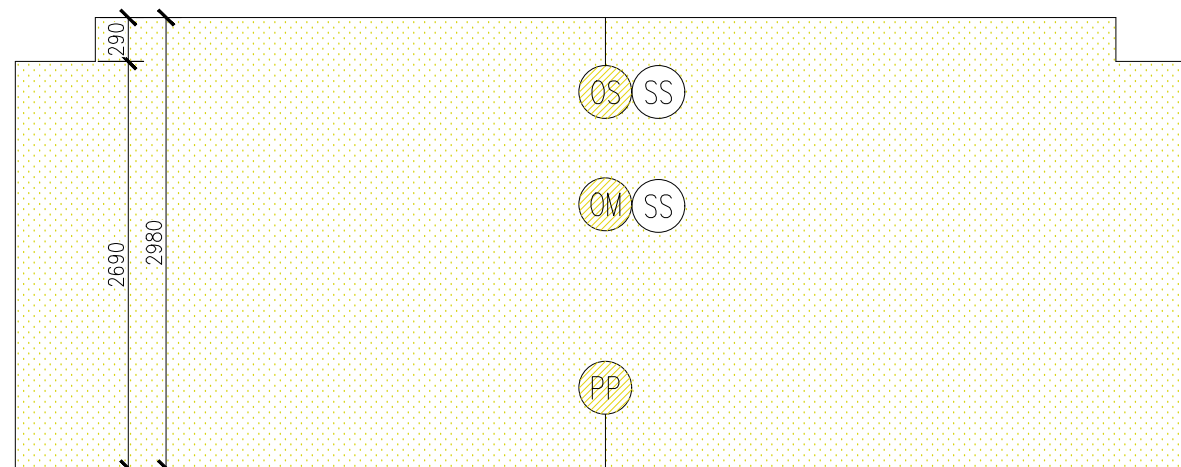

0,000 = - m.n.m.

STUPEŇ		MIERKA	AUTOR / VEDÚCI PROJEKTU		Ing. Katarína Fronková	PARÉ 6		
PSP/RD		1:50	ZODPOVEDNÝ PROJEKTANT		Ing. Katarína Fronková			
			VYPRACOVAL		Ing. Andrej Zajac			
 FMK PROJECT PARTNERS Dukelských Hrdinov 28/9, ŽIAR NAD HRONOM web: www.fmkpp.com e-mail: info@fmkpp.com mob: +421 902 96 36 74 STATIKA STAVIEB mob: +421 918 88 36 48 ARCHITEKTÚRA mob: +421 903 21 52 42 INŽ. STAVBY			STAVBA	Modernizácia učební s cieľom skvalitnenia vzdelávacieho procesu na ZŠ Jilemnického 2 v Žiari nad Hronom			DÁTUM	Apríl 2017
			ADRESA	ZŠ Jilemnického č.2, 965 01 Žiar nad Hronom			REVÍZIA	
			INVESTOR	Mesto Žiar nad Hronom, Š. Moyseasa 46, 965 01 Žiar nad Hronom				
			ČASŤ DOKUMENTÁCIE	Architektonicko-stavebná časť			FORMÁT	5x44
			OBSAH VÝKRESU:			ČÍSLO VÝKRESU		
			Učebňa Fyziky : pôdorys a pohľady			17_022_302		
			Existujúci stav					