
 







LEGENDA



-  - MNOŽSTVO ODVÁDZANÉHO VZDUCHU
-  - PRÍVOD ČERSTVÉHO VZDUCHU
-  - ODVOD ODPADOVÉHO VZDUCHU
-  - SPÄTNÁ KLAPKA
-  - MALÝ VENTILÁTOR
-  - MALÝ VENTILÁTOR INŠTALOVANÝ V PODHLADE
-  - IZOLOVANÁ HADICA SONODEC 025

POZNÁMKY

PRÍRUBOVÉ SPOJE VZT POTRUBIA UTEŠNIŤ A VODIVO PREPOJIŤ PRE ODVOD STATICKEJ ELEKTRINY.
VZT POTRUBIE KOTVIŤ TYPOVÝMI DRŽIAKMI NA STAVEBNÉ KONSTRUKCIE.
PRESNÉ OSADENIE ZARIADENÍ URČIŤ NA MONTÁŽI V KOORDINÁCII S OSTATNÝMI PROFESIAMI A DISPOZIČNÝM RIEŠENÍM INTERIÉRU.
VYMEDZENÉ USEKY VZT POTRUBIE OPAŤRIŤ IZOLOACIOU
PRECHODY STRECHOU UTEŠNIŤ PROTI ZATEKANIU VODY (PODÁVKA STAVBY).

A/ Stavované objekty:

- SO.01 - komínový púľso
- SO.02 - záberné púľso s klapkou
- SO.03 - sociálno - hygienické zariadenie (kapitálny dom)
- SO.05 A - úpravy púľso nádob (operné púľso, zelené púľso, operné)
- SO.05 B - odvádzanie dažďových vôd
- SO.06 - sanitárna liniová traja

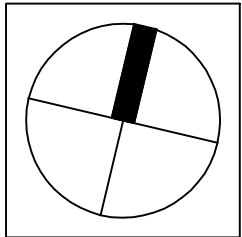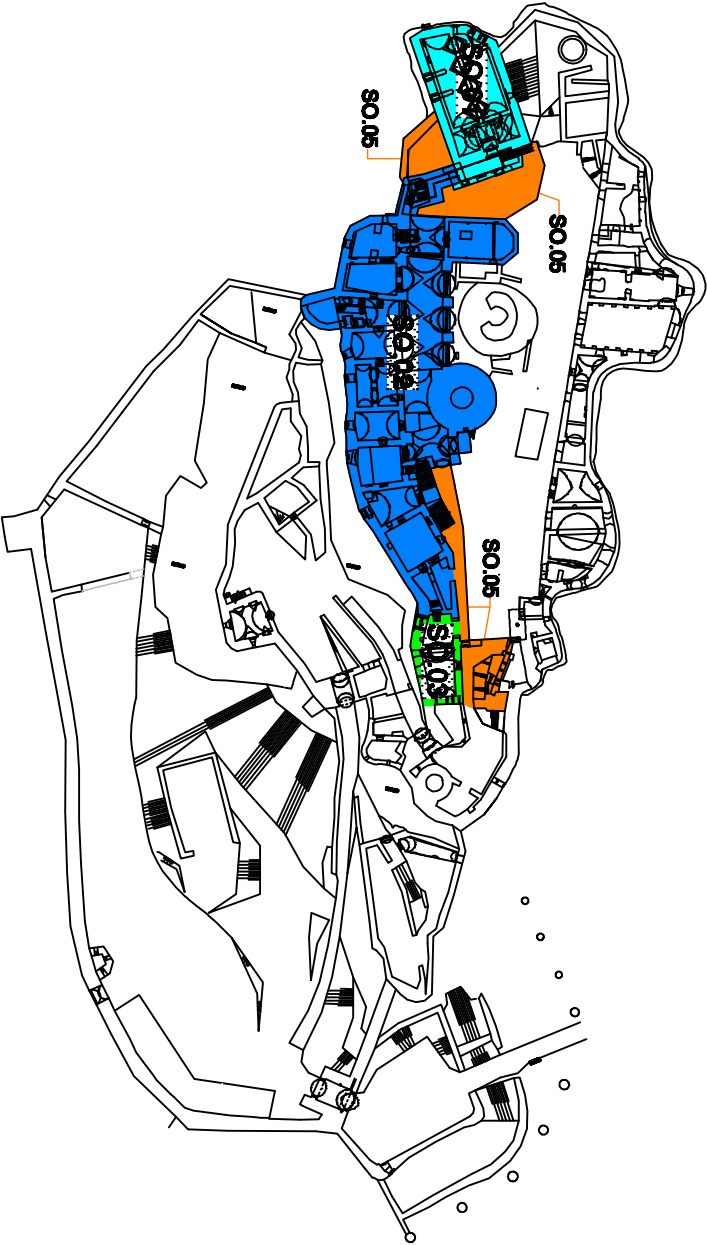

SOA č.:

AUTOREŽNÁ PEČAŤKA

| | |
|-------------------|-----------------------|
| DIEL: | VZDUCHOTECHNIKA |
| ZOOP. PROJEKTANT: | ING. MIROSLAV REBEŤAR |
| PROJEKTANT: | PETER FEDOR |

| | |
|---|---|
| AUTORI: | ING. ARCH. M. JANOVIČ, ING. ARCH. M. ČITKOVIČ, ING. ARCH. J. DOUBAŠ |
| SPOLIAUTORI: | ING. ARCH. R. BUČKO, ING. ARCH. M. DOUBAŠ, ING. V. SLOVINKOVÁ |
| H.L. PROJEKTANT: | ŠTUDIO J+J, s.r.o., VYŠKÁ 66, 064 01 LEVČICA |
| ZOOP. PROJEKTANT: | ING. ARCH. MARGALITA JANOVIČOVÁ |
| INVESTOR: | SLOVENSKE NÁRODNÉ MUZEUM, VYUŠKOVSKÉHO NÁREŽIE č. 2, P.O.BOX 13, 810 08 BRATISLAVA 18 |
| NÁZOV ARCHE: | REKONŠTRUKCIA SPIŠSKÉHO HRADU, ROMÁNSKY PALÁC A ZAPADNÉ PALACE |
| PROJEKTOVÁ DOKUMENTÁCIA PRE REALIZÁCIU STAVBY | |
| ČASŤ: | E - DOKUMENTÁCIA STAVEBNÝCH OBJEKTOV |
| OBJEKT: | SO.03 - kapitulský dom (sociálno - hygienické zariadenie) |
| DIEL: | VZDUCHOTECHNIKA |
| OBŠAH VÝKRESU: | VZDUCHOTECHNIKA - REZY |
| STUPEŇ: | RP |
| DATAUM: | 08/2011 |
| MIERKA: | 1 : 50 |
| ZK. č.: | 02/2011 |
| FORMÁT: | 6 x J4 |
| VÝKR. č.: | 02. |