


Dach

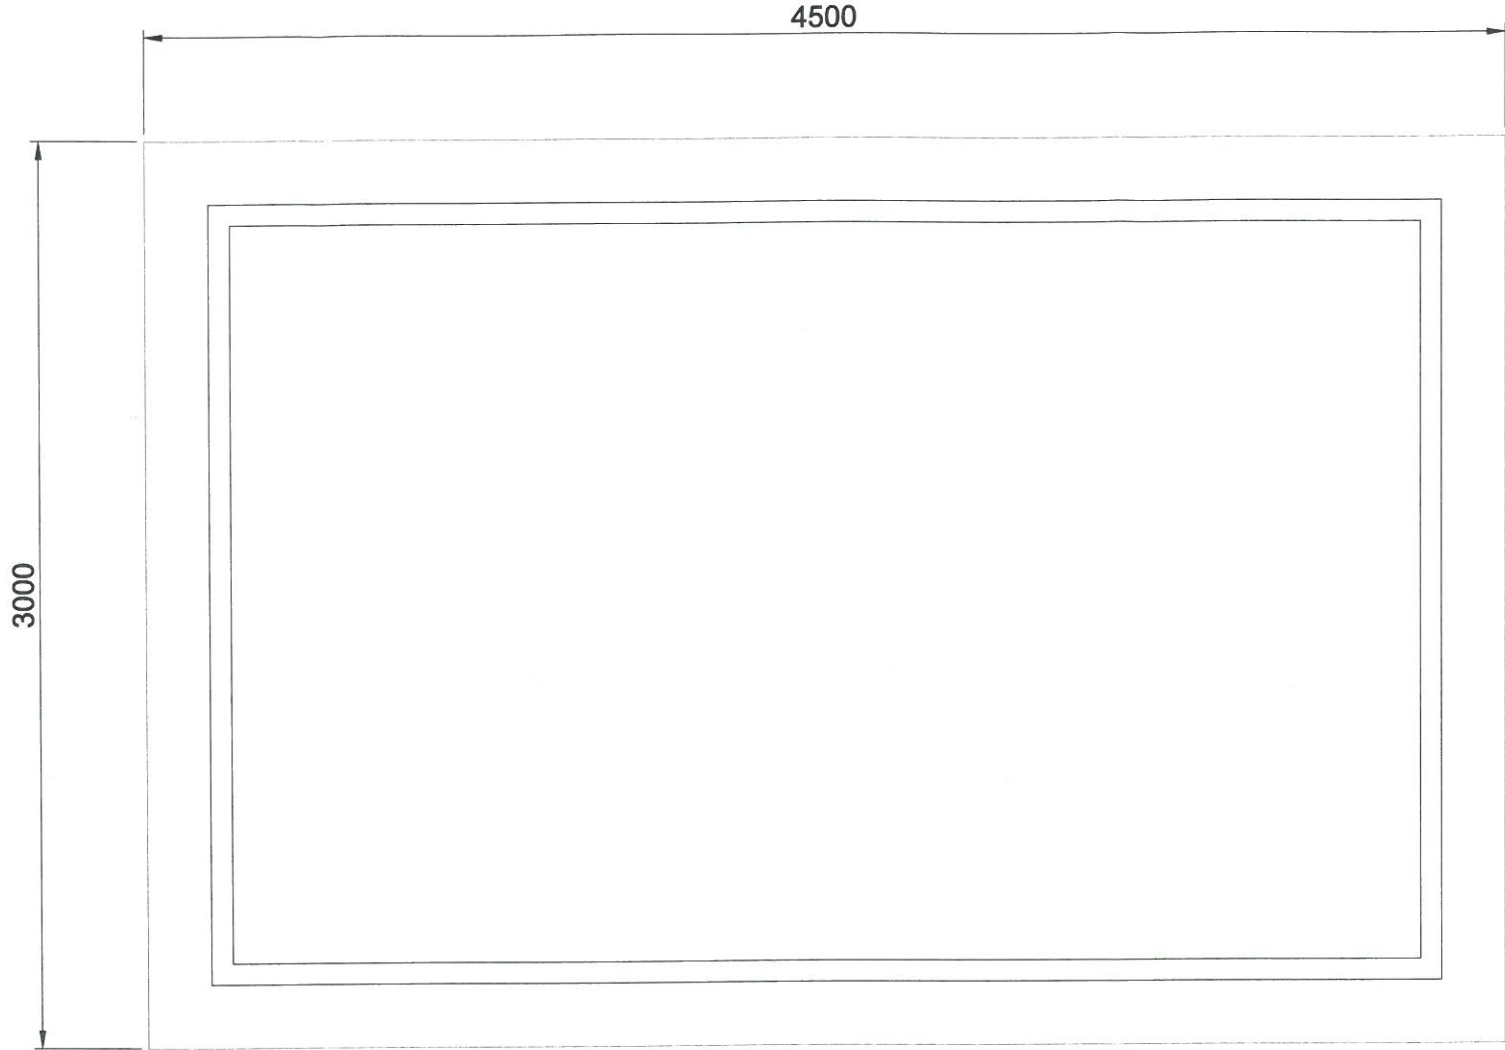

 <div>SOLISYS SOLUCJE FOTOWOLTAICZNE</div>		SOLISYS Marcin Świątek	
		ul. Bułgarska 19A, 93-367 Łódź tel.: 503 176 861 email: biuro@solisys.pl	
TYTUŁ OPRACOWANIA:	Budowa instalacji fotowoltaicznych o mocy 122,4 kWp i 199,8 kWp - Kategoria obiektów budowlanych VIII - gmina Polkowice - miasto, jedn. ew. 021604_4, obręb 4, dz. ew. nr 134/1		
INWESTOR:	Przedsiębiorstwo Gospodarki Miejskiej Sp z o. o. ul. Dąbrowskiego 2, 59-100 Polkowice		
LOKALIZACJA:	ul. Strefowa 11, 59-100 Polkowice, dz. ew. nr 134/1		
RYSUNEK:	ZKSN - rzut dachu		PODPIS:
PROJEKTANT:	mgr inż. Sebastian Jagodziński nr upr. LOD/2136/PWOK/13	uprawnienia budowlane do projektowania bez ograniczeń w specyficznej konstrukcyjno-budowlanej	
SPRWADZAJĄCY:	mgr inż. Arkadiusz Kodłubaj nr upr. LOD/1772/POOK/11	uprawnienia budowlane do projektowania bez ograniczeń w specyficznej konstrukcyjno-budowlanej	
DATA OPRACOWANIA:	28.07.2022	SKALA: 1:25	NR STR.: NR RYS.: ZK-05