


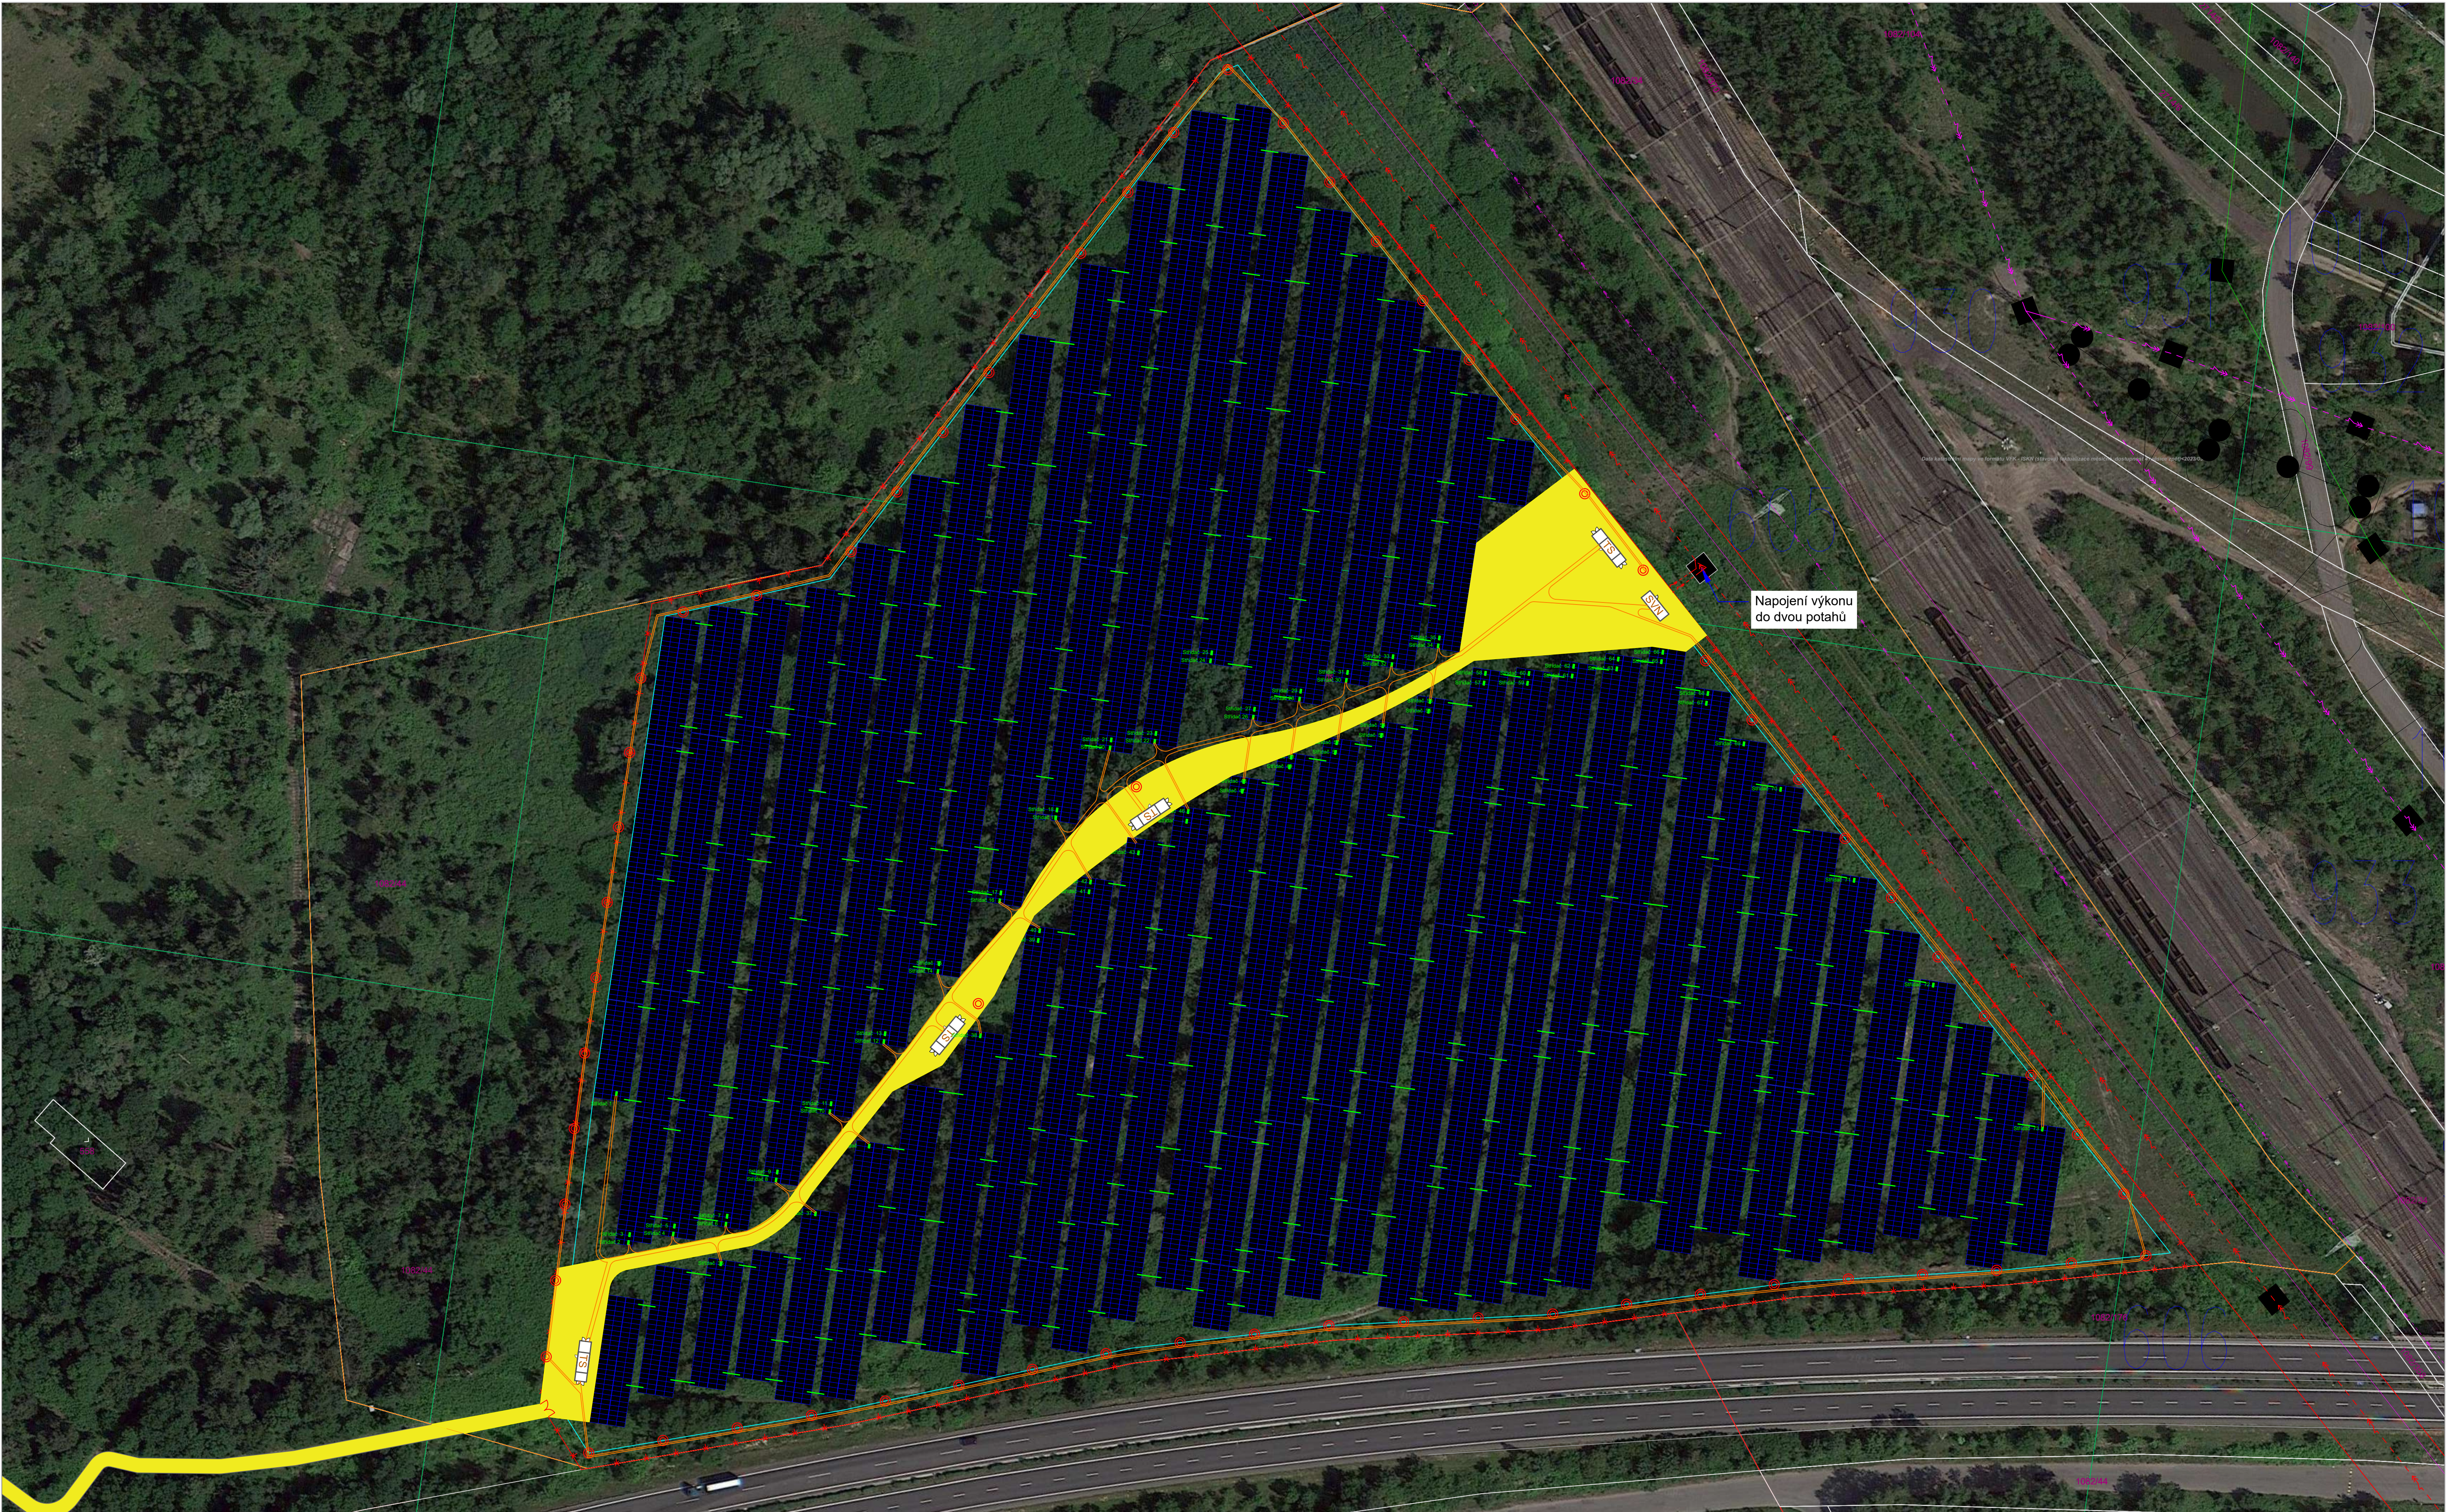

Legenda

Zemní pásek FeZn s výkopem šíře 40 cm

Kabelový výkop

Kamerový systém

vypracoval	Ing. Filip Saturka	kontroloval	odpo.proj. profese	Solar Power Systems s.r.o.
okres:	Most	adresa:	Komořany u Mostu, p.č. 1082/44	Josefa Štemberky 97, 273 54 Lidice
investor:	SE III Ervěnice s.r.o.			iČ: 10700501 DIČ: CZ10700501
název projektu:				formát A1
FVE SE III Ervěnice				datum 11.07.2023
				stupeň DVZ
				měřítko 1:1000
				zák. číslo
Situace kabelových tras NN a VN				číslo paré: číslo výkresu: C.5