


SITUÁCIA  
M 1:250

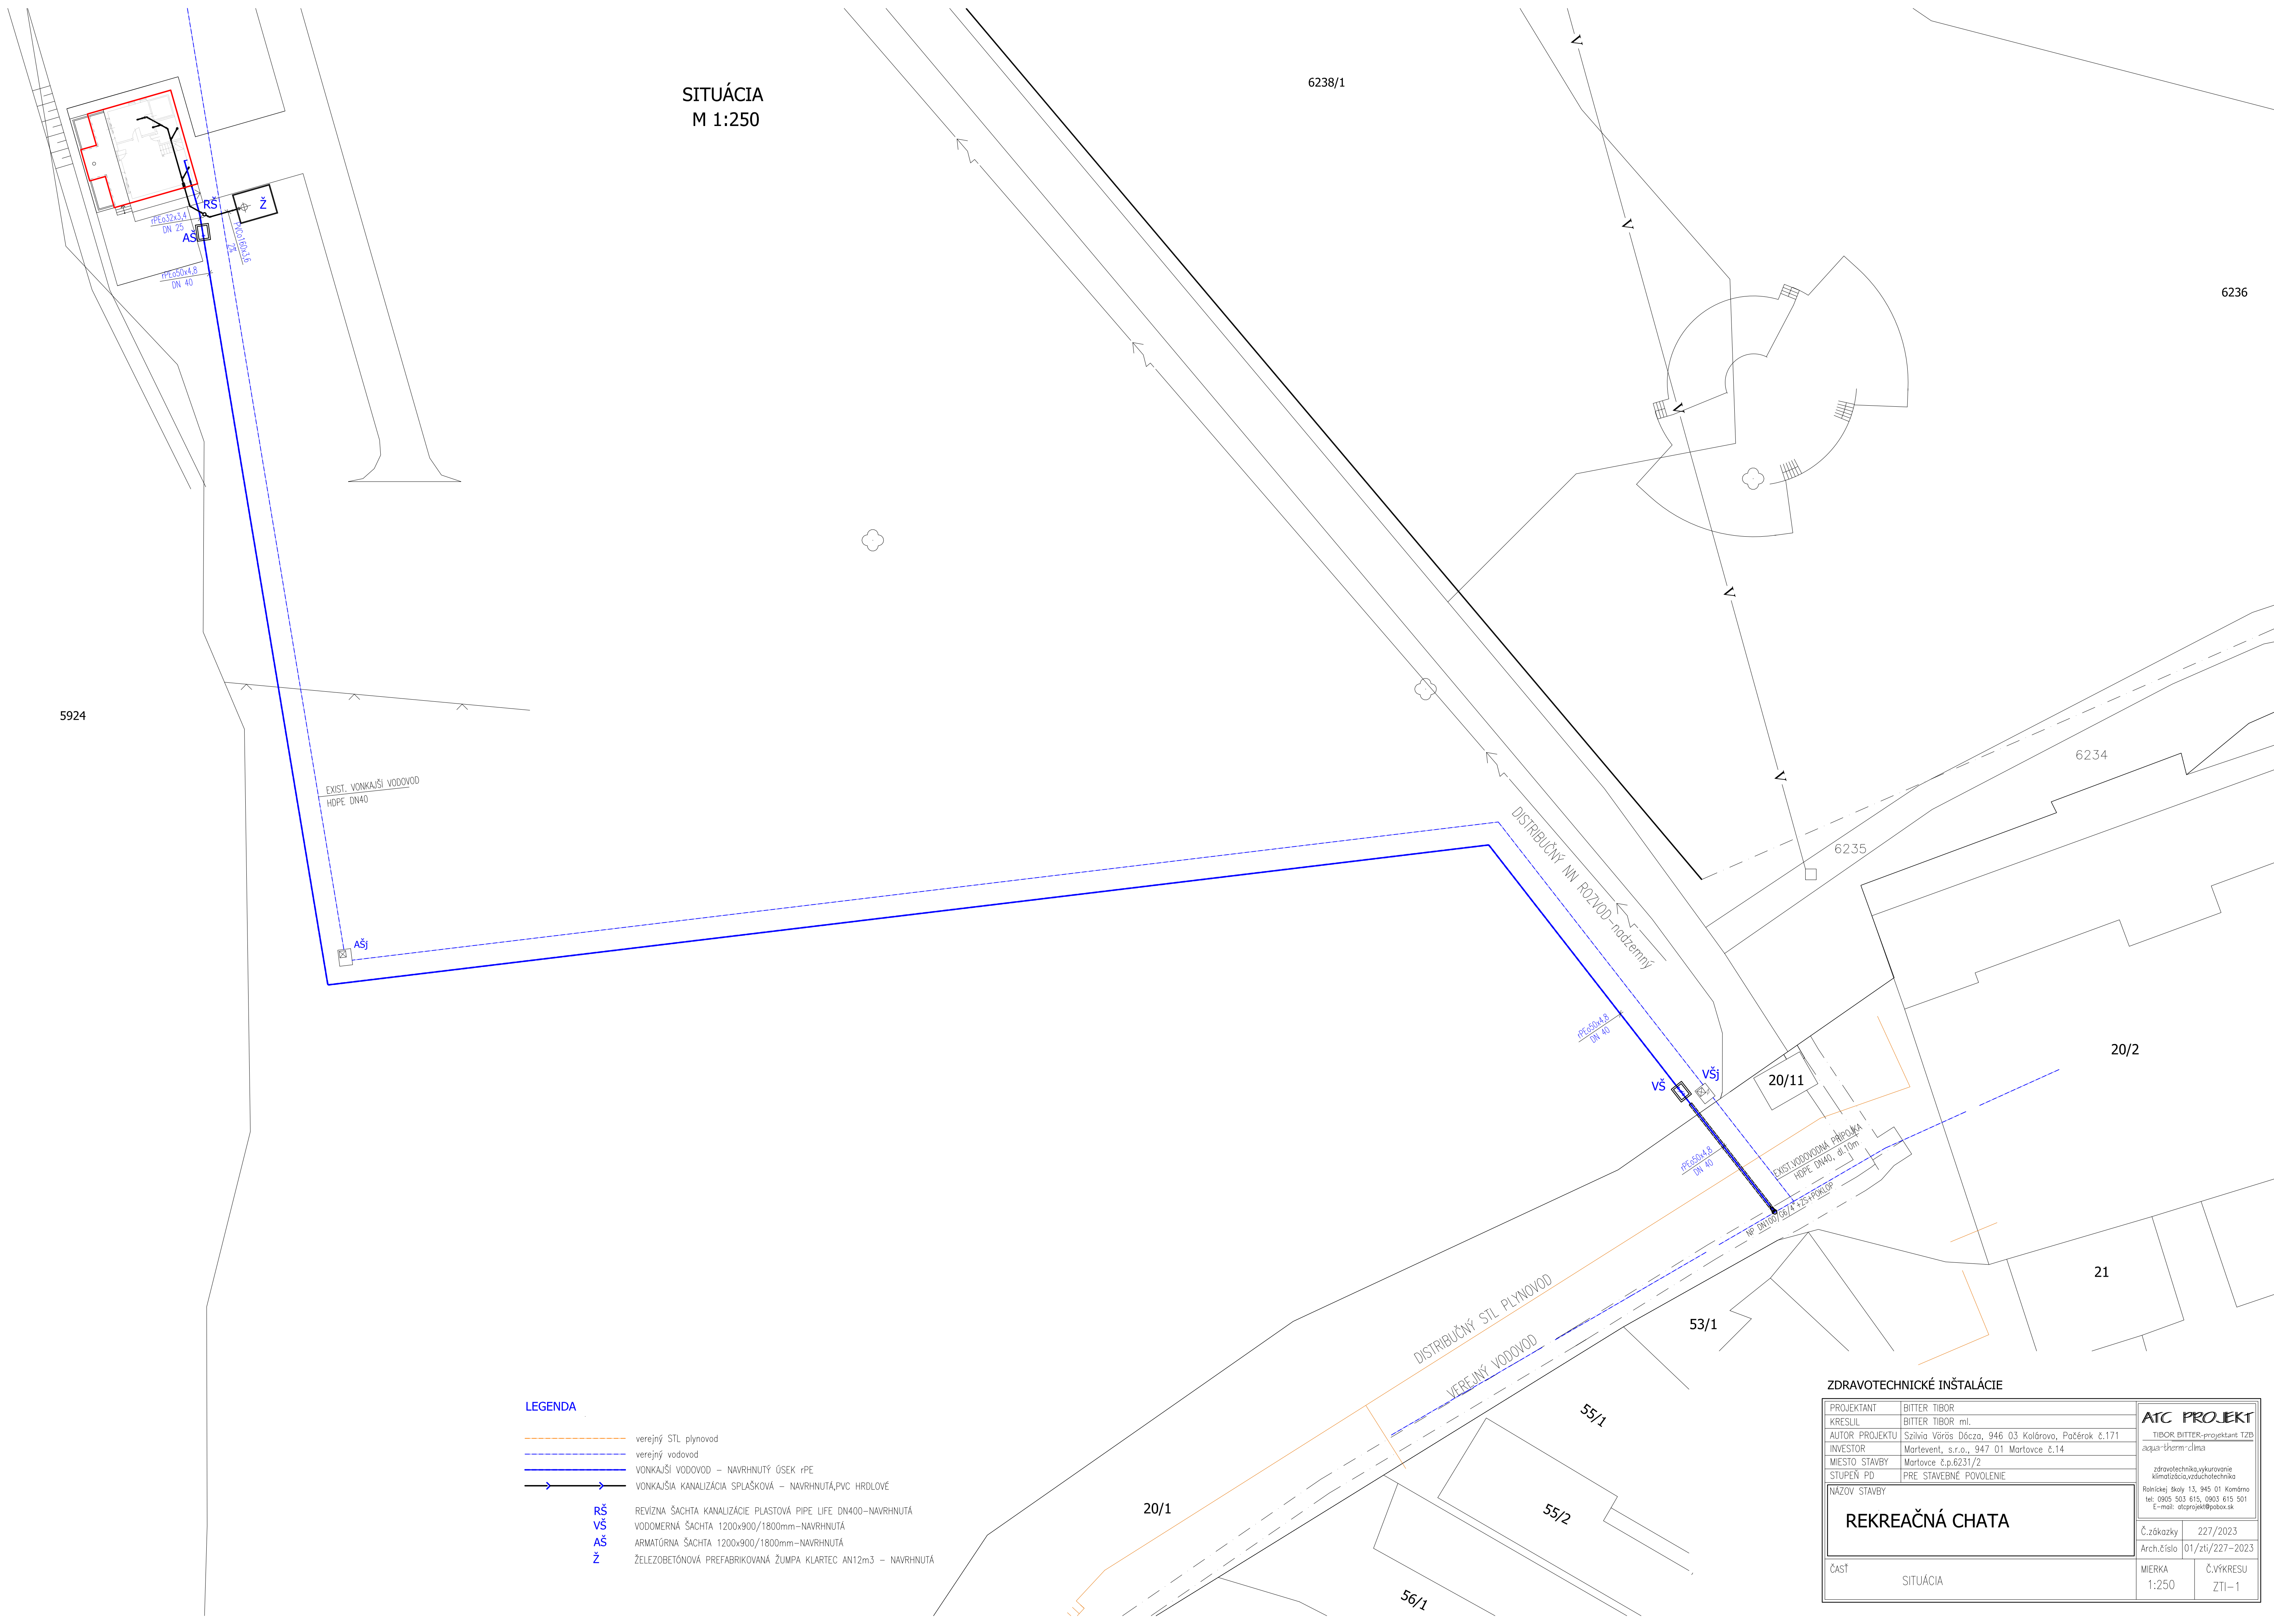

LEGENDA

- veřejný STL plynovod  
----- veřejný vodovod  
———— VONKAJŠÍ VODOVOD – NAVRHNUTÝ ÚSEK rPE  
———— VONKAJŠIA KANALIZÁCIA SPLAŠKOVÁ – NAVRHNUTÁ,PVC HRDLOVÉ
- RŠ REVÍZNA ŠAČHTA KANALIZÁCIE PLASTOVÁ PIPE LIFE DN400–NAVRHNUTÁ  
VŠ VODOMERNÁ ŠAČHTA 1200x900/1800mm–NAVRHNUTÁ  
AS ARMATÚRNA ŠAČHTA 1200x900/1800mm–NAVRHNUTÁ  
Ž ŽELEZOBETÓNOVÁ PREFABRIKOVANÁ ŽUMPA KLARTEC AN12m3 – NAVRHNUTÁ

ZDRAVOTECHNICKÉ INŠTALÁCIE

PROJEKTANT	BITTER TIBOR	<b>ATC PROJEKT</b> TIBOR BITTER-projektant TZB aqua-therm-clima  zdravotechnika, vykurovanie klimatizácia, vzduchotechnika Rimnickej školy 13, 945 01 Komárno tel: 0905 503 615, 0903 615 501 E-mail: atcprojekt@pobox.sk
KRESLIL	BITTER TIBOR ml.	
AUTOR PROJEKTU	Szilvia Vörös Dóczya, 946 03 Kolárova, Pačérók č.171	
INVESTOR	Marťovec, s.r.o., 947 01 Marťovec č.14	
MIESTO STAVBY	Marťovec č.p.6231/2	
STUPEŇ PD	PRE STAVEBNÉ POVOLENIE	
NÁZOV STAVBY		Č.základky 227/2023
REKREAČNÁ CHATA		Arch.číslo 01/zti/227–2023
Časť	SITUÁCIA	MIERKA 1:250
		Č.VÝKRESU ZTI–1