




Rzut
1:50

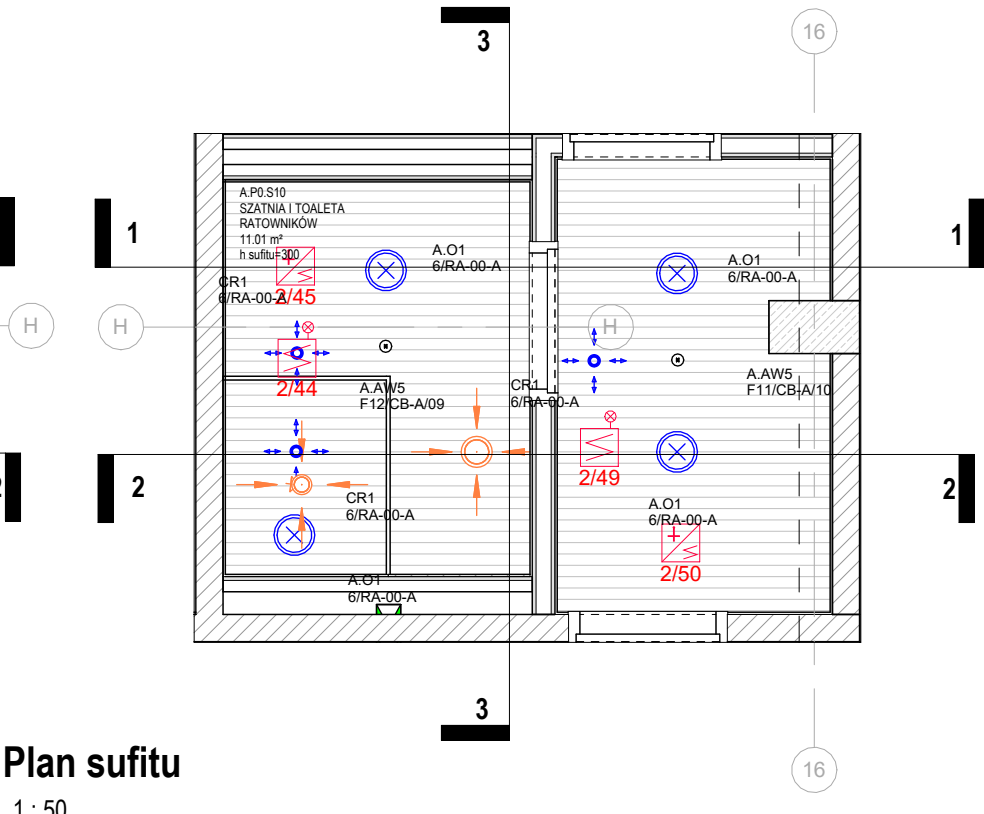


Plan sufitu
1:50

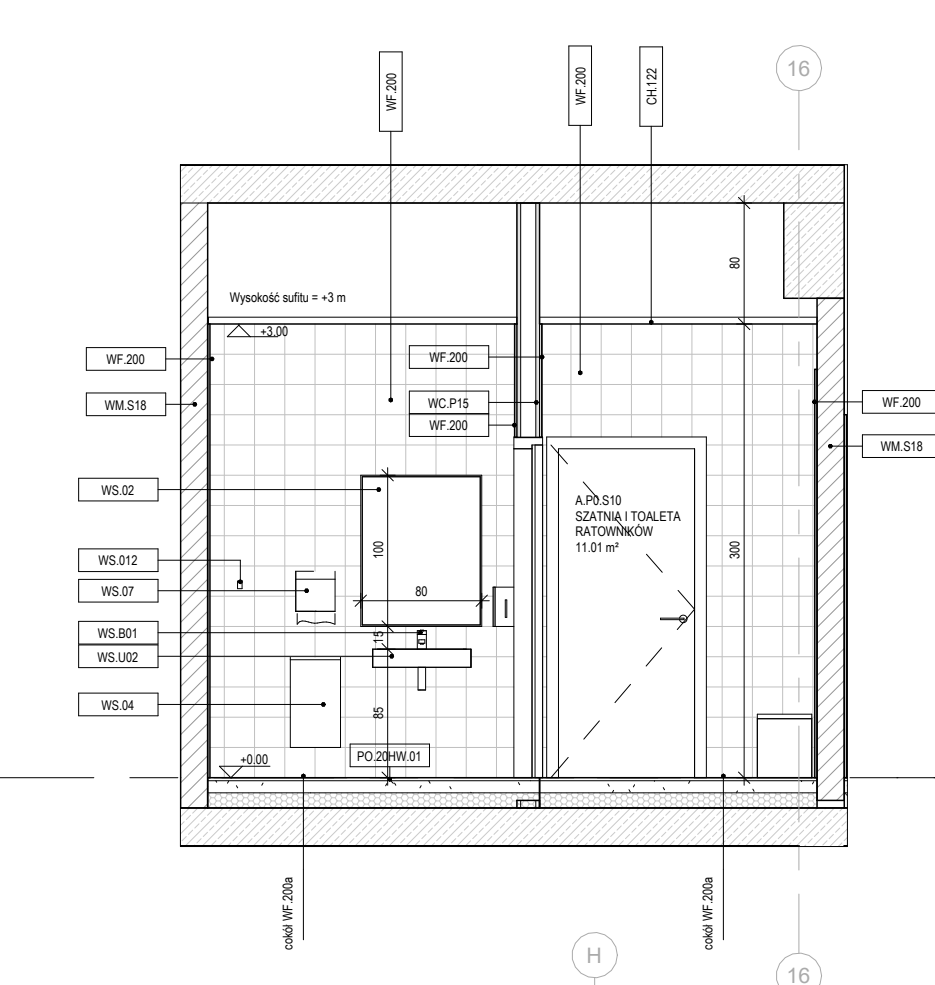

1-1
1:50

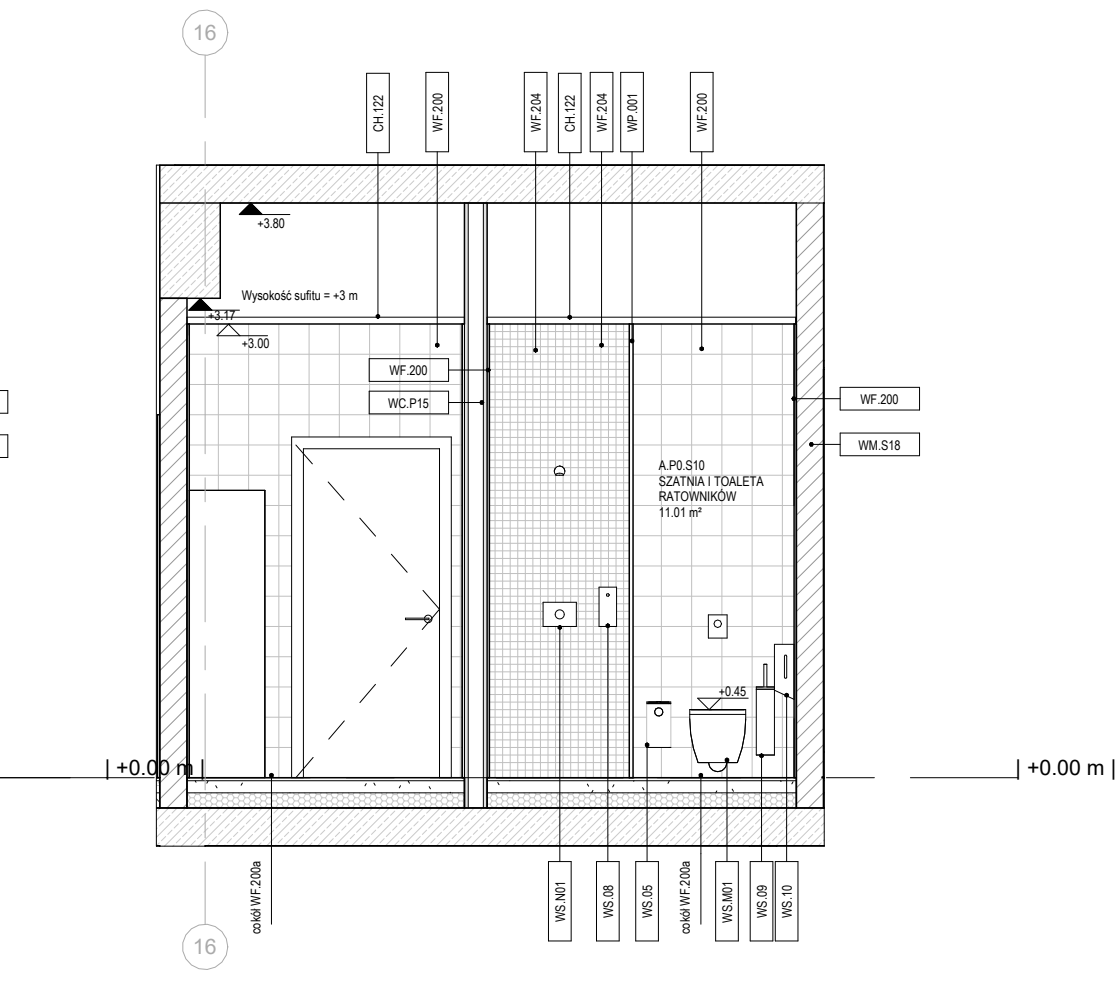

2-2
1:50

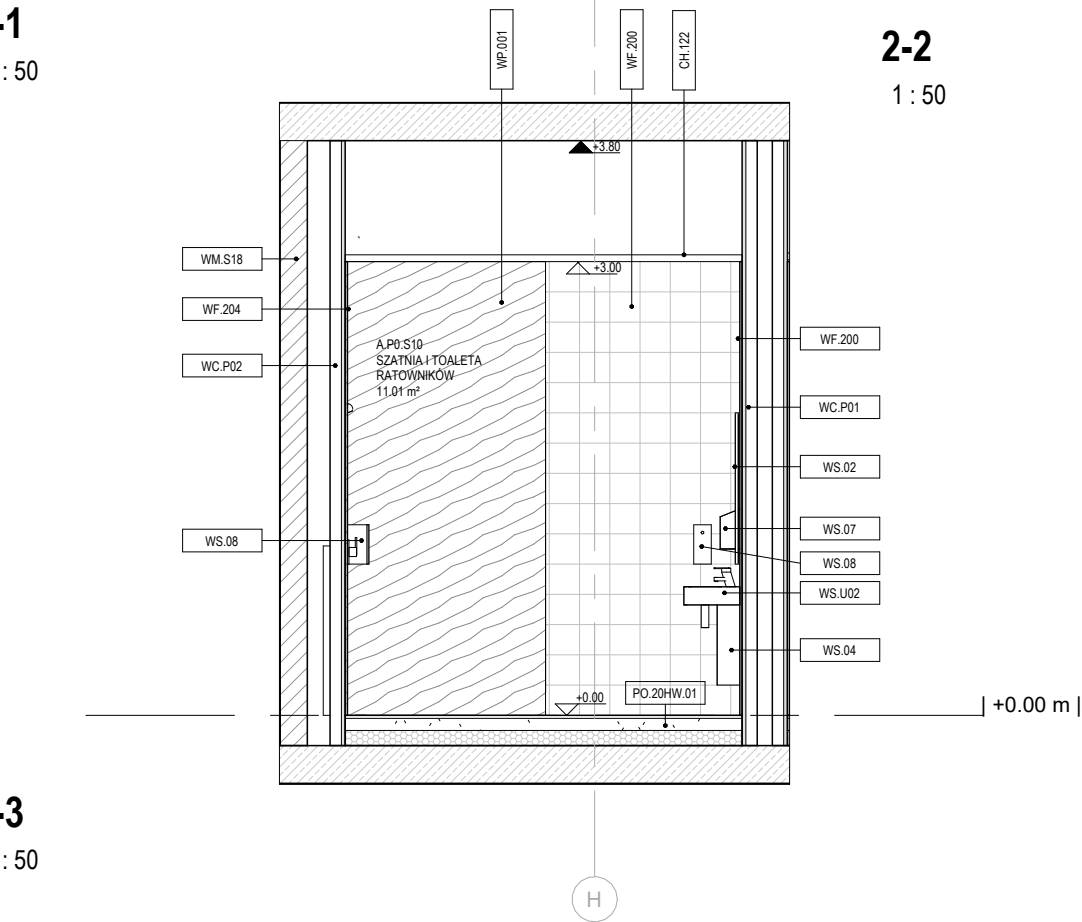

3-3
1:50

Legenda

SUFITY

	X	- brak wykończenia
	CH. 102	- sufit rastrowy
	CH. 110	- sufit drewniany akustyczny
	CH. 111	- sufit akustyczny z wełny szklanej montaż bezpośrednio do stropu
	CH. 115	- sufit wyspowy dźwiękochłonna, indywidualny
	CH. 120	- sufit z siatki ciepło-ciepłoty, cięgi
	CH. 121	- sufit z siatki ciepło-ciepłoty, wyspowy
	CH. 122	- sufit lamelowy

wykończenie sufitów wł Specyfikacji wykończenia sufitów nr 5002

OZNACZENIE POZIOMÓW STROPÓW

	▲ +3.90	Różne konstrukcji powyżej
	△ -0.70	Różne wykończenia powyżej

ELEMENTY INSTALACJI

1. OŚWIETLENIE

SYMBOL	TYP	OPIS
		Opława kwadratowa i prostokątna montaż nastropowy
		Opława liniowa montaż nastropowy/zwieszany
		Opława okrągła montaż nastropowy/zwieszany
		Nawiewiacz montaż nastropowy/zwieszany

Typ opraw wg specyfikacji opraw oświetleniowych nr 5005

- OŚWIETLENIE DEKORACYJNE

Oświetlenie dekoracyjne montaż zwieszany

Dokładna lokalizacja opraw dekoracyjnych wg rys. szczegółowych

Typ opraw wg specyfikacji opraw oświetleniowych nr 5005

- CZUJKI OŚWIETLENOWE

Czułka ruchu montaż zwieszany

Typ wg zestawienia czujki ruchu - projekt IE

Montaż nastropowy/zwieszany wg rzędnej podanej na rzucie części IE

- OŚWIETLENIE AWARYJNE

Opława oświetlenia awaryjnego montaż nastropowy/zwieszany

Opława oświetlenia awaryjnego montaż nastropowy/zwieszany

Opława kierunkowa/ewakuacyjna montaż naścienny, nad drzwiami wyjściowymi

Opława kierunkowa/ewakuacyjna montaż nastropowy/zwieszany

Opława oświetlenia awaryjnego montaż nastropowy/zwieszany

Typ wg zestawienia opraw - projekt IE

2. WENTYLACJA

		Zawór nawiewny
		Zawór wylotowy
		Nawiewnik wirkowy
		Wylotnik wirkowy
		Nawiewnik szczelinowy
		Wentylator

Typ wg zestawienia czujki ruchu - projekt IE

Montaż nastropowy/zwieszany wg rzędnej podanej na rzucie części IE

- OŚWIETLENIE AWARYJNE

Opława oświetlenia awaryjnego montaż nastropowy/zwieszany

Opława oświetlenia awaryjnego montaż nastropowy/zwieszany

Opława kierunkowa/ewakuacyjna montaż naścienny, nad drzwiami wyjściowymi

Opława kierunkowa/ewakuacyjna montaż nastropowy/zwieszany

Opława oświetlenia awaryjnego montaż nastropowy/zwieszany

Typ wg zestawienia opraw - projekt IE

- CZUJKI OŚWIETLENOWE

Czułka ruchu montaż zwieszany

Typ wg zestawienia czujki ruchu - projekt IE

Montaż nastropowy/zwieszany wg rzędnej podanej na rzucie części IE

- OŚWIETLENIE AWARYJNE

Opława oświetlenia awaryjnego montaż nastropowy/zwieszany

Opława oświetlenia awaryjnego montaż nastropowy/zwieszany

Opława kierunkowa/ewakuacyjna montaż naścienny, nad drzwiami wyjściowymi

Opława kierunkowa/ewakuacyjna montaż nastropowy/zwieszany

Opława oświetlenia awaryjnego montaż nastropowy/zwieszany

Typ wg zestawienia opraw - projekt IE

- CZUJKI OŚWIETLENOWE

Czułka ruchu montaż zwieszany

Typ wg zestawienia czujki ruchu - projekt IE

Montaż nastropowy/zwieszany wg rzędnej podanej na rzucie części IE

- OŚWIETLENIE AWARYJNE

Opława oświetlenia awaryjnego montaż nastropowy/zwieszany

Opława oświetlenia awaryjnego montaż nastropowy/zwieszany

Opława kierunkowa/ewakuacyjna montaż naścienny, nad drzwiami wyjściowymi

Opława kierunkowa/ewakuacyjna montaż nastropowy/zwieszany

Opława oświetlenia awaryjnego montaż nastropowy/zwieszany

Typ wg zestawienia opraw - projekt IE

- CZUJKI OŚWIETLENOWE

Czułka ruchu montaż zwieszany

Typ wg zestawienia czujki ruchu - projekt IE

Montaż nastropowy/zwieszany wg rzędnej podanej na rzucie części IE

- OŚWIETLENIE AWARYJNE

Opława oświetlenia awaryjnego montaż nastropowy/zwieszany

Opława oświetlenia awaryjnego montaż nastropowy/zwieszany

Opława kierunkowa/ewakuacyjna montaż naścienny, nad drzwiami wyjściowymi

Opława kierunkowa/ewakuacyjna montaż nastropowy/zwieszany

Opława oświetlenia awaryjnego montaż nastropowy/zwieszany

Typ wg zestawienia opraw - projekt IE

- CZUJKI OŚWIETLENOWE

Czułka ruchu montaż zwieszany

Typ wg zestawienia czujki ruchu - projekt IE

Montaż nastropowy/zwieszany wg rzędnej podanej na rzucie części IE

- OŚWIETLENIE AWARYJNE

Opława oświetlenia awaryjnego montaż nastropowy/zwieszany

Opława oświetlenia awaryjnego montaż nastropowy/zwieszany

Opława kierunkowa/ewakuacyjna montaż naścienny, nad drzwiami wyjściowymi

Opława kierunkowa/ewakuacyjna montaż nastropowy/zwieszany

Opława oświetlenia awaryjnego montaż nastropowy/zwieszany

Typ wg zestawienia opraw - projekt IE

- CZUJKI OŚWIETLENOWE

Czułka ruchu montaż zwieszany

Typ wg zestawienia czujki ruchu - projekt IE

Montaż nastropowy/zwieszany wg rzędnej podanej na rzucie części IE

- OŚWIETLENIE AWARYJNE

Opława oświetlenia awaryjnego montaż nastropowy/zwieszany

Opława oświetlenia awaryjnego montaż nastropowy/zwieszany

Opława kierunkowa/ewakuacyjna montaż naścienny, nad drzwiami wyjściowymi

Opława kierunkowa/ewakuacyjna montaż nastropowy/zwieszany

Opława oświetlenia awaryjnego montaż nastropowy/zwieszany

Typ wg zestawienia opraw - projekt IE

- CZUJKI OŚWIETLENOWE

Czułka ruchu montaż zwieszany

Typ wg zestawienia czujki ruchu - projekt IE

Montaż nastropowy/zwieszany wg rzędnej podanej na rzucie części IE

- OŚWIETLENIE AWARYJNE

Opława oświetlenia awaryjnego montaż nastropowy/zwieszany

Opława oświetlenia awaryjnego montaż nastropowy/zwieszany

Opława kierunkowa/ewakuacyjna montaż naścienny, nad drzwiami wyjściowymi

Opława kierunkowa/ewakuacyjna montaż nastropowy/zwieszany

Opława oświetlenia awaryjnego montaż nastropowy/zwieszany

Typ wg zestawienia opraw - projekt IE

- CZUJKI OŚWIETLENOWE

Czułka ruchu montaż zwieszany

Typ wg zestawienia czujki ruchu - projekt IE

Montaż nastropowy/zwieszany wg rzędnej podanej na rzucie części IE

SPECYFIKACJE
kod zespolony:
PO 200 - kod przegród budowlanych wg tabeli 245-PW-EA-Zestawienie przegród budowlanych
PO 200.42 - dodatkowe dwa znaki po kropce - kod wykończenia przegród wg Specyfikacji wykończenia posadzek 5001
kod izolacji:
kod wykończenia przegród wg Specyfikacji wykończenia ścian 5003
kod wyposażenia:
kod wyposażenia wg Specyfikacji Wyposażenia Pomieszczeń Sanitarnych 5004

LEGENDA OZNACZEN	
KOD	OPIS
CH. 122	SUFIT LAMELOWY DREWNIANY POMIESZCZENIA MOKRE
CL. 102	SZAFKA UBRANIOWA POJEDYNCZA PRACOWNICZA
PO 20HW.01	PRZEGRODA WIG. TABELI WYKOŃCZENIE PŁYTAMI STREFA BASENU SPORTOWEGO
WC.P01	PRZEDŚCIANKA Z PŁYTY CEMENTOWA WIG. SPECYFIKACJI
WC.P02	PRZEDŚCIANKA Z PŁYTY CEMENTOWA WIG. SPECYFIKACJI
WC.P15	SCIANKA Z PŁYTY CEMENTOWA WODOODPORNA
WF.200	PŁYTKI ŚCIENNE BASEN SPORTOWY
WF.204	PŁYTKI ŚCIENNE MOZAIKOWE 5x5
WM.S18	SCIANKA MUROWANA Z SILIKATU
WP.001	LUSTRO NAŚCIENNE
WS.02	KOSZ NA ODPADY DUŻY
WS.04	POJEJENNIK NA ODPADY MAŁY
WS.05	PODAJNIK RZECZNIKÓW PAPIEROWYCH
WS.07	PODAJNIK NA MYDŁO
WS.08	SCZOTKA DO WC
WS.09	PODAJNIK NA PAPIER TOALETOWY
WS.10	PODAJNIK NA PAPIER TOALETOWY
WS.012	ELEKTRONICZNA ARMATURA UMYWALNIOWA DO WODY ZMIESZANEJ
WS.011	MSKA LISTEPÓWA
WS.011	RODZYKOWY NATRYSK ŚCIENNY ELEKTRONICZNY Z MIESZACZEM
WS.001	OWOJENIE LINIOWE
WS.012	STELA PROTYNOWNY DO WC
WS.002	UMYWALKA MONTOWANA DO SCIANY

Nr.	Data	Zmiany

245-PW-ARC-EA-DET-00-3425-A0							
NUMER PROJEKTU	FAZA PROJEKTU	BRANŻA	OBIEKT	RODZAJ RYSUNKU	POZIOM	NUMER RYSUNKU	NUMER REWIZJI

NAZWA OBIEKTU BUDOWLANEGO				LOKALIZACJA OBIEKTU BUDOWLANEGO			
KOMPLEKS SPORTOWY W PIEKARACH ŚLĄSKICH, BUDOWA BASENU ZE SPA I STREFĄ FITNESS, HALI SPORTOWEJ ZE STRZELNICĄ SPORTOWĄ I GARAZEM PODZIEMNYM, WRAZ Z ZAGOSPODAROWANIEM TERENU ORAZ NIEZBEDNĄ INFRASTRUKTURĄ TECHNICZNĄ PODZIEMNĄ I NAZIEMNĄ				PIEKARY ŚLĄSKIE UL. SOLIDARNOŚCI			
FAZA PROJEKTU				Projekt Wykonawczy			

INWESTOR

Gmina Piekary Śląskie

ul. Bytomska 84, 42-940
Piekary Śląskie

GENERALNY PROJEKTANT



jsk architekci | pszczulny & rutz

JSK Architekci Sp. z o.o.
ul. Żwirki i Wigury 18
02-092, Warszawa
tel.: 0048 22 660 30 00
e-mail: jsk@jskarchitekci.pl

PROJEKTANT BRANŻOWY

jsk architekci | pszczulny & rutz

JSK Architekci Sp. z o.o.
biuro Wrocław
ul. Krakowska 29
50-424, Wrocław
tel.: 0048 71 729 38 90
e-mail: jsk@jskarchitekci.pl

PROJEKTANT Piotr Bury	NR UPRAWNIEN MA/012/05	PODPIS 
PROJEKTANT SPRAWDZAJĄCY Mariusz Rutz	NR UPRAWNIEN Z.P. II-7342 /28/TO/98	PODPIS 
RYSOWAŁ MSOB		

BRANŻA Architektura	SKALA 1 : 50	DATA 28.06.2024
ROZMIAR ARKUSZA		
TYTUŁ RYSUNKU EA Toalety ratowników		

245-PW-ARC-EA-DET-00-3425-A0							
NUMER PROJEKTU	FAZA PROJEKTU	BRANŻA	OBIEKT	RODZAJ RYSUNKU	POZIOM	NUMER RYSUNKU	NUMER REWIZJI