


1. NP
K4 - HRANATÝ DAŽĎOVÝ ZVOD

K4 - HRANATÝ DAŽĎOVÝ ZVOD

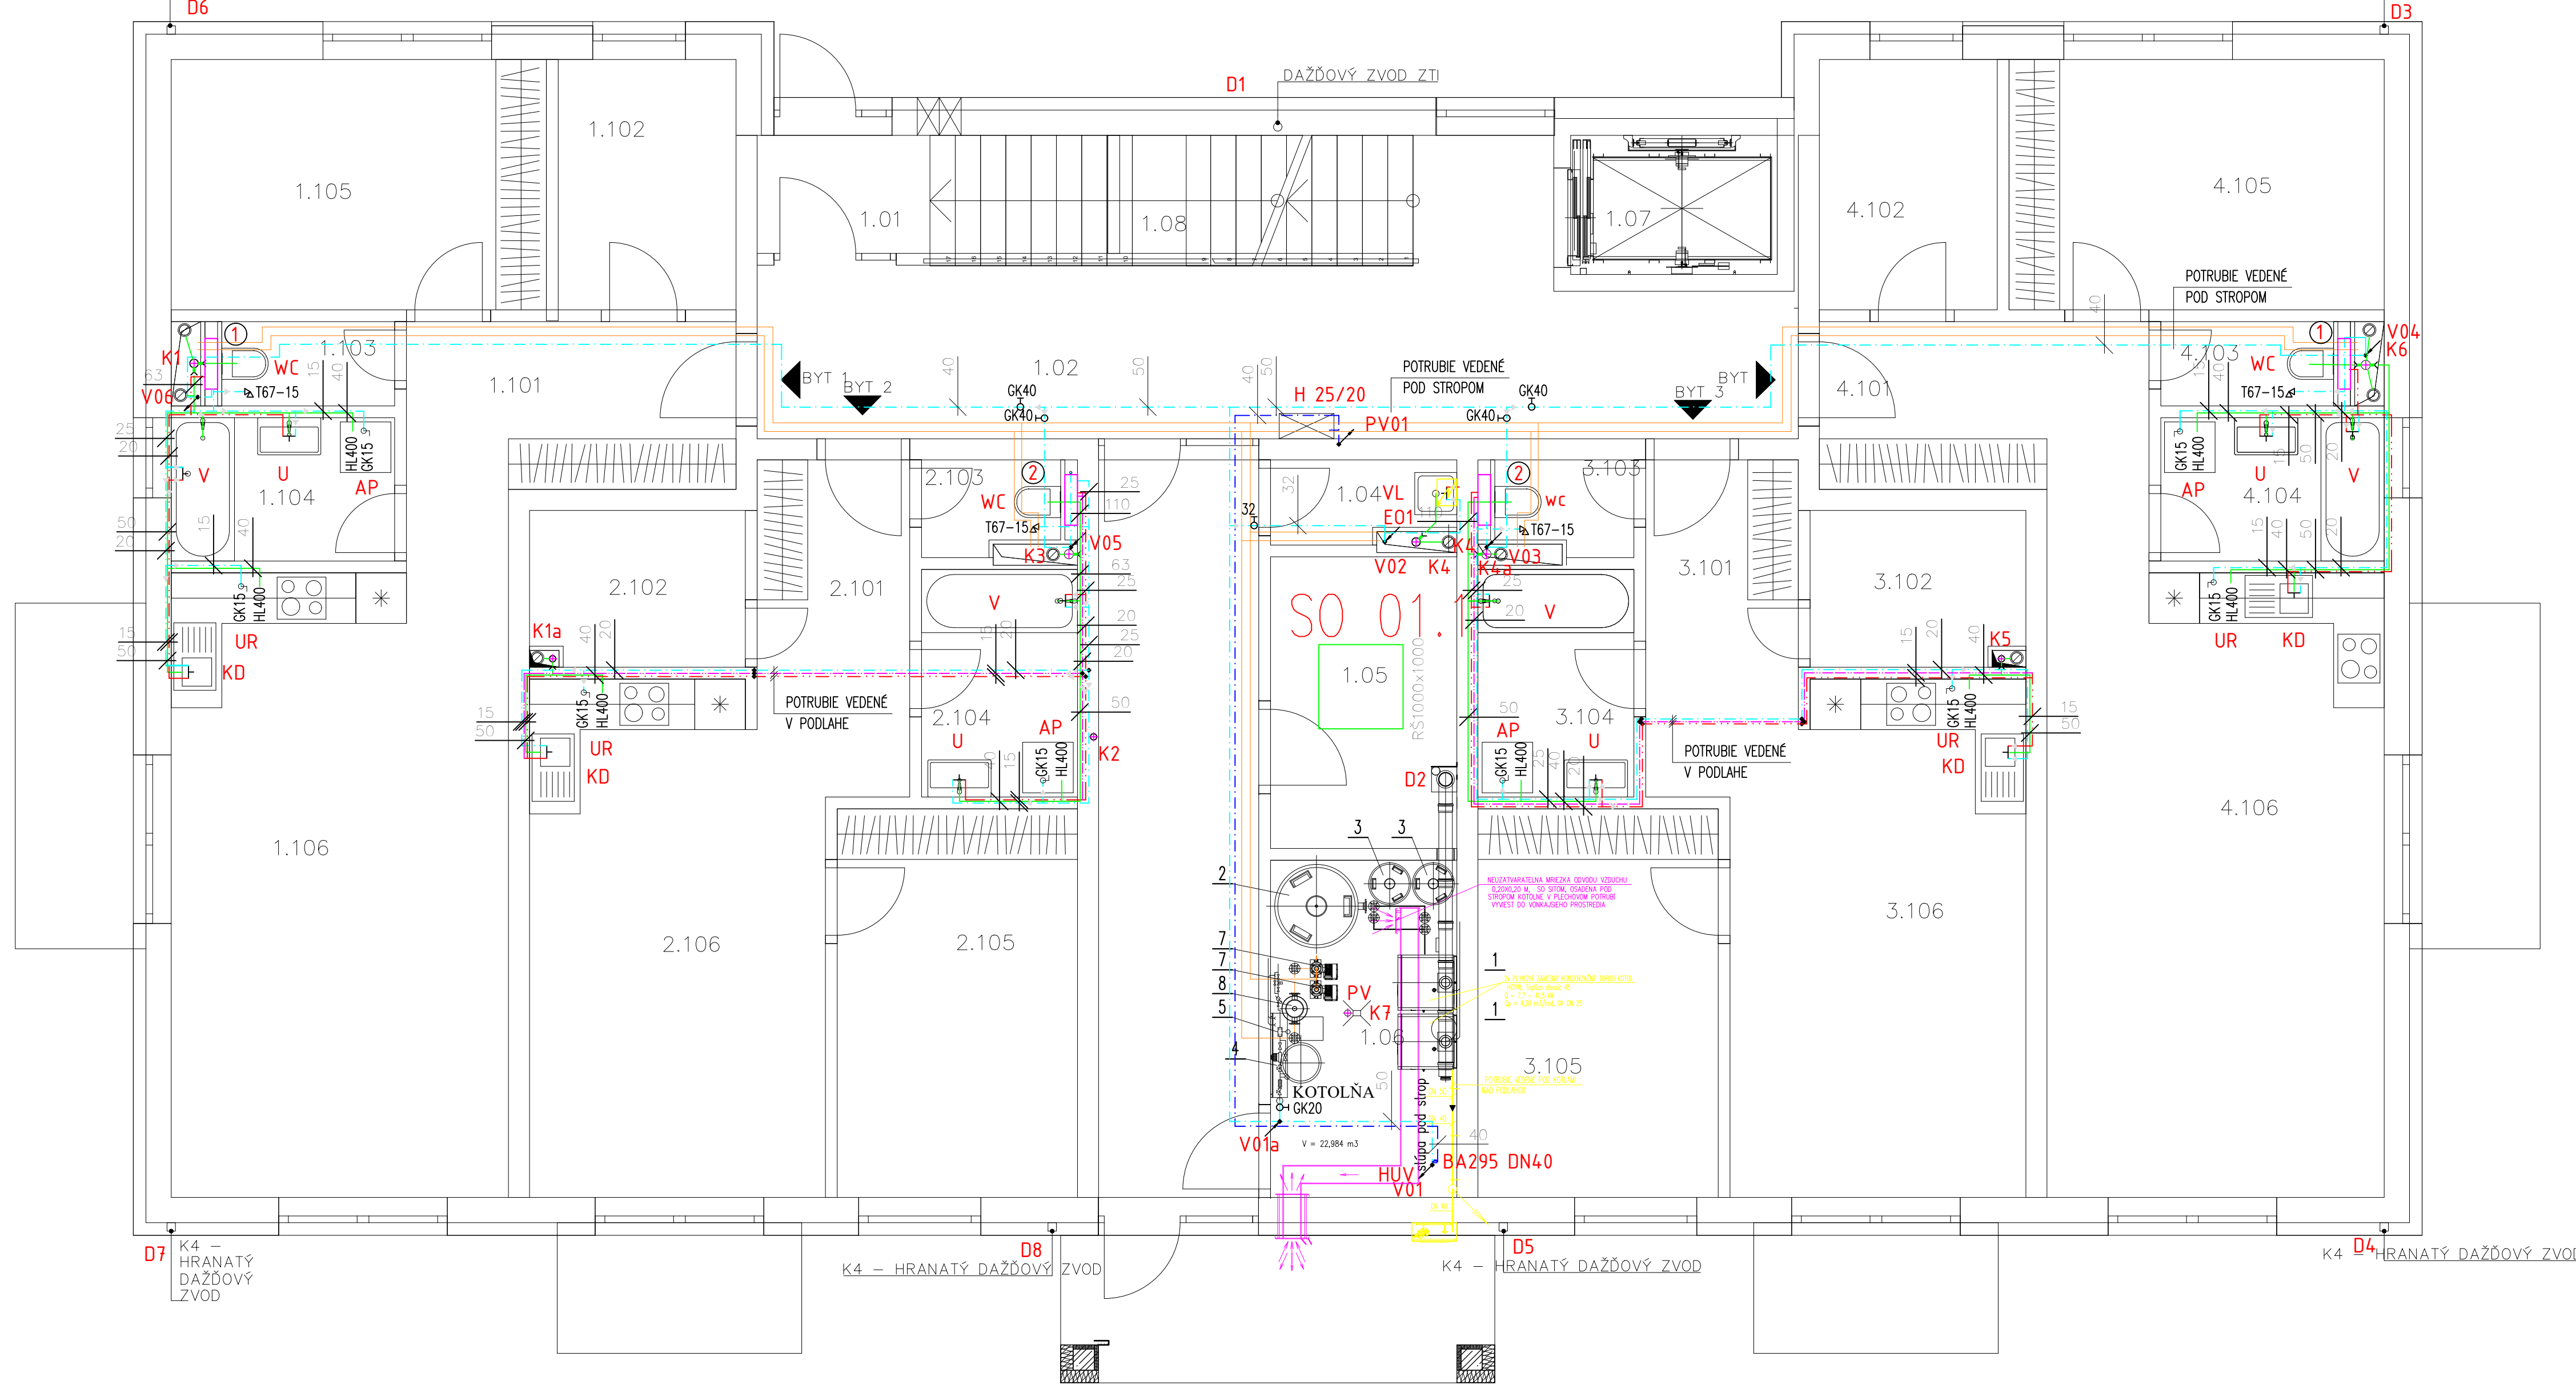

TABUĽKA MIESTNOSTI 1.NP		
SO,01	Č.	NÁZOV MIESTNOSTI
BYT 1	1.101	CHODBA
	1.102	SKLAD
	1.103	WC
	1.104	KOPEĽNA
	1.105	IZBA
BYT 2	2.101	CHODBA
	2.102	SKLAD
BYT 3	3.101	CHODBA
	3.102	SKLAD
	3.103	WC
	3.104	KOPEĽNA
	3.105	IZBA
BYT 4	4.101	CHODBA
	4.102	SKLAD
	4.103	WC
	4.104	KOPEĽNA
	4.105	IZBA
SPOLČNÉ PRIESTORY		
1.01	ZÁDVERIE	
1.02	CHODBA	
1.03	CHODBA	
1.04	UPRÁTOVAČKA	
1.05	KOČKÁREN	
1.06	KOTOLNA	
1.07	VÝTAHOVÁ ŠACHTA	
1.08	SCHÓDISKO	

LEGENDA:

- POTRUBIE PRÍPOJOVACIE, ODPADNÉ A LEŽATÉ -PVC-U
- POTRUBIE DAŽĎOVEJ KANALIZÁCIE VEDENÉ V PODLAHE, RESP. POD PODLAHOU
- POTRUBIE SPLAŠKOVEJ KANALIZÁCIE VEDENÉ V PODLAHE, RESP. POD PODLAHOU
- POTRUBIE KANALIZÁCIE VEDENÉ POD STROPOM - PE-GERBERT
- POTRUBIE STUDEJNEJ PITNEJ VODY
- POTRUBIE POŽIARNEJ VODY
- POTRUBIE TEPLEJ ÚŽITKOVEJ VODY
- POTRUBIE CIRCULÁCIE TEPLEJ ÚŽITKOVEJ VODY
- HL400 - PODMIETKOVÁ BEZPÁCHOVÁ UZÁVIERKA PRE PRAČKY A UMÝVAČKY RIADU
- HL810 - VETRACIA HLAVICA
- HL900 - PRINZDUŠŇOVACIA HLAVICA
- HL136 - BEZPÁCHOVÁ UZÁVIERKA PRE ODVOD KONDENZÁTU Z KOTLOV
- U - UMÝVADLO KERAMICKÉ
- WC - ZÁCHOD ZÁVESNÝ S PREDSTENOVOU NÁDRŽKOU
- KD - KUCHYNSKÝ DREZ NEREZOVÝ
- V - VÁŇA AKRYLÁTOVÁ-DL.1800mm
- AP - AUTOMATICKÁ PRAČKA
- UR - UMÝVAČKA RIADU
- PV - PODLAHOVÁ VPUŠŤ HL 310NPr
- V01-V06 - STÓPACIE POTRUBIE STUDEJNEJ PITNEJ VODY
- PV01 - STÓPACIE POTRUBIE POŽIARNEHO VODOVODU
- K1-K7 - STÓPACIE POTRUBIE SPLAŠKOVEJ KANALIZÁCIE
- D1-D8 - STÓPACIE POTRUBIE DAŽĎOVEJ KANALIZÁCIE
- SV1 - STREŠNÝ VŤOK DO ZAATKOVÉHO ŽLABU HL62.1.P+NADSTAVEC HL65+PRÍRUBA HL84.E
- H25/20 - HYDRANTOVÁ SKRÍŇA S TVAROVO STÁLOU DN25mm HADICOU DL.20m
- ① - BYTOVÁ VÝMENNÍKOVÁ STANICA BEZ CIRCULÁCIE
- ② - BYTOVÁ VÝMENNÍKOVÁ STANICA S CIRCULÁCIOU
- E01 - ELEKTRICKÝ PRIETOKOVÝ OHRIEVAČ TUV S PRÍKONOM 4,5kW

Zodp.projektant: Ing.Milan BIZUB	±0,000=895,200	ZDRAVOTECHNIKA
INVESTOR: MESTO LEVOČA, okr. LEVOČA	FORMÁT: A4	Č. VÝKR. Z 03
VYPRACOVAL: Ing.Milan BIZUB	DÁTUM: 10/2019	Č. PARÉ
STUPEŇ: PROJEKT PRE STAVEBNÉ POVOLENIE A REALIZÁCIU	MIERKA: 1:60	
AKCIA: VÝSTAVBA DVOCH NÁJOMNÝCH BYTOVÝCH DOMOV V LEVOČI	MARMJ, s.r.o. KOLLÁROVA 19A 05801 POPRAD	
PROFESIA: SO 01.1 - BYTOVÝ DOM		
VÝKRES: PŮDORYS 1. NP - PRÍZEMIE		