


| | | | | | | |
|-----------------------|--|----------------------------------------------------------------------------------------------------------------------------------------------------------------|--------|---------|---------|------|
| Data: | | 30.11.2020 | Skala: | 1 : 500 | Nr rys: | 3.1. |
| Inwestor: | | Przedsiębiorstwo Gospodarki Miejskiej Sp. z o.o. ul. Dąbrowskiego 2, 59-100 Polkowice | | | | |
| Adres: | | Jędrzychów, dz. nr ew. 666, 158, 216/1, 216/4, obręb 0005 Jędrzychów J. ew. 021604_5 Polkowice - obszar wiejski | | | | |
| Obiekt: | | Budowa odcinków sieci wodociągowej Ø 110 mm | | | | |
| Nazwa rys: | | Projekt zagospodarowania terenu | | | | |
| Jednostka projektowa: | | USŁUGI PROJEKTOWE - IWONA SASIADEK ul. Ogrodowa 27, 67-400 Wschowa tel. 663 490 639, 605 586 693 NIP: 697-152-76-41 e-mail: uslugiprojektowe@wp.pl | | | | |
| | | Projektant: | | | | |
| | | mgr inż. Paweł Sasiadek upr. nr LBS/0021/PWOS/10 w spec. instalacji i sieci sanitarnych | | | | |
| | | Asystent: | | | | |
| | | mgr inż. Leszek Wielebski upr. nr 113/98/Lo w spec. instalacji i sieci sanitarnych | | | | |
| Sprawdza: | | mgr Dominik Sasiadek | | | | |

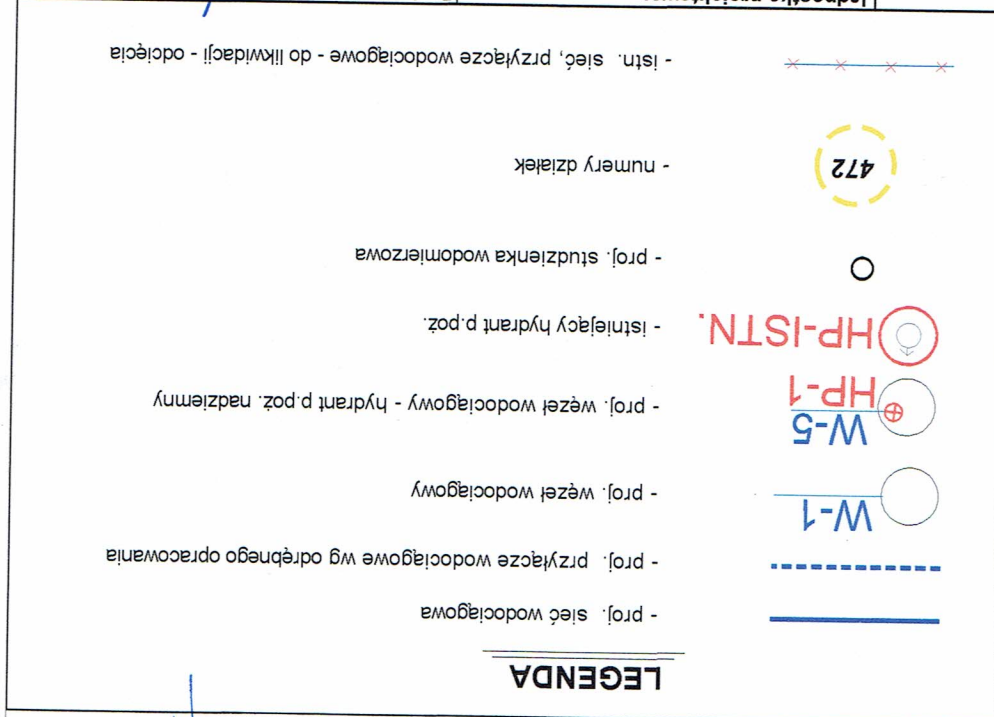

bez uwag
stwierdzam
Zgodność projektu z wymogami
ochrony przeciwpożarowej

Leszno, dnia 06.12.2020

mgr inż. Andrzej Wysocki
nr upr. 380/98

RZECZOWNICWA DS. ZABEZPIECZENIA
PRZECIWPÓŻAROWYCH
ZAPŁYKOWOŚCI

04.12.2020

mgr inż. Paweł Sasiadek
upr. nr LBS/0021/PWOS/10
w spec. instalacji i sieci sanitarnych

30.11.2020

Wschowa

z up. BIRMISTRZA

mgr inż. Andrzej Wysocki

04.12.2020

mgr inż. Paweł Sasiadek

upr. nr LBS/0021/PWOS/10

30.11.2020

Wschowa

URZĄD GMINY POLKOWICE
Krynek 1
59-100 POLKOWICE
woj. dolnośląskie