


PŮDORYS 2.NP - NÁVRH

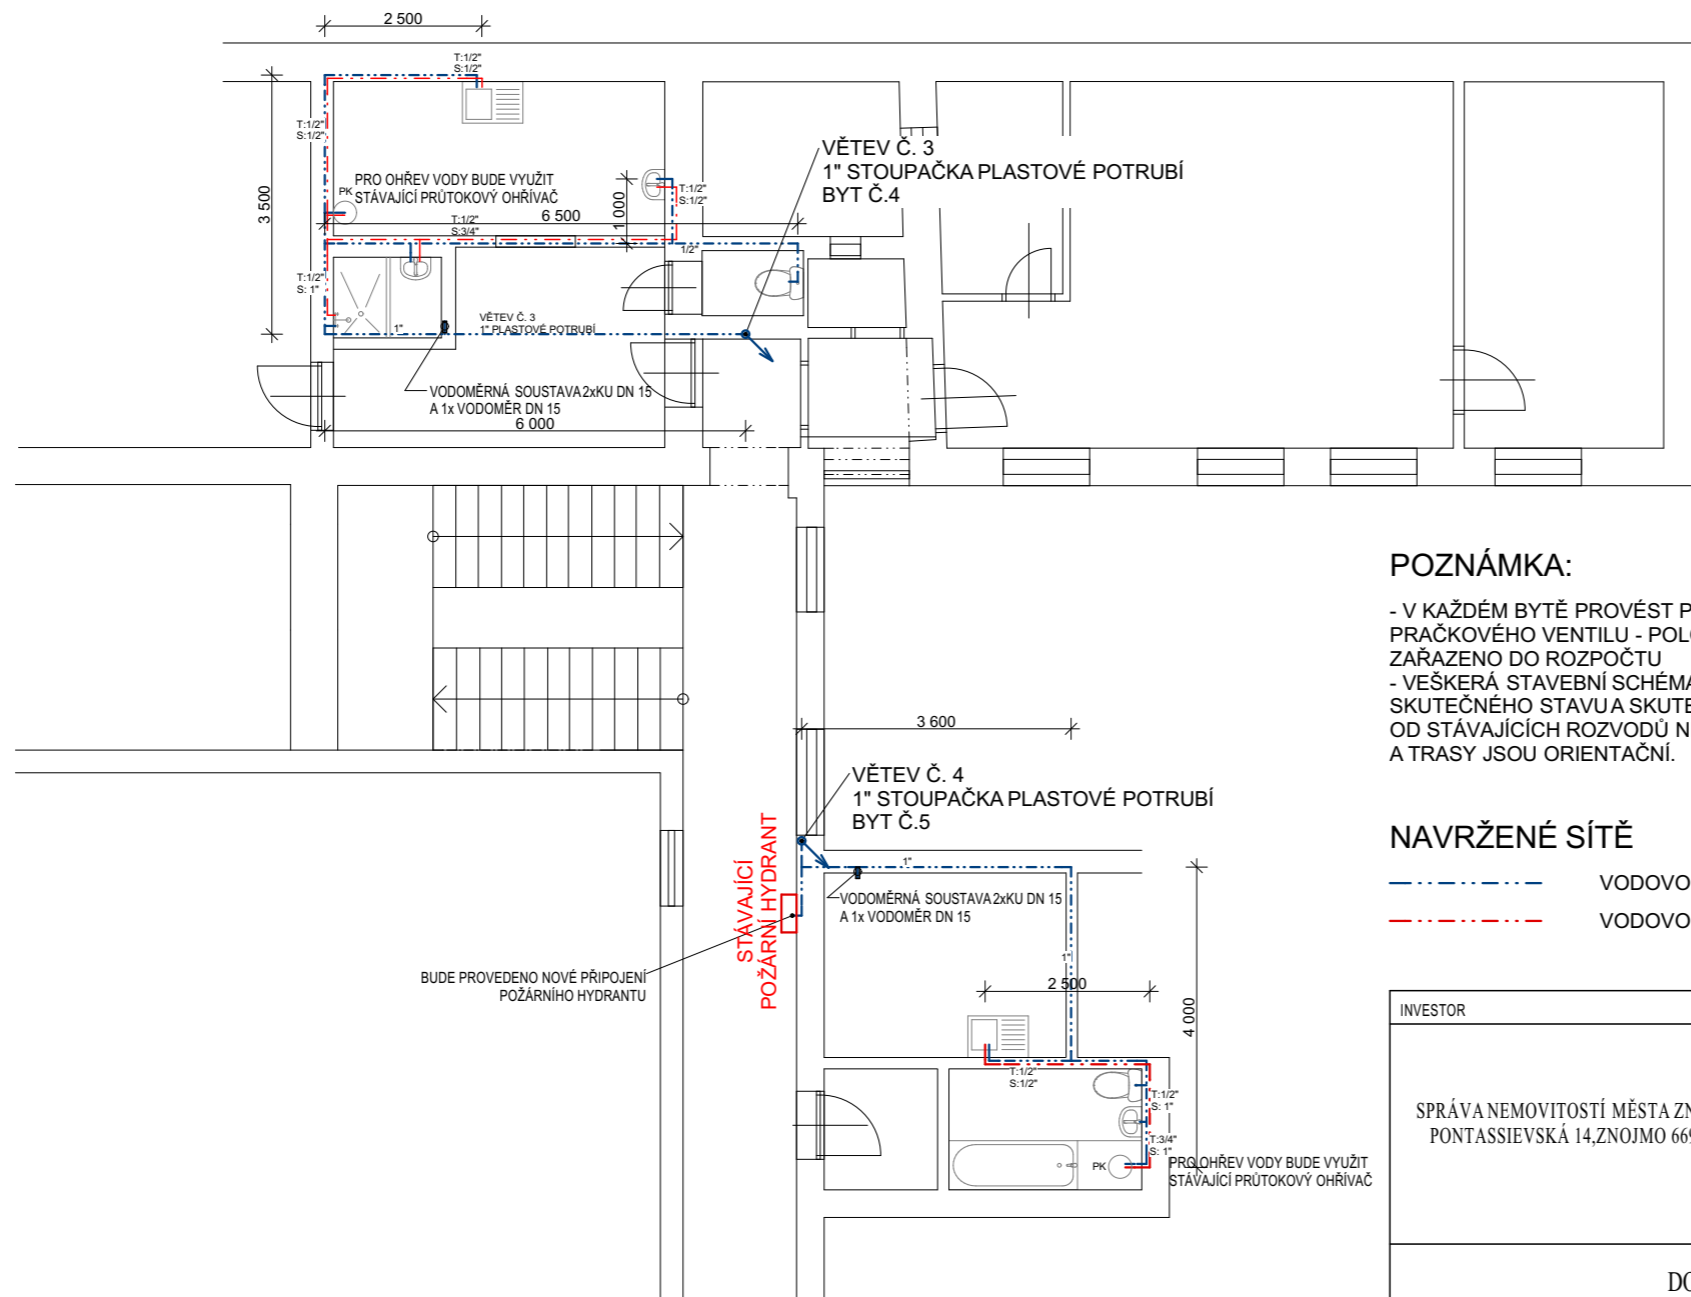

POZNÁMKA:

- V KAŽDÉM BYTĚ PROVÉST PŘÍPRAVU PRO NAPOJENÍ PRAČKY OSAZENÍM PRAČKOVÉHO VENTILU - POLOHA DLE DOHODY S NÁJEMNÍKEM BYTU - BUDE ZAŘAZENO DO ROZPOČTU
- VEŠKERÁ STAVEBNÍ SCHÉMATA BUDOU UPŘESŇOVÁNA NA STAVBĚ DLE SKUTEČNÉHO STAVU A SKUTEČNÝCH ROZMĚRŮ KONSTRUKCÍ!
- OD STÁVAJÍCÍCH ROZVODŮ NEBYLA ZACHOVÁNA ŽÁDNÁ DOKUMENTACE A TRASY JSOU ORIENTAČNÍ.

NAVRŽENÉ SÍŤ

- PLASTOVÉ POTRUBÍ, IZOLACE
- PLASTOVÉ POTRUBÍ TEPLÁ VODA, IZOLACE

INVESTOR		PROJEKTANT STAVBY		ČÍSLO PARÉ	AUTORIZAČNÍ RAZÍTKO
SPRÁVA NEMOVITOSTÍ MĚSTA ZNOJMA PONTASSIEVSKÁ 14,ZNOJMO 66902		 vodohospodářská a stavební projekce			
DOKUMENTACE STAVBY					
HIP:	Ing. Petr Pokorný	Vypracoval:	Luboš Konvalina	PROJEKTANT ČÁSTI PD	
Zodp. projektant:	Ing. Petr Pokorný	Kontrola:	Ing. Petr Pokorný	 VODOHOSPODÁŘSKÁ A STAVEBNÍ PROJEKCE U DOMOVINY 5, 669 02 ZNOJMO tel., fax.: +420 515 244 192, e-mail: info@aquaprojekt.cz	
Místo stavby:	Znojmo, Horní česká 26, 66902 Znojmo				
Kraj:	JIHOMORAVSKÝ				
Katastrální území:	ZNOJMO MĚSTO				
Název stavby:	REKONSTRUKCE ROZVODŮ VODY V BYTOVÉM DOMĚ č.p. 26 Horní Česká , Znojmo				Formát: 2 x A4 Datum: 7/2015 Stupeň: DS Číslo zakázky: 0-151229 Měřítko: 1:100
Název výkresu:	PUDORYS 2NP - NÁVRH				Číslo výkresu: 4