



POZNÁMKA

- KOLÍZIE VZT ZARIADENÍ S EXISTUJÚCIMI INŠTALÁCIAMI RIEŠIŤ PRI MONTÁŽI.
- POTRUBIE ČERSTVÉHO A ODPADNÉHO VZDUCHU IZOLOVAŤ IZOLÁCIOU hr. 40 mm, POVRCH AL FÓLIA, OD JEDNOTKY PO STRECHU.
- VÝŠKY POTRUBÍ OD PODLAHY PRISPÔSOBIŤ EXISTUJÚCIM STAVEBNÝM KONŠTRUKCIÁM.
- POČAS REALIZÁCIE PRIHLIADAŤ NA NÁROKY JEDNOTLIVÝCH PROFESIÍ A TECHNICKÝCH POSTUPOV.
- PRI INŠTALÁCII ZARIADENÍ DODRŽIAVAŤ PRÍSLUŠNÝ MONTÁŽNY NÁVOD.
- S.H. - SPODNÁ HRANA ZARIADENIA/POTRUBIA OD PODLAHY.
- +xxx m3/h - MNOŽSTVO PRIVÁDZANÉHO VZDUCHU.
- -xxx m3/h - MNOŽSTVO ODSÁVANÉHO VZDUCHU.

REZ A-A

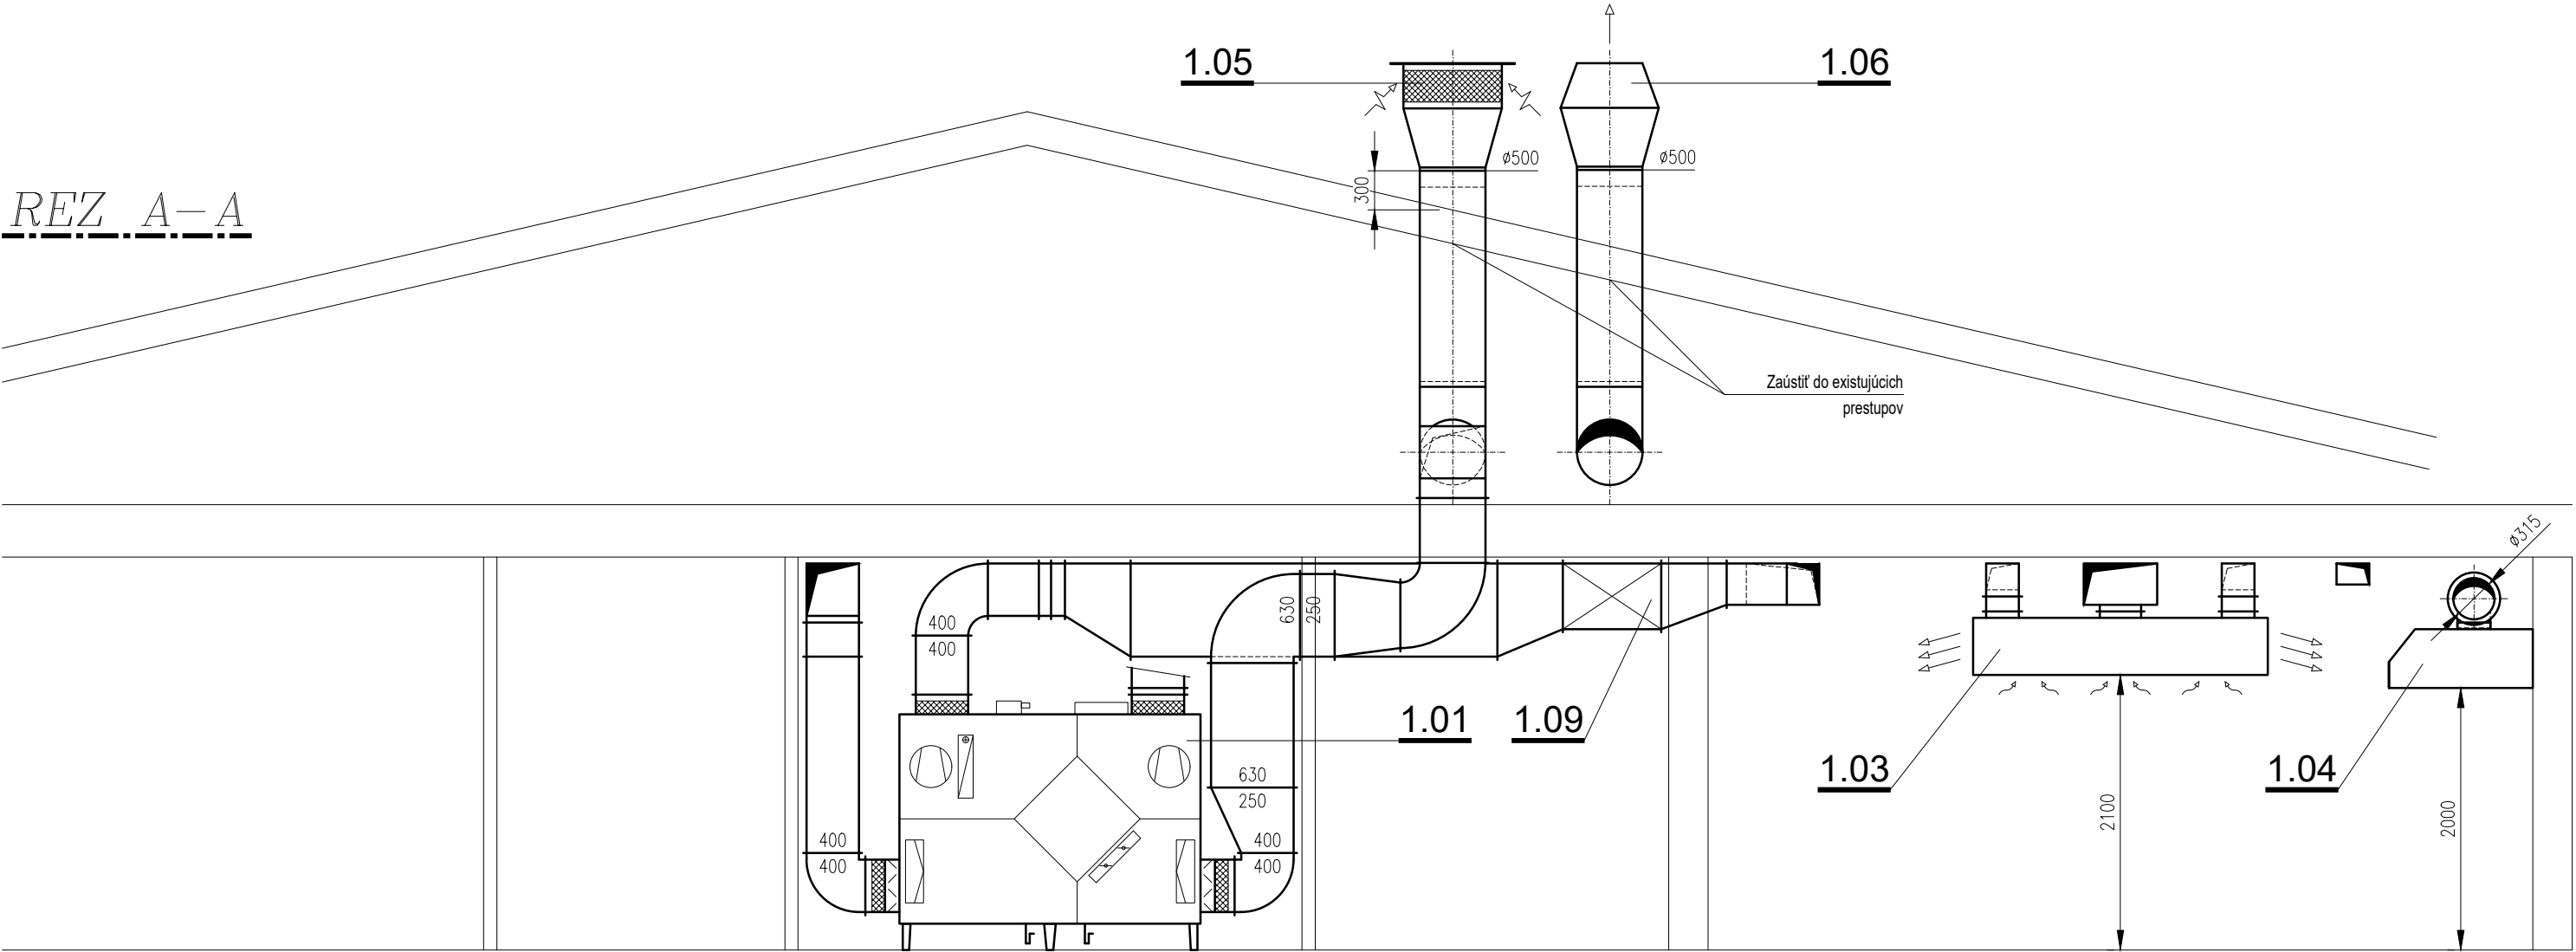

REZ B-B

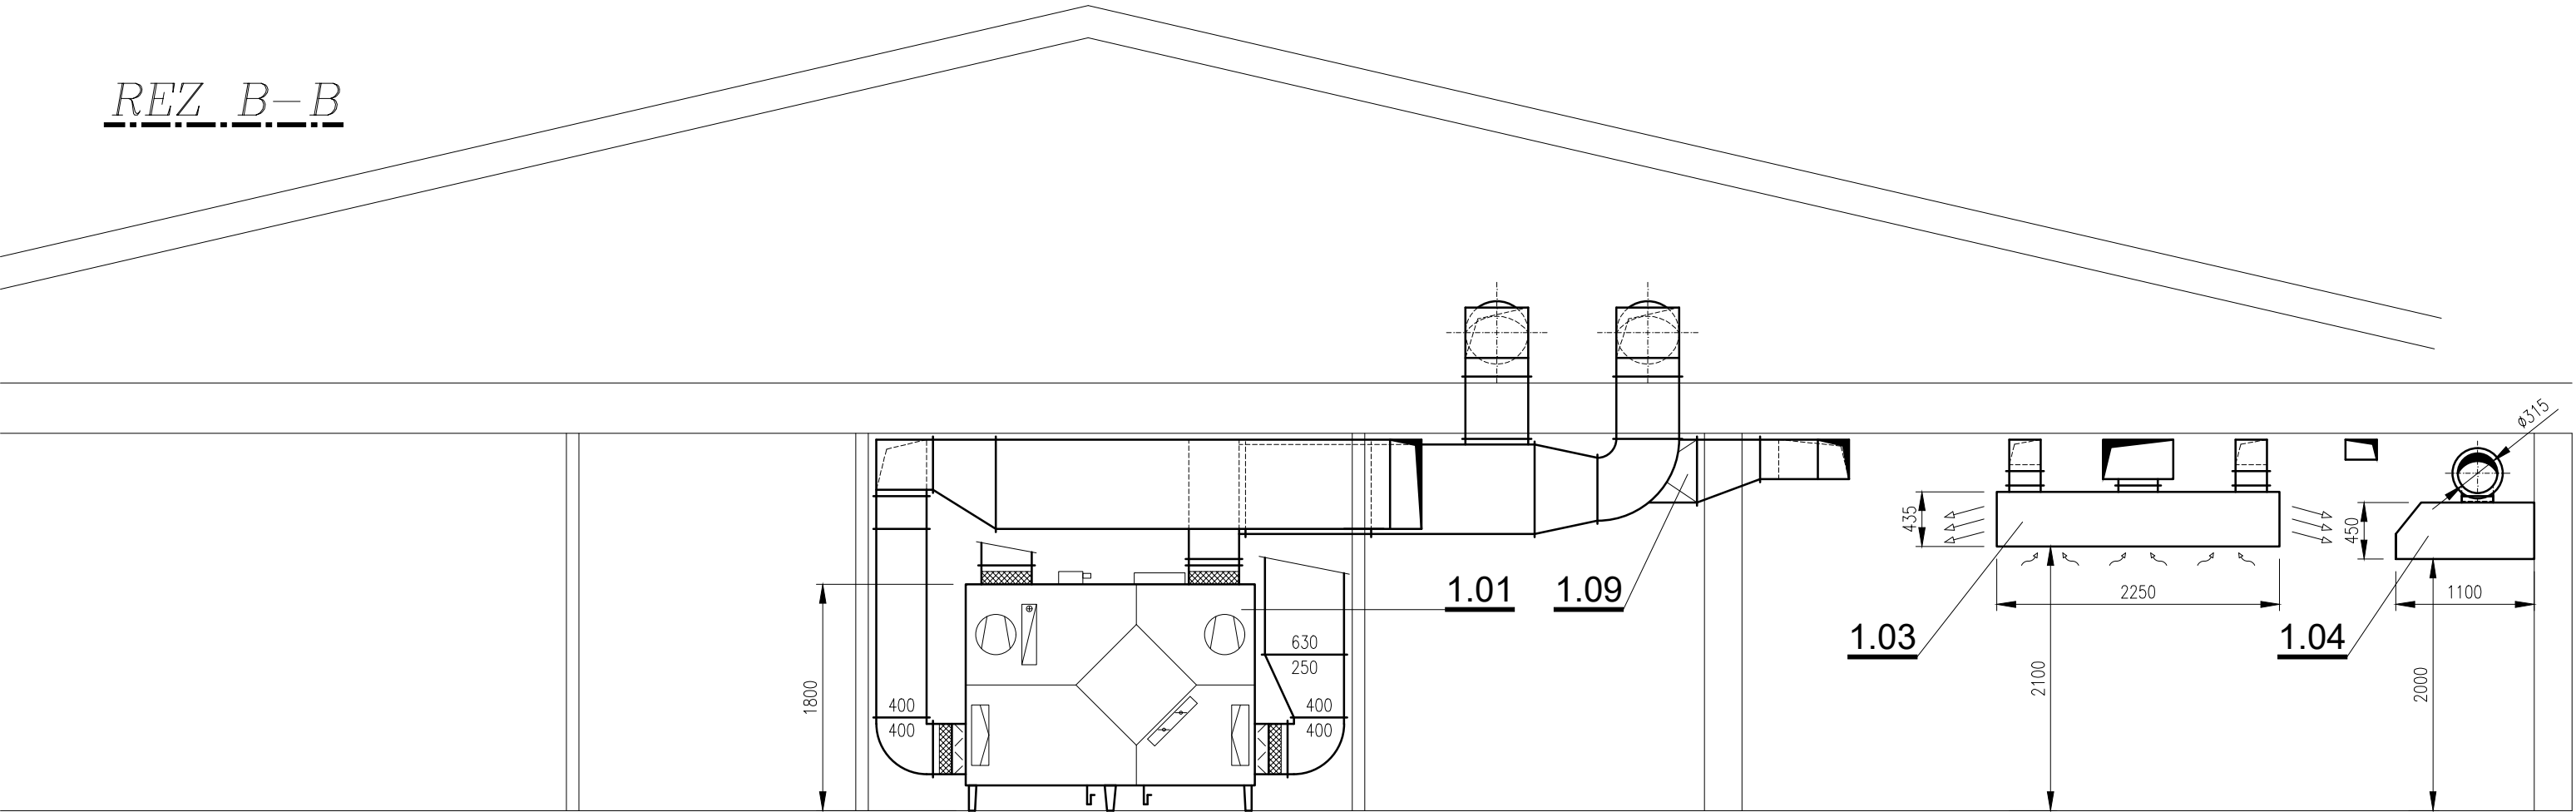

AUTOR			
ZODP. PROJ.	Ing. Pavel Škrinár		
VYPRACOVAL	Ing. Pavel Škrinár		
PROFESIA	Vzduchotechnika		
INVESTOR	Hotelová akadémia, Malinovského č. 1, Brezno		
NÁZOV A MIESTO STAVBY : Rekonštrukcia vzduchotechniky v kuchyni Hotelovej akadémie v Brezne		Ing. Pavel Škrinár Sládkovičova 74 974 05 Banská Bystrica tel.: 0904 804 222 pavel.skrinar@gmail.com	
		autorizovaný stavebný inžinier projektant vzduchotechniky	
		STUPEŇ : PPRS	
		DÁTUM : 04/2025	
		FORMÁT : 630x420	Č. VÝKR.
ČASŤ/OBJEKT: Kuchyňa		PAR.Č. :	vzt_02
NÁZOV VÝKRESU: REZ A-A, B-B		MIERKA : 1 : 50	