


LEGENDA MÍSTNOSTÍ 1.NP

Č.M.	ÚČEL MÍSTNOSTI	PLOCHA (M ²)
1.01	ZÁDVEŘÍ	14,16
1.02	CHODBA	38,22
1.03	ZÁDVEŘÍ	10,35
1.04	SCHODIŠTĚ	25,44
1.05	CHODBA	8,32
1.06	UČEBNA	22,35
1.07	UČEBNA	18,40
1.08	ZÁZEMÍ UČEBNY 1.07	14,70
1.09	CHODBA	6,32
1.10	ÚKLIDOVÁ MÍSTNOST	9,64
1.11	BEZBARIÉROVÉ WC	7,02
1.12	SKLAD	10,82
1.13	(neobsazeno)	7,10
1.14	UČEBNA	27,64
1.15	WC MUŽI- PŘEDSÍŇ	4,29
1.16	WC MUŽI - PISOÁR	2,66
1.17	WC MUŽI - KLOZET	1,88
1.18	WC ŽENY - PŘEDSÍŇ	6,99
1.19	WC ŽENY - KLOZET	1,43
1.20	WC ŽENY - KLOZET	1,43
1.21	(neobsazeno)	
1.22	(neobsazeno)	
1.23	UČEBNA LDO	42,79
1.24	UČEBNA	20,67
1.25	UČEBNA BICÍCH	28,56
1.26	CHODBA	10,96

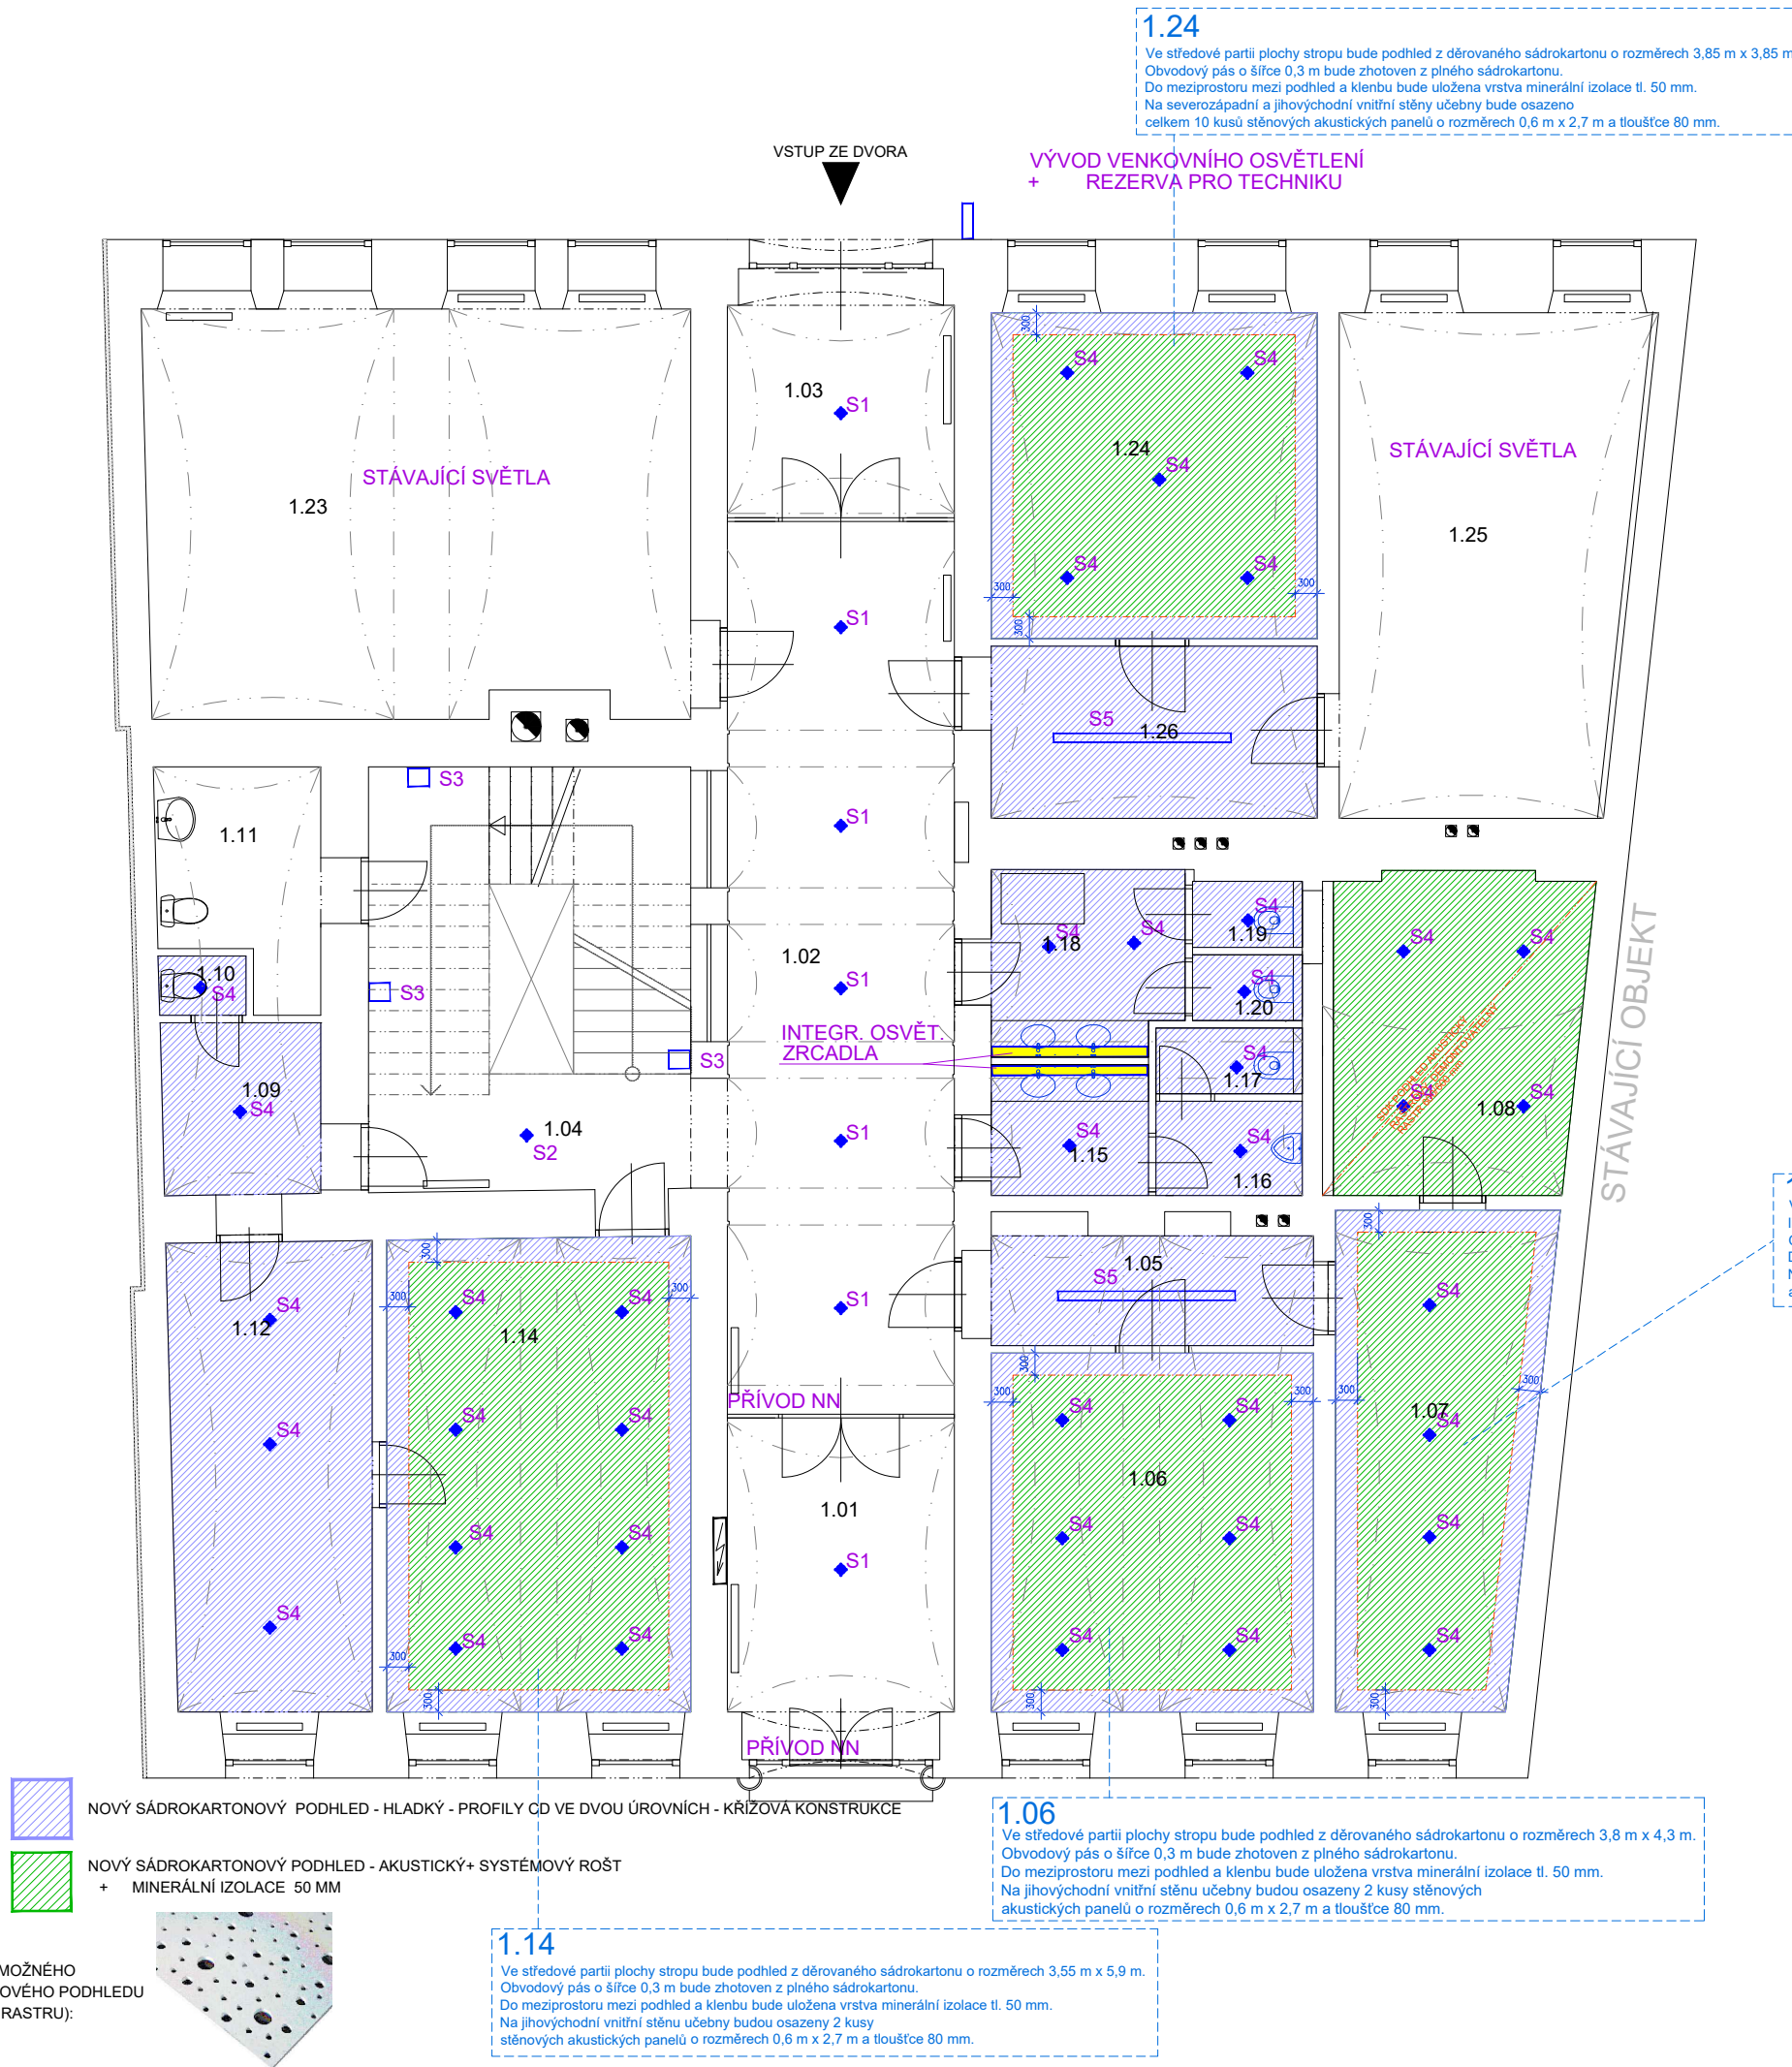

DO RASTRU BUDOU VLOŽENA SVÍTIDLA URČENÁ PRO OSAZENÍ DO SYSTÉMU SE SKRYTOU VYNÁŠECÍ KONSTRUKCÍ. MONTÁŽ SVÍTIDEL MUSÍ PROBÍHAT SOUČASNĚ S MONTÁŽÍ DESEK PODHLEDU.

- S1 - SVĚŠENÉ DOMINANTNÍ SVÍTIDLO
- S2 - PŘISAZENÉ OSVĚTLENÍ- DOMINANTNÍ
- S3 - NÁSTĚNNÉ OSVĚTLENÍ- DOMINANTNÍ - VÝKON DLE ROZMÍSTĚNÍ
- S4 - DOWNLIGHT (ROZMÍSTĚNÍ DLE VÝPOČTU)
- S5 - LED PÁSOVÉ OSVĚTLENÍ- HLINÍKOVÝ RÁMEČEK, ALT. ZAPUŠTĚNO
- S6 - LED STANDART PŘISAZENÉ KULATÉ
- S7 - LED KANCELÁŘSKÉ PŘISAZENÉ
- S8 - BODOVÉ DOWNLIGHT - NAHODILÉ ROZMÍSTĚNÍ + STÍMÍVÁNÍ
- S9 - NEPŘÍMÉ OSVĚTLENÍ LED + STÍMÍVÁNÍ
- S10 - OSVĚTLENÍ DIVADELNÍ TECHNIKY
- S11 - VÝKLOPNÉ RAMENO + SVĚTLA (Cameo TS 200 FC LED Theater-Spot)

±0,000 = ÚROVEŇ 1.NP (PODLAHA)

ZODPOVĚDNÝ PROJEKTANT	ING. ARCH. BLANKA ZLAMALOVÁ, ING. LUKÁŠ ROUBAL	STUDIO ZLAMAL WWW.STUDIO-ZLAMAL.CZ	
VYPRACOVAL	ING. JAN BLAŠČÍK, ING. LUKÁŠ ROUBAL		
INVESTOR	MĚSTO ŠTERNBERK, HORNÍ NÁMĚSTÍ 78/16, 785 01 ŠTERNBERK		
NÁZEV AKCE ZUŠ ŠTERNBERK - MODERNIZACE ODBORNÝCH UČEBEN OLOMOUCKÁ 1289/3, 78501 ŠTERNBERK NA PARCELE ČÍSLO 401 V KATASTRÁLNÍM ÚZEMÍ ŠTERNBERK		PARÉ	
D.1.1 ARCHITEKTONICKÉ A STAVEBNĚ TECHNICKÉ ŘEŠENÍ		STUPEŇ	DSP, PDPS
		DATUM	01/2024
NÁZEV VÝKRESU PŮDORYS 1.NP - NOVÝ STAV- PODHLEDY		MĚŘÍTKO 1:100	Č.VÝKRESU D.1.1 - 11