


RZUT POZIOMY PARTERU POZ. +/- 0,00m, skala 1:100

UWAGA: Ze względu na znaczne krzywizny ścian i zmianę grubości wypraw tynkarskich, w wymiarowaniu pominięto większość grubości tynków (wymiar w świetle otynkowanych ścian w nawiasach)

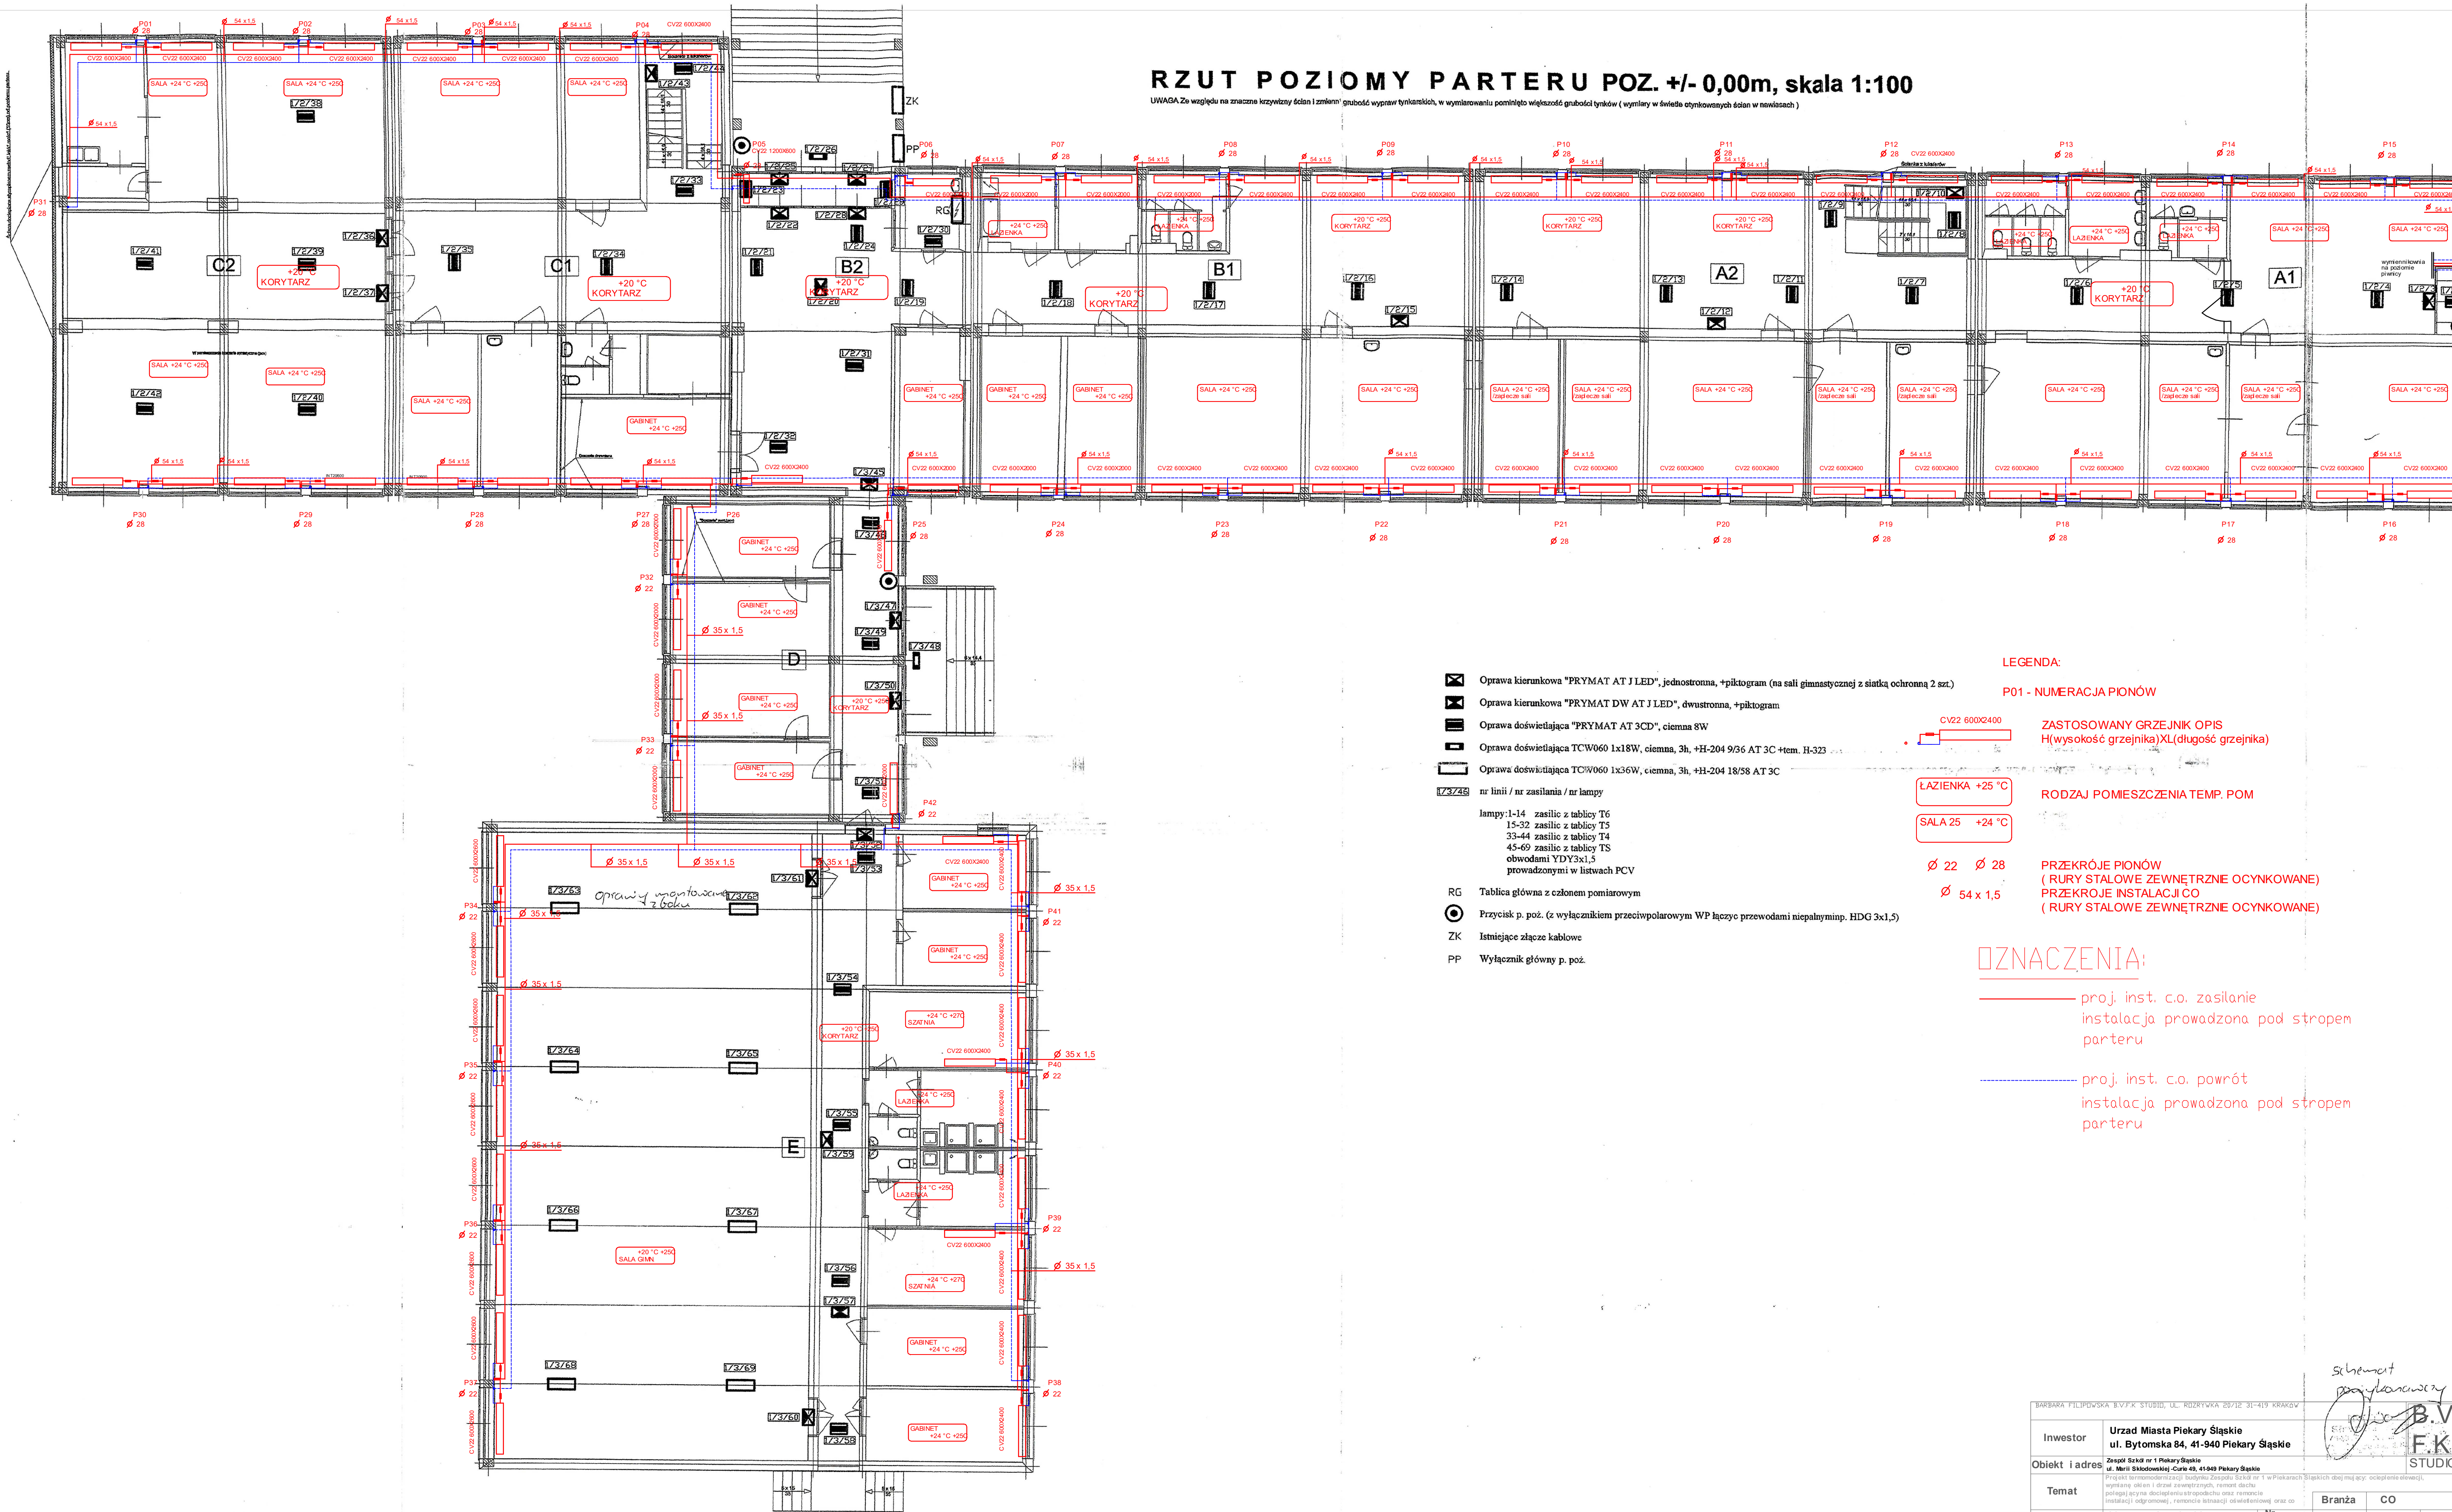

LEGENDA:

P01 - NUMERACJA PIONÓW

ZASTOSOWANY GRZEJNIK OPIS
H(wysokość grzejnika)XL(długość grzejnika)

RODZAJ POMIESZCZENIA TEMP. POM

PRZĘKROJE PIONÓW
(RURY STAŁOWE ZEWNĘTRZNE OCYNKOWANE)
PRZĘKROJE INSTALACJI CO
(RURY STAŁOWE ZEWNĘTRZNE OCYNKOWANE)

OZNACZENIA:

proj. inst. c.o. zasilanie
instalacja prowadzona pod stropem
parteru

proj. inst. c.o. powrót
instalacja prowadzona pod stropem
parteru

INWESTOR	Urząd Miasta Piekary Śląskie ul. Bytomska 84, 41-940 Piekary Śląskie	BRANŻA	CO	DATA	04/2018
OBIEKT I ADRES	Zespół Szkół nr 1 Piekary Śląskie ul. Młotkowskiej-Czarna 49, 41-940 Piekary Śląskie	Podpis		Skala	1:150
TEMAT	Projekt termomodernizacji budynku Zespołu Szkół nr 1 w Piekarach Śląskich dot. m.in. wy. ocieplenie elewacji, wymiana okien i drzwi zewnętrznych, remont dachu, polagający odciepłnienie strzechy oraz remont instalacji ogrzewania, remontu instalacji wentylacyjnej oraz co	Nr uprawnień		Nr Rys.	04
Treść rysunku	SCHEMAT INSTALACJI CO- RZUT PARTERU	MAP 018/P002/08			
Autor opracowania	inż. Leszek Włodzyszn				
Opracował					