 


Generalny projektant:



TOIS  
TECHNICZNA OBSŁUGA  
INWESTYCJI SARKOWICZ  
48-314 PAKOSŁAWICE  
FRĄCZKOW 37D/1  
NIP: 7532217152  
MAIL: sarkowiczpawel@interia.pl



LOGORYTM PATRYK GRUSZKA  
UL. NOWOWIEJSKIEGO 41/23  
44-194 KRUROWO  
NIP: 634 4561 90142  
REGION 241 691 1694  
TELEFON 660712284  
MAIL: biuro.logorytm@gmail.pl

Branża konstrukcyjna:

**CONSTE**  
ul. Zwirki i Wigury 65A  
43-190 Mikołów

Branża sanitarna:

**BIURO PROJEKTOWO-USŁUGOWE GRAF**  
Grzegorz Głodzik  
ul. Szpilaina 190  
44-194 Krurowo

Branża elektryczna:

**KRZYSZTOF ŻELASKO**  
ul. Zwiryczów 9/174  
43-606 Jankowice

Investor:

**GINA ANDRYCHÓW**  
**URZĄD MIEJSKI W ANDRYCHOWIE**  
**RYNEK 15**  
**34-120 ANDRYCHÓW**



Projekt:

**BUDOWA TĘŻNI SOLANKOWEJ WRAZ Z**  
**INFRASTRUKTURA TECHNICZNĄ ORAZ**  
**ZAGOSPODAROWANIEM TERENU W**  
**PARKU MIEJSKIM W ANDRYCHOWIE**

DZ. NR EW.: 187, 1910, 1911,  
OBRĘB EWID.: 001, ANDRYCHÓW MIASTO

Faza projektu:

**PROJEKT BUDOWLANY -**  
**ARCHITEKTONICZNO-BUDOWLANY**

Skala:

1:50

Branża:

**SANITARNA**

**IS**

Data:

09.2025

Zespół projektowy:

PROJEKTANT:  
mgr inż. **Grzegorz Głodzik**  
Nr upr.: SLK0964/PWBS/19

SPRAWDZAJĄCY:  
mgr inż. **Arkadiusz Wołak**  
Nr upr.: SLK9321/PWBS/20


DOCUMENTACJA OBIĘTA PRAWAMI AUTORSKIMI  
Wszelkie prawa autorskie dotyczące tego projektu należą do  
pracowni projektowej GINIA PATRYK GRUSZKA IUBOOL JEL PARTNEROW.  
PROJEKT NIE MOŻE BYĆ KOPLOWANY I UDOSTĘPNIANY BEZ ZGODY PRACOWNI.

Rysunek:

**INSTALACJE SANITARNE - TĘŻNIA - RZUT DACHU**

Numer:

**PBT/821S/003**

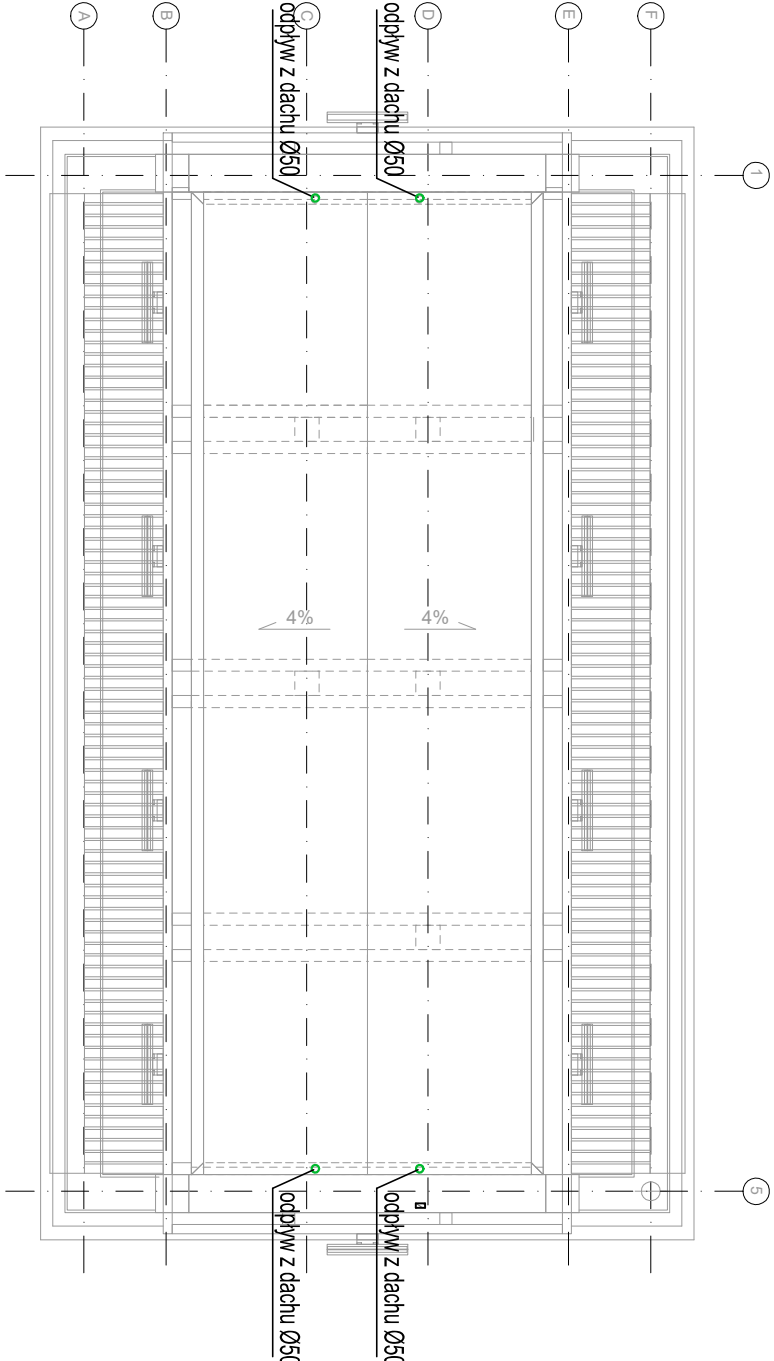

Legenda oznaczeń branży sanitarnej:  
— Projektowany instalacja kanalizacji deszczowej