


PŮDORYS 1NP SCHÉMA UMÍSTĚNÍ NOVÉ TECHNOLOGIE FVE

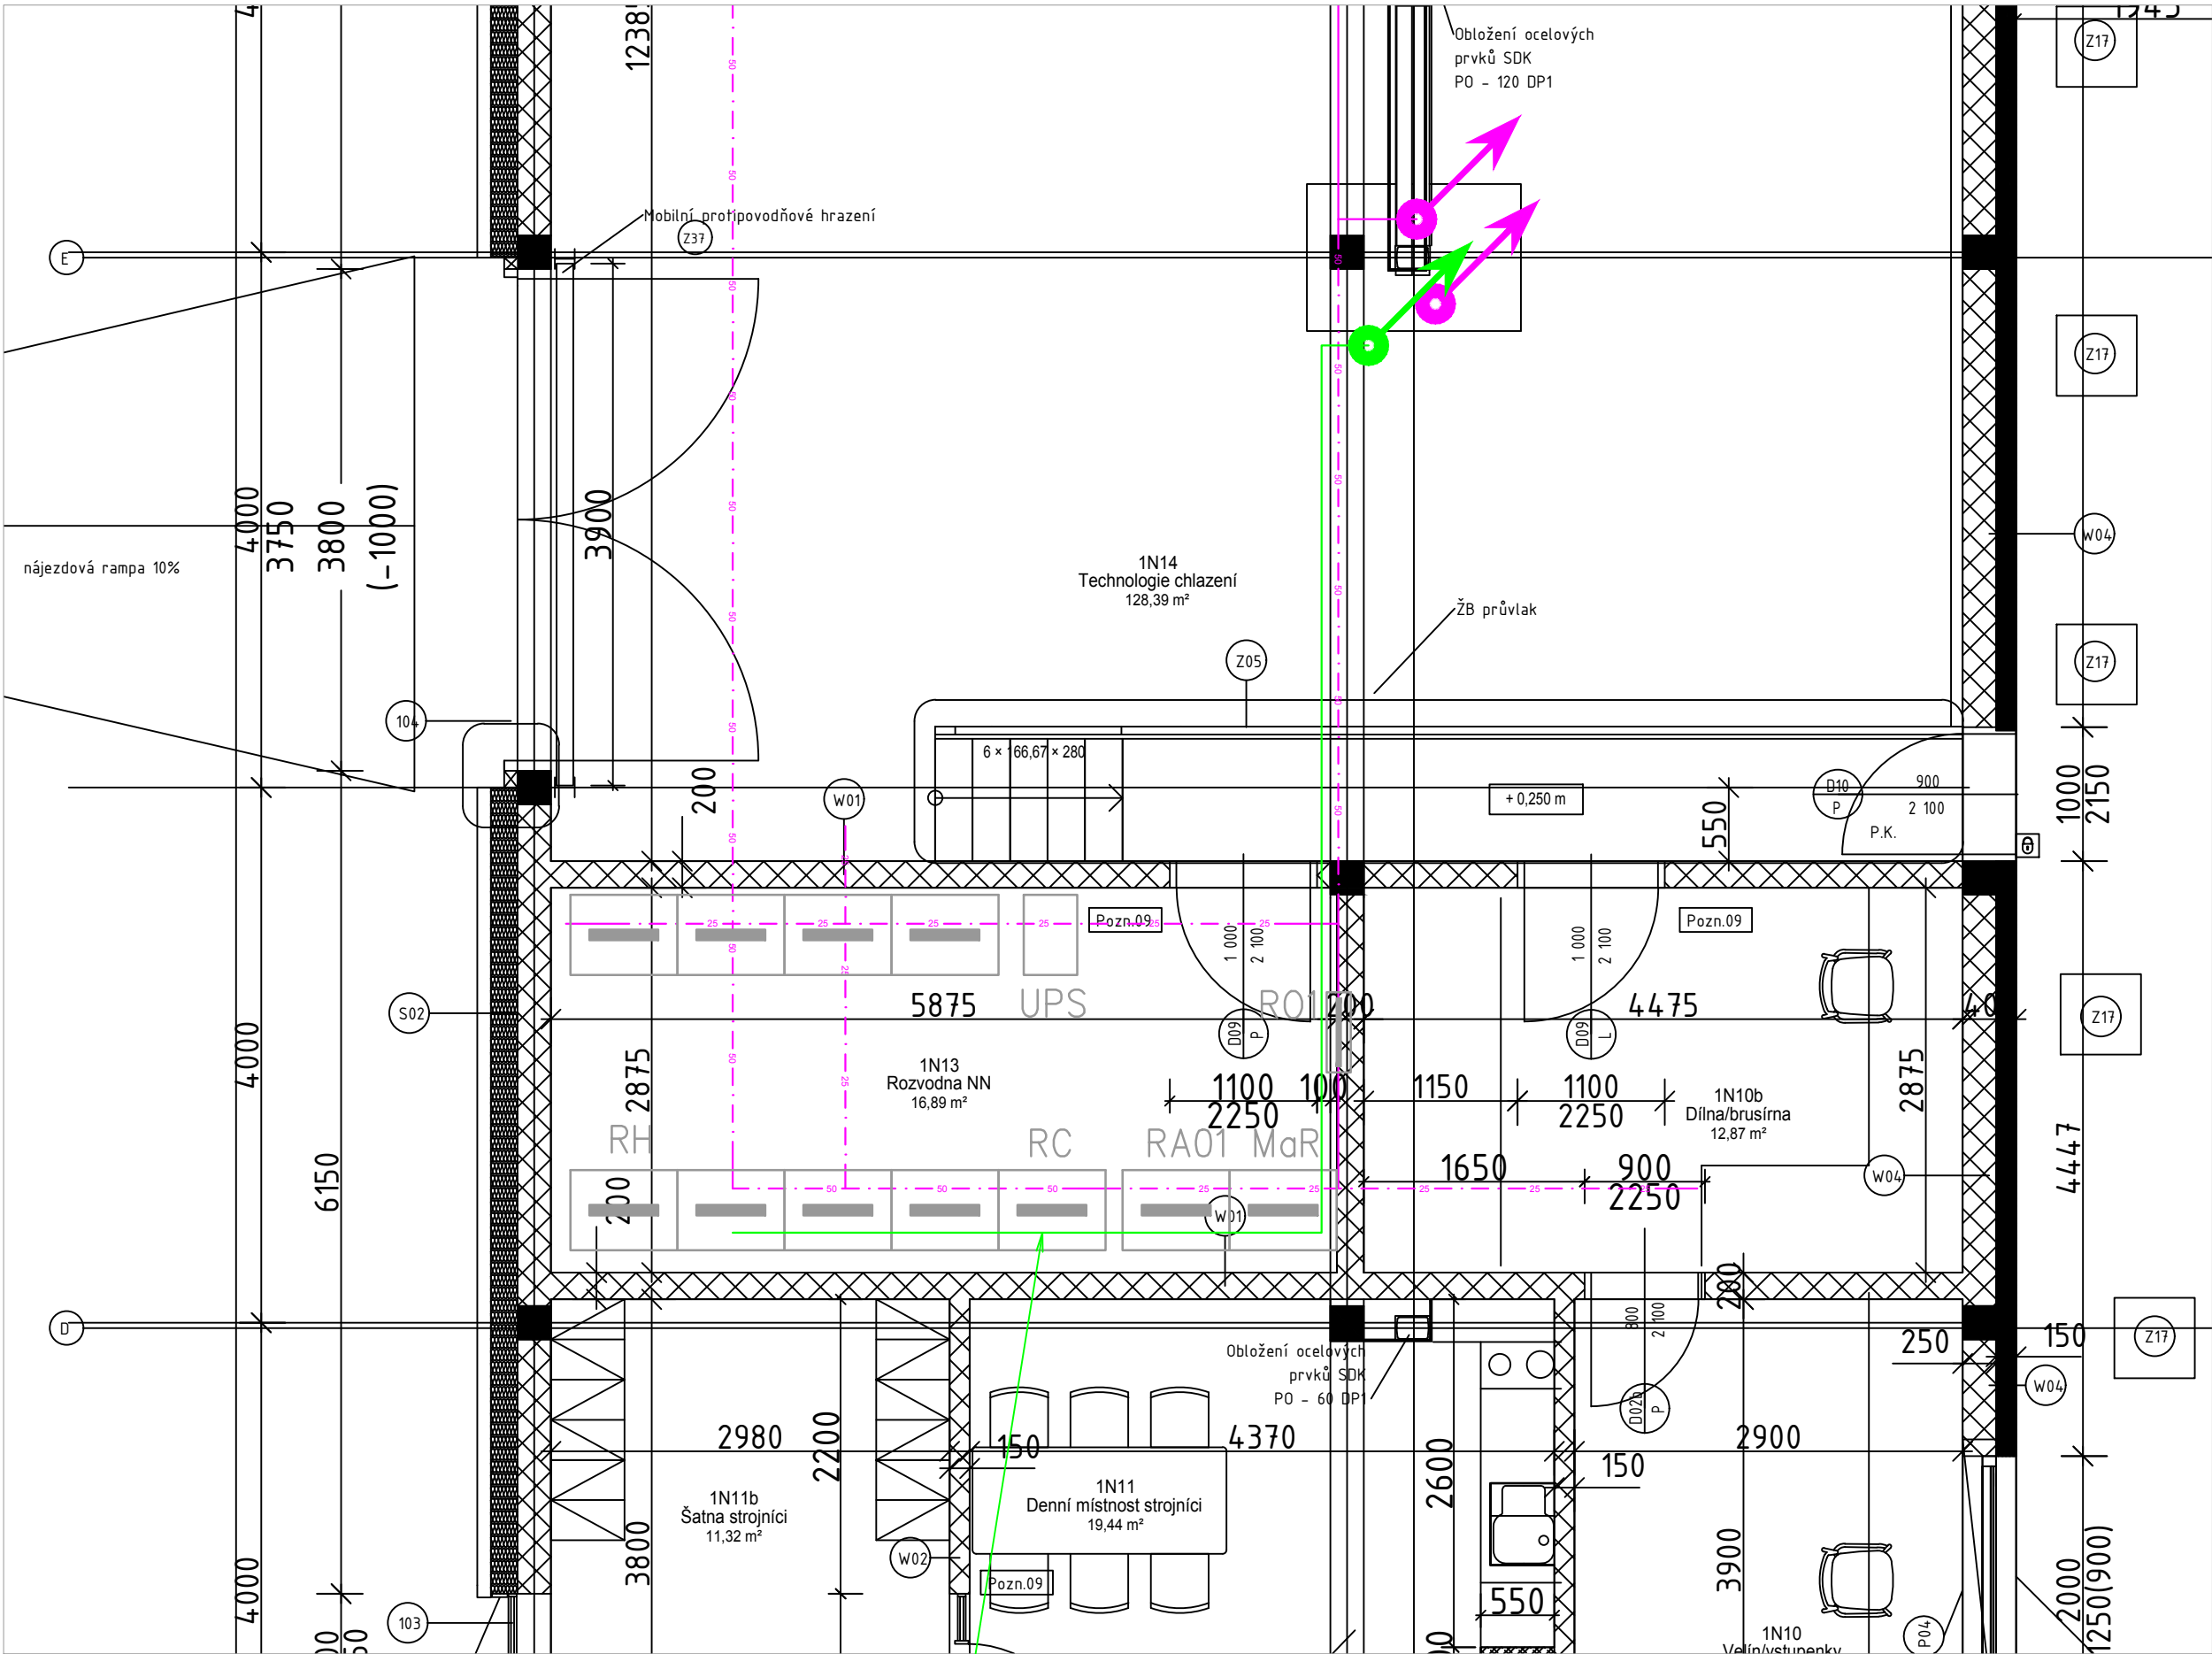

KABELOVÁ TRASA AC MEZI ROZVADĚČEM RFVE1 A MÍSTEM PŘIPOJENÍ (ROZVADĚČ RH) BUDE VEDENA V KABELOVÉM ŽLABU POD STROP/ PODHLEDEM. KABELOVÁ TRASA BUDE VEDENA V KORIDORU SE STÁVAJÍCÍMI ROZVODY, KTERÉ VEDOU PŘES 2NP AŽ DO 1NP K HLAVNÍMU ROZVADĚČI (RH). KABELOVÝ ŽLAB BUDE PROVEDEN JAKO DRÁTĚNÝ/ PLNÝ 400mm (dle PBŘ).

LEGENDA:

- STÁVAJÍCÍ KONSTRUKCE A TECHNOLOGIE
- AC TRASA
- STÁVAJÍCÍ KABELOVÉ ŽLABY

AUTORIZOVANÁ OSOBA:	KONTROLOVAL:	VYPRACOVAL:	
Ing. PETR FEIERFEIL	Ing. JAN PETR	Ing. DANIEL MACHOVIČ	
PROJEKTANT:	PKV BUILD s.r.o.	ičo: 281 49 785	
INVESTOR:	Město Pelhřimov	ičo: 002 48 801	
KRAJ:	Vysočina		
MÍSTO STAVBY:	Nádražní 2245, 393 01 Pelhřimov parc.č. 323/5, 323/6 k.ú. Pelhřimov [718912]		
NÁZEV PROJEKTU:	FVE Zimní stadion města Pelhřimov - Nádražní 2245 - 416,765 kWp		ZAKÁZKOVÉ Č.: FVE-2026-000007
OBSAH VÝKRESU:	PŮDORYS 1NP SCHÉMA UMÍSTĚNÍ NOVÉ TECHNOLOGIE FVE		STUPEŇ PD: DVZ
			DATUM: 03/2026
			FORMÁT: 4x4
			MĚŘÍTKO: 1:50
		Č. VÝKR.: D.2.9.1	Č. PARÉ: