


BILANS POWIERZCHNI

| Nr pom. | Nazwa pomieszczenia | Pu [m ²] |
|-------------------------------------|--------------------------|----------------------|
| 1 | przedsionek | 2,99 |
| 2 | korytarz | 4,63 |
| 3 | łazienka | 5,20 |
| 4 | pokó socjalny | 20,85 |
| 5 | magazyn | 19,70 |
| 6 | pomieszczenie służbowe | 13,60 |
| 7 | pomieszczenie techniczne | 2,25 |
| Razem powierzchnia użytkowa parteru | | 66,97 |

RZUT PARTERU
INSTALACJA WOD.-KAN.
skala 1:50

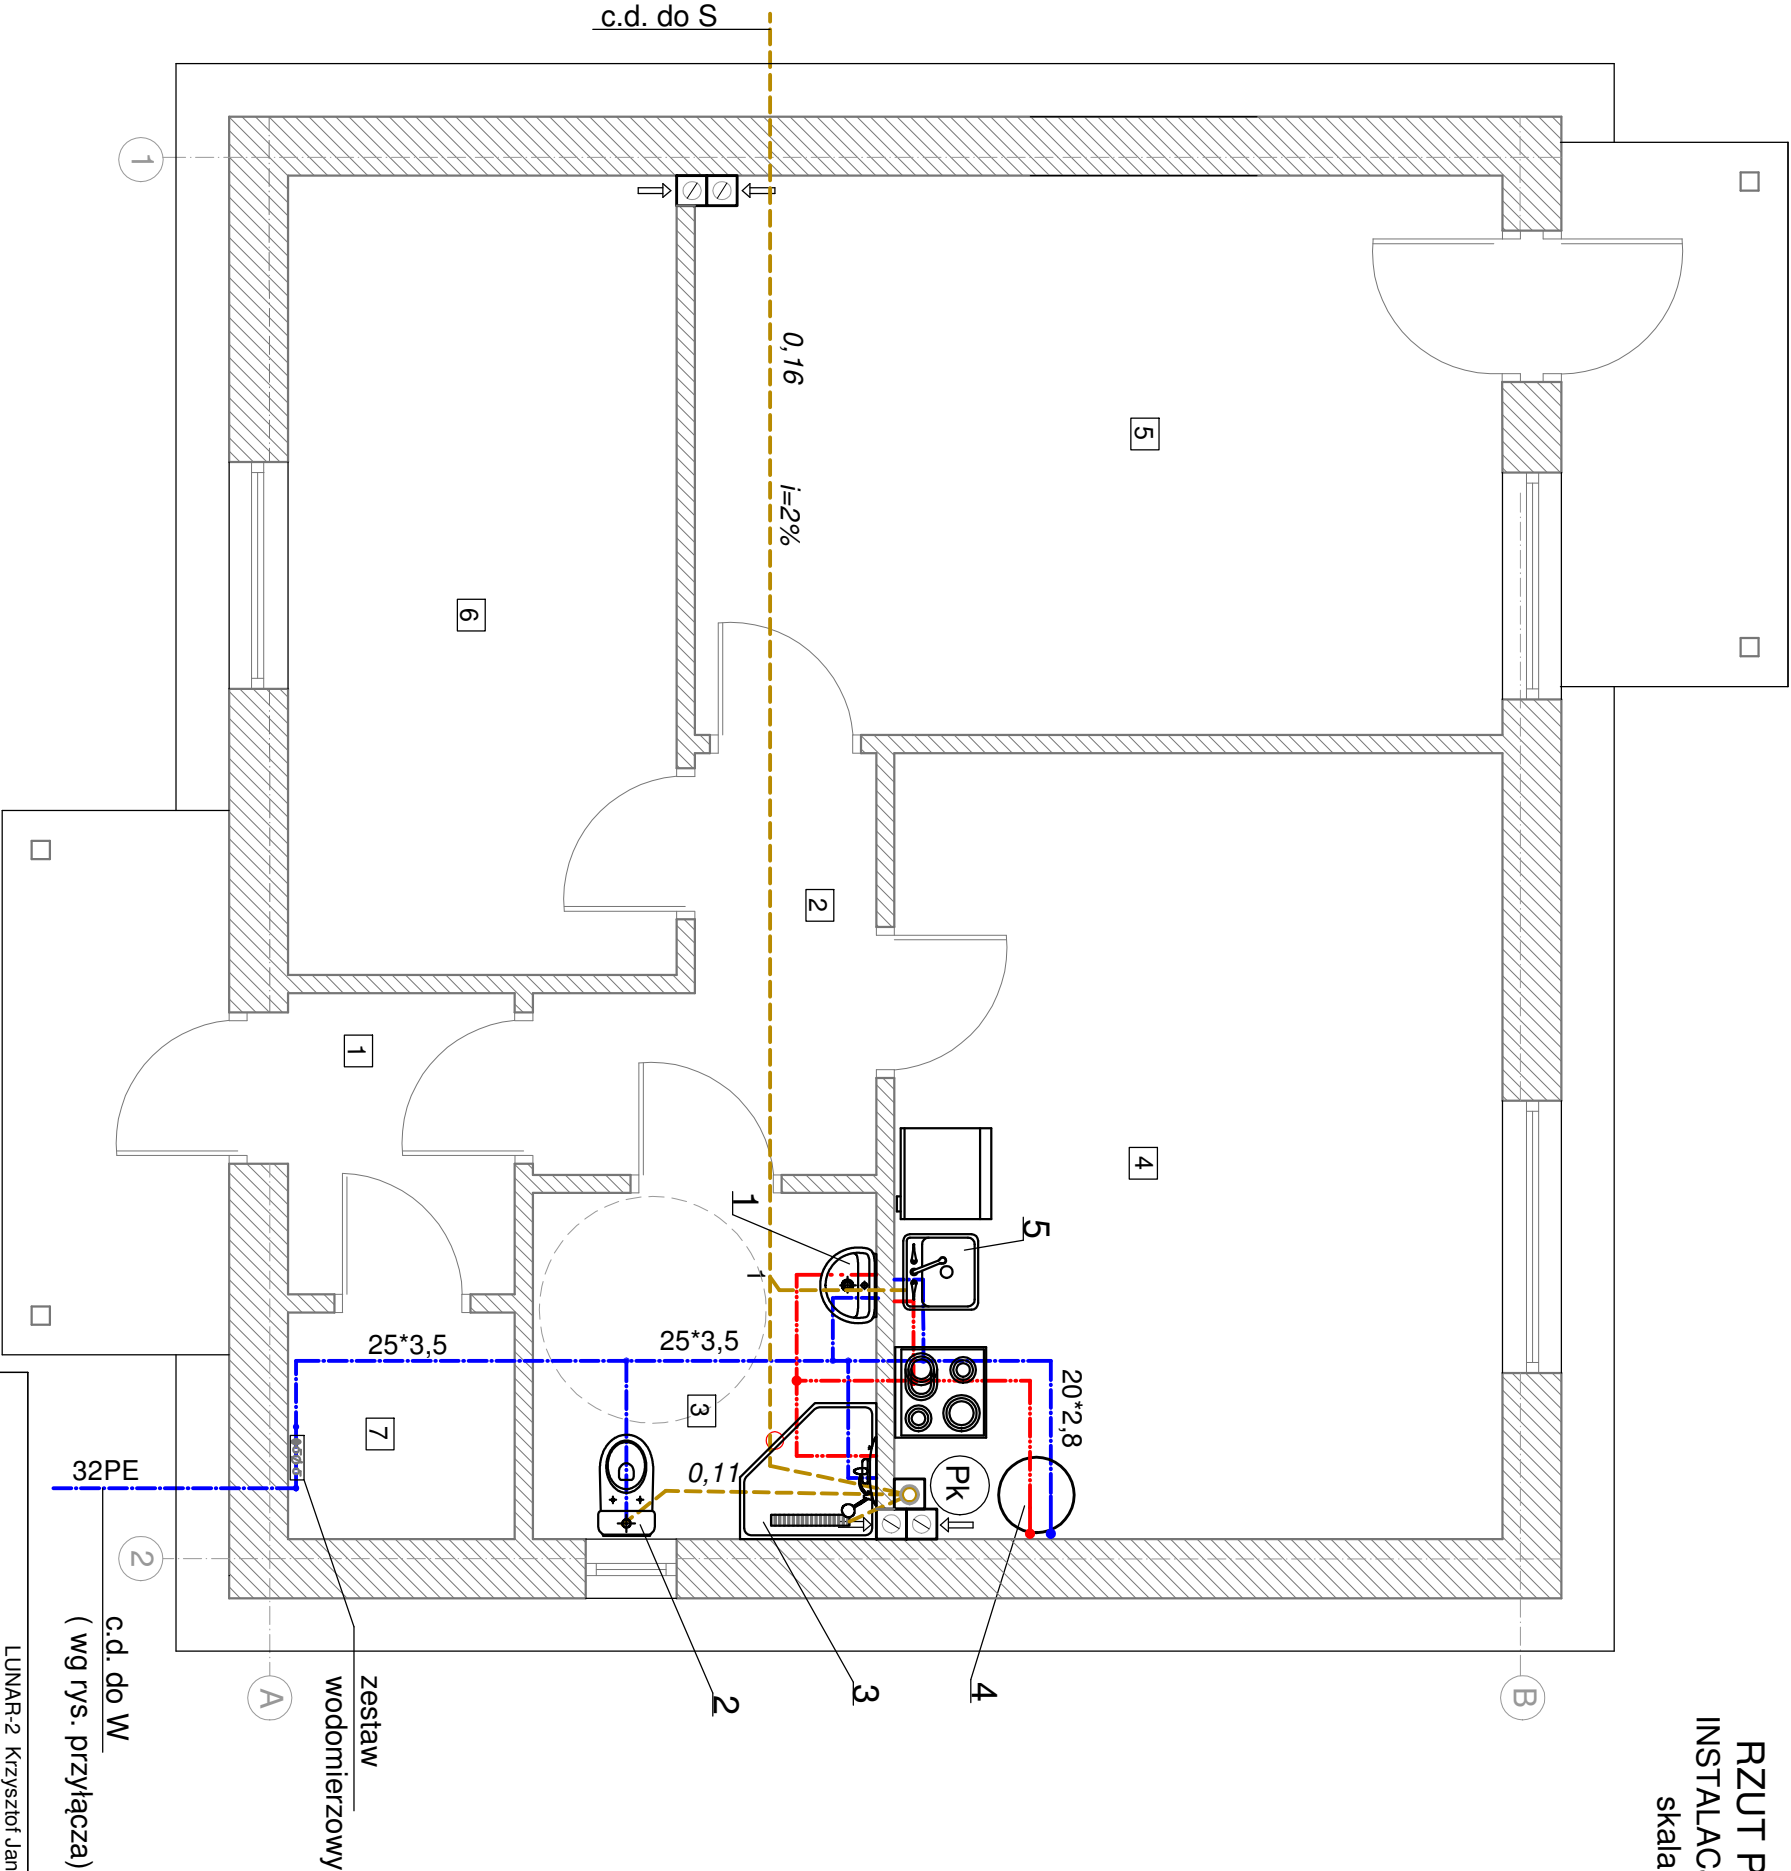

LEGENDA :

- proj. inst. kanalizacji sanit.
- proj. inst. wody zimnej
- proj. inst. ciepłej wody
- 1 - umywalka
- 2 - muszla sedesowa
- 3 - kabina prysznicowa z baterią prysznicową i odwodnieniem liniowym
- 4 - podgrzewacz c.w. min. 80l-230V/2,0kW
- 5 - zlewozmywak k.o.

Uwaga

- Nie oznaczone średnice wodoc.: 16x2,2
- Nie oznaczone średnice kanalizacji: Ø50
- Pk - odpowietrzenie pionu kanalizacyjnego wyprowadzić ponad dach

| | | | |
|---|------------------------------------|--|-------------------|
| LUNAR-2 Krzysztof Janowicz ul. Hallera 33/1 82-500 Kwidzyn | | | |
| Investor: | Nadleśnictwo Cierpiszewo | | Skala: 1:50 |
| Objekt: | budynnek na potrzeby szkoły leśnej | | Branża: sanitarna |
| Adres: | Dz. nr 26198/4 ob. 0004 Przyłubie | | |
| Nazwa rysunku: | RZUT PARTERU | | Stadium: PT |
| Opracował: | mgr inż. Grzegorz Szczepanek | | Nr rys.: S-2 |
| Projektował: | mgr inż. Grzegorz Szczepanek | | |
| Podpis: | Data: 10-2024r. | | |
| Podpis: | Data: 10-2024r. | | |