


UWAGI:

1. Przy skrzyżowaniu wodociągu z kablami oraz innym uzbrojeniem zachować odległość w pionie min. 0,2 m.
2. Podane głębokości istniejącego uzbrojenia są jedynie szacunkowe, aby ustalić faktyczne rzędne należy przed wykonaniem robót dokonać ich odkrywek.
3. Nie wyklucza się istnienia w terenie innych, nie wykazanych na planie zagospodarowania terenu urządzeń podziemnych, które nie były zgłoszone do inwentaryzacji lub o których brak jest informacji w instytucjach branżowych.
4. Projektowany wodociąg posadowiona jest względem istniejących rzędnych terenu.

Profil podłużny przyłącza
wodociągowego
skala 1: 100/200

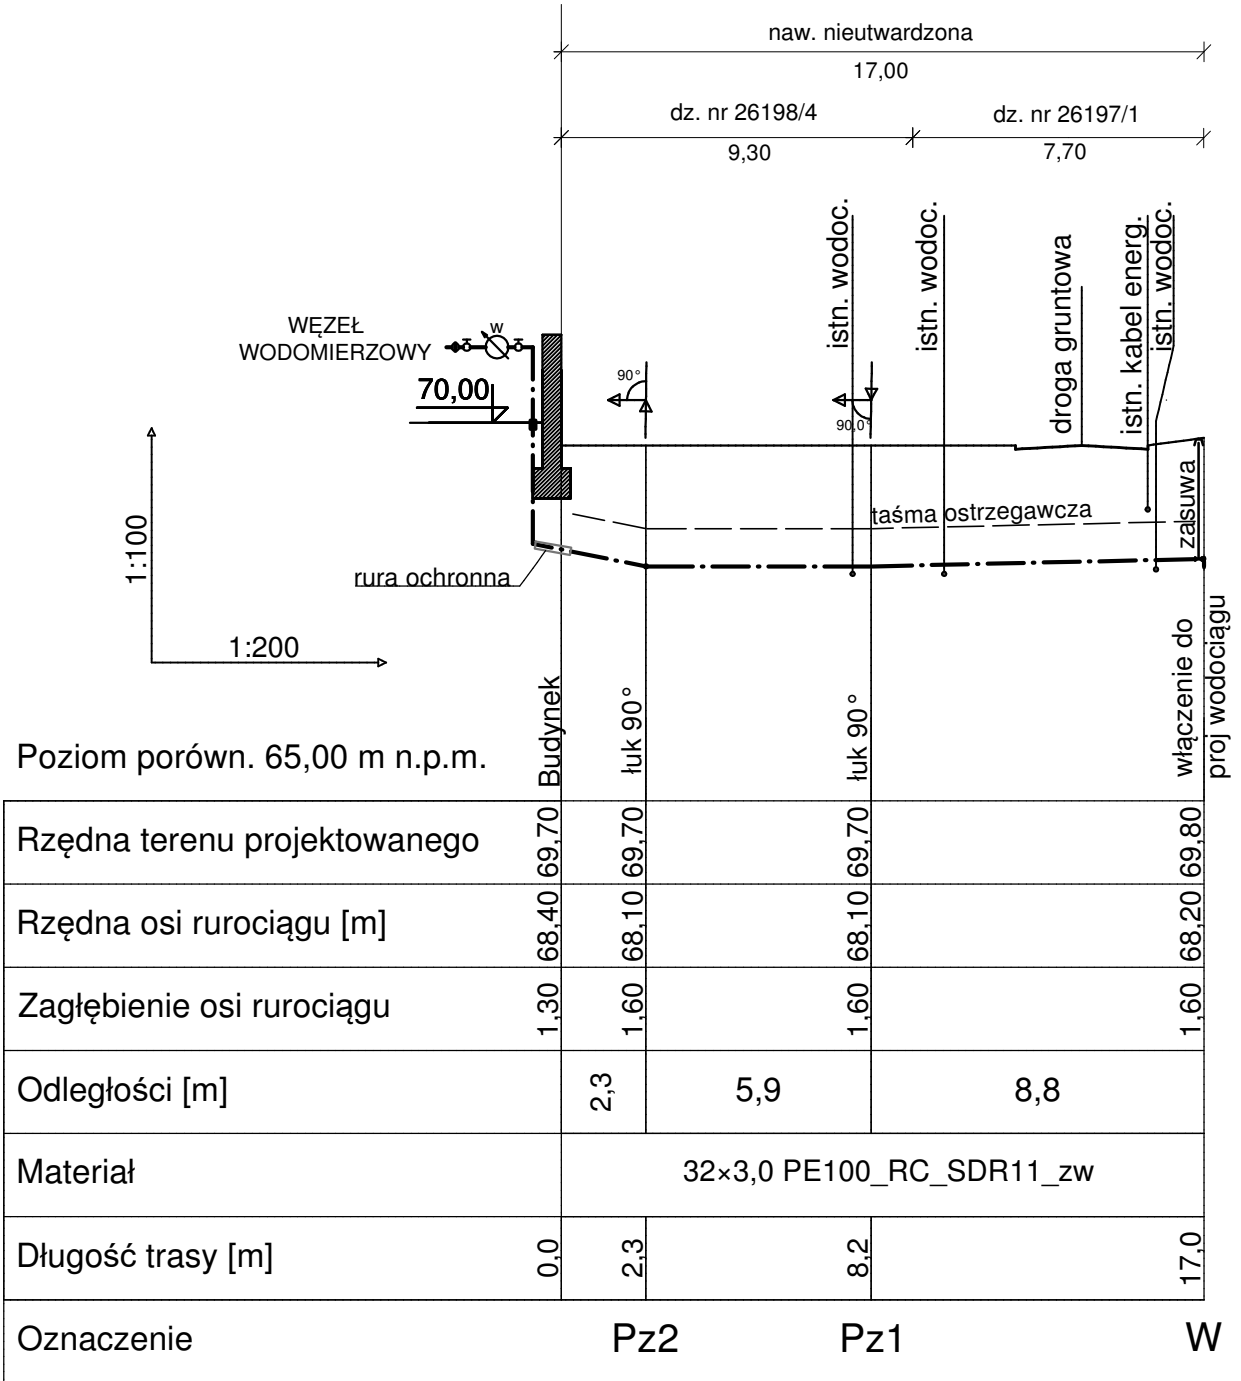

LUNAR-2 Krzysztof Janowicz ul. Hallera 33/1 82-500 Kwidzyn			
Inwestor:	Nadleśnictwo Cierpiszewo		Skala:
Obiekt:	budynek na potrzeby szkoły leśnej		1:100/200
Adres:	Dz. nr 26198/4 obr. 0004 Przyłubie		Branża:
Nazwa rysunku:		Profil podłużny przył. wodociągowego	sanitarna
Opracował:		mgr inż. Grzegorz Szczepanek	Stadium:
UAN-IV/8346/52/TO/86		Podpis:	PT
Projektował:		mgr inż. Grzegorz Szczepanek	Nr rys.: S-5
UAN-IV/8346/52/TO/86		Data: 10-2024r.	