


Wentylator łazienkowy Silent100 CHZ firmy Venture Industries
wyposażony w opóźnienie czasowe regulowane
oraz czujnik wilgotności
V = 50m3/h; M = 0,57kg; Qel = 8W, 230V

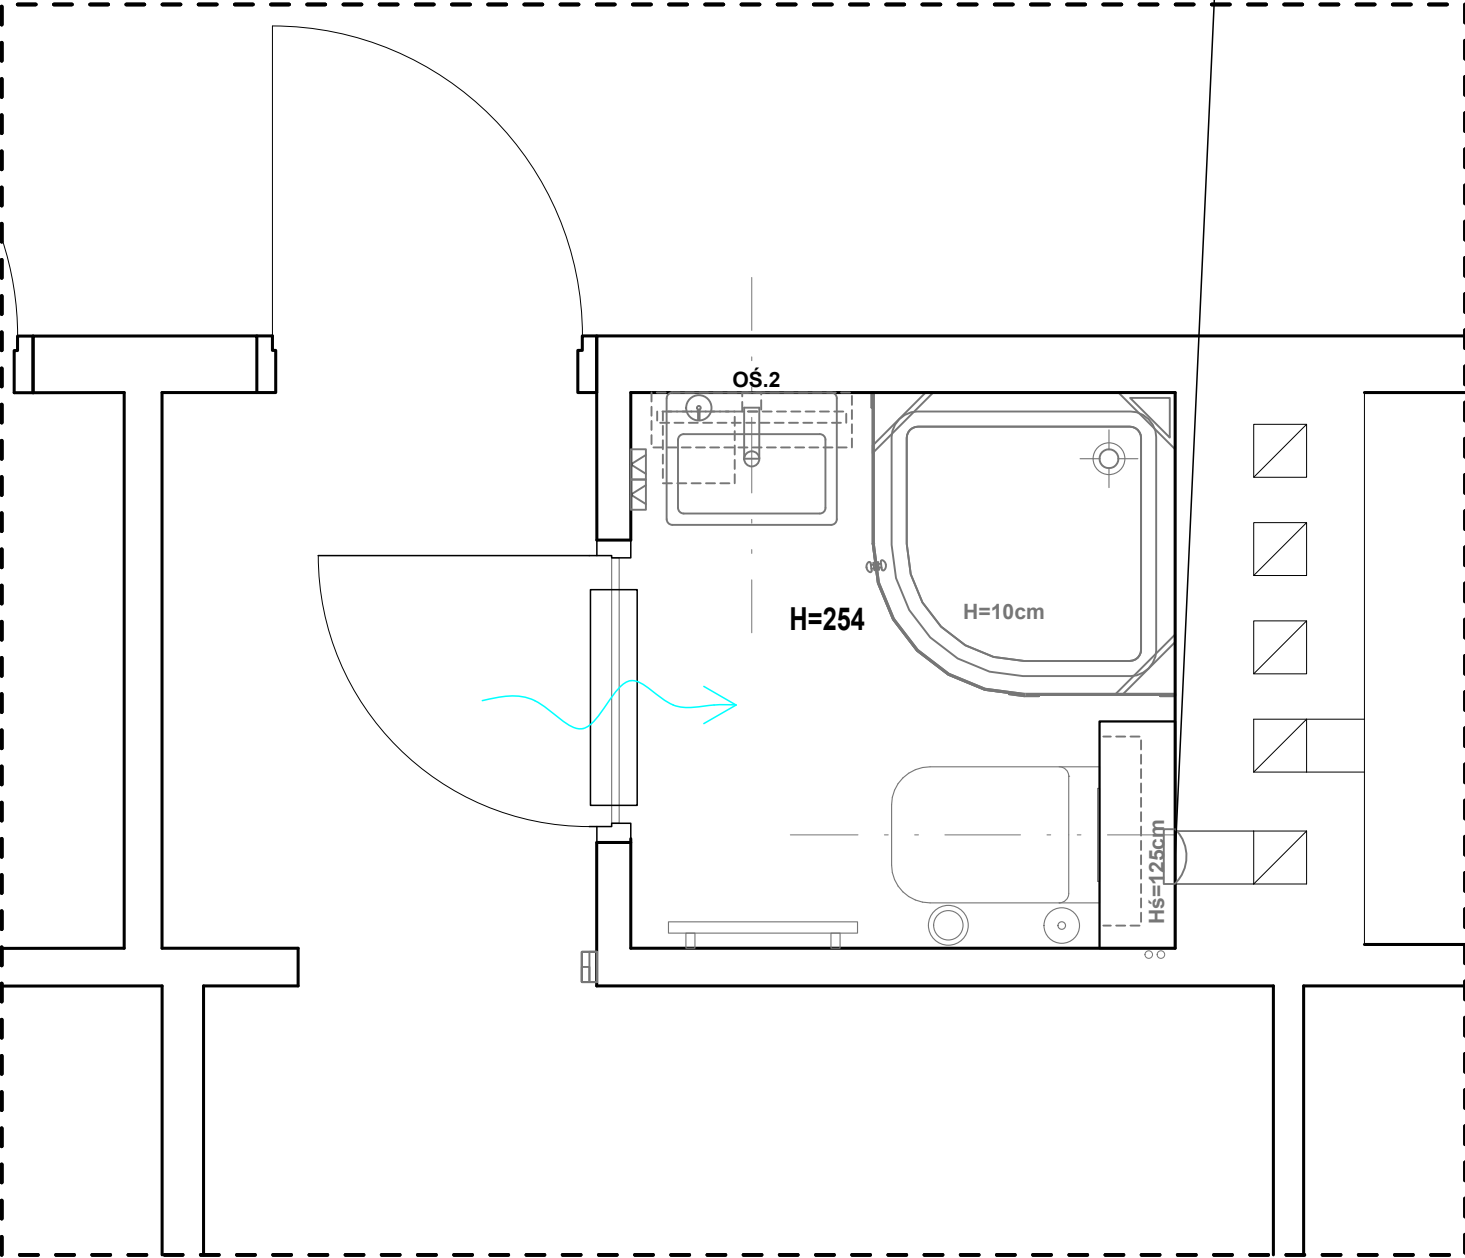

PAWILON NR 3 POKÓJ 10

INWESTOR: PAŃSTWOWE GOSPODARSTWO LEŚNE - LASY PAŃSTWOWE NADLEŚNICTWO USTROŃ 43-450 USTROŃ, UL. 3 MAJA 108,		ADRES INWESTYCJI: UL. TURYSTYCZNA 7 43-450 USTROŃ	
REMONT ŁAZIENEK PAWILONU NR 3 REGIONALNEGO LEŚNEGO OŚRODKA EDUKACJI EKOLOGICZNEJ "LEŚNIK"			
JEDNOSTKA PROJEKTOWA:	Wykonawcy:	UPRAWNIENIA:	PODPIS:
<div>SILESIA Architekci</div> <div>ul. Rolna 43, 40-555 Katowice, tel. 032 745 24 24, 601 639 719</div>	Projektował:	mgr inż. Łukasz Kaczmarek	SLK/0271/PWBS/22 upr.bud. w specj. sanitarnej
	Opracował:		
UWAGI: WYMIAROWANIE /cm/	INSTALACJA WENTYLACJI MECHANICZNEJ - RZUT ŁAZIENKI 10	BRANŻA: SANITARNA	SKALA 1:20
DATA: 30.03.2022	FAZA: PROJEKT WYKONAWCZY	NUMER ARKUSZA:	IS-24