


RZUT PIĘTRA
-projekt skala 1:100

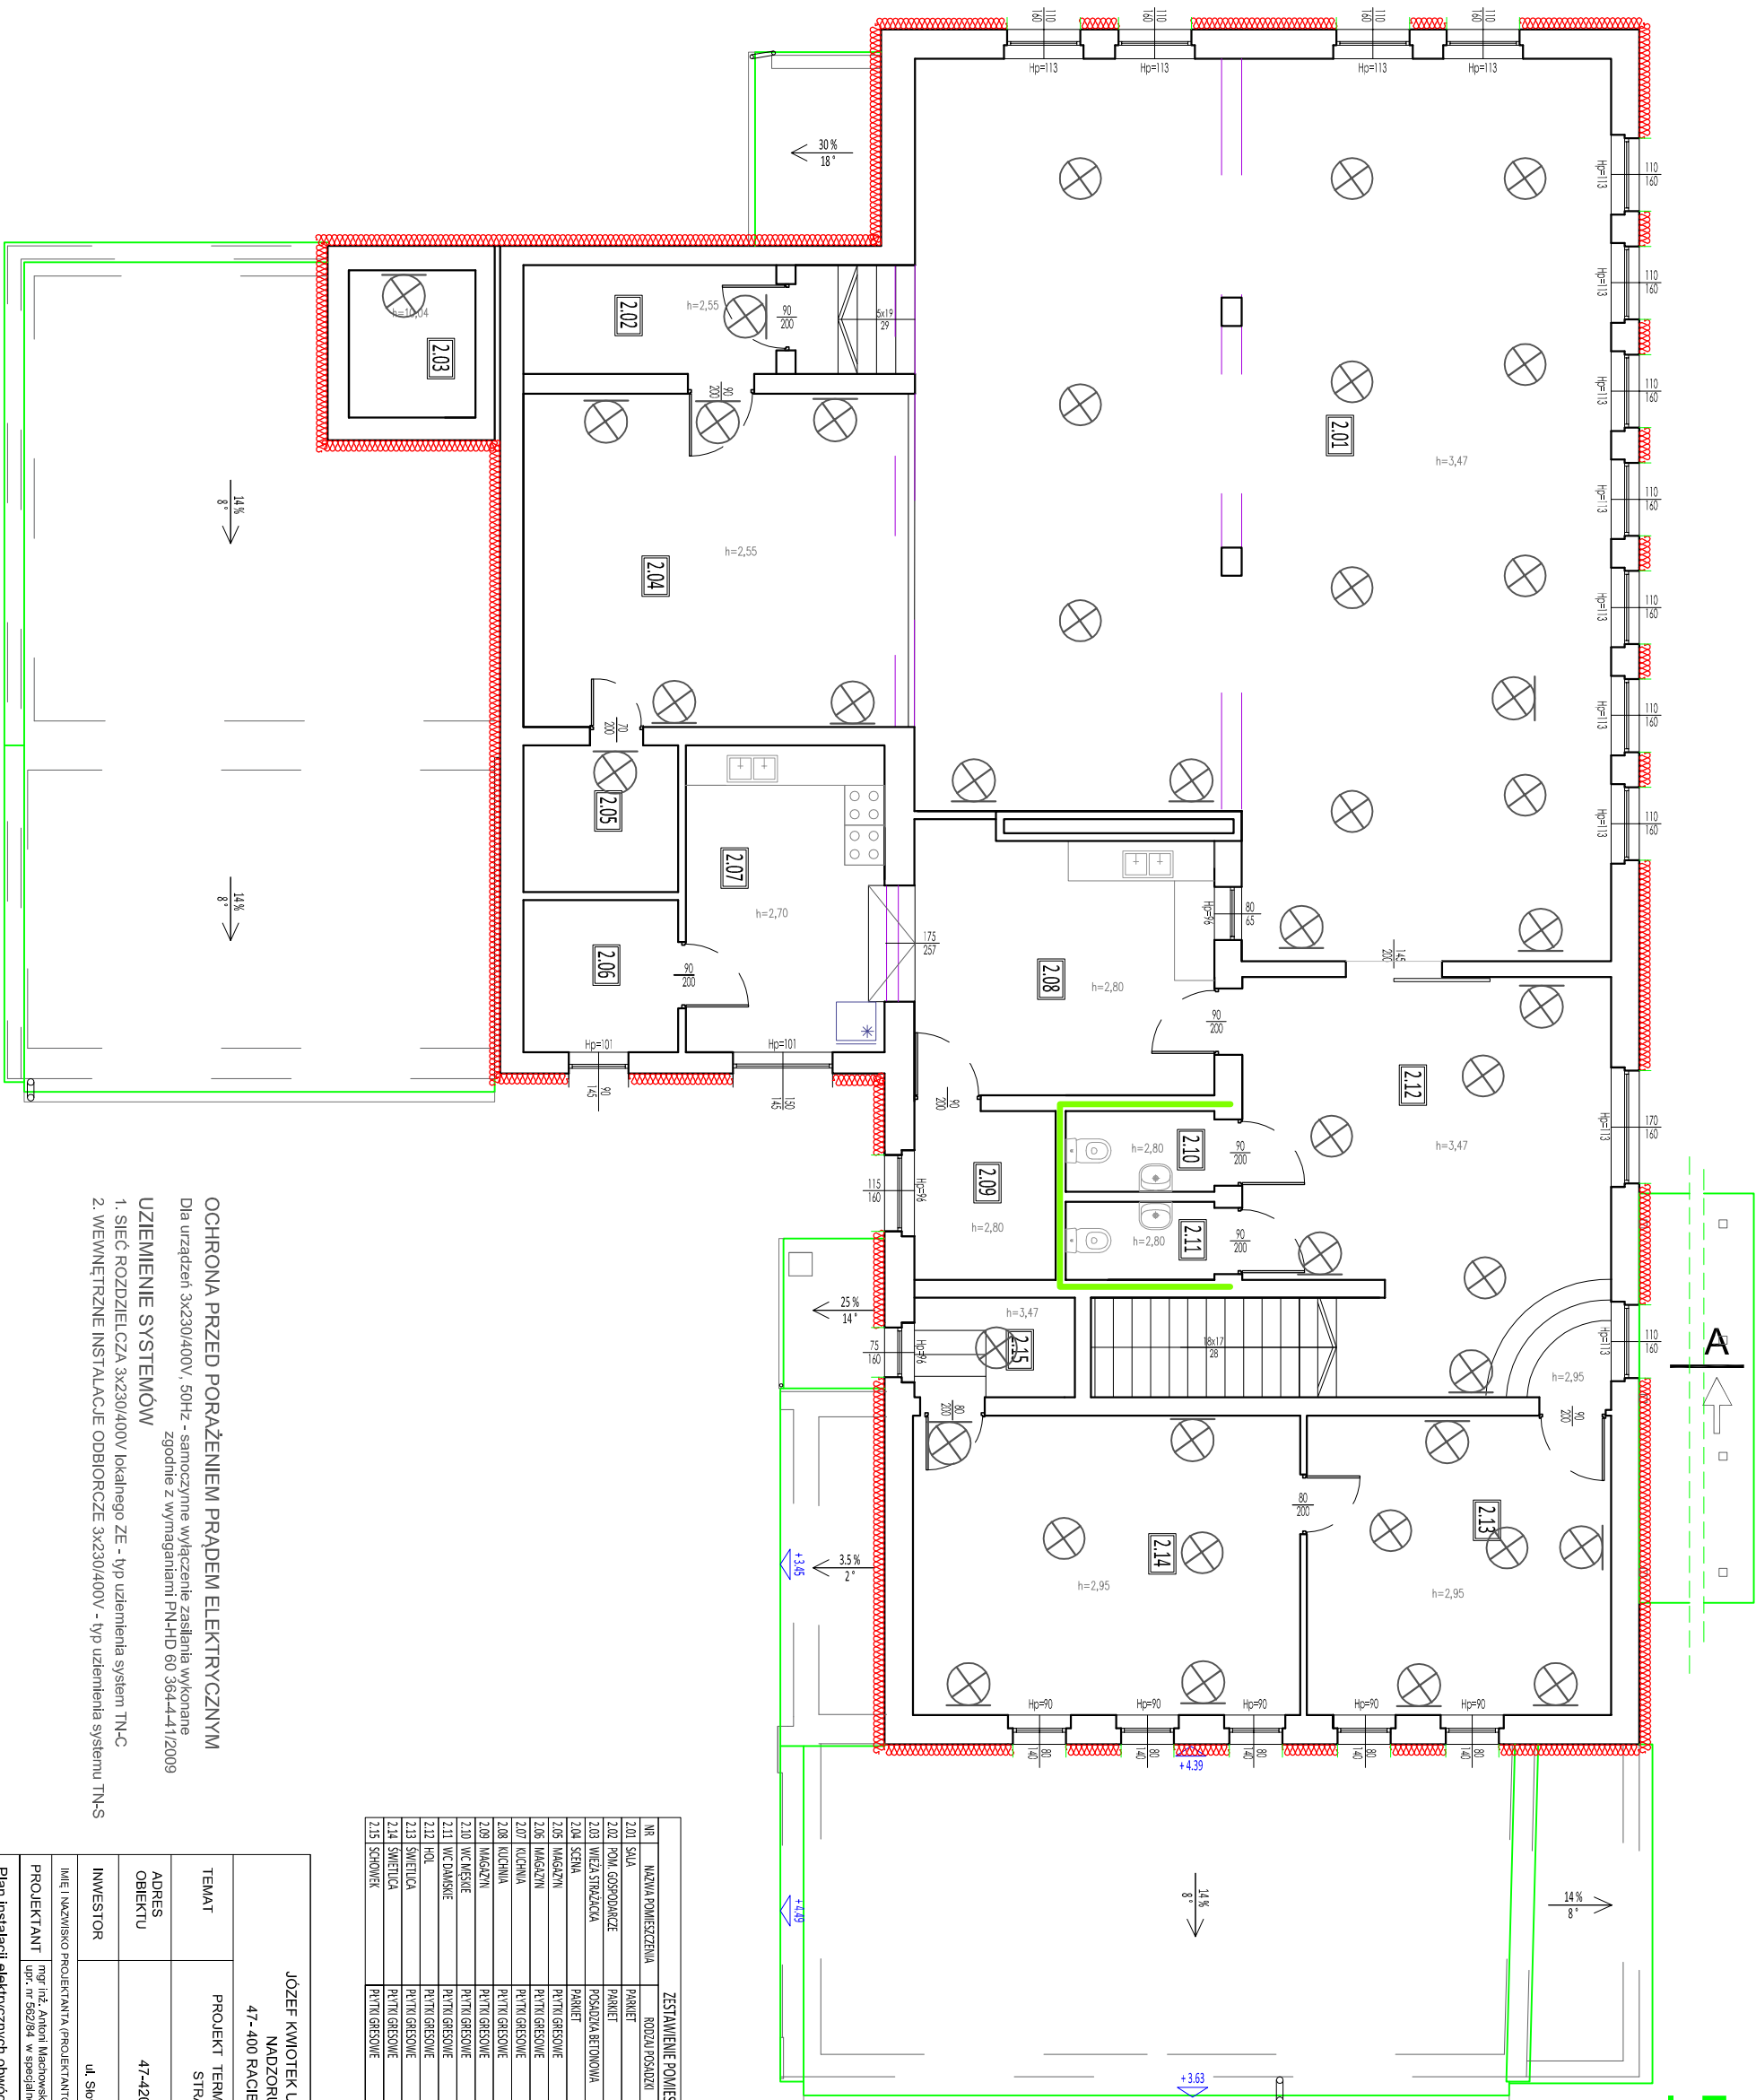

ZESTAWIENIE POMIESZCZEŃ			
NR	NAZWA POMIESZCZENIA	RODZAJ POSADZKI	WYSOKOŚĆ POM.
2.01	SALA	PARKIET	3,47 m
2.02	POM. GOSPODARCZE	PARKIET	2,55 m
2.03	WIEŻA STRZAŁKOWA	POSADZKA BETONOWA	10,04 m
2.04	SCENA	PARKIET	2,55 m
2.05	MAGAZYN	PARKIET GRESOWE	2,70 m
2.06	MAGAZYN	PARKIET GRESOWE	2,70 m
2.07	KUCHNIA	PARKIET GRESOWE	2,80 m
2.08	KUCHNIA	PARKIET GRESOWE	2,80 m
2.09	MAGAZYN	PARKIET GRESOWE	2,80 m
2.10	WC MĘSKIE	PARKIET GRESOWE	2,80 m
2.11	WC DAMSKIE	PARKIET GRESOWE	2,80 m
2.12	HOL	PARKIET GRESOWE	3,47 m
2.13	SWIETLICA	PARKIET GRESOWE	2,95 m
2.14	SWIETLICA	PARKIET GRESOWE	2,95 m
2.15	SCHOWEK	PARKIET GRESOWE	3,47 m
RAZEM:			315,59 m²

OCZRONA PRZED PORĄŻENIEM PRĄDEM ELEKTRYCZNYM
Dla urządzeń 3x230/400V, 50Hz - samoczynne wyłączenie zasilania wykonane zgodnie z wymaganiami PN-HD 60 364-4-1/2009

UZIEMIENIE SYSTEMÓW
1. SIEĆ ROZDZIELCZA 3x230/400V lokalnego ZE - typ uzziemienia system TN-C
2. WEWNĘTRZNE INSTALACJE ODBIORCZE 3x230/400V - typ uzziemienia systemu TN-S

JÓZEF KWIOTEK USŁUGI W ZAKRESIE KOSZTORYSOWANIA I NADZORU ROBÓT ROBOTY BUDOWLANE 47-400 RACIBÓRZ UL. POWSTANCÓW ŚLĄSKICH 23			
TEMAT	PROJEKT TERMOMODERNIZACJI BUDYNKU OCHOTNICZEJ STRAŻY POŻARNEJ W SIEDLISKACH		
ADRES OBIEKTU	47-420 Siedlińska ul. Leśna 1; dz. nr. 361		
INWESTOR	Gmina Kuźnia Raciborska ul. Słowackiego 4, 47-420 Kuźnia Raciborska		
INIE I NAZWIŚKO PROJEKTANTA (PROJEKTANTÓW)	mgr inż. Antoni Maciejowski ul. nr 562/84 w specjalności instalacji elektrycznych		
PROJEKTANT	PROJEKT		
Plan instalacji elektrycznych obwodu oświetlenia - rzut piętra			
FAZA PROJEKTU	PROJEKT	SKALA	1:100
BRANŻA	ELEKTRYCZNA	DATA	2024.04
			NR RYSUNKU E-02