


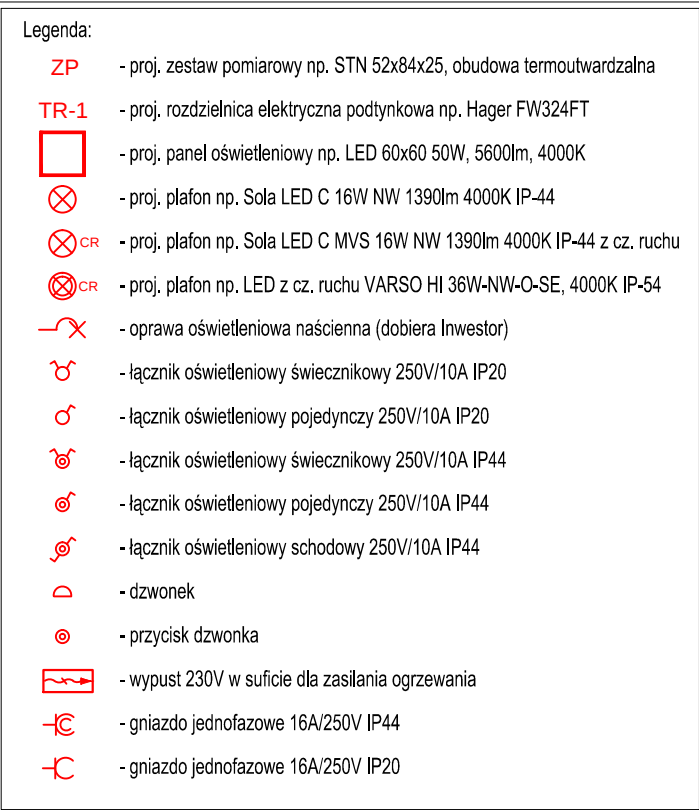

1/1	Kancelaria
31,55	Gres
1/2	Kancelaria
18,83	Gres
1/3	Pom socjalne
5,36	Gres
1/4	W/C
5,89	Gres
1/5	Komunikacja
20,03	Gres
1/6	Pom gospodarcze
11,33	Gres
1/7	Kotłownia
11,72	Gres
1/8	Komunikacja
6,46	Gres
1/9	Pom. gospodarcze
3,87	Gres

Uwaga:
Pomieszczenia 1/7 i 1/8 zasilane z rozdzielnicy TR-2
zlokalizowanej na piętrze budynku

INWESTOR	Skarb Państwa - Państwowe Gospodarstwo Leśne Lasy Państwowe "Nadleśnictwo Kobior"		
ADRES	ul. Katowicka 141, 43-211 Piasek		
INWESTYCJA	Przebudowa budynku leśniczówki, rozbiórka części bud. oraz zmiana sposobu użytkowania części budynku		
ADRES	ul. Dworcowa 140, 43-262 Radostowice, działka nr 221/7		
TEMAT RYSUNKU	RZUT PARTERU - PROJEKT INSTALACJI ELEKTRYCZNEJ		
NR RYS. E/01	PROJEKTOWAŁ	NR UPRAWNIENI	PODPIS
SKALA 1:100	mgr inż. Michał Naleźny	SLK/7165/PWBE/16	
BRANŻA	ELEKTRYCZNA	DATA WYKONANIA	02.2026r.