


RZUT PARTERU
SCHEMAT INSTALACJI WODY

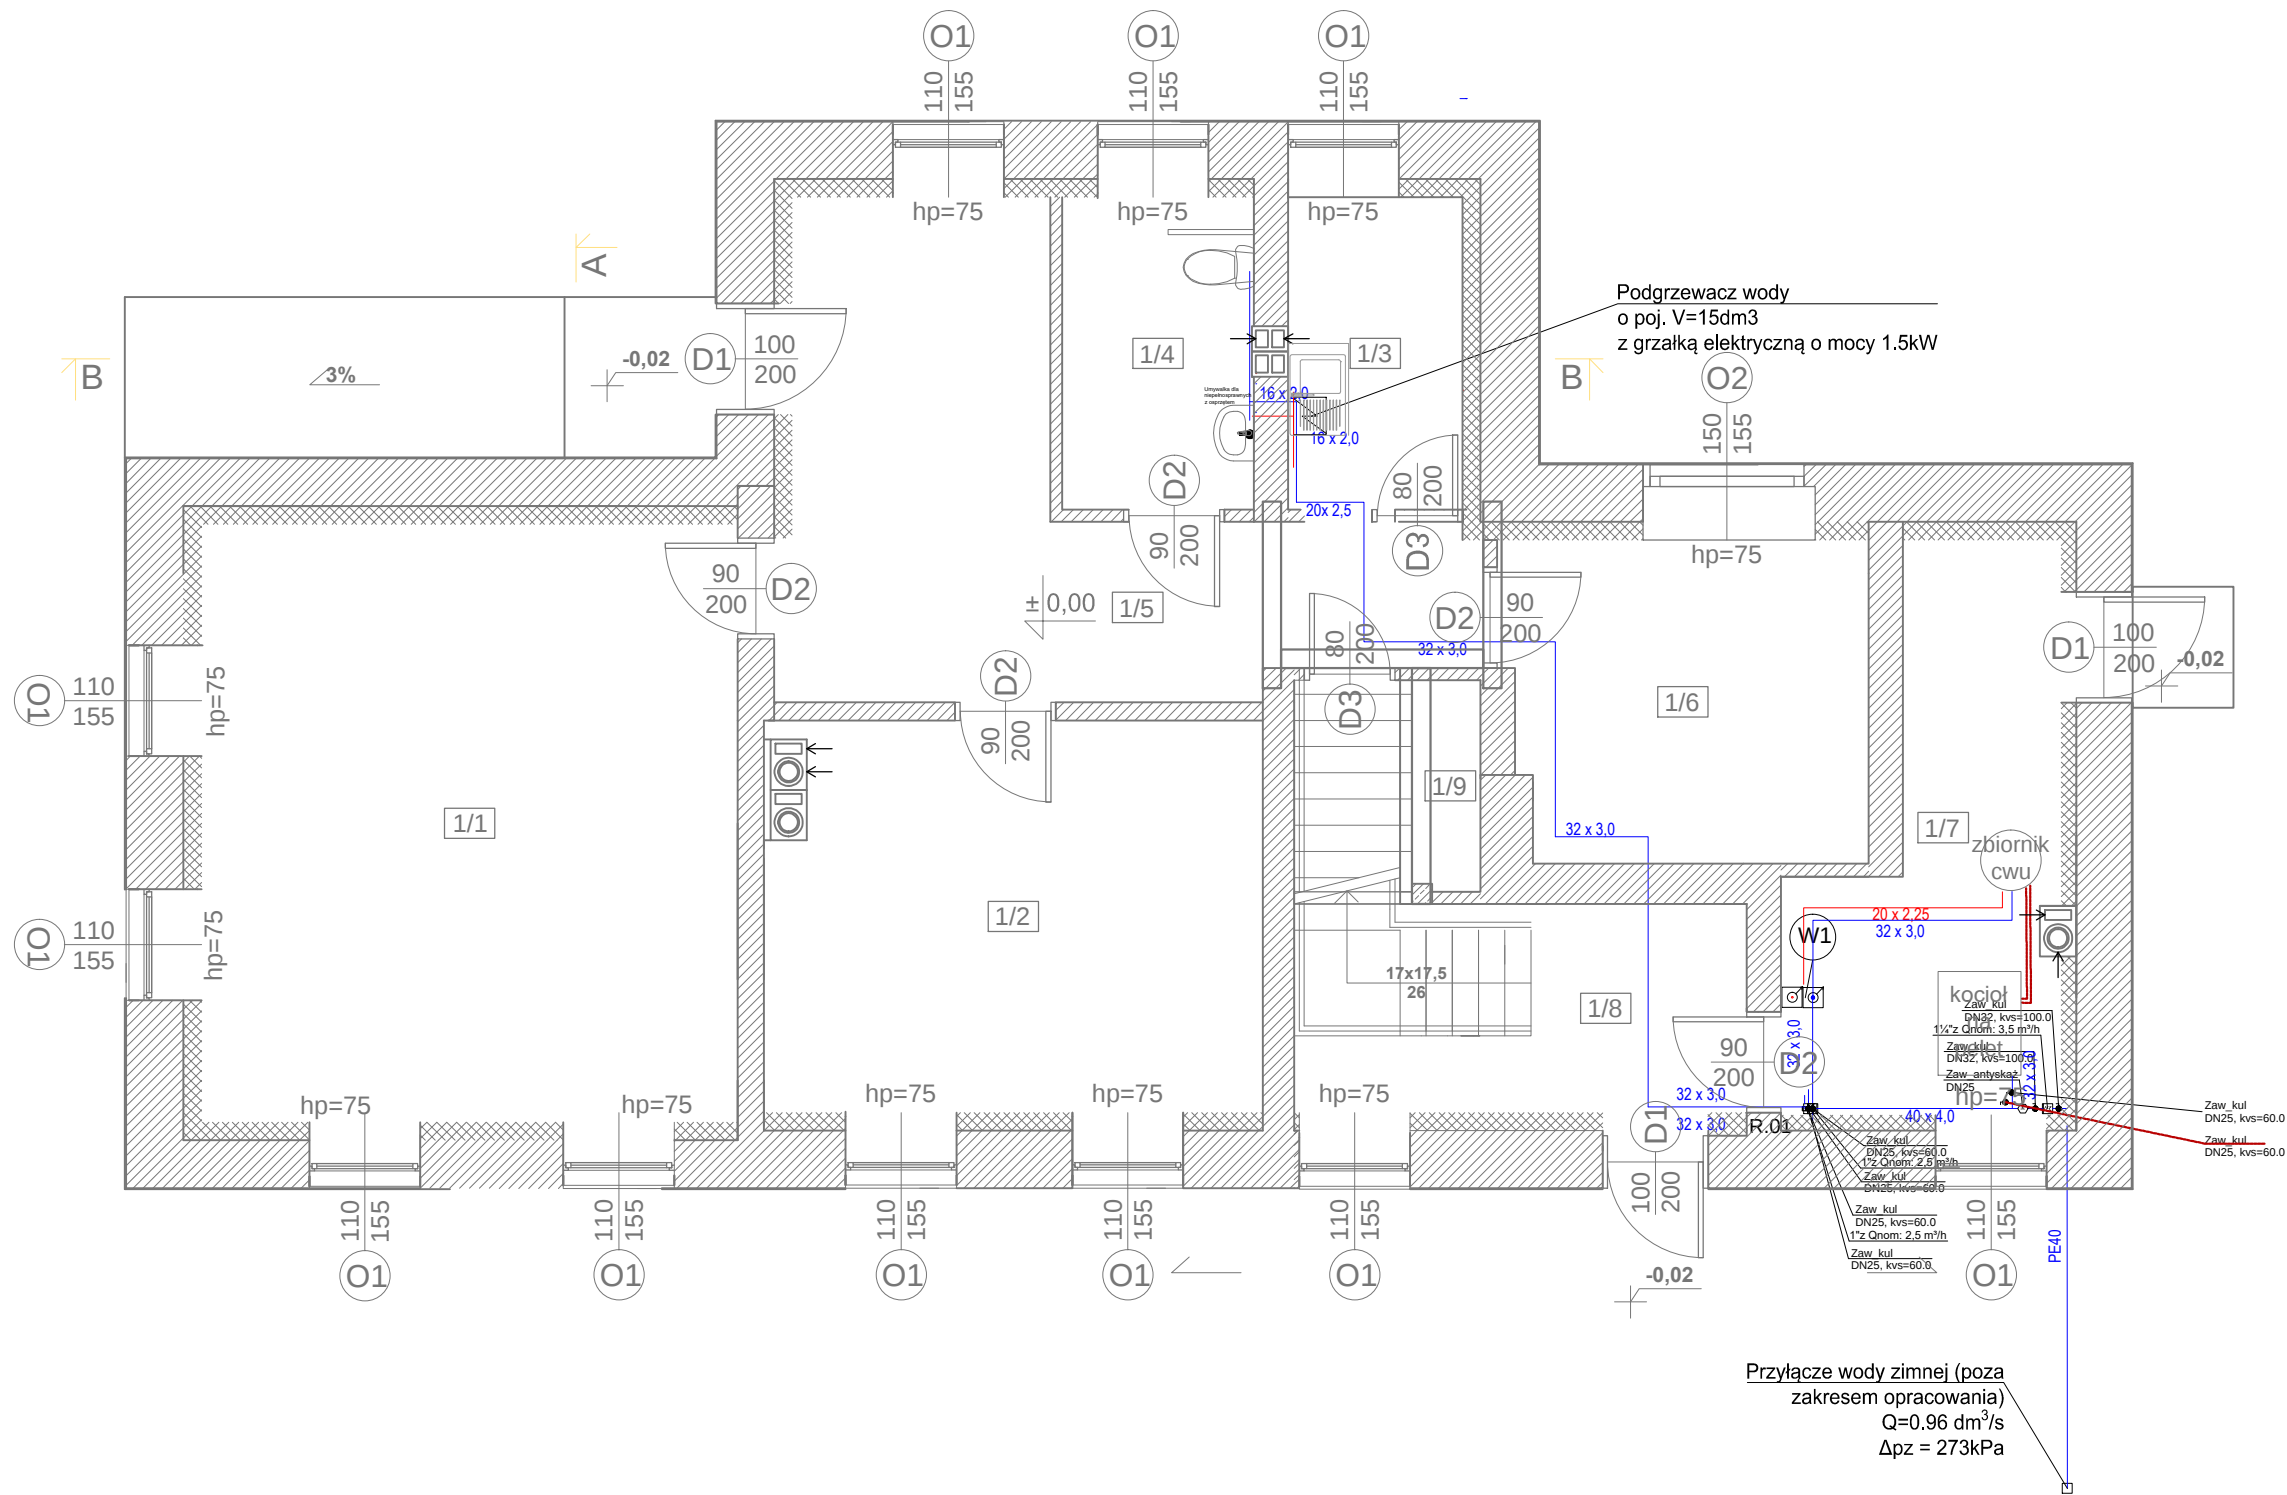

LEGENDA OZNACZEŃ:

- 16 x 2,0

16 x 2,0

Instalacja wody zimnej
z rury wielowarstwowej PE-Xc/AL./PE
Instalacja wody ciepłej
z rury wielowarstwowej PE-Xc/AL./PE
- Podgrzewacz podumywalkowy o poj. V=15dm3
z grzałką elektryczną o mocy 1,5kW
- Zestaw główny wodomierzowy
- zawór odcinający DN32- 2szt.
- Wodomierz główny DN20 - 1 szt.
- zawór antyskażeniowy EA DN25 - 1 szt.
- R.01
40x 4,0
Rozdzielacz zimnej wody dla lokali
Lokal usługowy kancelarii:
- zawór odcinający DN25- 2szt.
- wodomierz DN15 - 1 szt.

Lokal mieszkalny na piętrze:
- zawór odcinający DN25- 2szt.
- wodomierz DN15 - 1 szt.
- W1
Pion wodociągowy

UWAGI:

- Instalację wodociągową rozprowadzającą należy prowadzić w posadzkach.
- Podejścia z góry w stronę węzłów i przyborów sanitarnych należy prowadzić w bruzdach ściennych.
- Instalację wodociągową należy zabezpieczyć termicznie poprzez zastosowanie izolacji termicznej z pianki polietylenowej. Zastosowana izolacja powinna mieć atest niepalności (NRO).
- Podgrzewacz c.w.u. należy zabezpieczyć armaturą odcinającą, membranowym zaworem bezpieczeństwa potw=0,6 MPa, przeponowym zaworem wzbiórczym, termostatycznym zaworem 3-dr 35-60 st. C.
- Podejścia pod baterie umywalkowe i zlewozmywakowe wykonać za pomocą zaworów ćwierćobrotowych DN15 z filtrem, a następnie za pomocą wężyków 3/8".
- Podłączenie płuczki wc wykonać za pomocą zaworu ćwierćobrotowego DN15 z filtrem, a następnie za pomocą wężyka 3/8" lub za pomocą systemu podtynkowego.
- Podejście pod zmywarkę i pralkę należy wykonać za pomocą zaworów ćwierćobrotowych DN15 z filtrem.
- W pomieszczeniu z kotłem gazowym i garażu należy zamontować ścienne zawory wody zimnej DN15 wyposażone w złączkę do węża.
- Zawory ze złączką do węża należy zabezpieczyć przed przepływem zwrotnym poprzez montaż zaworów antyskażeniowych typu HA przed nimi.

Projektował: mgr inż. Jarosław Fischer	Nr upr.: SLK/0632/PBS/22 spec.: sanit.	Podpis: <i>J. Fischer</i>
Inwestor: Skarb Państwa- Państwowe Gospodarstwo Leśne Lasy Państwowe "Nadleśnictwo Kobiór" 43-211 Piasek, ul. Katowicka 141	Skala: 1:75	
Inwestycja: Przebudowa budynku leśniczówki z rozbiórką części budynku oraz zmiana sposobu użytkowania części budynku w Radoszowicach przy ul. Dworcowej 140 działka nr 221/7	Data: 02.2026 r.	
Treść rysunku: RZUT PARTERU SCHEMAT INSTALACJI WODY	Nr rys.: IS-01	