

RZUT PARTERU
SCHEMAT INSTALACJI KANALIZACJI SANITARNEJ

160 x 4,7
min. 1,5 %

Instalacja kanalizacji sanitarnej - podposadzkowej
z rur PVC-U kl. S litych, średnicy 110-160 mm

110 x 2,3
min. 1,5 %


Instalacja kanalizacji sanitarnej
z rur PVC lub PP-HT średnicy 50-110mm

KS1

Pion kanalizacji sanitarnej zakończony
wywiewką systemową ponad linią dachu

R.O. Ø250
L=1,0m

Rura osłonowa przy wyjściu z budynku
Ø250

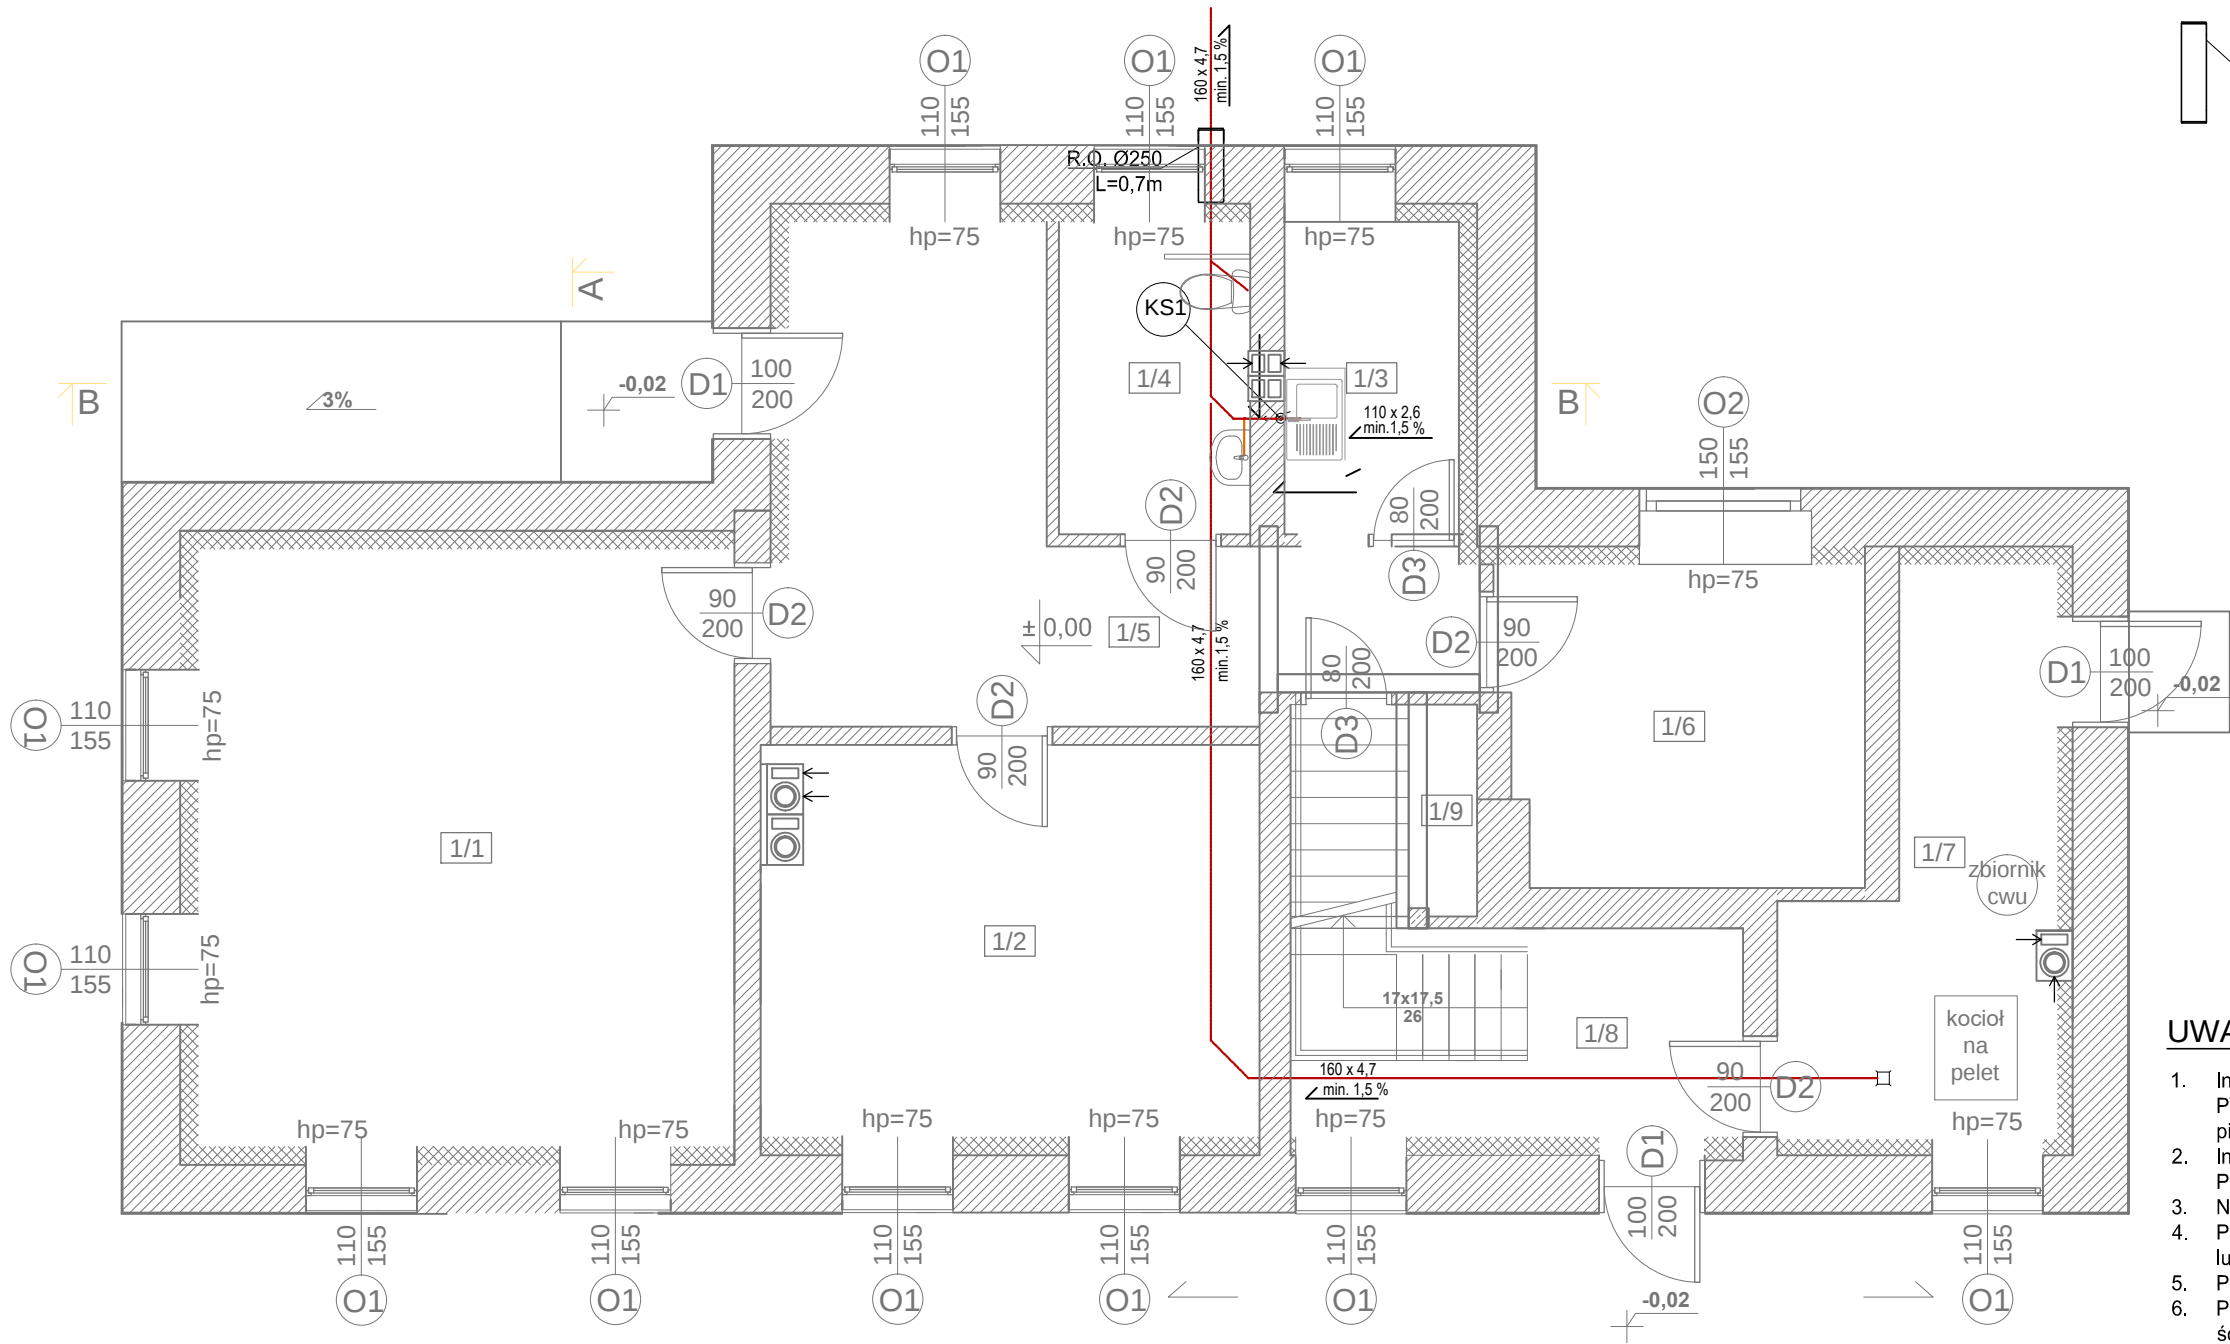

- UWAGI:**
- Instalację kanalizacji sanitarnej podposadzkową należy wykonać z rur PVC-U kl. S ułożoną na podsypce piaskowej gr. min 20cm i obsypce piaskowej min. 30cm.
 - Instalację kanalizacji sanitarnej nad posadzką wykonać z rur PP-HT/PVC.
 - Na pionach kanizacyjnych zabudować rewizję.
 - Piony kanalizacyjne wyprowadzić ponad dach z wywiewką systemową lub zakończyć napowietrzeniem w strefie sufitu podwieszanego.
 - Piony kanalizacyjny zabudować płytami g-k.
 - Podejścia kanalizacyjne wykonać w ścianie systemowej lub w bruzdzie ściennej.

Projektował: mgr inż. Jarosław Fischer	Nr upr.: SLK/0632/PBS/22 spec.: sanit.	Podpis: <i>J. Fischer</i>
Inwestor: Skarb Państwa- Państwowe Gospodarstwo Leśne Lasy Państwowe "Nadleśnictwo Kobiór" 43-211 Piasek, ul. Katowicka 141	Skala: 1:75	
Inwestycja: Przebudowa budynku leśniczówki z rozbiórką części budynku oraz zmiana sposobu użytkowania części budynku w Radostowicach przy ul. Dworcowej 140 działka nr 221/7	Data: 02.2026 r.	
Treść rysunku: RZUT PARTERU SCHEMAT KANALIZACJI SANITARNEJ	Nr rys.: IS-03	