


RZUT PIĘTRA
SCHEMAT INSTALACJI KANALIZACJI SANITARNEJ

 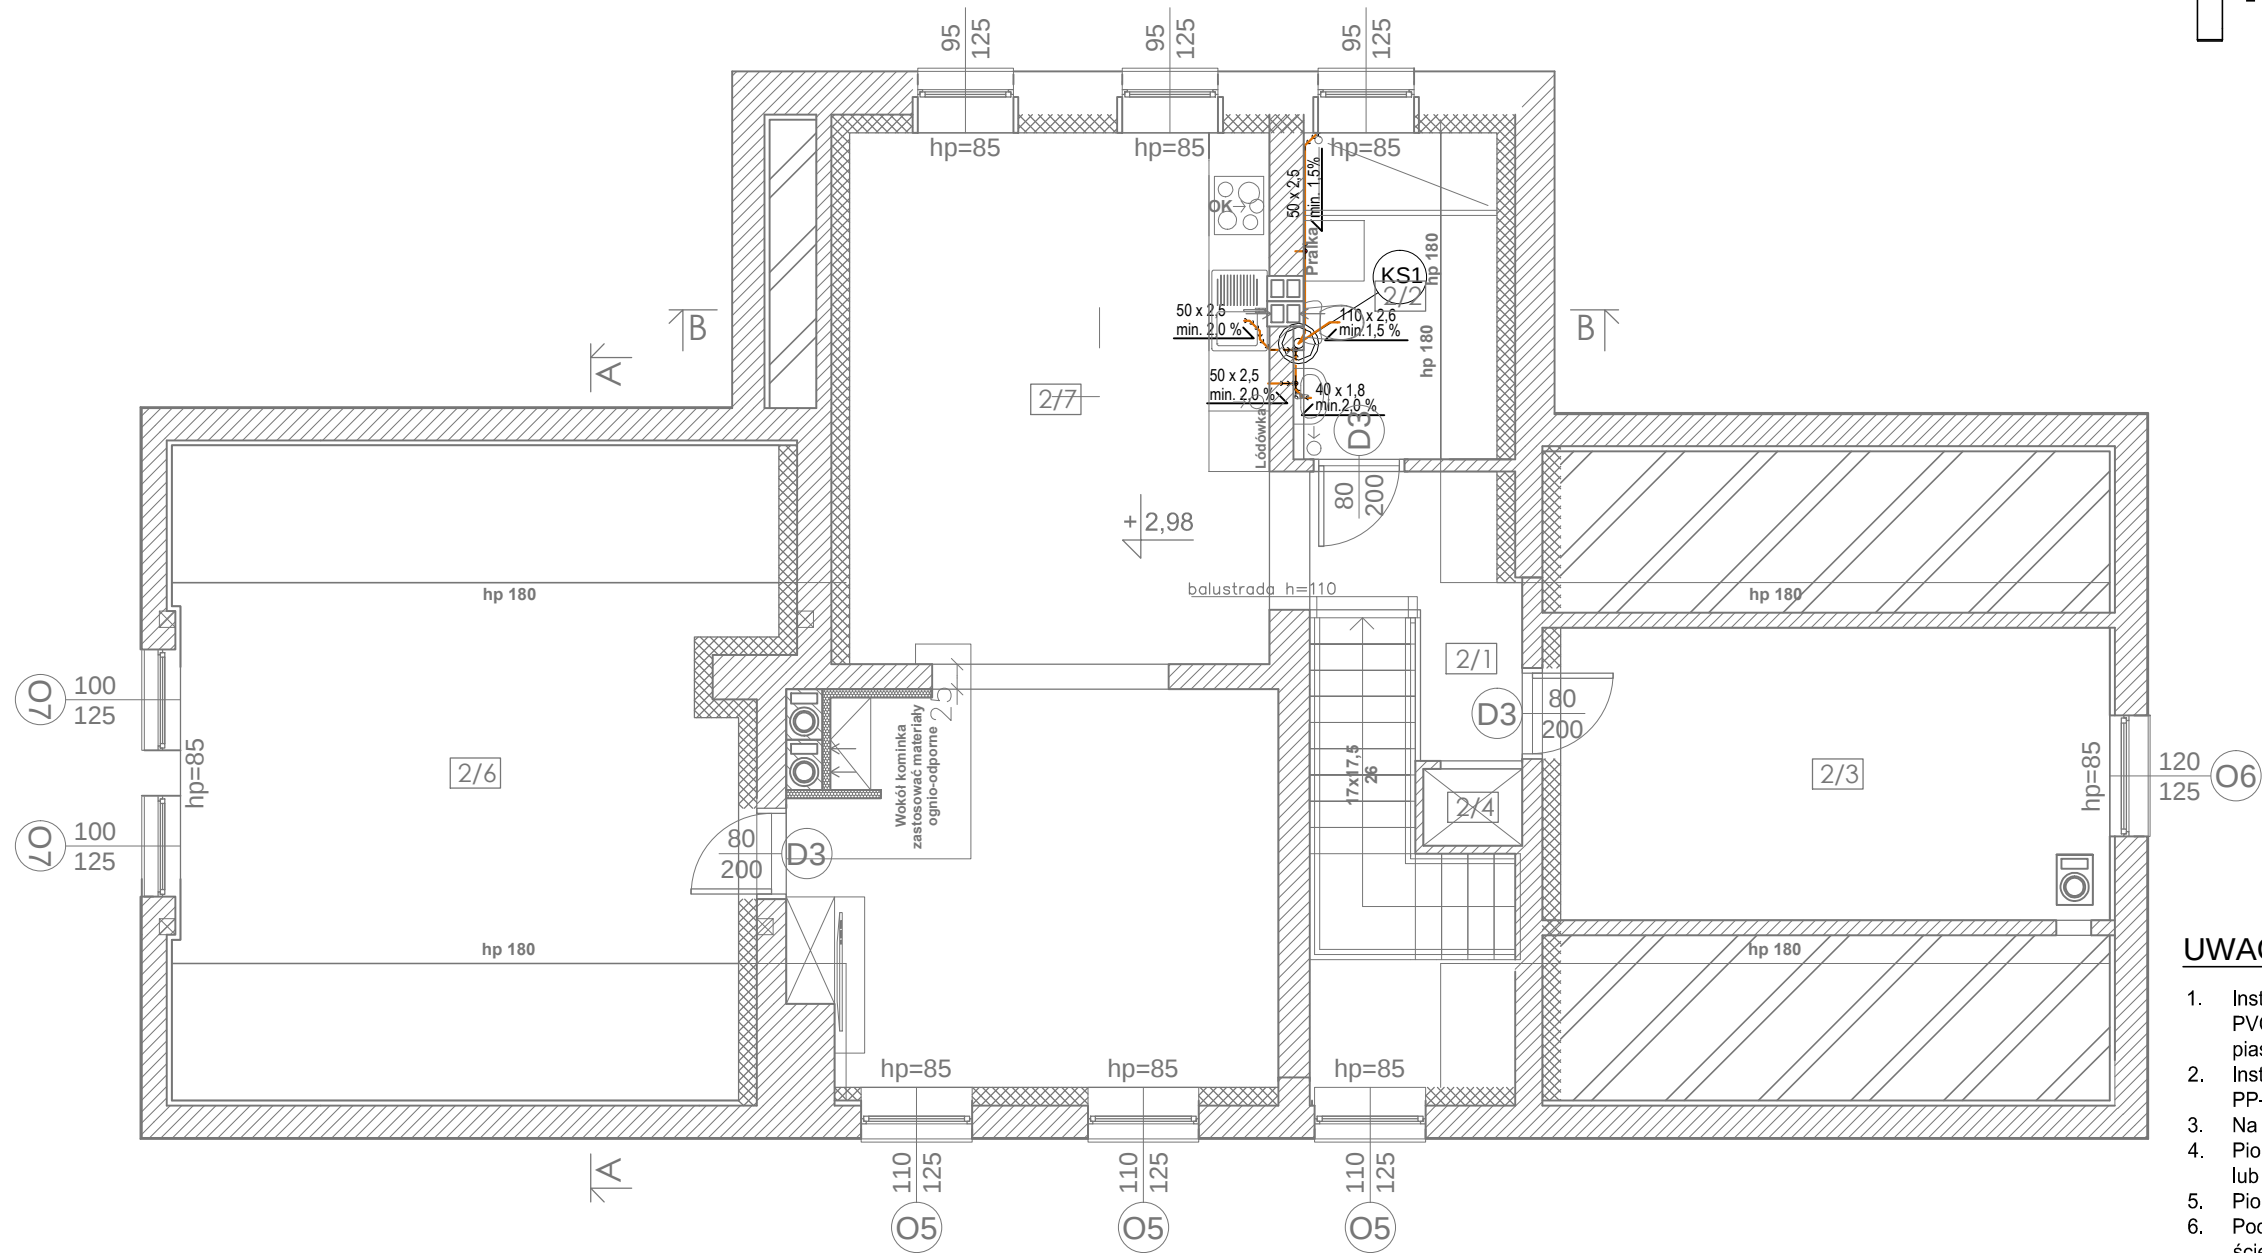


LEGENDA OZNACZEŃ:

- 160 x 4,7
min. 1,5 % Instalacja kanalizacji sanitarnej - podposadzkowej z rur PVC-U kl. S litych, średnicy 110-160 mm
- 110 x 2,3
min. 1,5 % Instalacja kanalizacji sanitarnej z rur PVC lub PP-HT średnicy 50-110mm
-   Pion kanalizacji sanitarnej zakończony wywiewką systemową ponad linią dachu
-  R.O. Ø250
L=1,0m Rura osłonowa przy wyjściu z budynku Ø250

UWAGI:

- Instalację kanalizacji sanitarnej podposadzkową należy wykonać z rur PVC-U kl. S ułożoną na podsypce piaskowej gr. min 20cm i obsypce piaskowej min. 30cm.
- Instalację kanalizacji sanitarnej nad posadzką wykonać z rur PP-HT/PVC.
- Na pionach kanizacyjnych zabudować rewizję.
- Piony kanizacyjne wyprowadzić ponad dach z wywiewką systemową lub zakończyć napowietrzeniem w strefie sufitu podwieszanego.
- Piony kanizacyjny zabudować płytami g-k.
- Podejścia kanizacyjne wykonać w ścianie systemowej lub w bruzdzie śiennej.

Projektował: mgr inż. Jarosław Fischer	Nr upr.: SLK/0632/PBS/22 spec.: sanit.	Podpis: 
Inwestor: Skarb Państwa- Państwowe Gospodarstwo Leśne Lasy Państwowe "Nadleśnictwo Kobiór" 43-211 Piasek, ul. Katowicka 141	Inwestycja: Przebudowa budynku leśniczówki z rozbiórką części budynku oraz zmiana sposobu użytkowania części budynku w Radoszowicach przy ul. Dworcowej 140 działka nr 221/7	Skala: 1:75
Treść rysunku: RZUT PIĘTRA SCHEMAT KANALIZACJI SANITARNEJ	Nr rys.: IS-04	Data: 02.2026 r.