

LEGENDA OZNACZEŃ:

- 32 x 3,0
10002W

Instalacji c.o. - zasilanie rozdzielaczy OP - prowadzona nad sufitem z rur wielowarstwowych PE-Xc/AL./PE łączonych przez zacisk
- 32 x 3,0
10002 W


Instalacji c.o. - powrót z rozdzielaczy OP - prowadzona nad sufitem z rur wielowarstwowych PE-Xc/AL./PE łączonych przez zacisk
- 22/500/800
597W

Grzejnik - typ/wysokość/długość/moc
- O1

Pion c.o.

RZUT PARTERU
SCHEMAT INSTALACJI C.O.

nr pomieszczenia
powierzchnia pomieszczenia
projektowana strata ciepła
Q=1264[W]
projektowana temperatura
w pomieszczeniu t=20°C

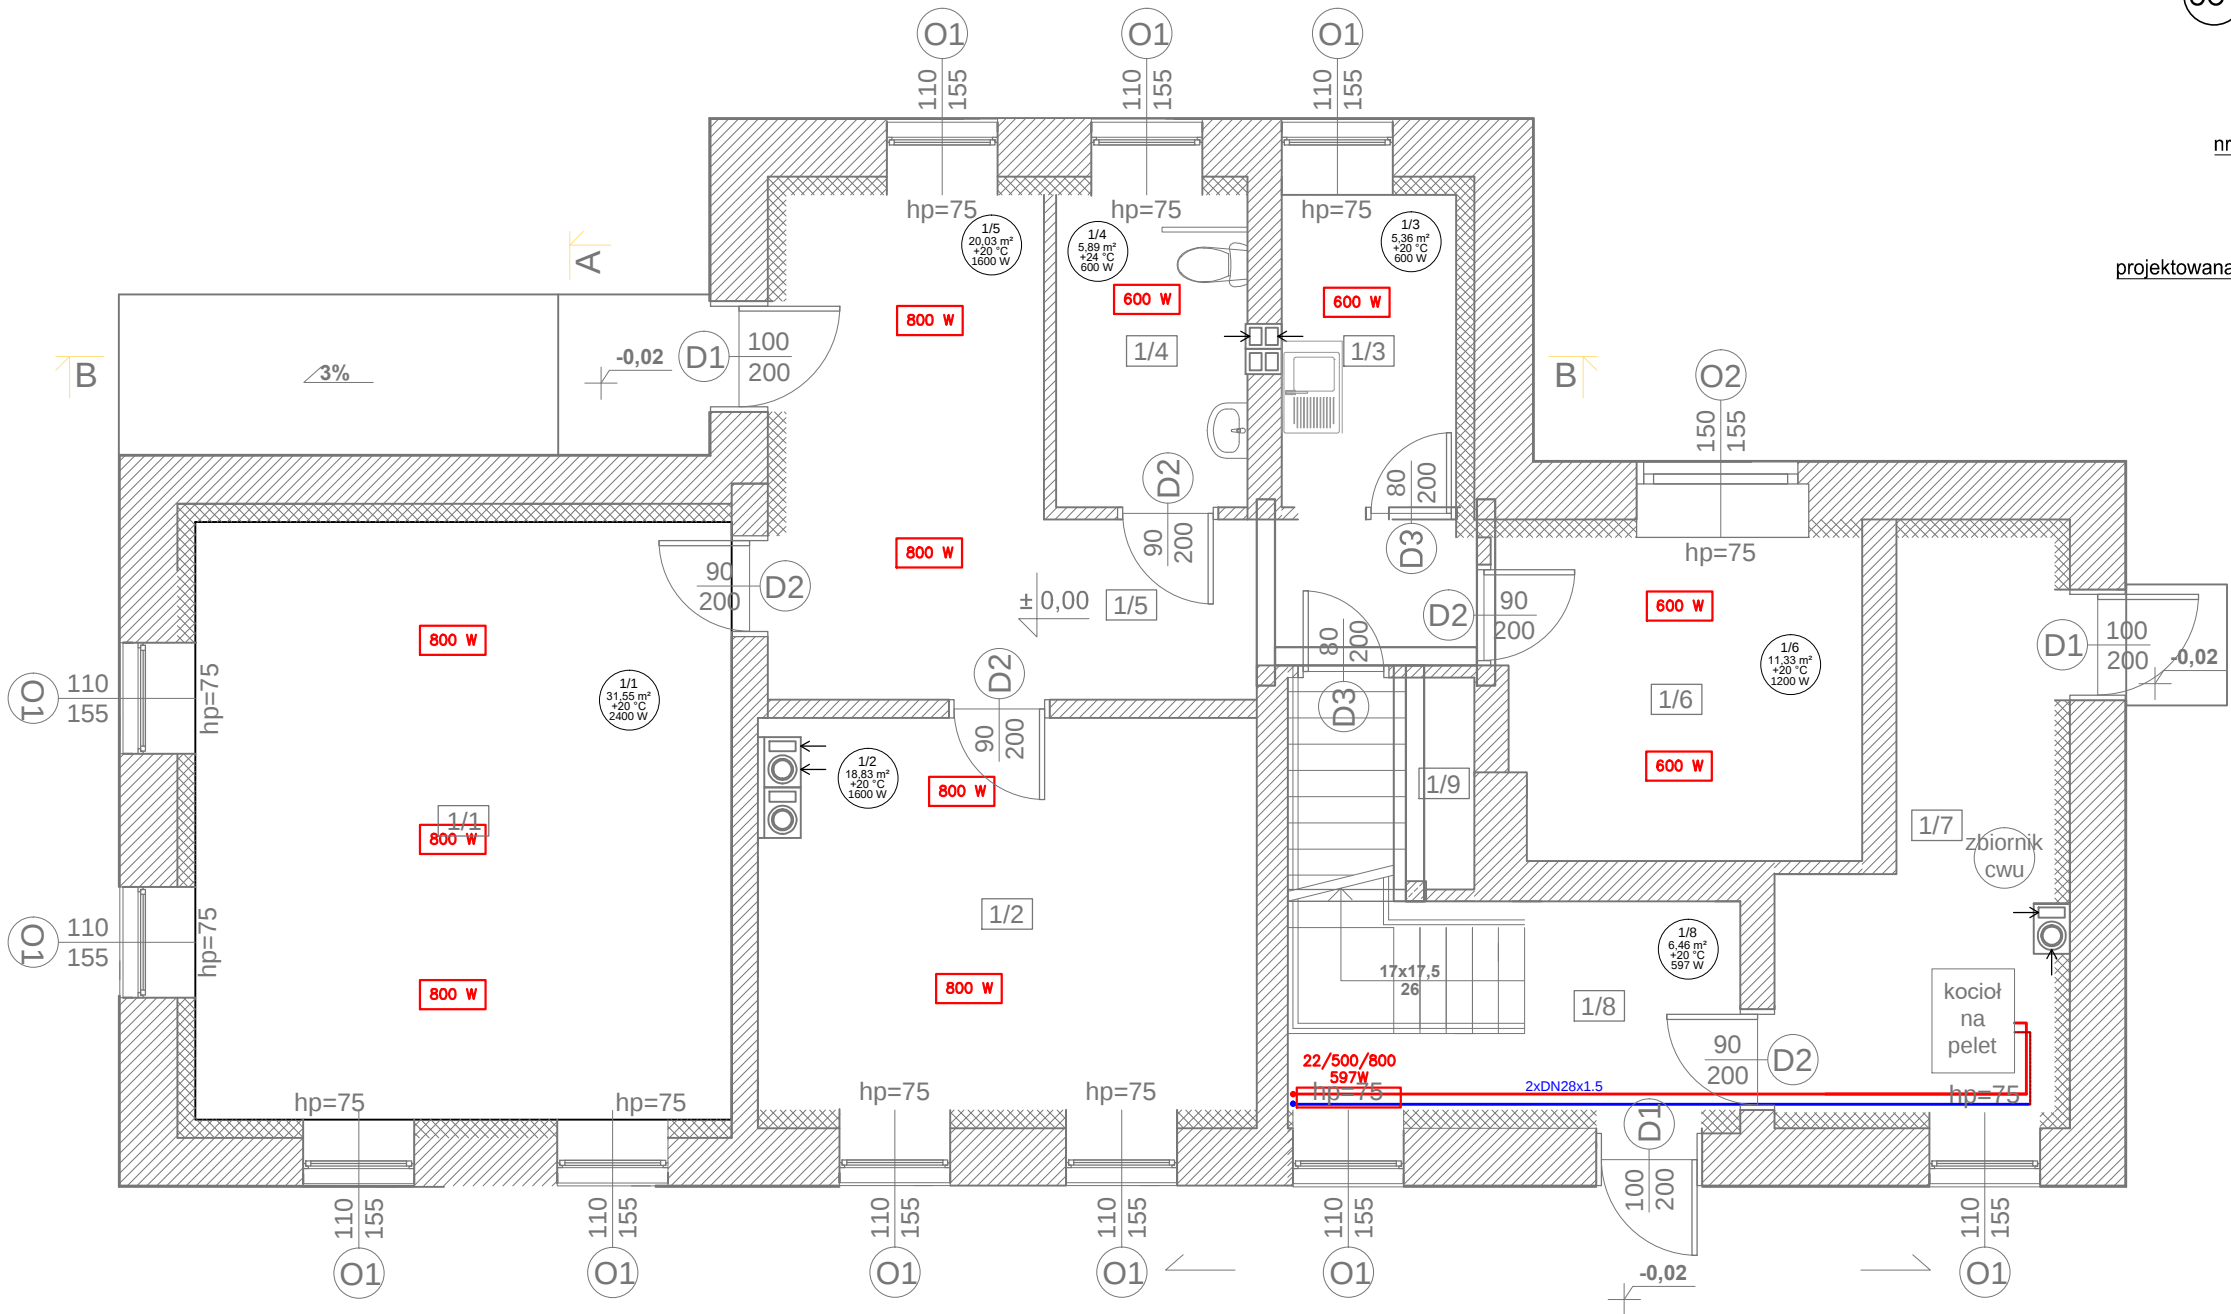

Projektował: mgr inż. Jarosław Fischer	Nr upr.: SLK/0632/PBS/22 spec.: sanit.	Podpis:
Inwestor: Skarb Państwa- Państwowe Gospodarstwo Leśne Lasy Państwowe "Nadleśnictwo Kobiór" 43-211 Piasek, ul. Katowicka 141	Skala: 1:75	
Inwestycja: Przebudowa budynku leśniczówki z rozbiórką części budynku oraz zmiana sposobu użytkowania części budynku w Radoszowicach przy ul. Dworcowej 140 działka nr 221/7	Data: 02.2026 r.	
Treść rysunku: RZUT PARTERU SCHEMAT C.O.	Nr rys.: IS-05	