


RZUT PIĘTRA
SCHEMAT INSTALACJI C.O.

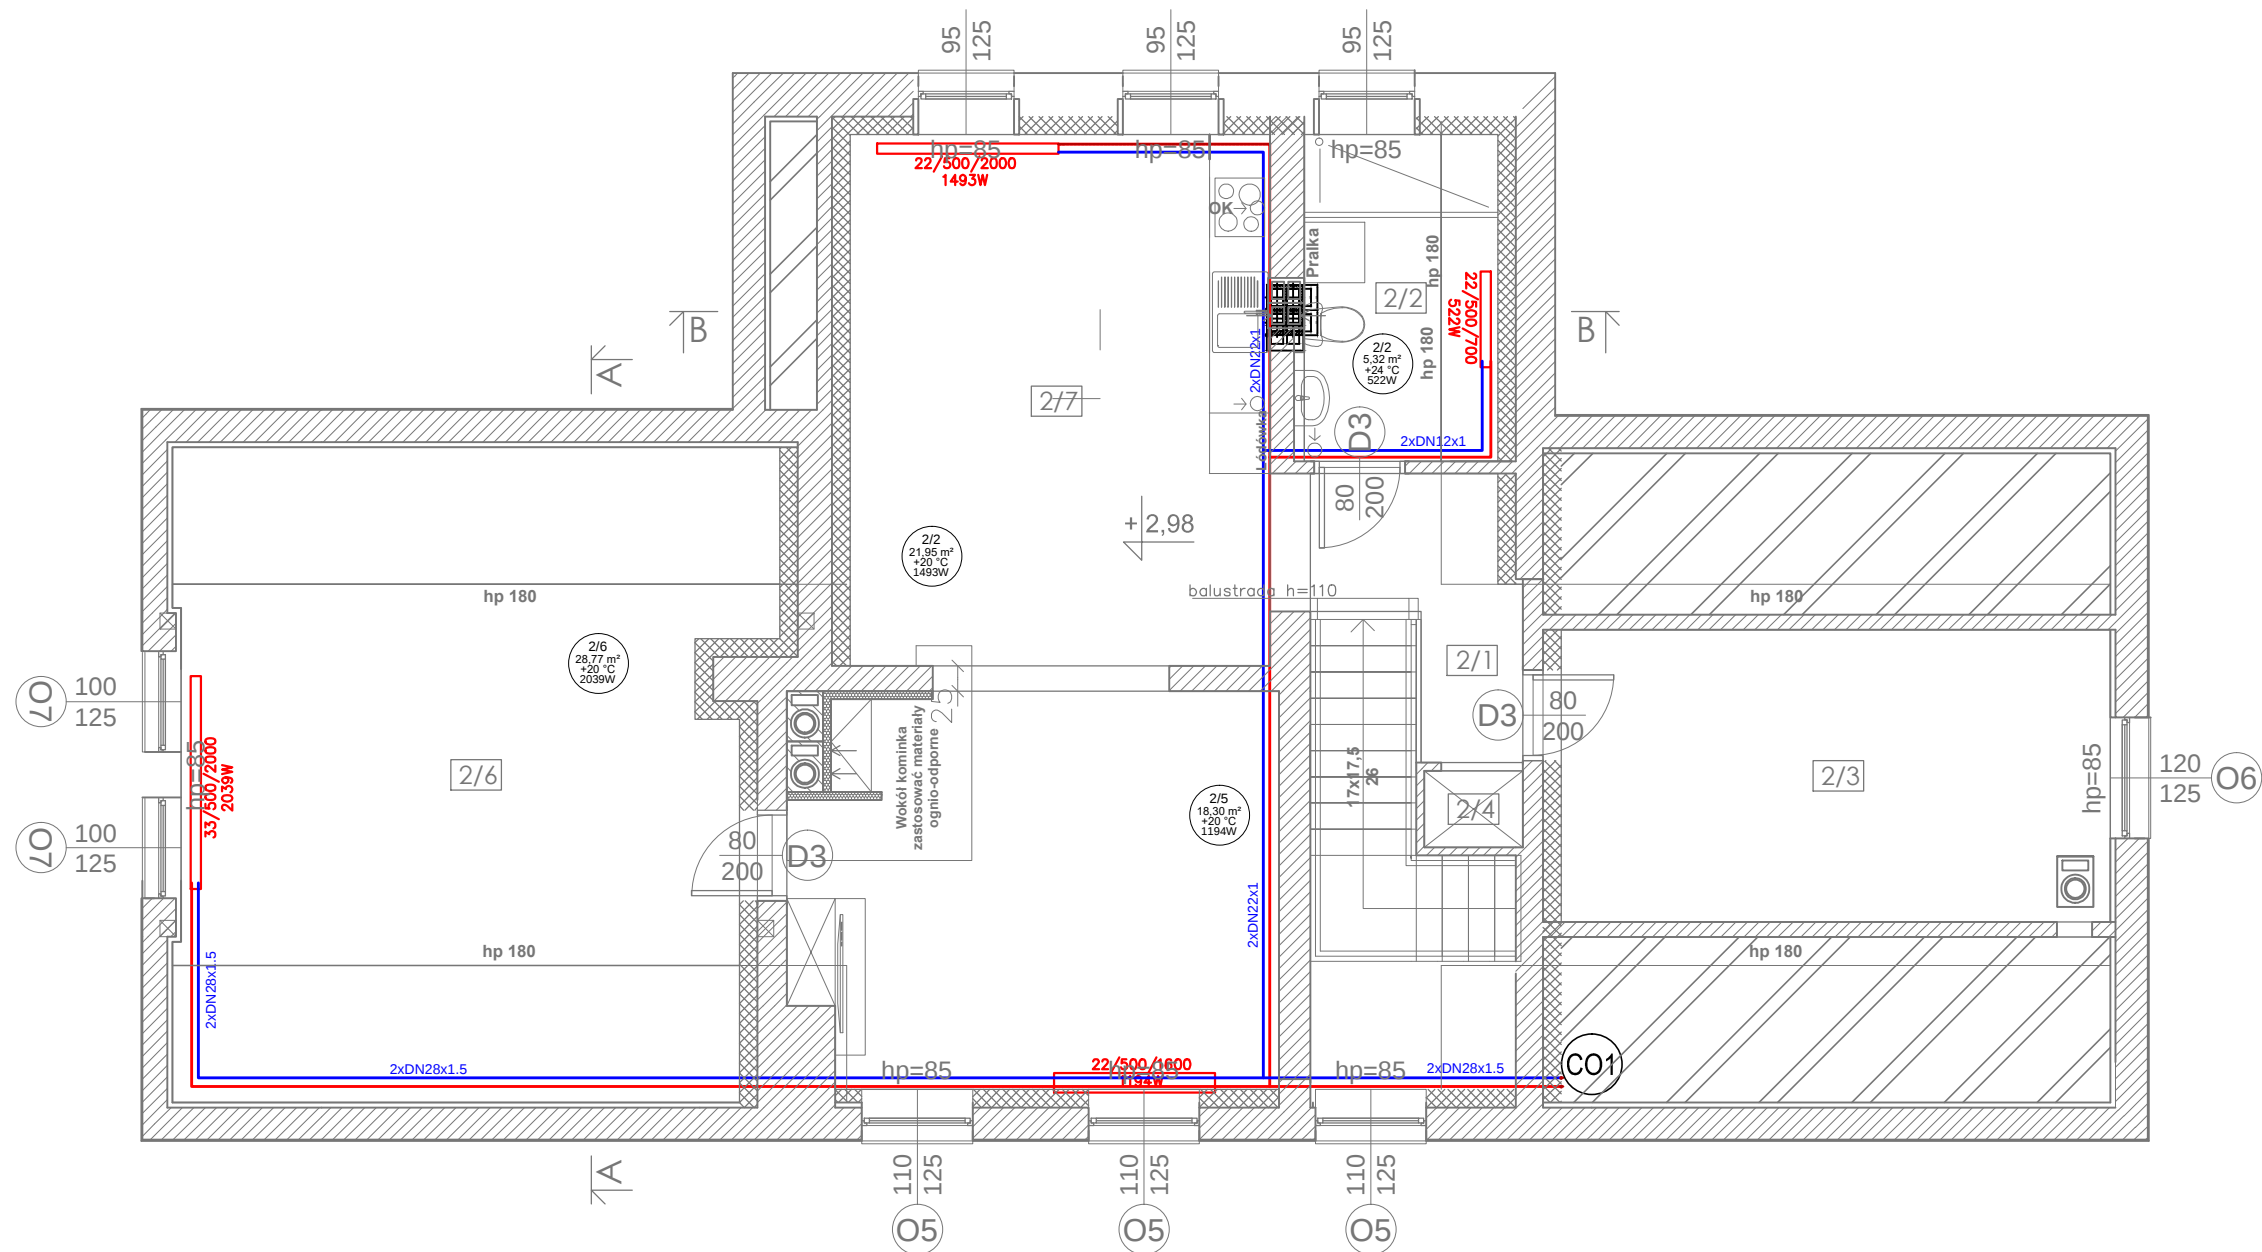

LEGENDA OZNACZEŃ:

- 32 x 3,0**
10002W
- Instalacji c.o. - zasilanie rozdzielaczy OP - prowadzona nad sufitem z rur wielowarstwowych **PE-Xc/AL/PE** łączonych przez zacisk
- 32 x 3,0**
10002 W
- Instalacji c.o. - powrót z rozdzielaczy OP - prowadzona nad sufitem z rur wielowarstwowych **PE-Xc/AL/PE** łączonych przez zacisk
- 22/500/800**
597W
- Grzejnik - typ/wysokość/długość/moc
- C01**
- Pion c.o.

nr pomieszczenia

powierzchnia pomieszczenia

projektowana strata ciepła
Q=1264[W]

projektowana temperatura
w pomieszczeniu t=20°C

0.1
22,07 m²
+20 °C
1264 W

Projektował: mgr inż. Jarosław Fischer	Nr upr.: SLK/0632/PBS/22 spec.: sanit.	Podpis: <i>J. Fischer</i>
Inwestor: Skarb Państwa- Państwowe Gospodarstwo Leśne Lasy Państwowe "Nadleśnictwo Kobiór" 43-211 Piasek, ul. Katowicka 141	Skala: 1:75	
Inwestycja: Przebudowa budynku leśniczówki z rozbiórką części budynku oraz zmiana sposobu użytkowania części budynku w Radoszowicach przy ul. Dworcowej 140 działka nr 221/7	Data: 02.2026 r.	
Treść rysunku: RZUT PIĘTRA SCHEMAT C.O.	Nr rys.: IS-06	