


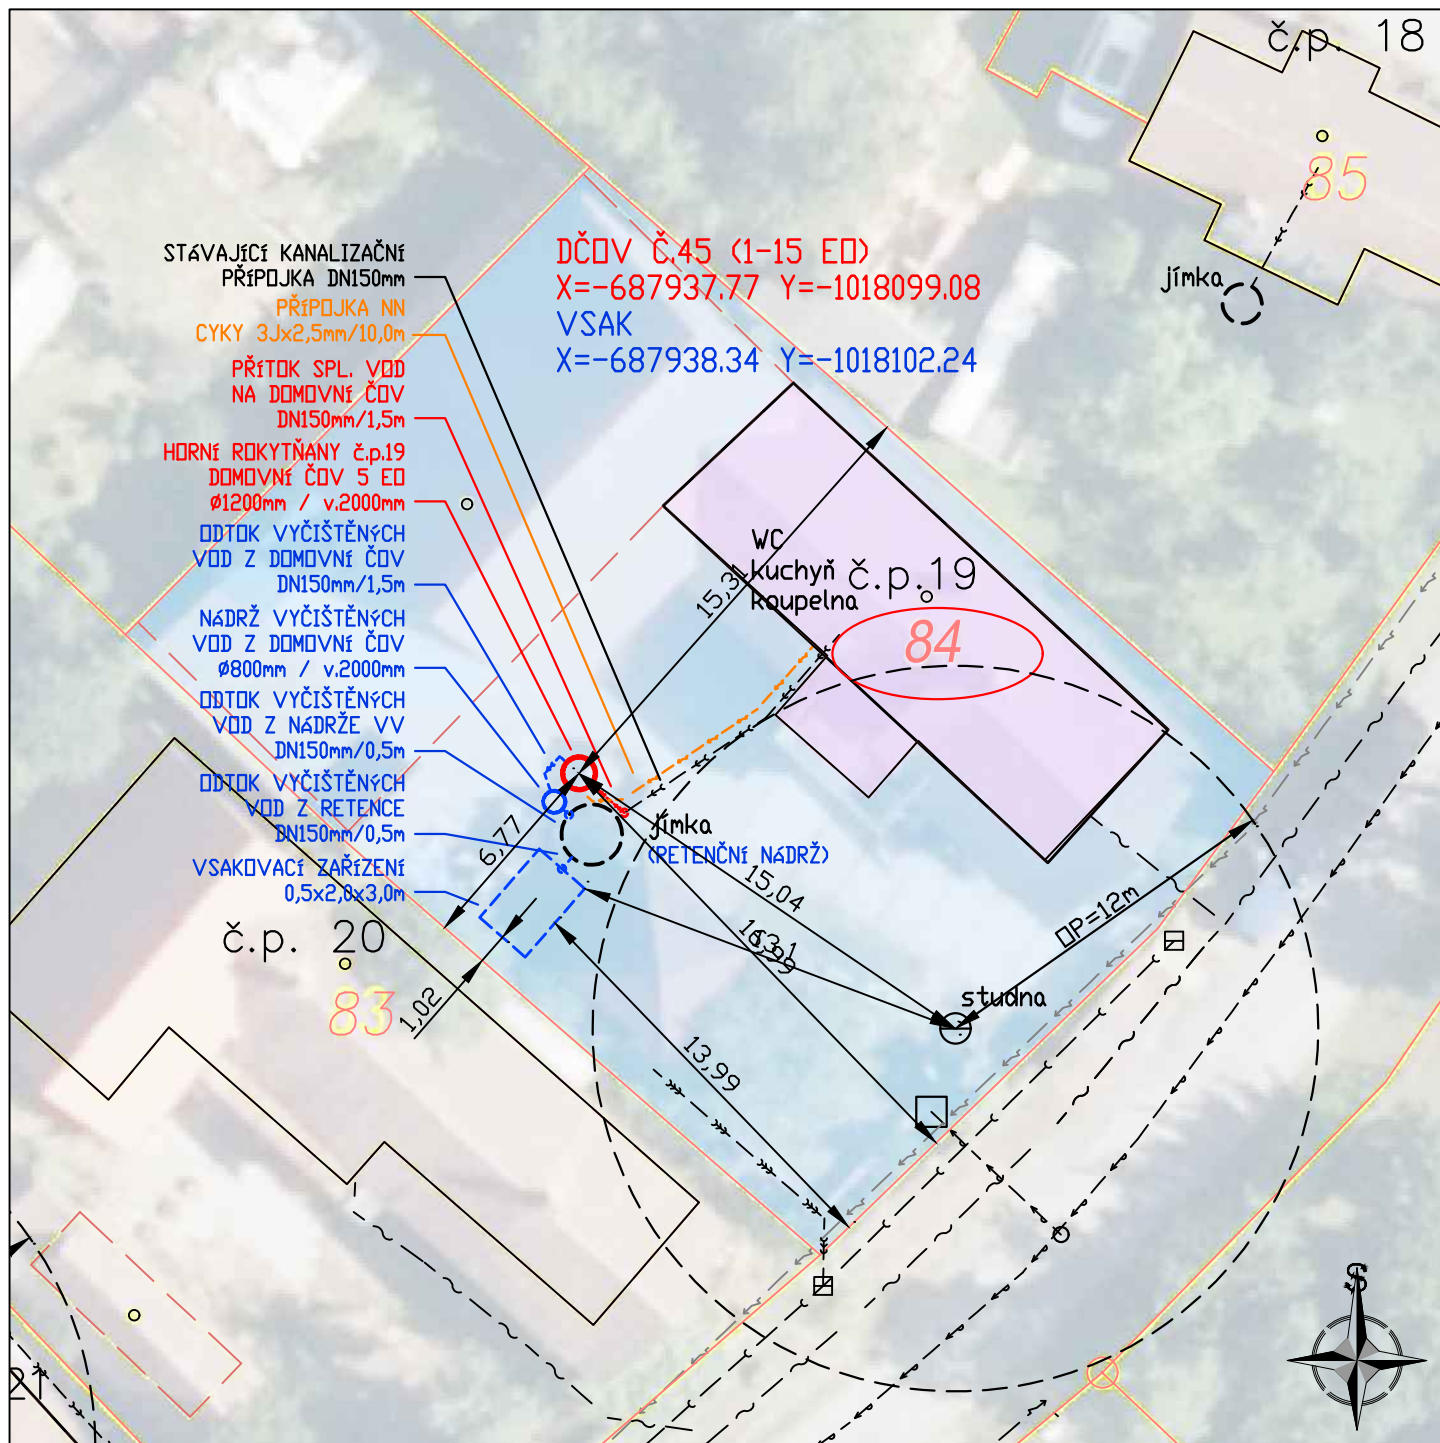

#### NAVRŽENÉ SÍŤ

- — — — — PŘÍPOJKA SPL. KAN.
- DOMOVNÍ ČOV
- — — — — ODTOK VYČIŠTĚNÝCH OV
- NÁDRŽ VYČIŠTĚNÝCH OV
- VSAKOVACÍ ZAŘÍZENÍ
- — — — — PŘÍPOJKA NN

#### HRANICE PLOCH

- — — — — KN—hranice parcel
- — — — — KN slučky
- — — — — budova
- — — — — dotčené pozemky
- 1268 číslo parcely
- 8387/2 číslo st. parcely
- 51.41 číslo popisné
- č.p. 1 vodoteč
- — — — — HOZ (SPÚ)

#### STÁVAJÍCÍ SÍŤ

- — — — — splašková kanalizace
- — — — — dešťová kanalizace
- — — — — jednotná kanalizace
- — — — — vodovod
- — — — — STL plynovod
- — — — — vedení NN
- — — — — vedení VN
- — — — — kabel sdělovací
- — — — — veřejné osvětlení

#### POZNÁMKA

|            |                                                                                                                       |    |          |
|------------|-----------------------------------------------------------------------------------------------------------------------|----|----------|
| INVESTOR   | Obec Rokytňany, Horní Rokytňany 27, 507 23 Libáň<br>tel: +420 724 181 174, e-mail: obecrokytnany@seznam.cz            | IČ | 00578533 |
| VLASTNÍK   | Hanuš Břetislav a Hanušová Marie<br>Horní Rokytňany 19, 507 23 Libáň                                                  | IČ | -        |
| PROJEKTANT | Ing. Luděk Chromík, Dolní Česká 358/25, CZ - 669 02 Znojmo<br>tel: +420 724 302 667, e-mail: ludek.chromik@centrum.cz | IČ | 02315904 |

248,00 m.n.m.

|               |                                                            |           |          |
|---------------|------------------------------------------------------------|-----------|----------|
| NÁZEV OBJEKTU | DOMOVNÍ ČISTÍRNA ODPADNÍCH VOD<br>HORNÍ ROKYTĚNANY č.p. 19 | STUPEŇ    | DPS      |
| MÍSTO STAVBY  | parc.č. st.84<br>k.ú. Horní Rokytňany                      | Č.ZAKÁZKY | 202407   |
| NÁZEV VÝKRESU | D. DOKUMENTACE OBJEKTŮ<br>DČOV 45 - SITUACE                | DATUM     | 5.8.2026 |
|               |                                                            | MĚŘÍTKO   | 1:250    |
|               |                                                            | Č.VÝKRESU | Č.PARÉ   |
|               |                                                            | D.45.2    | 1        |